

久里浜公園水泳プール解体工事

久里浜公園水泳プール解体工事 図面リスト

図番	図面名称	縮尺
建築 管理棟		
	表紙・図面リスト	
A01	建築概要・配置図・案内図・内外部仕上表	1:200
A02	平面図・立面図・断面図・屋根伏図・天井伏図	1:100
A03	建具表	1:30
A04	展開図	1:50
A05	雑詳細図(外構含む)	1:20・1:30・1:50
A06	構造図(各伏図・梁リスト・スラブ配筋図)	1:30・1:50・1:100
プール機械室		
A07	平面図・立面図・断面図	1:40
プール		
A08	平面図・断面図	1:20・1:30・1:200
外構		
A09	外構撤去図・断面図	1:200
A10	解体完了図	1:200

図番	図面名称	縮尺
仮設		
K01	仮設計画図(参考)	1:200
設備 電気設備		
E01	電気設備外構撤去図	1:150
E02	管理棟・機械室撤去図	1:50
機械設備		
P01	機械設備図(1)	1:200
P02	機械設備図(2)	1:50
P03	解体後仮設図	1:200

発注者・印	課長	主査等	担当者	担当者	件名	久里浜公園水泳プール解体工事	PLNo	55K1037
					図名	表紙・図面リスト	縮尺	A1: A3:
							日付	2022.11 (令和4年)
							意匠図	
							-	

久里浜公園水泳プール既存仕上表

外部仕上表

管理棟	
基礎	モルタル金ゴテ押え
犬走り	同上
排水溝	U字溝 180*600 溜樹 360*360 土管 Φ120
外壁	モルタル金ゴテ仕上 ダイアリシン吹付 一部二丁掛タイル
軒天	モルタルリシガン吹付
庇面	同上
屋根	均しモルタル塗 マイシール防水 0.5mm 珪砂散布
明り取屋根	コンクリート打 回転窓 マイシール防水モルタル押
切符売り場	ラワン枠入 腰 2丁掛タイル ブルーベン4mm 軽量シャッター

プール・外構

プール	コンクリート金ゴテ エポキシ樹脂塗料2回塗
プールサイド	コンクリート金ゴテ 樹脂スノコt10mm
目洗い台	人造石研出モルタル金ゴテ1基 水栓4ヶ所
浄化槽	30人槽 1基 基準型 低層式平面酸化方式

機械室

基礎	モルタル金ゴテ押え
外壁	金属製 t1.2 既製品組み立て
屋根	ガルバリウムカラー鋼板t0.4
ケラバ	アルミ製 t2.0
手摺	白ガス管 OP (サイズは図示)


内部仕上表

内部仕上表


管理棟					
室名	床	巾木	壁	天井	備考
玄関	クリンカータイル	モルタル金ゴテVP	寒冷紗下地 モルタル金ゴテVP	モルタルリシガン吹付	
ホール	カラーモルタル目地切 樹脂スノコ敷き	モルタル金ゴテVP	寒冷紗下地 モルタル金ゴテVP	同上	
コート預り所	モルタル金ゴテ	同上	モルタル金ゴテVP 一部プasterボードVP (LGS65下地)	吸音石膏ボードt9.5 木製下地45*45@450	カウンター 棚・ベツ
事務室	同上	同上	同上	同上	
男女脱衣室	同上 樹脂スノコ敷き	同上	同上	モルタルリシガン吹付	カガミ
男女便所	モルタル金ゴテ	100角タイル	100角タイル H=1400	同上	化粧棚・カガミ
男女足洗出口	同上	リシガン吹付	リシガン吹付	同上	
管理人室	フローリングブロック 床板 化粧ベニヤt6	タタミ寄せ	シックイ塗	竿縁杉板ベニヤ 木製下地45*45@450	テレビスリーブ
台所	桧縁甲板	ラワン板OSW	同上	石膏ボードOP 木製下地45*45@450	食器棚・換気扇枠・流し カガミ・化粧棚
押入れ	6mmベニヤ板張り	シックイ塗	同上	プaster塗	天袋付き
便所廊下	カラーモルタル目地切 樹脂スノコ敷き	モルタル金ゴテVP	寒冷紗下地 ゾラコートVP	同上	

機械室

室名	床	巾木	壁	天井	備考
機械室	モルタル金ゴテ	モルタル金ゴテ	窯業系サイディング LGS65下地	第1種ケイカル板 LGS下地	

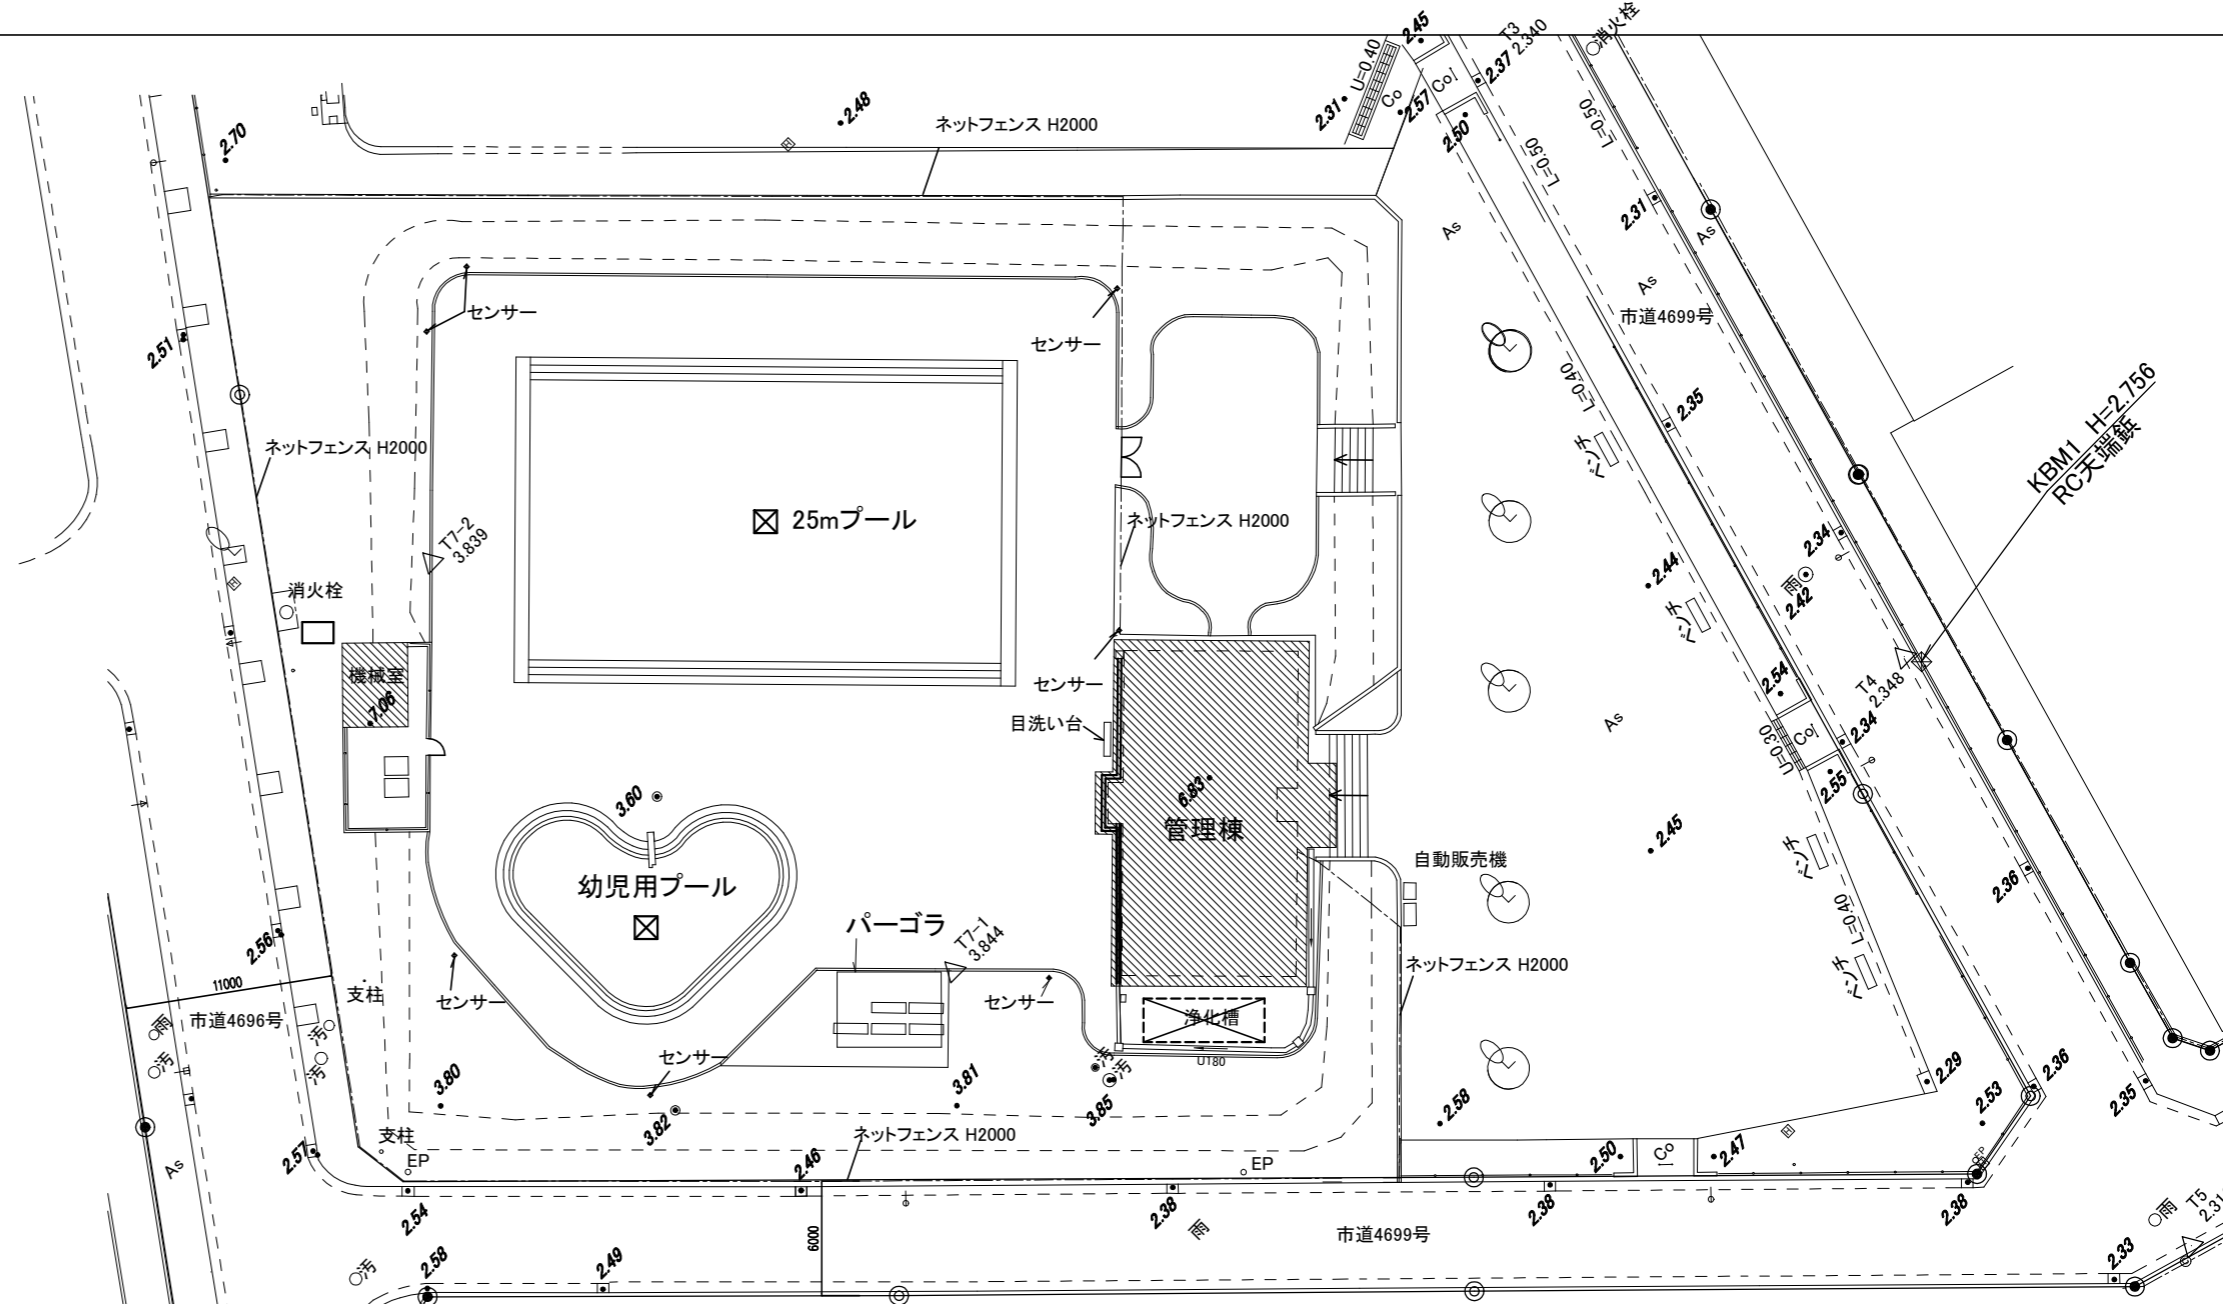


配置図 S=1:200

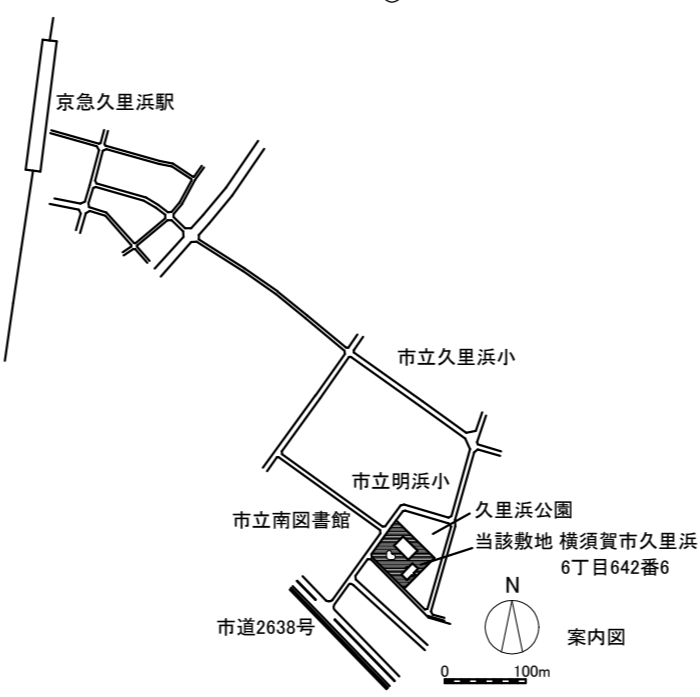


建築概要	
敷地面積	3068.95㎡
管理棟 建築面積	158.5㎡
管理棟 床面積	147.8㎡
コンクリートブロック造	
機械室 建築面積	13.7㎡
機械室 床面積	13.7㎡
軽量鉄骨造	

解体工事内容 管理棟・機械室解体
プール及びプールサイド解体
植栽帯等撤去
その他外構撤去図参照


発注者・印	課長	主査等	担当者	担当者	件名	久里浜公園水泳プール解体工事	PLNo	55K1037
					図名	建築概要・配置図・案内図・内外仕上表	縮尺	A1: 1:200 A3: 1:400
							日付	2022.11 (令和4年)
							意匠図	
							A-01	

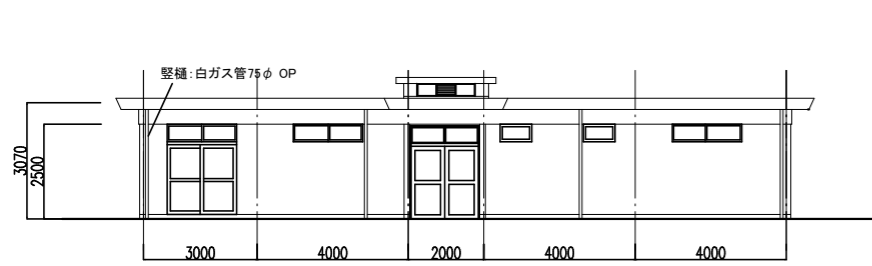


北立面図 S=1:100

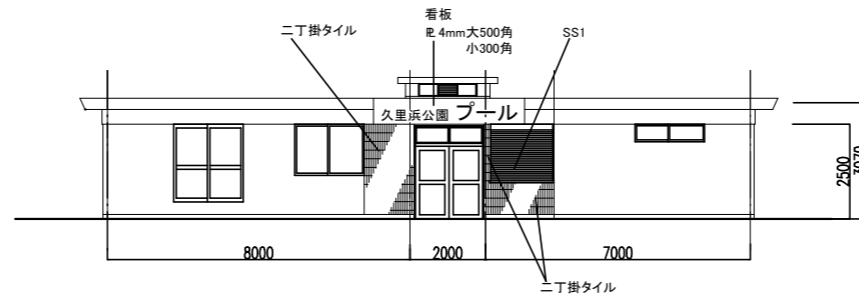


南立面図 S=1:100

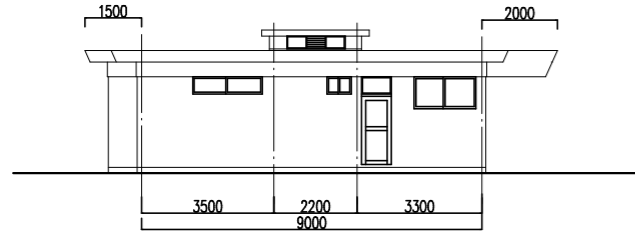


西立面図 S=1:100

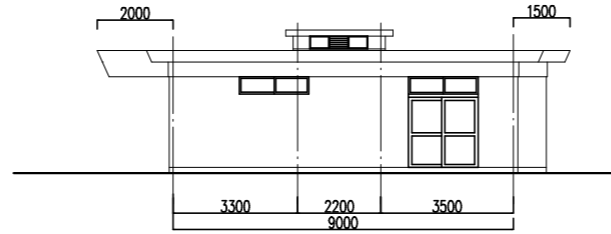


東立面図 S=1:100

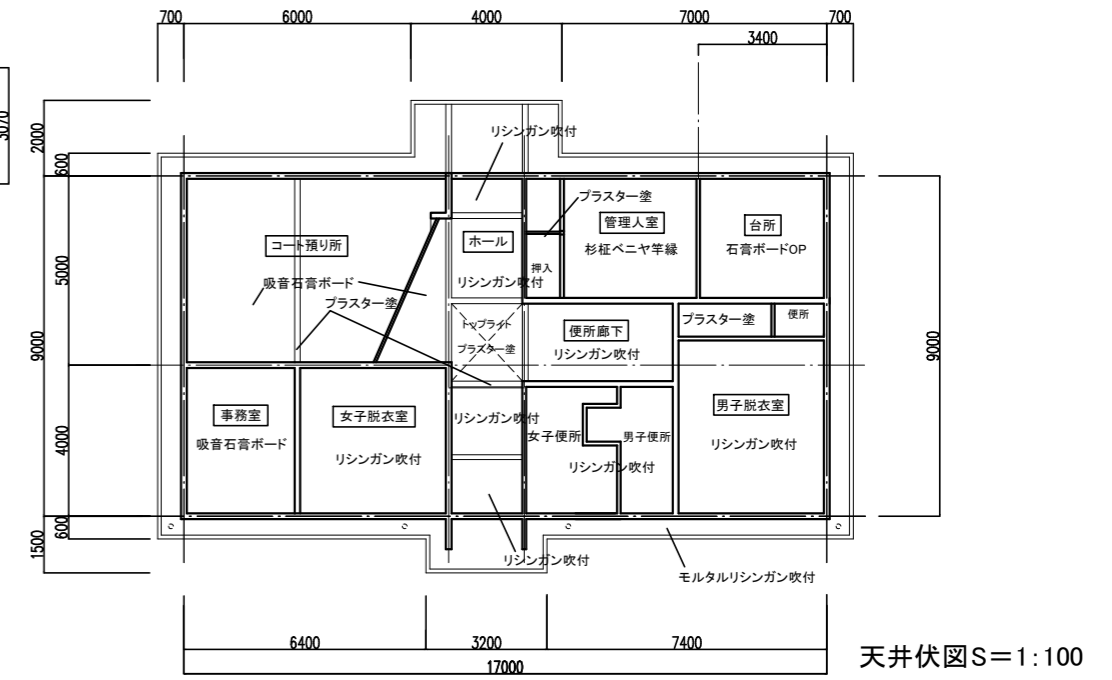


天井伏図 S=1:100

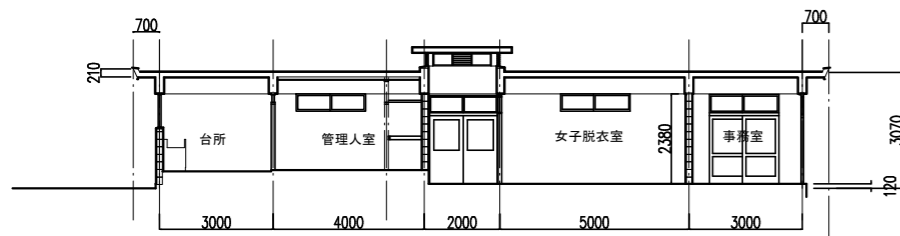


A-A 断面図 S=1:100

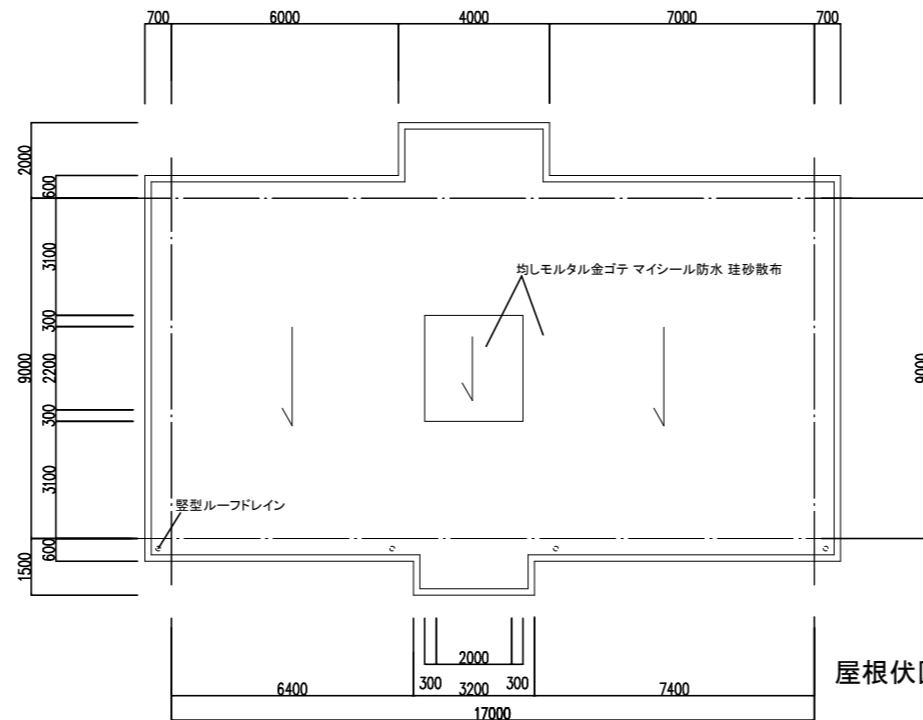


屋根伏図 S=1:100

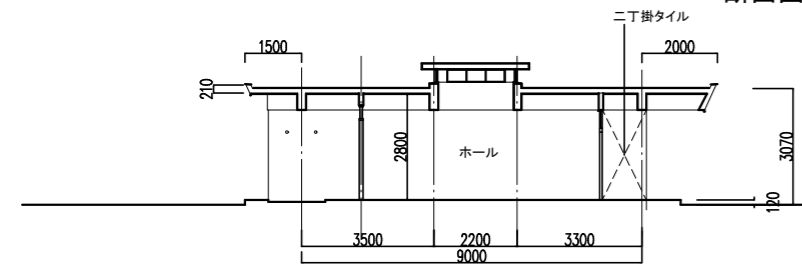

B-B 断面図 S=1:100

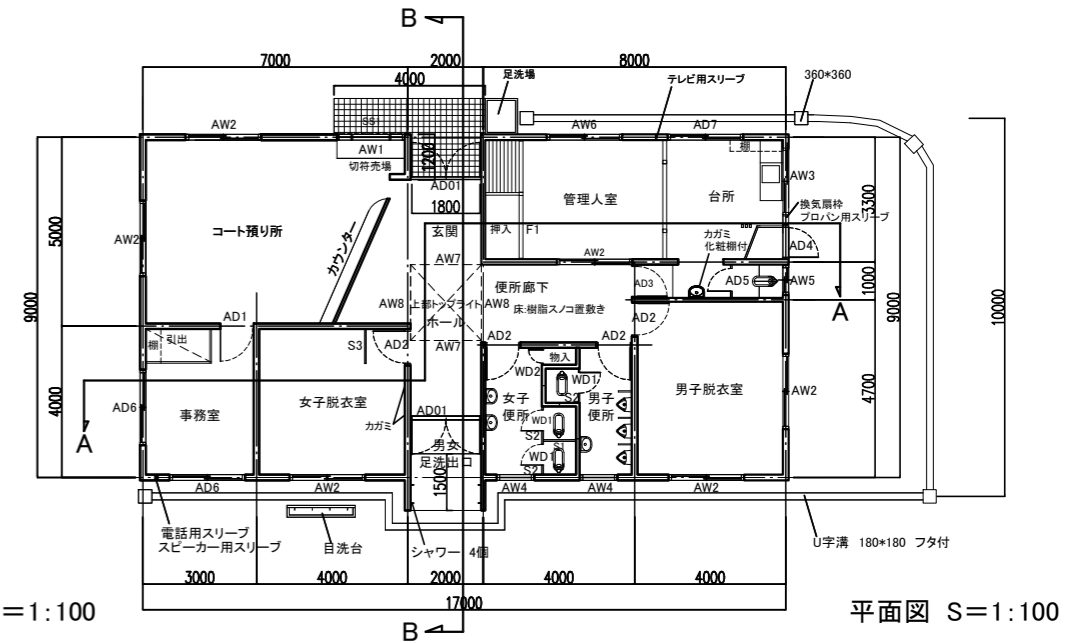

平面図 S=1:100

 

発注者・印	課長	主査等	担当者	担当者	件名	久里浜公園水泳プール解体工事	PLNo	55K1037	
					図名	管理棟 平面図・立面図・断面図・屋根伏図・天井伏図	縮尺	A1: 1:100 A3: 1:200	
					日付	2022.11 (令和4年)	意匠図		
								A-02	

	AD-01	AD-1	AD-2	AD-3	AD-4	AD-5	AD-6	AD-7
姿図								
数量・室名	2 ホール	1 事務室	4 男女 脱衣室・便所	1 台所入口	1 台所	1 台所内便所	2 事務室	1 台所
枠見込	70	70	70	70	70	70	70	70
材料	アルミ製 アルマイト	アルミ製 アルマイト	アルミ製 アルマイト	アルミ製 アルマイト	アルミ製 アルマイト	アルミ製 アルマイト	アルミ製 アルマイト	アルミ製 アルマイト
金物他	金物一式	金物一式	金物一式	金物一式	金物一式	金物一式	金物一式	金物一式


	AW-1	AW-2	AW-3	AW-4	AW-5	AW-6	AW-7	AW-8
姿図								
数量	1 切符売場	6 コート預り所・男女脱衣室・管理入室	1 台所	2 男女便所	1 台所便所	1 管理入室	2 トップライト	2 トップライト
枠見込	70	70	70	70	70	70	70	70
材料	アルミ製 アルマイト	アルミ製 アルマイト	アルミ製 アルマイト	アルミ製 アルマイト	アルミ製 アルマイト	アルミ製 アルマイト	アルミ製 アルマイト	アルミ製 アルマイト
金物他	金物一式	金物一式	金物一式	金物一式	金物一式	金物一式	金物一式	金物一式

	WD-1	WD-2		SS-1	F-1	S-1	S-2	S-3
姿図								
数量	3 男女便所	1 女子便所 物入		1 切符売場	1 管理入室	1 女子便所 ブース	3 男女便所 ブース	1 女子脱衣室
見込	40	40		50	24	40	40	75
材料	耐水ベニヤフラッシュ OP	耐水ベニヤフラッシュ OP		スチール製シャッター	新鳥の子貼フスマ	耐水ベニヤフラッシュOP	耐水ベニヤフラッシュOP	スチール枠・耐水ベニヤフラッシュ
金物他	表示錠 SUS製頭つなぎ	表示錠 SUS製頭つなぎ		巻上機・ケース	引手	SUS製頭つなぎ		


注記 ・ガラス厚 トーメイは5mm、型ガラスは4mmとする
 ・建具配置は平面図参照

発注者・印	課長	主査等	担当者	担当者	件名	久里浜公園水泳プール解体工事		PLNo	55K1037	
					図名	管理棟 建具表	縮尺	A1: 1:30 A3: 1:60	日付	2022.11 (令和4年)
									意匠図	


A-03

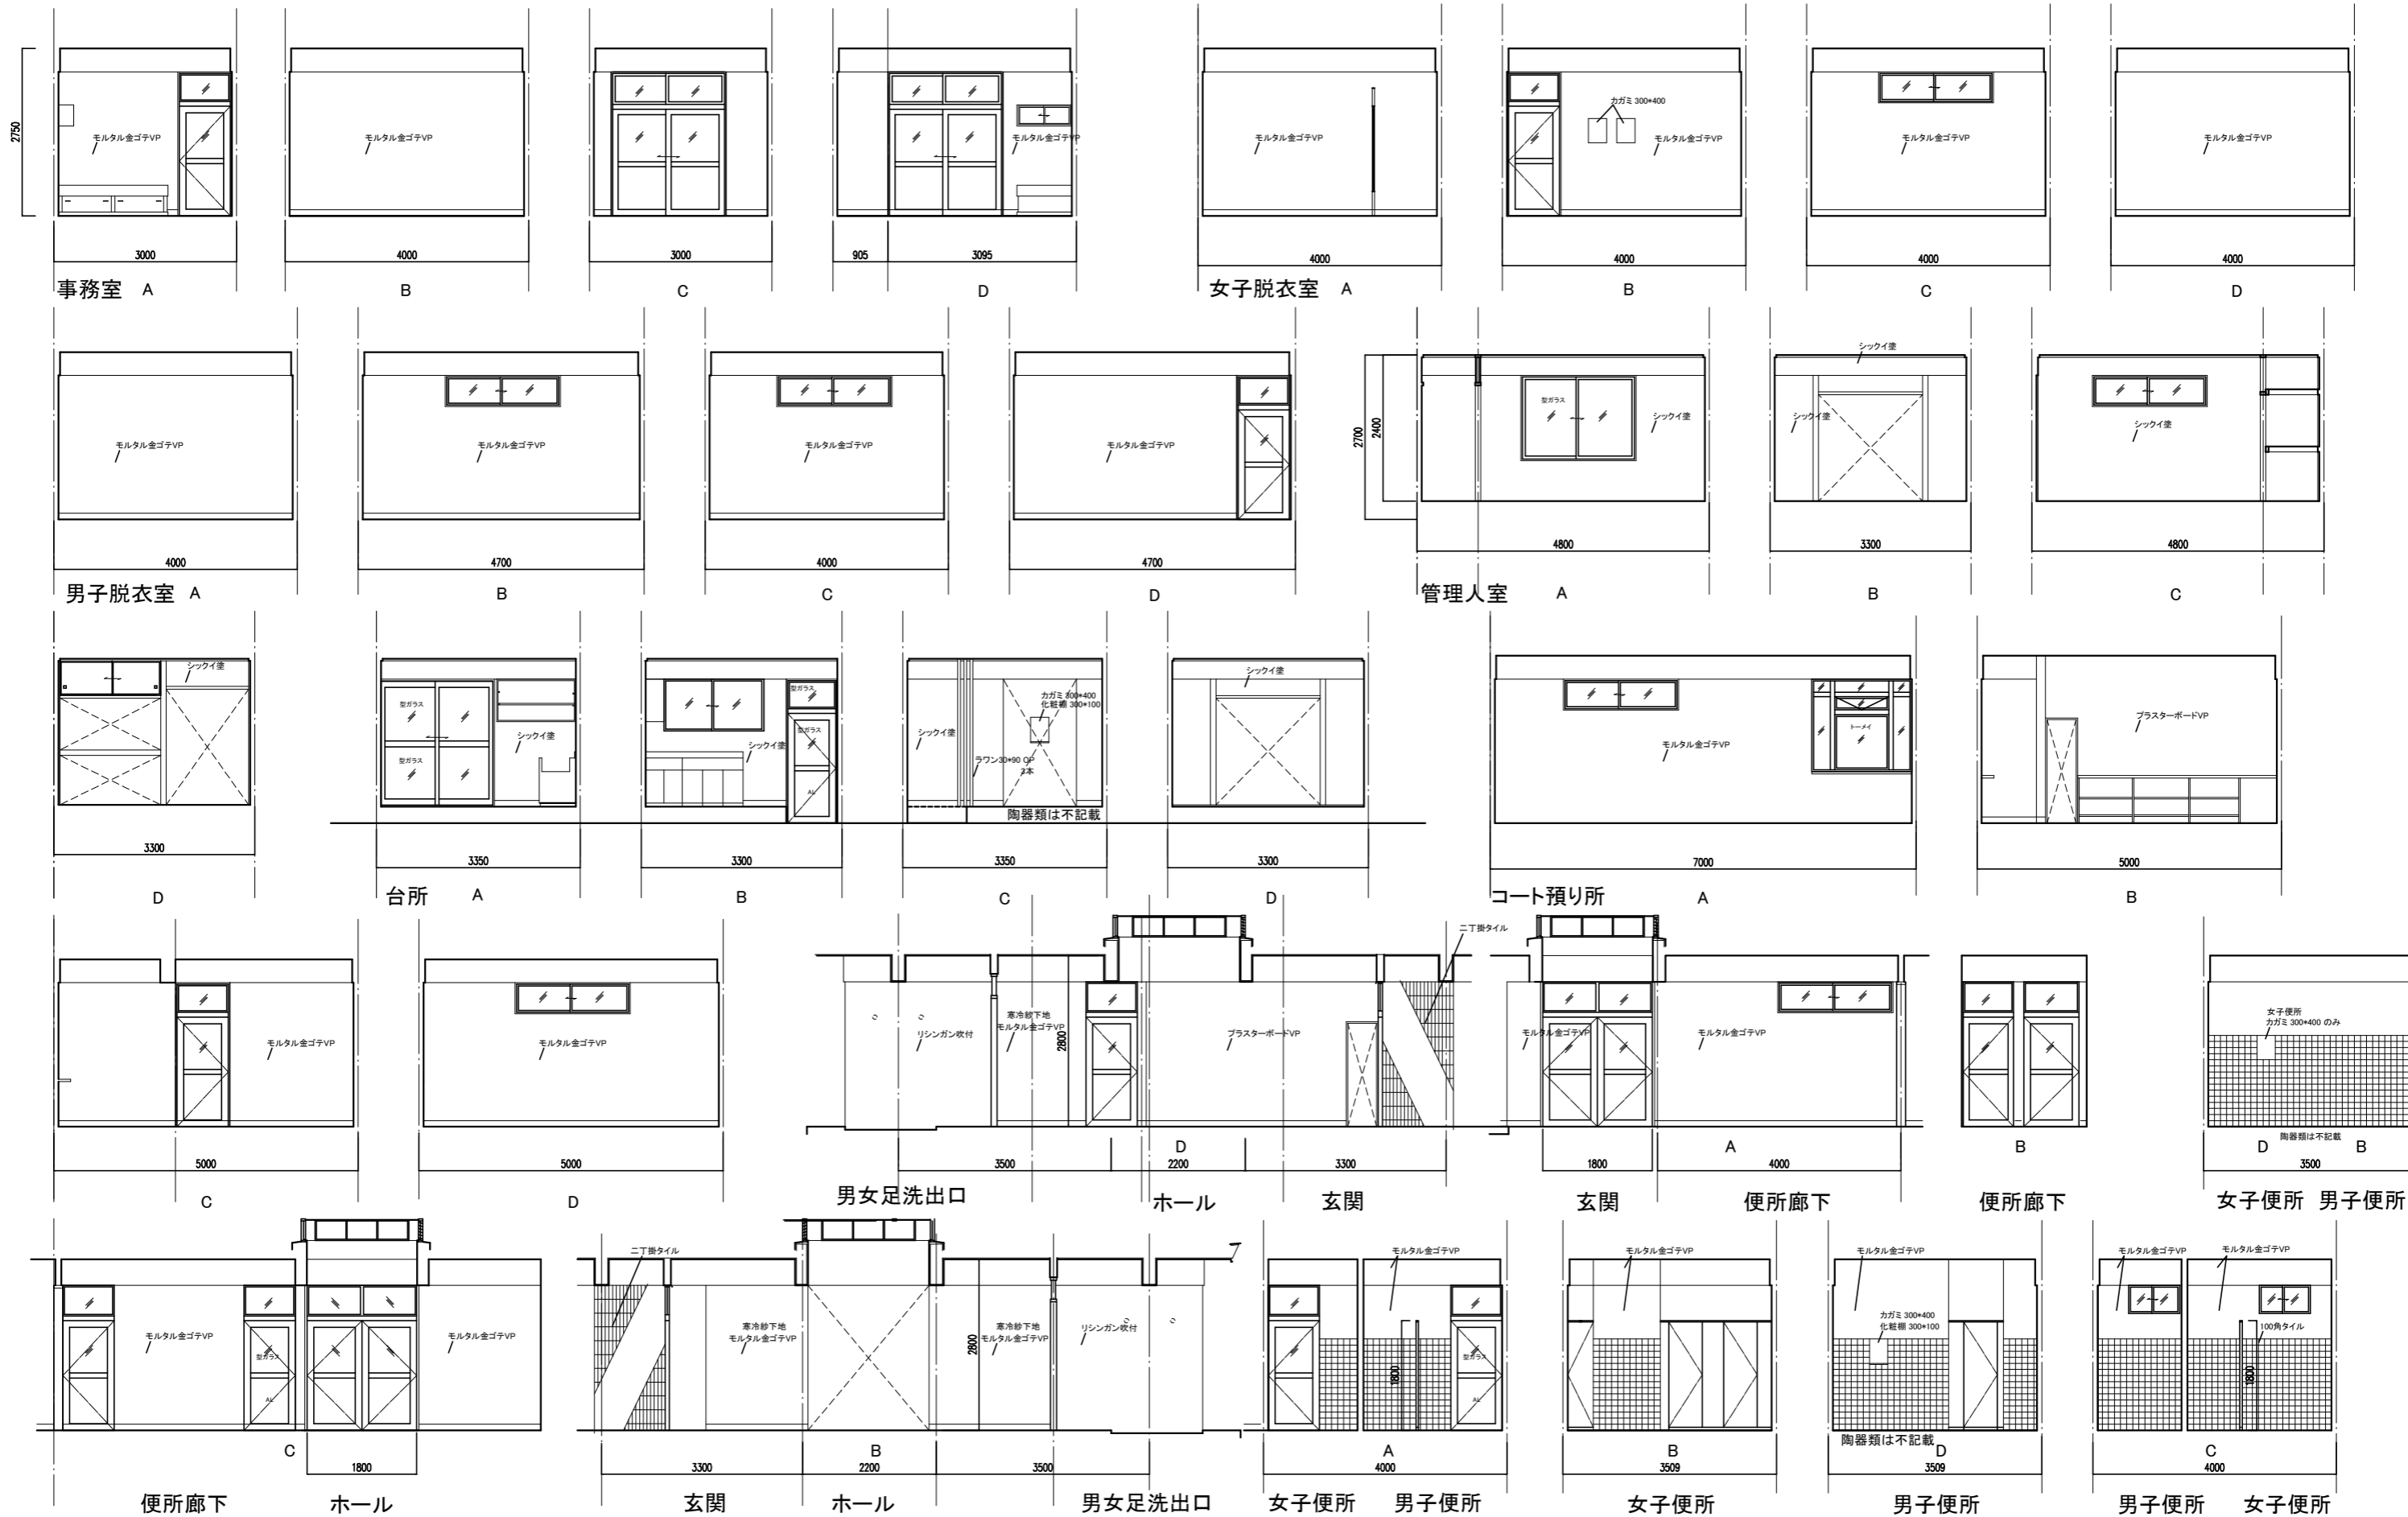


発注者・印	課長	主査等	担当者	担当者	件名	久里浜公園水泳プール解体工事	PLNo	55K1037	
					図名	管理棟 展開図	縮尺	A1: 1:50 A3: 1:100	
							日付	2022.11 (令和4年)	
								意匠図	
								A-04	

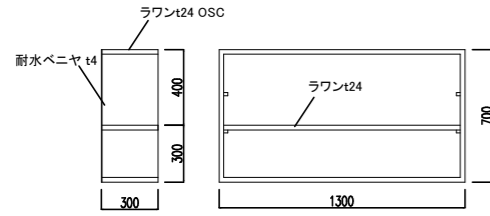


台所棚詳細 S=1:20

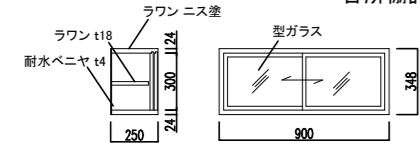



事務室 ベット上部棚詳細 S=1:20

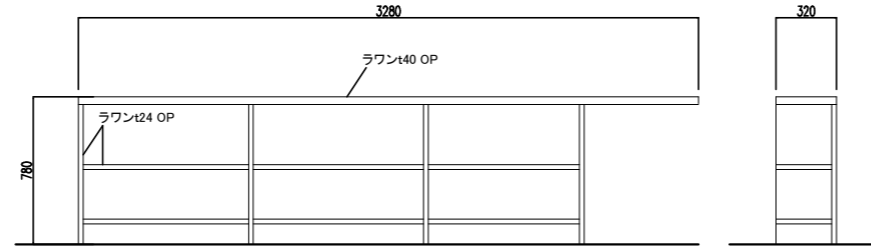



コート預り所カウンター詳細 S=1:20

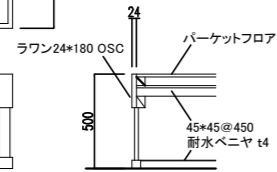


事務室 ベット詳細 S=1:20

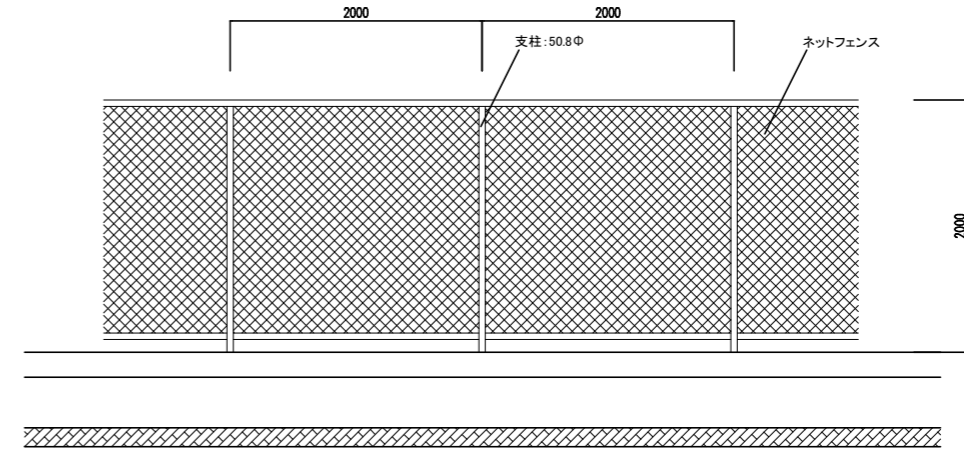 



外柵 ネットフェンス 詳細図 S=1:30

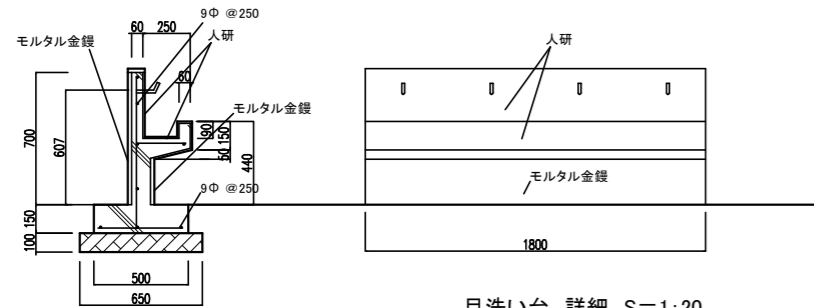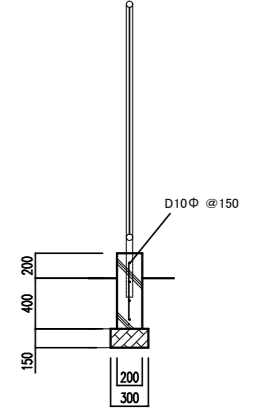


目洗い台 詳細 S=1:20

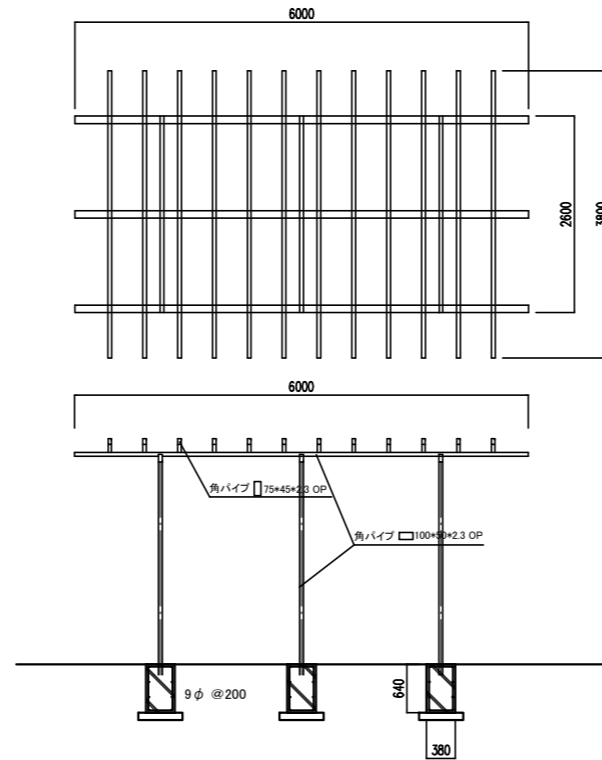

パーゴラ詳細図 S=1:50

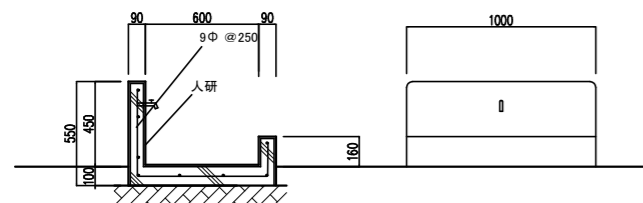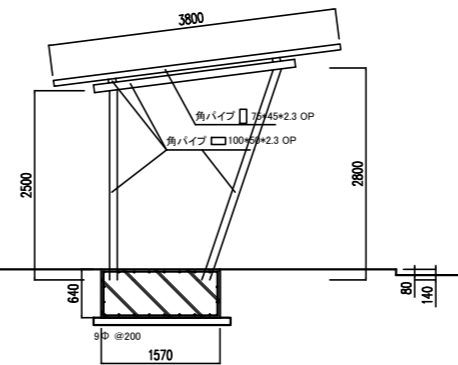


足洗い場 詳細 S=1:20

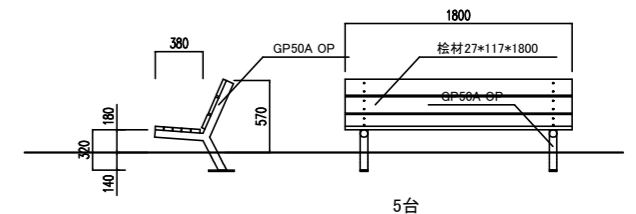


ベンチ詳細図 S=1:30

発注者・印	課長	主査等	担当者	担当者	件名	久里浜公園水泳プール解体工事	PLNo	55K1037	
					図名	管理棟・外柵 補詳細図 (外柵含む)	縮尺	A1: 1:20他 A3: 1:40他	
					日付	2022.11 (令和4年)	意匠図		
								A-05	

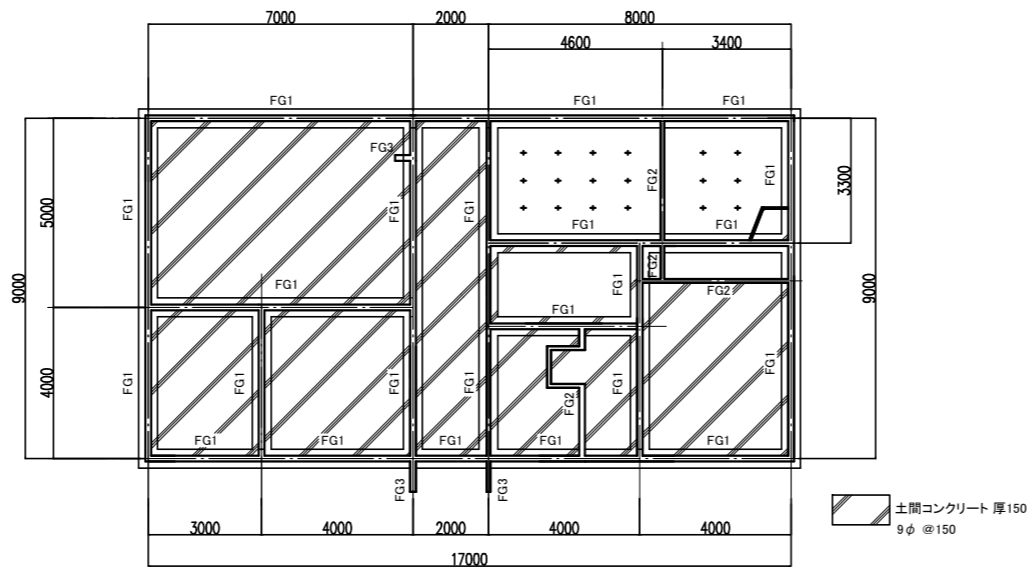


基礎伏図 S=1:100

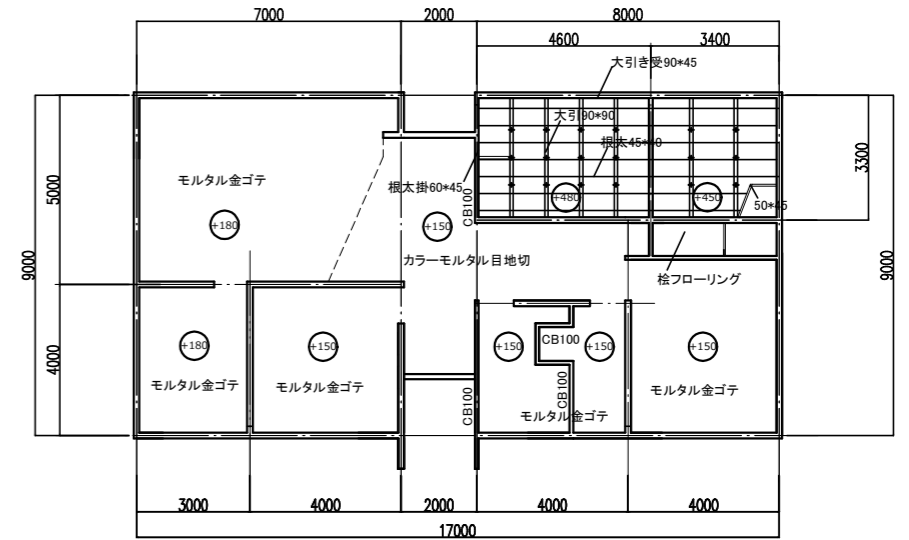


床伏図 S=1:100

注記
 ・壁は特記なき限りCB150
 ・鉄筋は端部・隅角部に縦12φを配筋
 ・壁は縦・横に9φを@800で配筋
 ・ブロック高さは2400

梁リスト S=1:30		
FG1	FG2	底


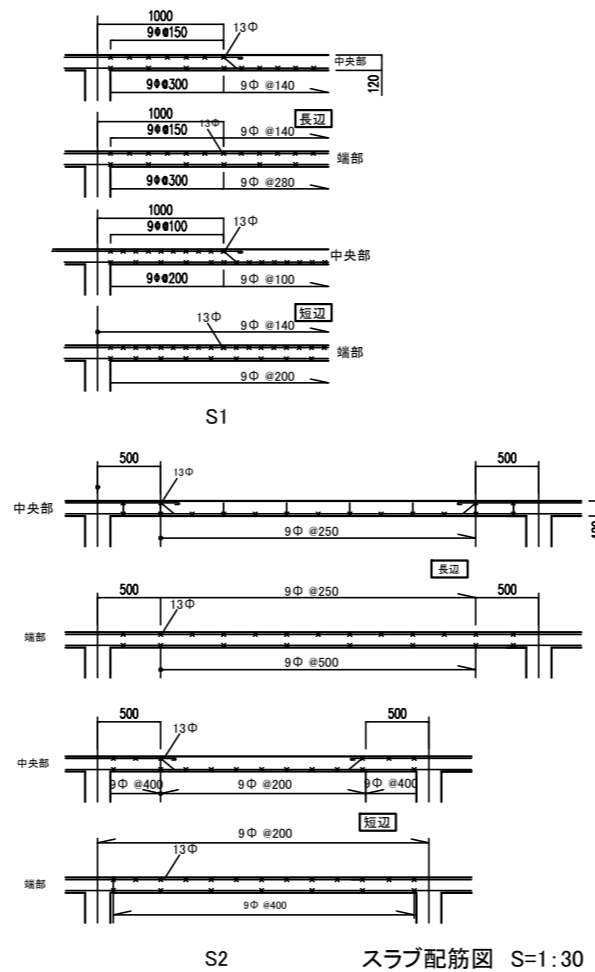


S2 スラブ配筋図 S=1:30

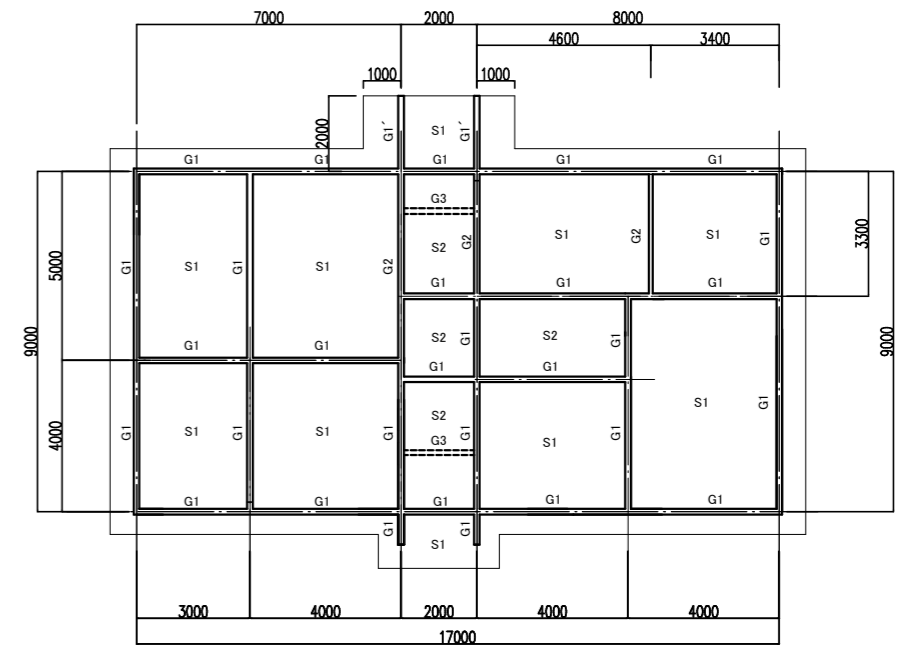


梁伏図 S=1:100

発注者・印	課長	主査等	担当者	担当者	件名	久里浜公園水泳プール解体工事	PLNo	55K1037
					図名	管理棟 構造図 (各伏図・梁リスト・スラブ配筋図)	縮尺	A1: S=1:30 A3: 1:60
					日付	2022.11 (令和4年)	構造図	
								A-06

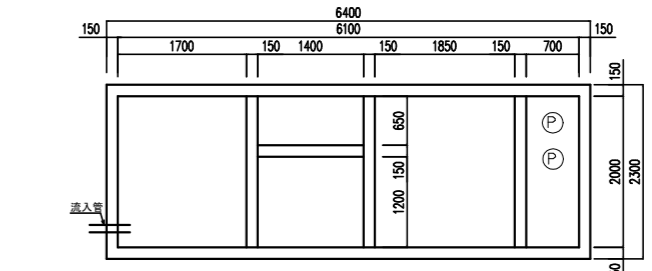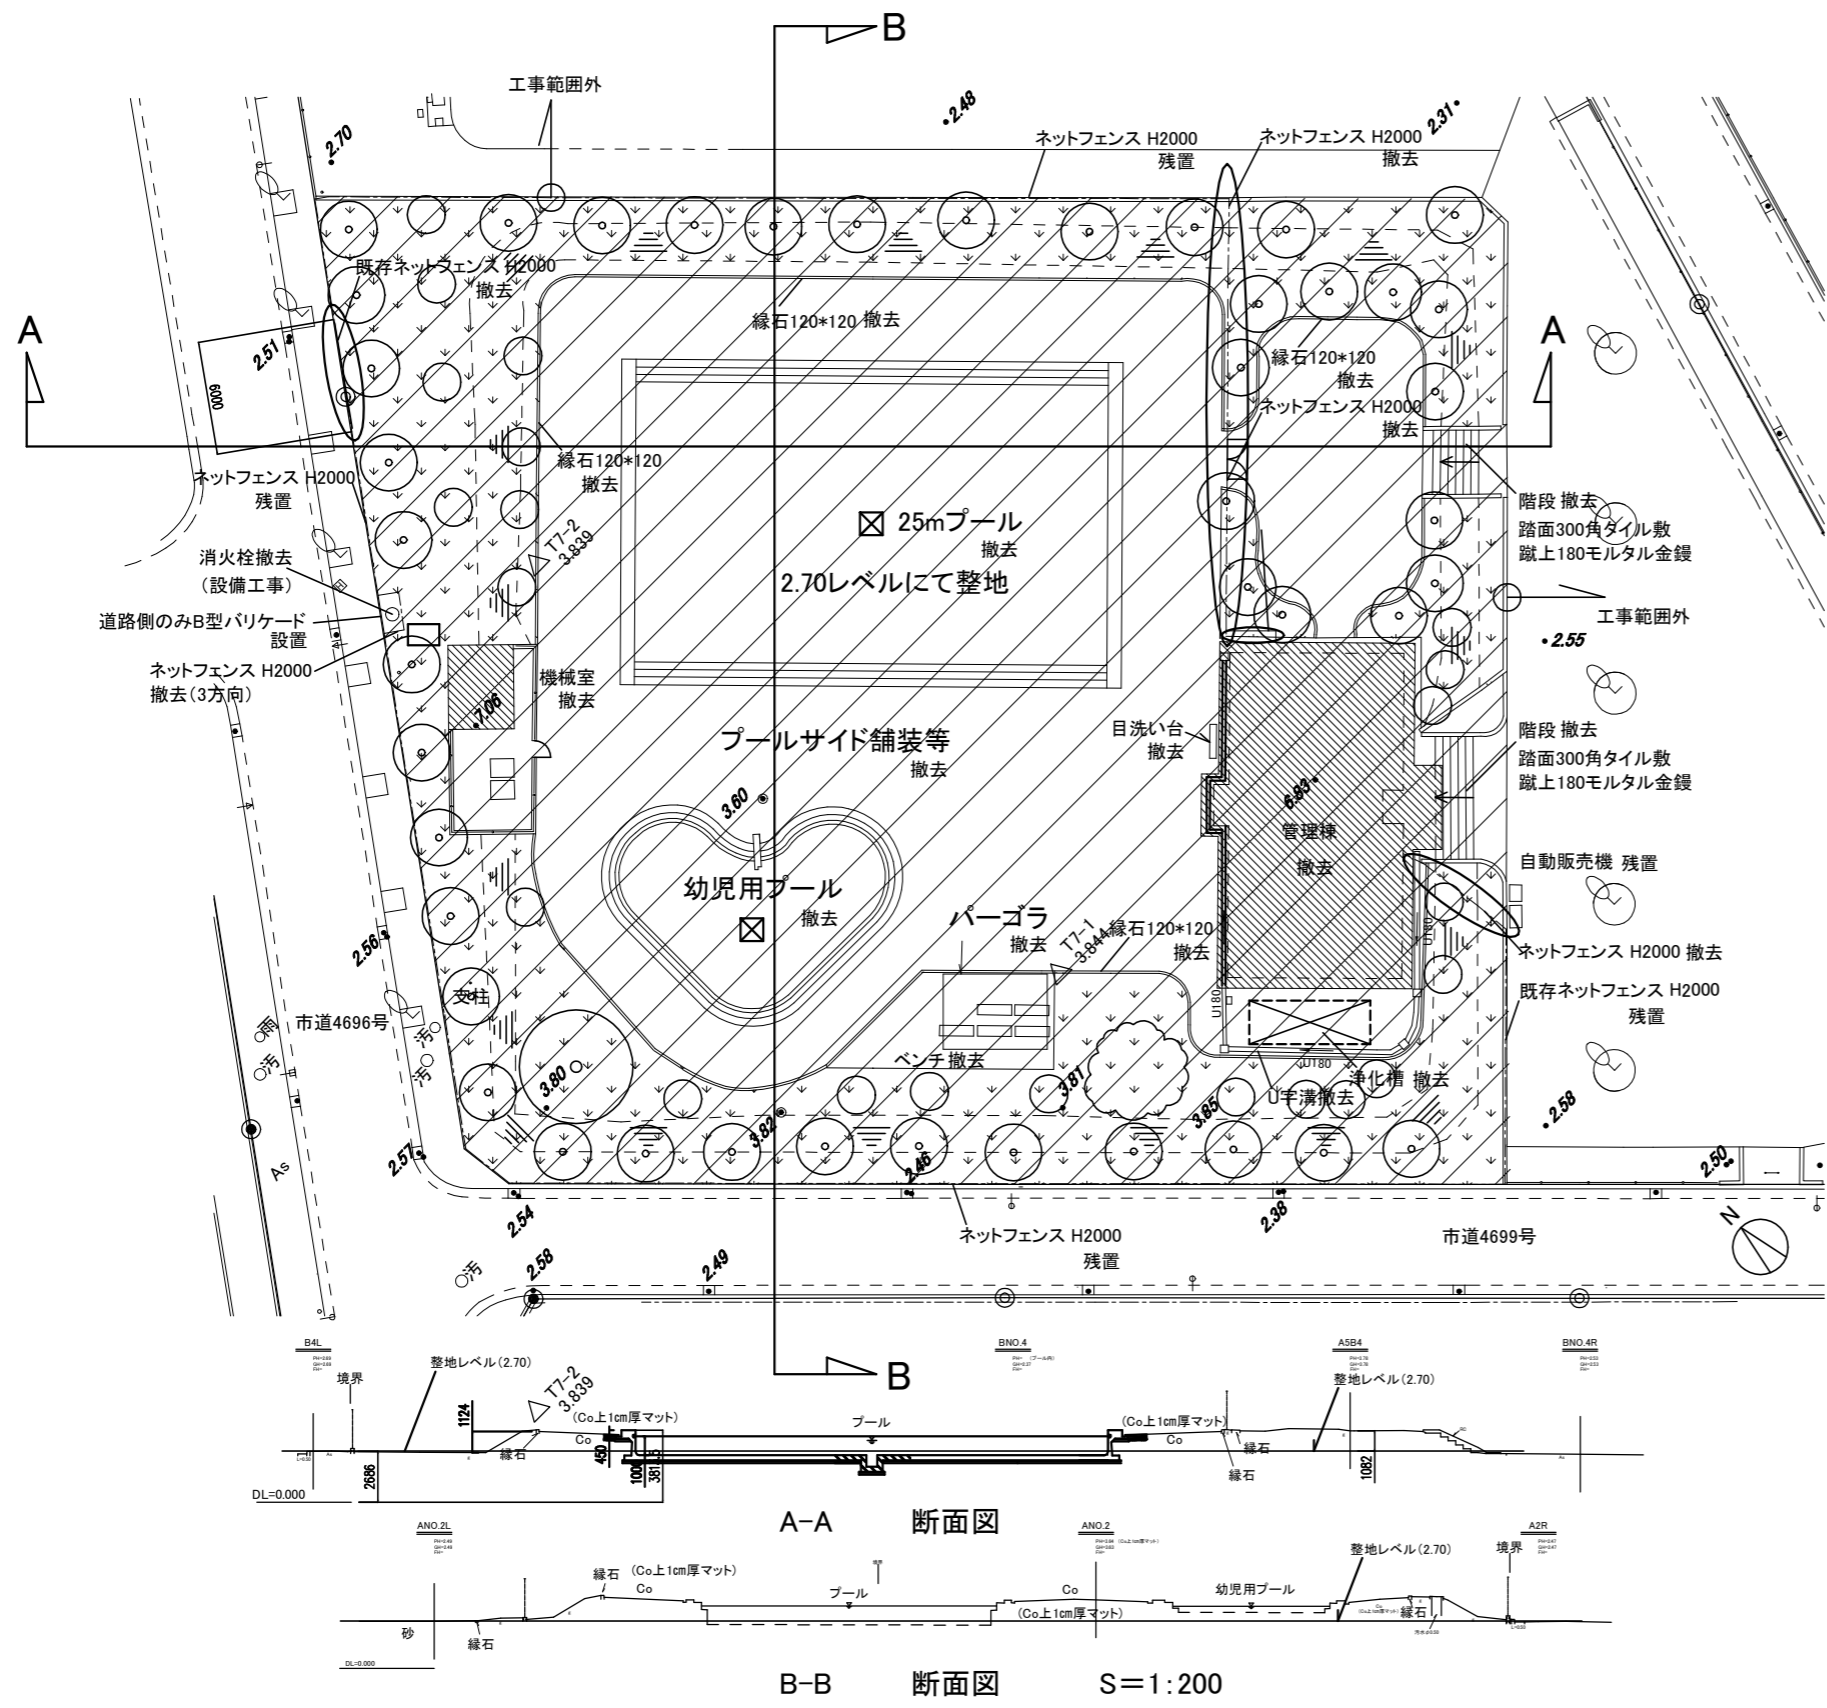


平面図 S=1:50

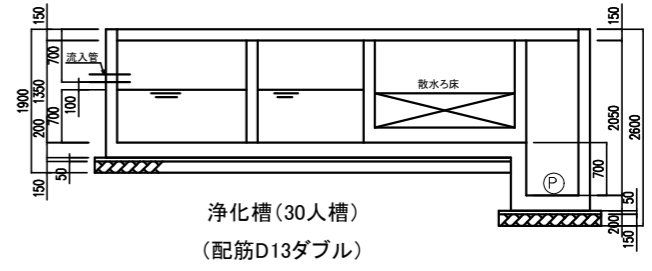

断面図 S=1:50

伐根樹木リスト


		単位 m		
樹種	樹高	葉張り・径	数量	
常緑樹	約9.0	約7.0 (幹径0.6)	1本	
キョウチクトウ 株立	約3.0	約3.0 10本/株 (幹径0.05/本)	43株	
つつじ	約2.0	約2.0 径0.05 10本/株	22本	
キョウチクトウ 株立	約2.0	約5.0 20本/株 径0.05/本	1株	
下草刈込			約1120㎡	

 

解体工事範囲を示す

外構撤去図 S=1:200


発注者・印	課長	主査等	担当者	担当者	件名	久里浜公園水泳プール解体工事	PLNo	55K1037
					図名	外構撤去図・断面図	縮尺	A1: 1:200 A3: 1:400
							日付	2022.11 (令和4年)
								意匠図
								A-09

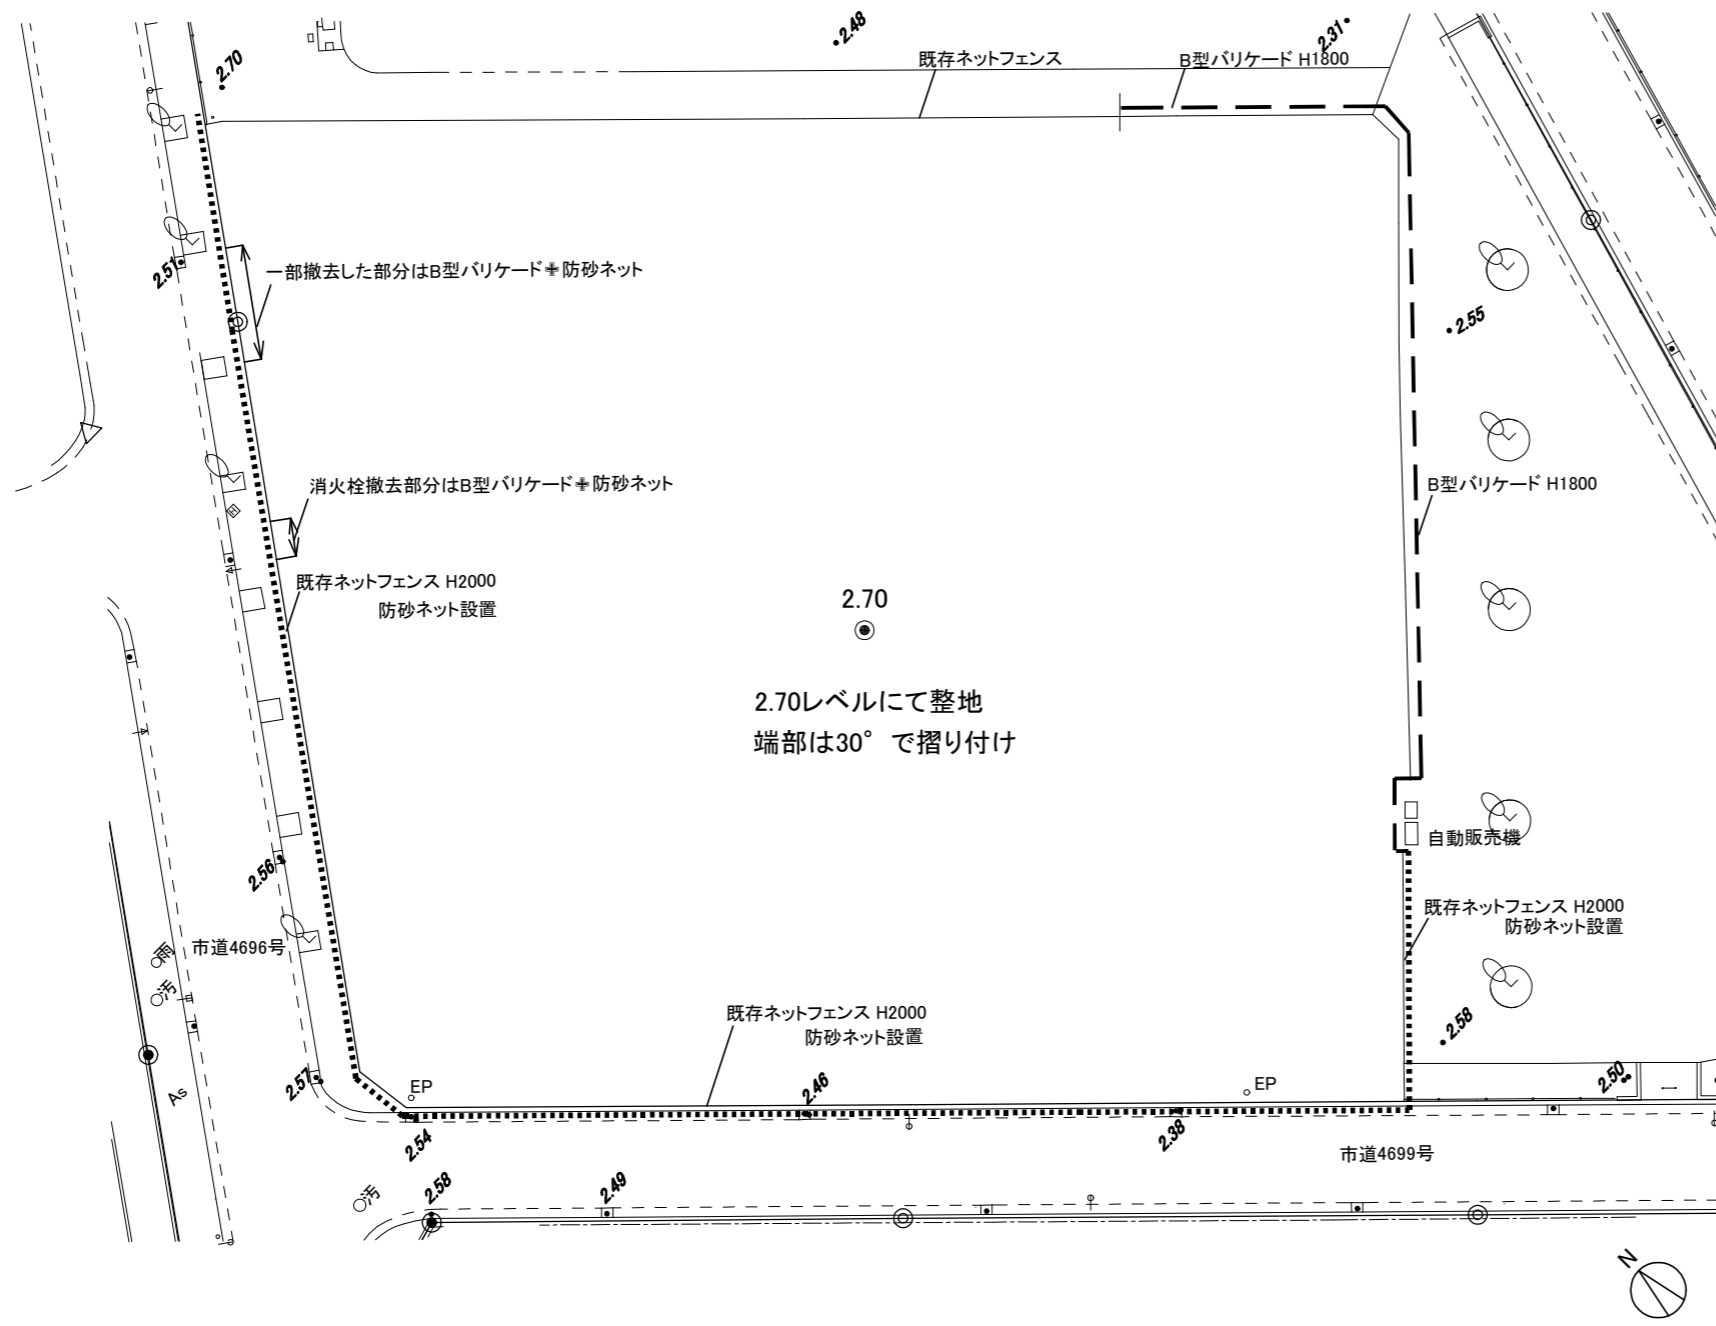

.....既存ネットフェンスに防砂ネット設置

----- B型バリケード(H=1800)設置
 出入口1ヶ所(南京錠付き)
 「出入口位置は監督員と協議」


発注者・印	課長	主査等	担当者	担当者	件名	久里浜公園水泳プール解体工事		PLNo	55K1037
					図名	解体完了図	縮尺	A1: 1:200 A3: 1:400	日付
									意匠図
									A-10

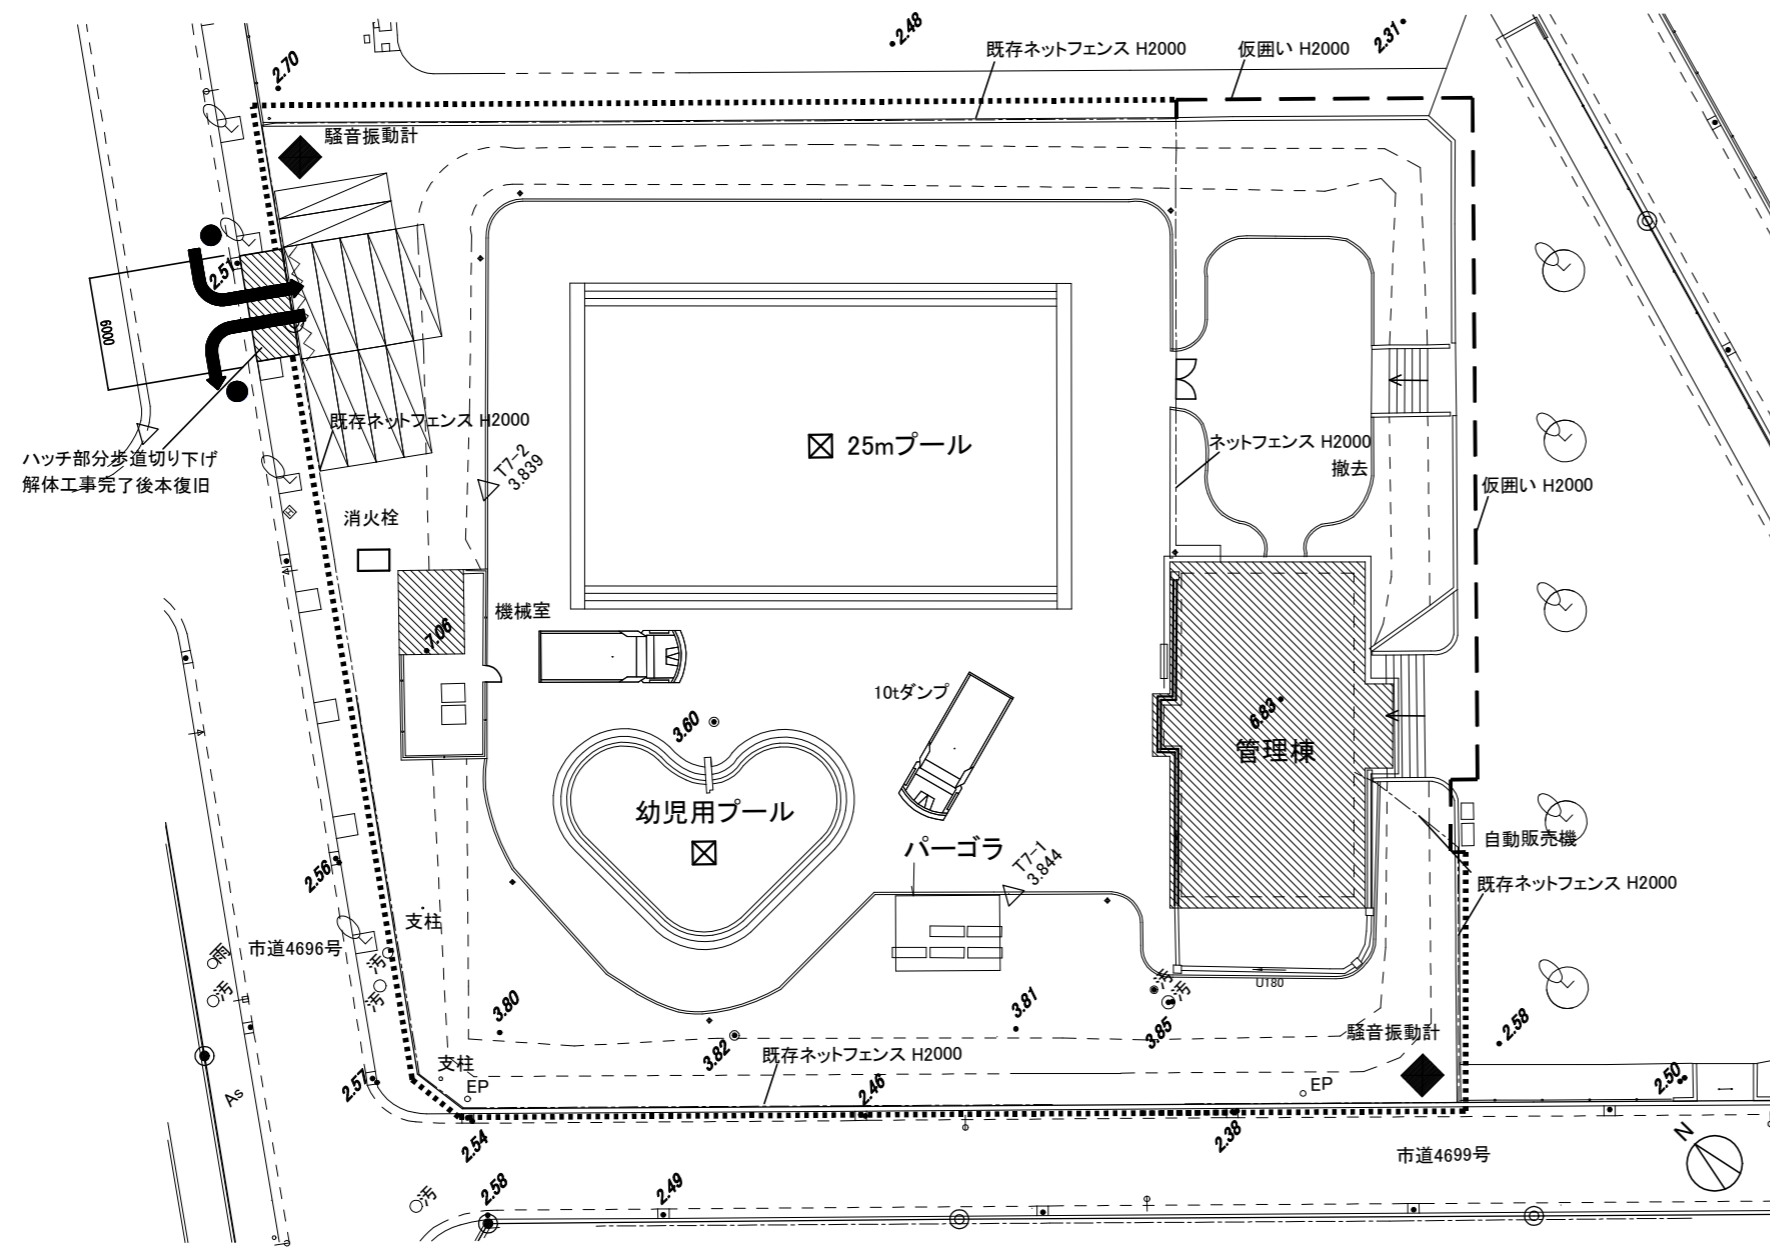

- 既存ネットフェンスに養生シート（白）設置（解体工事中）
- - - 仮囲い設置
フラットパネル H=2000（公園側）
- ▨ 敷鉄板設置
- ~~~~~ 工事用ゲート（パネルゲート）W=6000
- B種誘導員3名（工事ゲート2名）・（南側通り1名）
- ◆ 騒音振動計2カ所

●
↓
B種誘導員（南側通り1名）

発注者・印	課長	主査等	担当者	担当者	件名	久里浜公園水泳プール解体工事		PLNo	55K1037	
					図名	仮設計画図（参考）	縮尺	A1: 1:200 A3: 1:400	日付	2022.11 (令和4年)
									K-01	


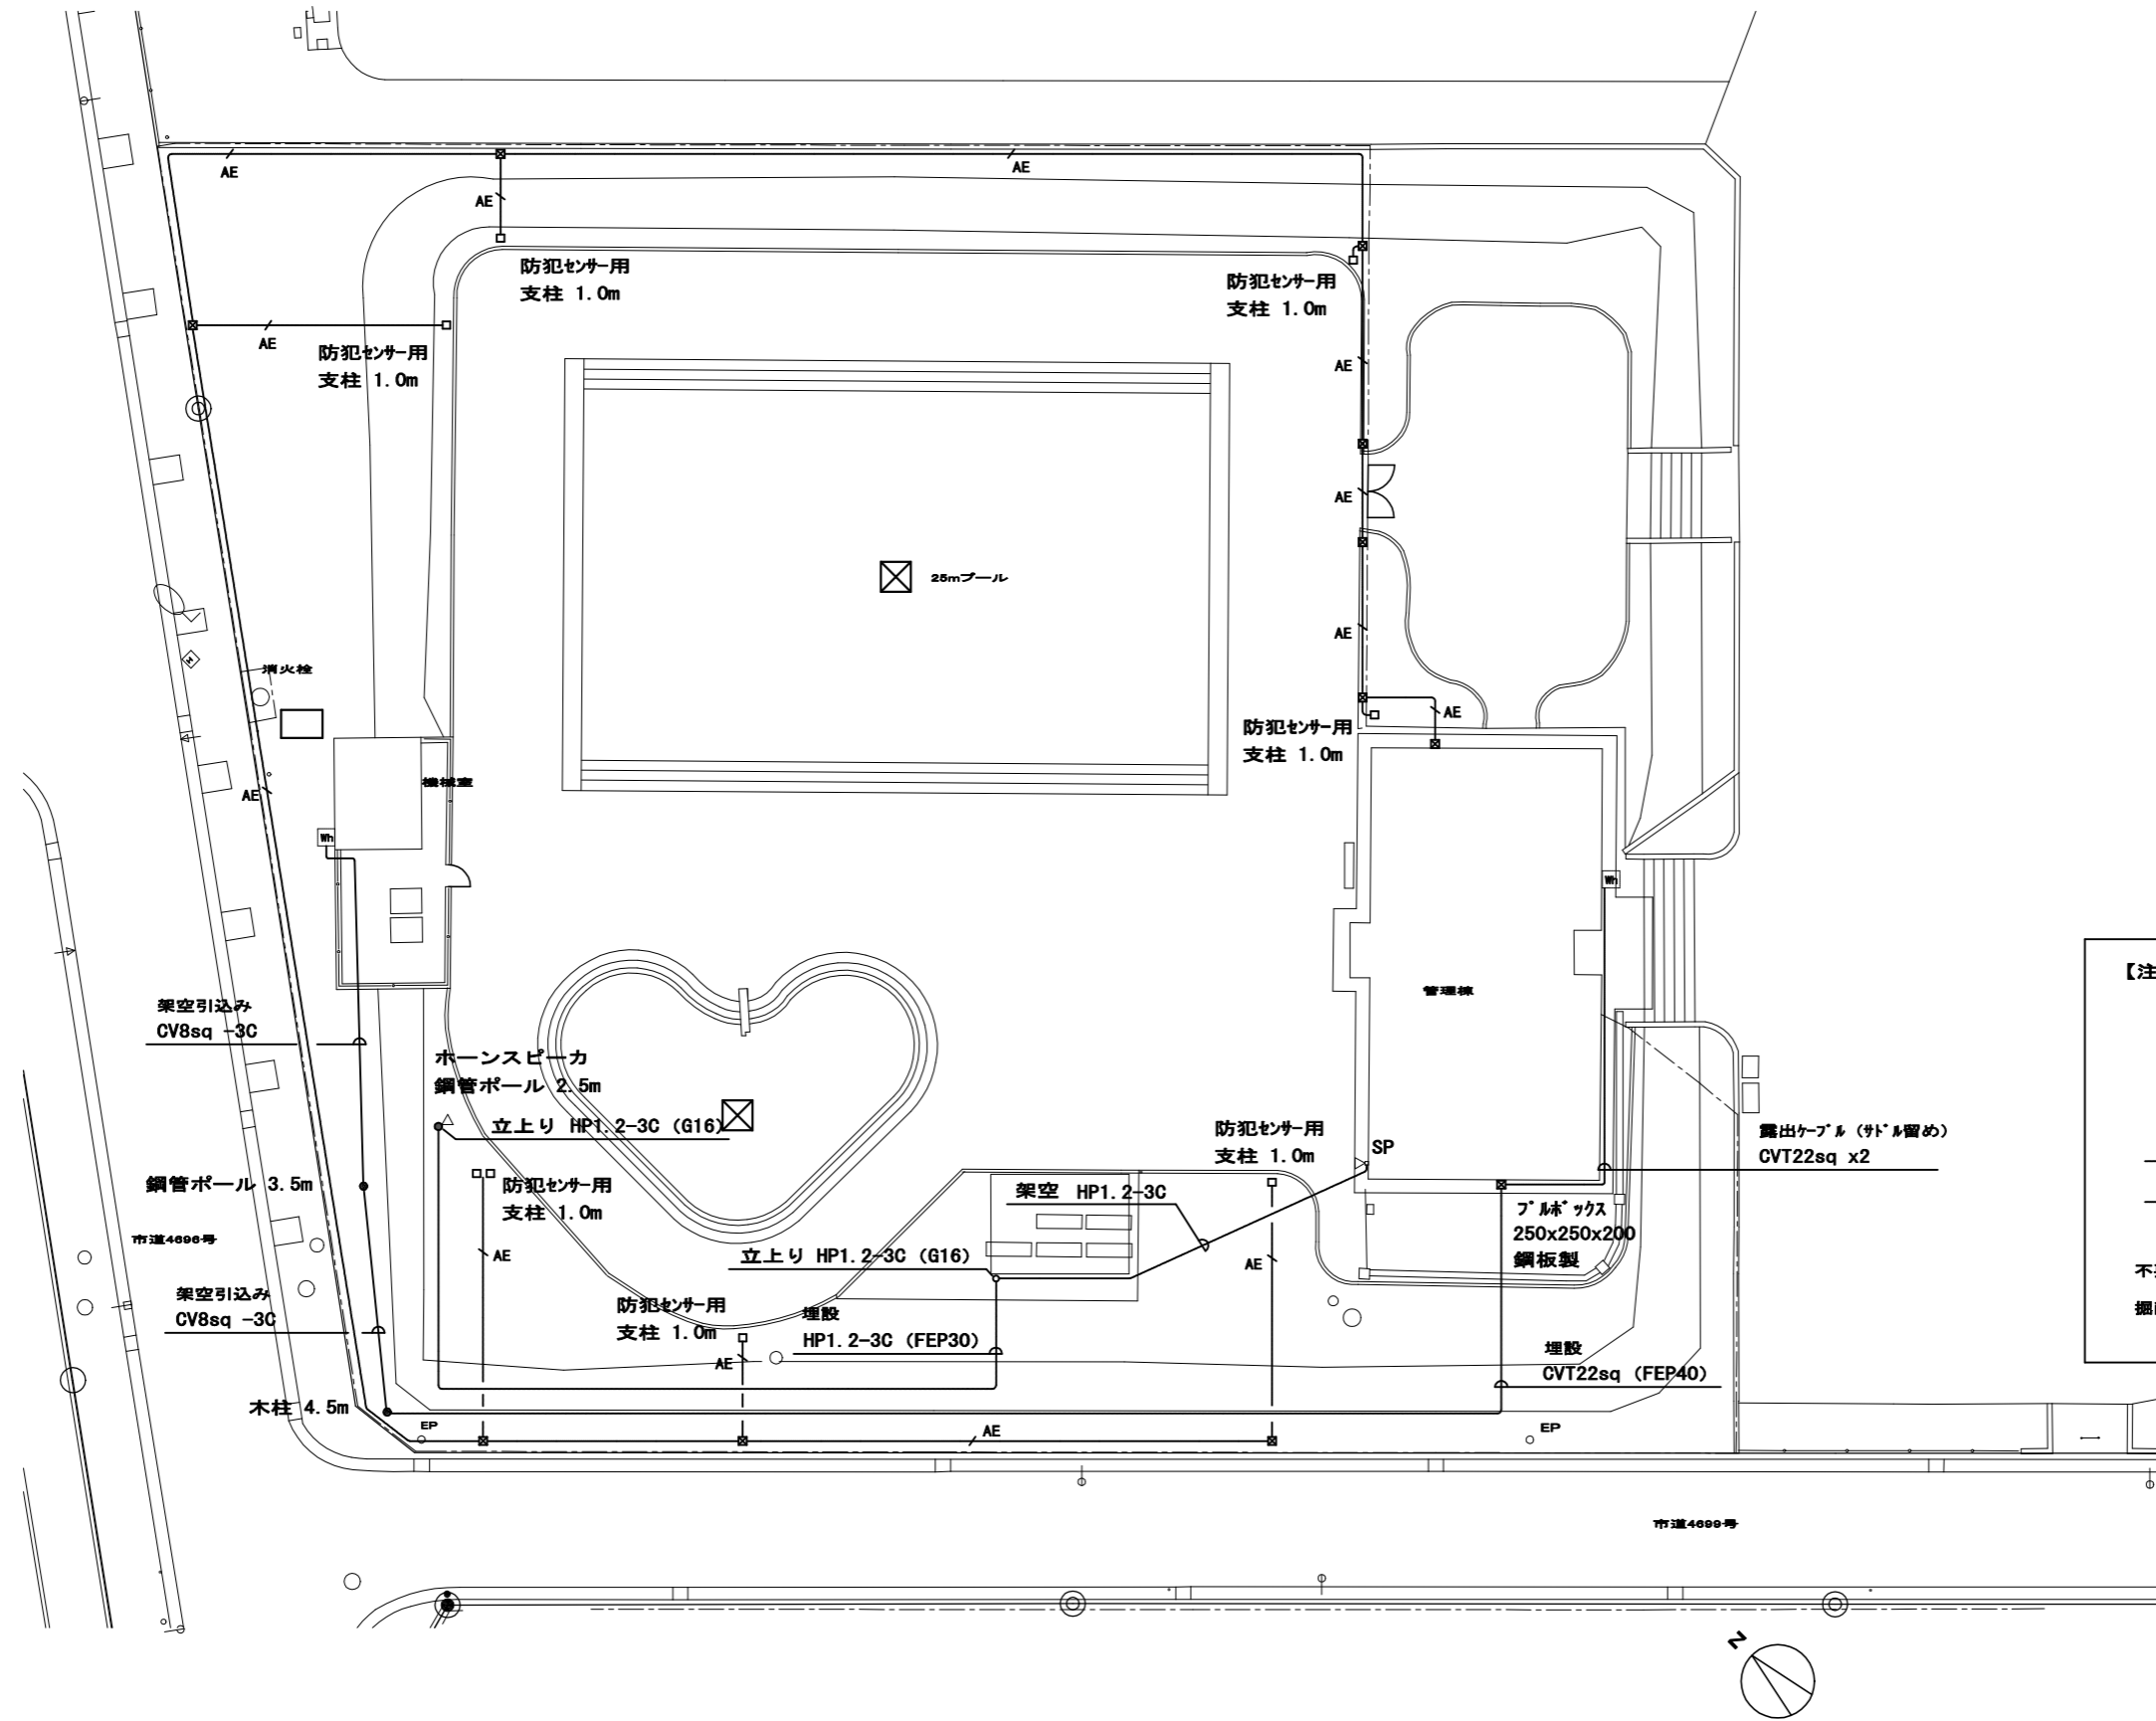


【注記】

- ◻ 電力量計
- ⊠ 特記なきブレースは 150x150x150 硬質ビニル製とする
- /AE AE1.2-2C (FEP30) 埋設
- /AE AE1.2-2C (PF22) 露出

不要な配管配線・配線器具類は撤去すること。
掘削工事は建築工事に含む。

発注者・印	次長	課長	副主幹等	担当者	※ 久里浜公園水泳プール解体工事	PLNo	55K1037	
					※ 電気設備 外構 撤去図	冊数	A1: 1/150 A2: 1/300	
							日付	2022.11 (令和4年)
							電氣	E-01

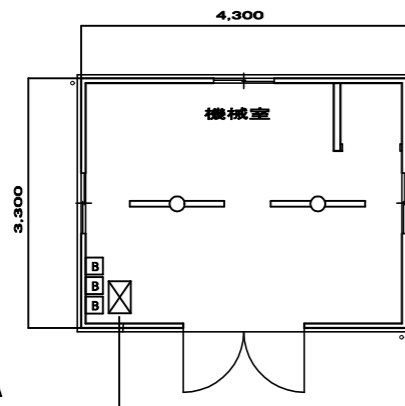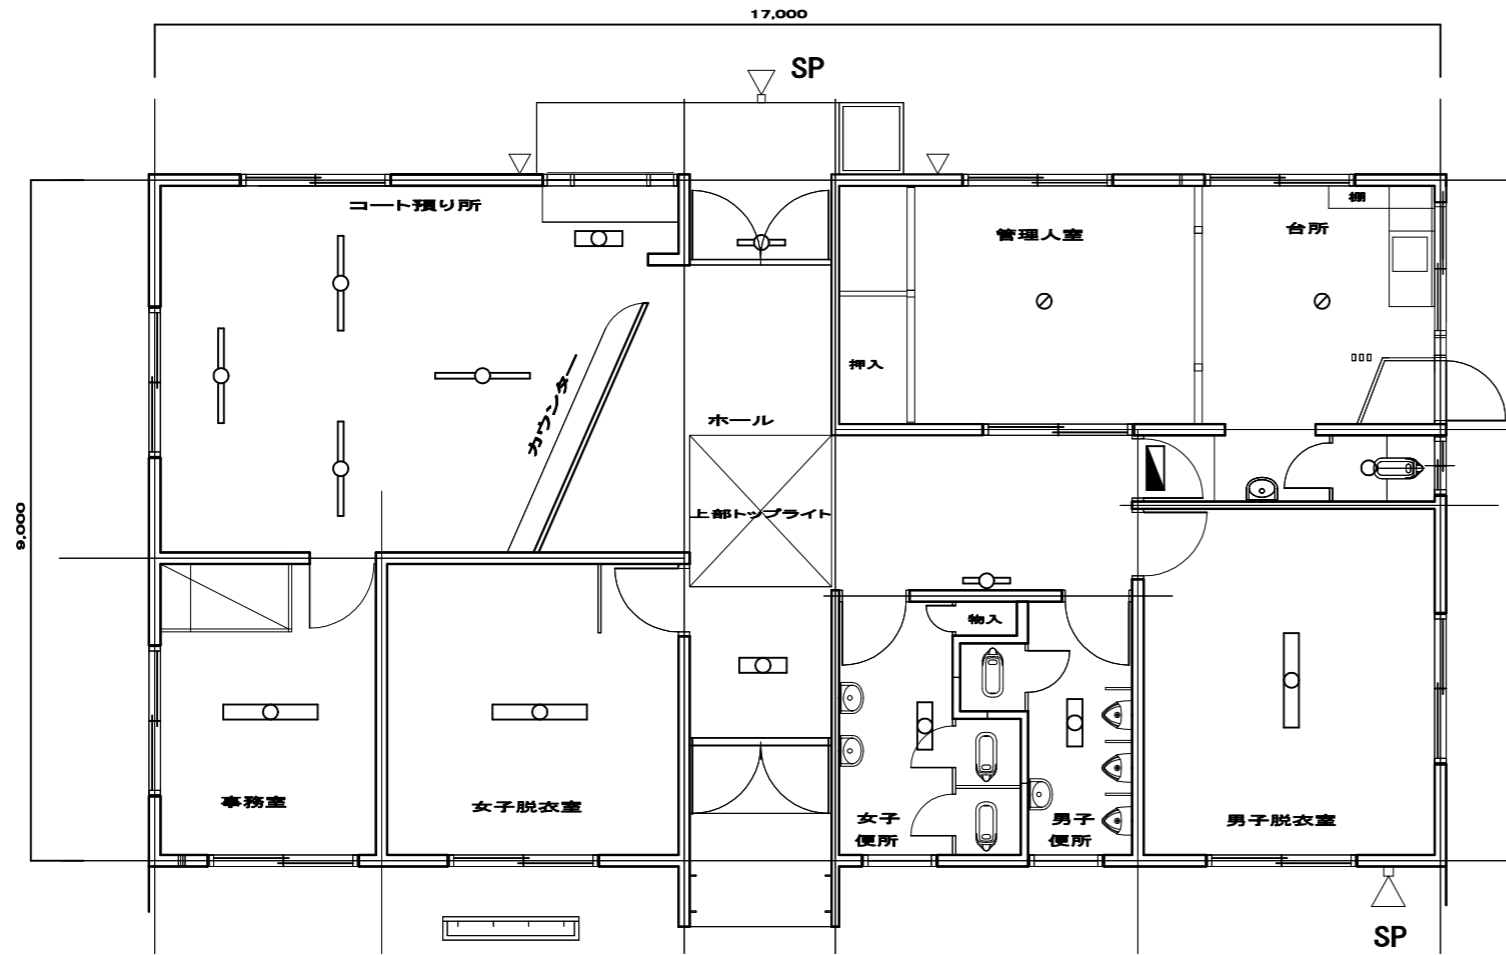

【 撤去工事 凡例 】

記号	品名	
—○—	露出型	FL40W × 1
—□—	露出型	FL40W × 2
—○—	露出型	FL20W × 1
—□—	露出型	FL20W × 2
○	シーリングライト	1L60W × 1
∅	ペンダントライト	FCL28W + FCL30W
△	スポットライト	1L100W × 1
■	電灯分電盤 露出型 木製 W500xH400xD100 ELCB 3P 60Ax1 ELCB 2P 20Ax4	
□	ブレーカ MCCB 2P 20Ax1	
△ SP	ホーンスピーカ	

・ 打込配管配線の撤去は建築工事に含む。

発注者・印	次長	課長	副主幹等	担当者	※ 久里浜公園水泳プール解体工事	Plan 55K1037
					※ 電気設備 管理棟 機械室 撤去図	冊数 A1: 1/50 B1: 1/100 日付 2022.11 (令和4年)
						電気
						E-02

明浜小学校
グラウンド

市道4696号

横須賀総合高校
グラウンド

小屋


プール

特記事項

1. 不要な機器・配管は撤去・処分とすること。
2. 撤去・処分を行う際、適切な処理方法を行うこと。
3. 汚水関係の切断時は、必要な手続きを行った上で行うこと。(給水・排水)
4. 取り外した量水器は、「横須賀市下水道局に返納」すること

配管材料(撤去)

記号	名称	仕様
---	給水配管	SGP
---	排水管(汚水・雑排水)VP(屋内)、VU(屋外)	
---	雨水配管	VU
RS	ろ過配管(往)	SGP
RR	ろ過配管(還)	SGP
RD	ろ過配管(排水)	SGP

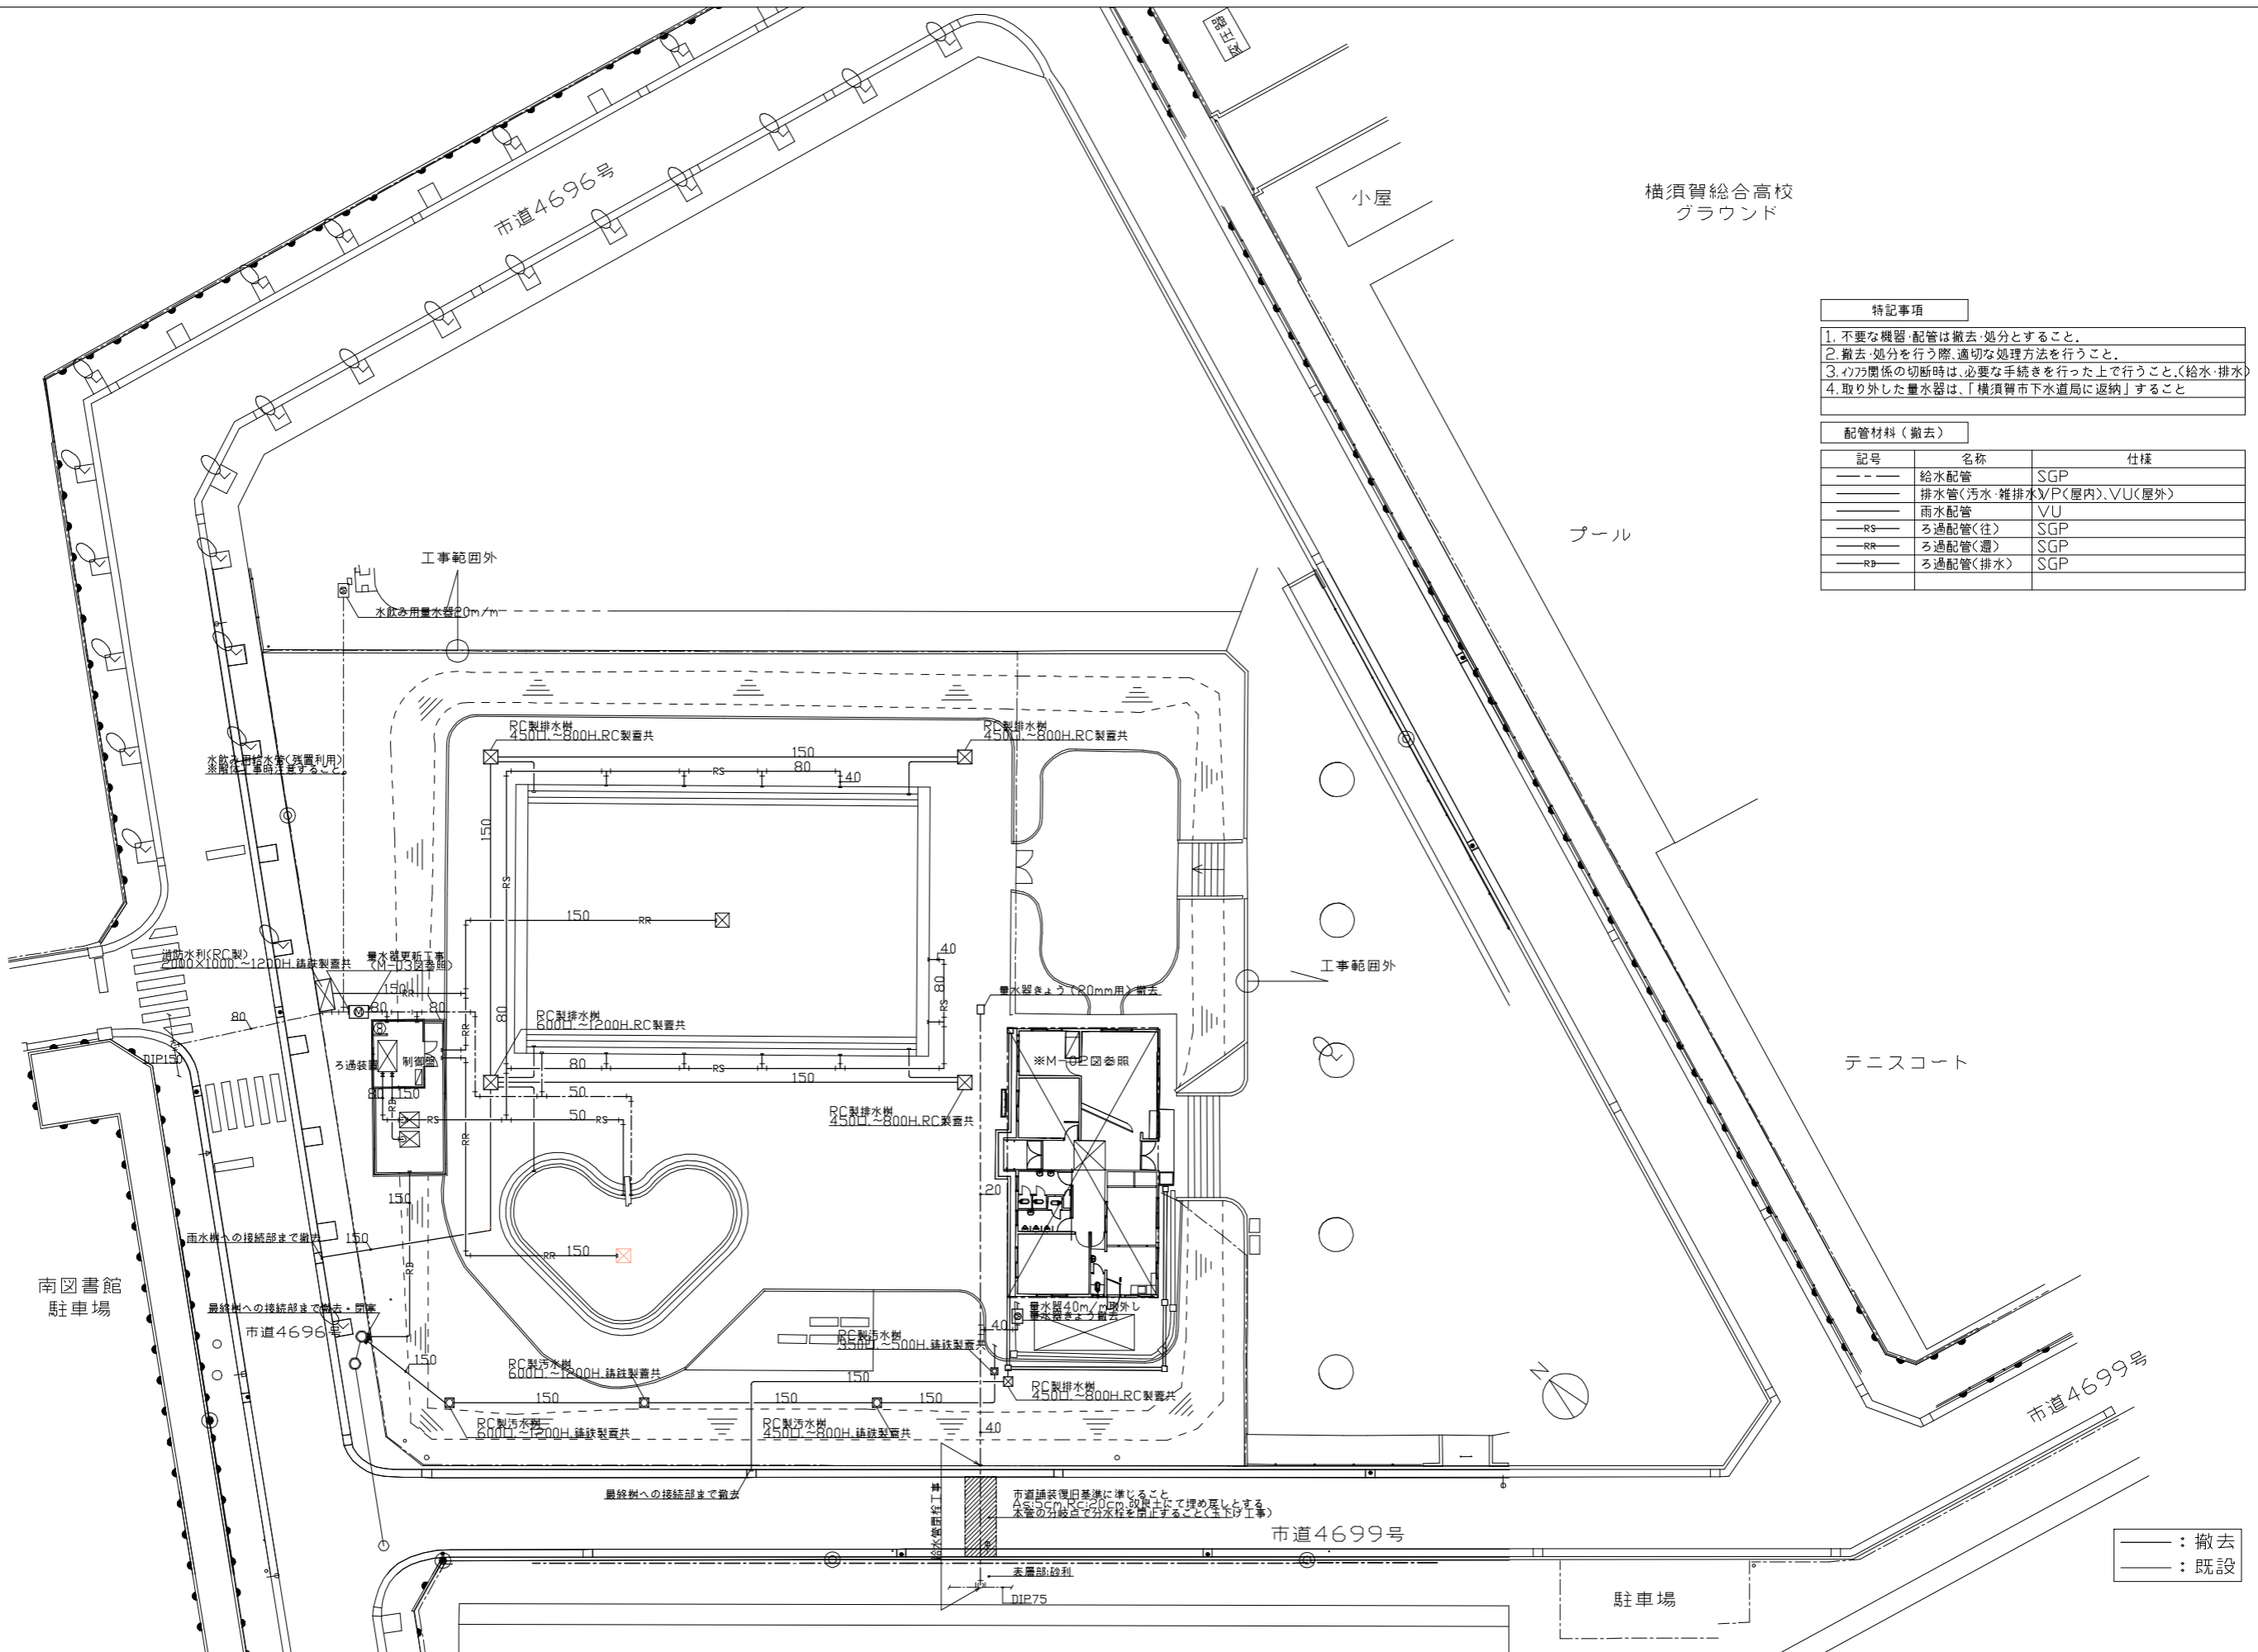

南図書館
駐車場


テニスコート

市道4699号


駐車場

— : 撤去
- - : 既設

発注者・印	課長	主査等	担当者	担当者	件名	久里浜公園水泳プール解体工事		PLNo	55K1037	
					図名	機械設備図(1)	縮尺	A1: 1/200 A3: 1/400	日付	2022.11 (令和4年)
									設備図	

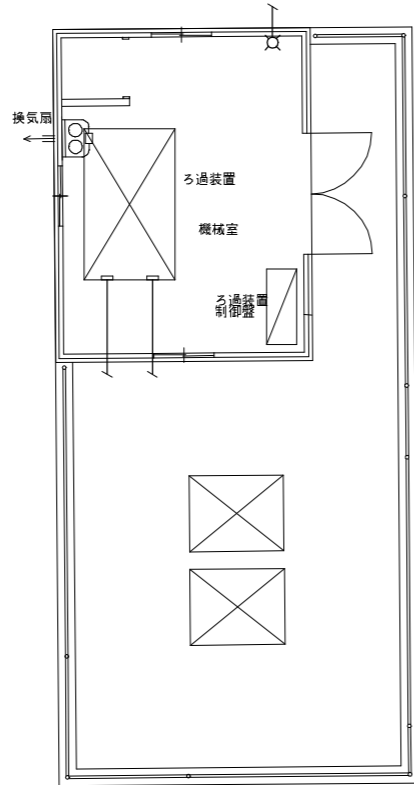

配管材料(撤去)		
記号	名称	仕様
—	給水配管	SGP
—	排水管(汚水・雑排水)	V/P(屋内)・V/U(屋外)
—	雨水配管	VU
RS	ろ過配管(往)	SGP
RR	ろ過配管(往)	SGP
RP	ろ過配管(排水)	SGP

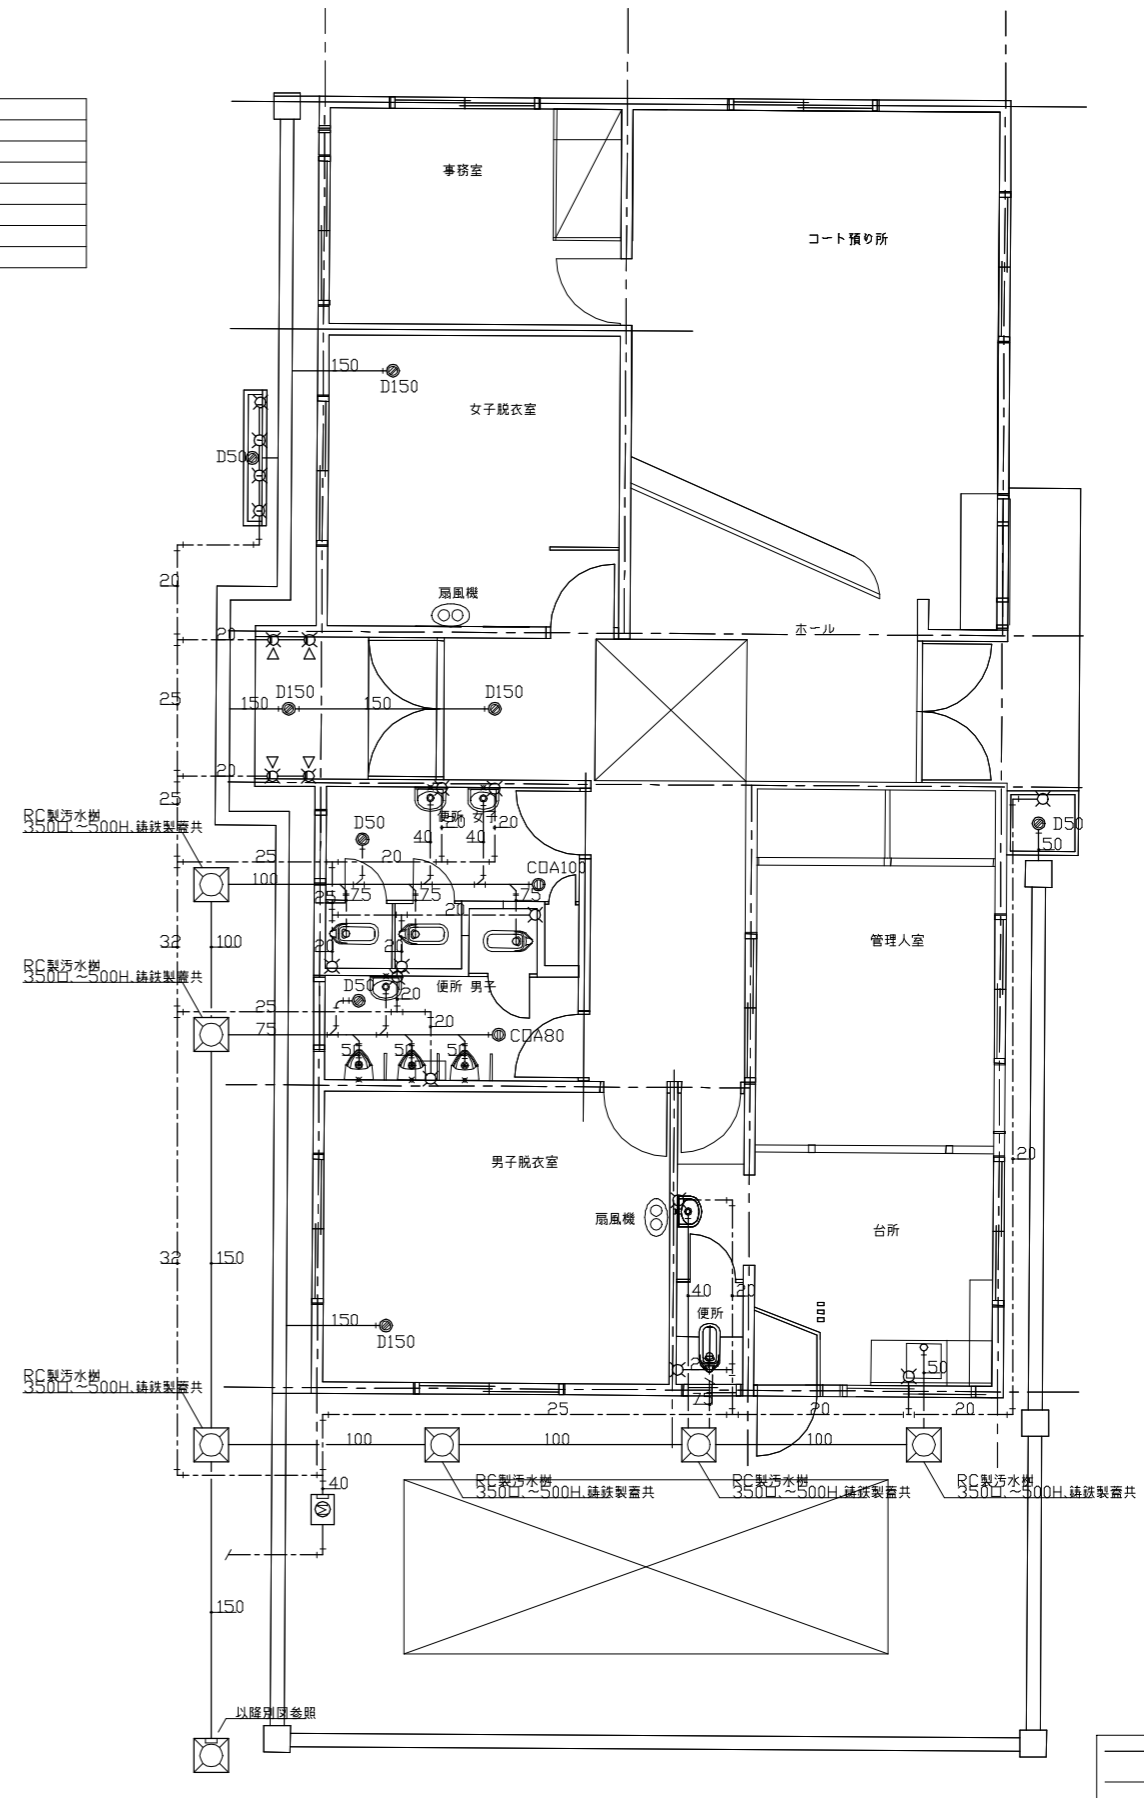

設備撤去リスト					
設置場所	名称	内容	数量	単位	備考
【管理棟】					
台所	水栓類	13A、ホ-ム水栓	1.0	個	
便所	和風便器	タワ式(ロ-タワ)	1.0	組	
	手洗器		1.0	組	
男子更衣室	扇風機	壁付型	1.0	台	
男子便所	和風便器	タワ式(ロ-タワ)	1.0	組	
	小便器	壁掛	3.0	組	
	手洗器		1.0	組	
	仕切板	小便器用、陶器製	3.0	個	
	小便器用節水装置		1.0	組	
	小便器用ハイタワ		1.0	組	
女子便所	和風便器	タワ式(ロ-タワ)	2.0	組	
	手洗器		2.0	組	
ソワ-	水栓類	13A、ソワ-金具	4.0	個	
女子更衣室	扇風機	壁付型	1.0	台	
手洗い	水栓類	13A、ホ-ム水栓	4.0	個	
足洗い	水栓類	13A、ホ-ム水栓	1.0	個	

設備撤去リスト					
設置場所	名称	内容	数量	単位	備考
【機械室】					
機械室	換気扇	30cm	1.0	台	
	ろ過装置	可逆式珪藻土ろ過 ろ過能力:100m ³ /h ろ過ホ-ワ、制御盤共 (ろ過装置)	1.0	組	
		2,500×1,850×1,800H 930kg			
		800×300×1,800H 100kg			
	水栓類	13A、ホ-ム水栓	1.0	個	
特記事項					
1. 不要な機器・配管は撤去・処分とすること。					
2. 撤去・処分を行う際、適切な処理方法を行うこと。					
3. イワ関係の切断時は、必要な手続きを行った上で行うこと。(給水・排水)					

明浜小学校
グラウンド

市道4696号

小屋

横須賀総合高校
グラウンド

プール

テニスコート

南図書館
駐車場

市道4696号

市道4699号

市道4699号

駐車場

配管材料(新設)

記号	名称	仕様
---	給水配管(*)	耐衝撃性硬質塩化ビニル管(HIVP)
---	雨水配管	硬質塩化ビニル管(VU)

※給水配管：量水器まではSSP管とする。

水飲み用量水器20m/m

水飲み用給水管20m/m

量水器更新工事

散水栓φ1.5WB20A.水栓共

量水器20m/m(貸与品)設置
量水器5m/m(取外し)
量水器5m/m(撤去)

塩化製雨水栓.300φ.~500H.格子蓋付

雨水栓への接続

塩化製雨水栓.300φ.~500H.格子蓋付

雨水栓への接続



— : 新設
— : 既設

発注者・印	課長	主査等	担当者	担当者	件名	久里浜公園水泳プール解体工事	FLNo	55K1037	
					図名	解体後仮設図	縮尺	A1: 1/200 A3: 1/400	
							日付	2022.11 (令和4年)	
								設備図	P-03