



位置図 S=1:2500

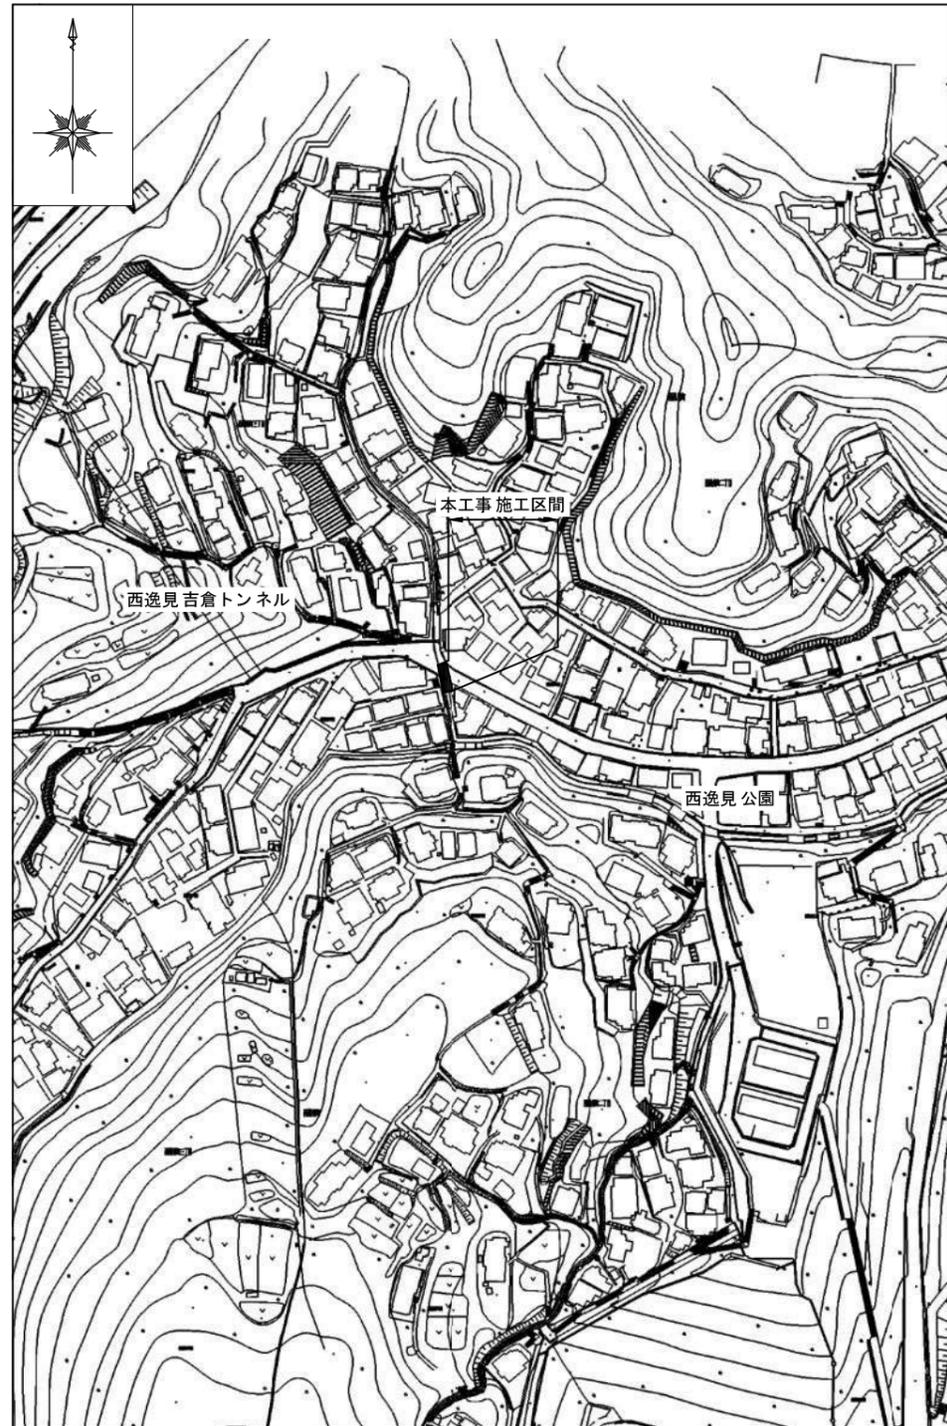


平面図 S=1:300

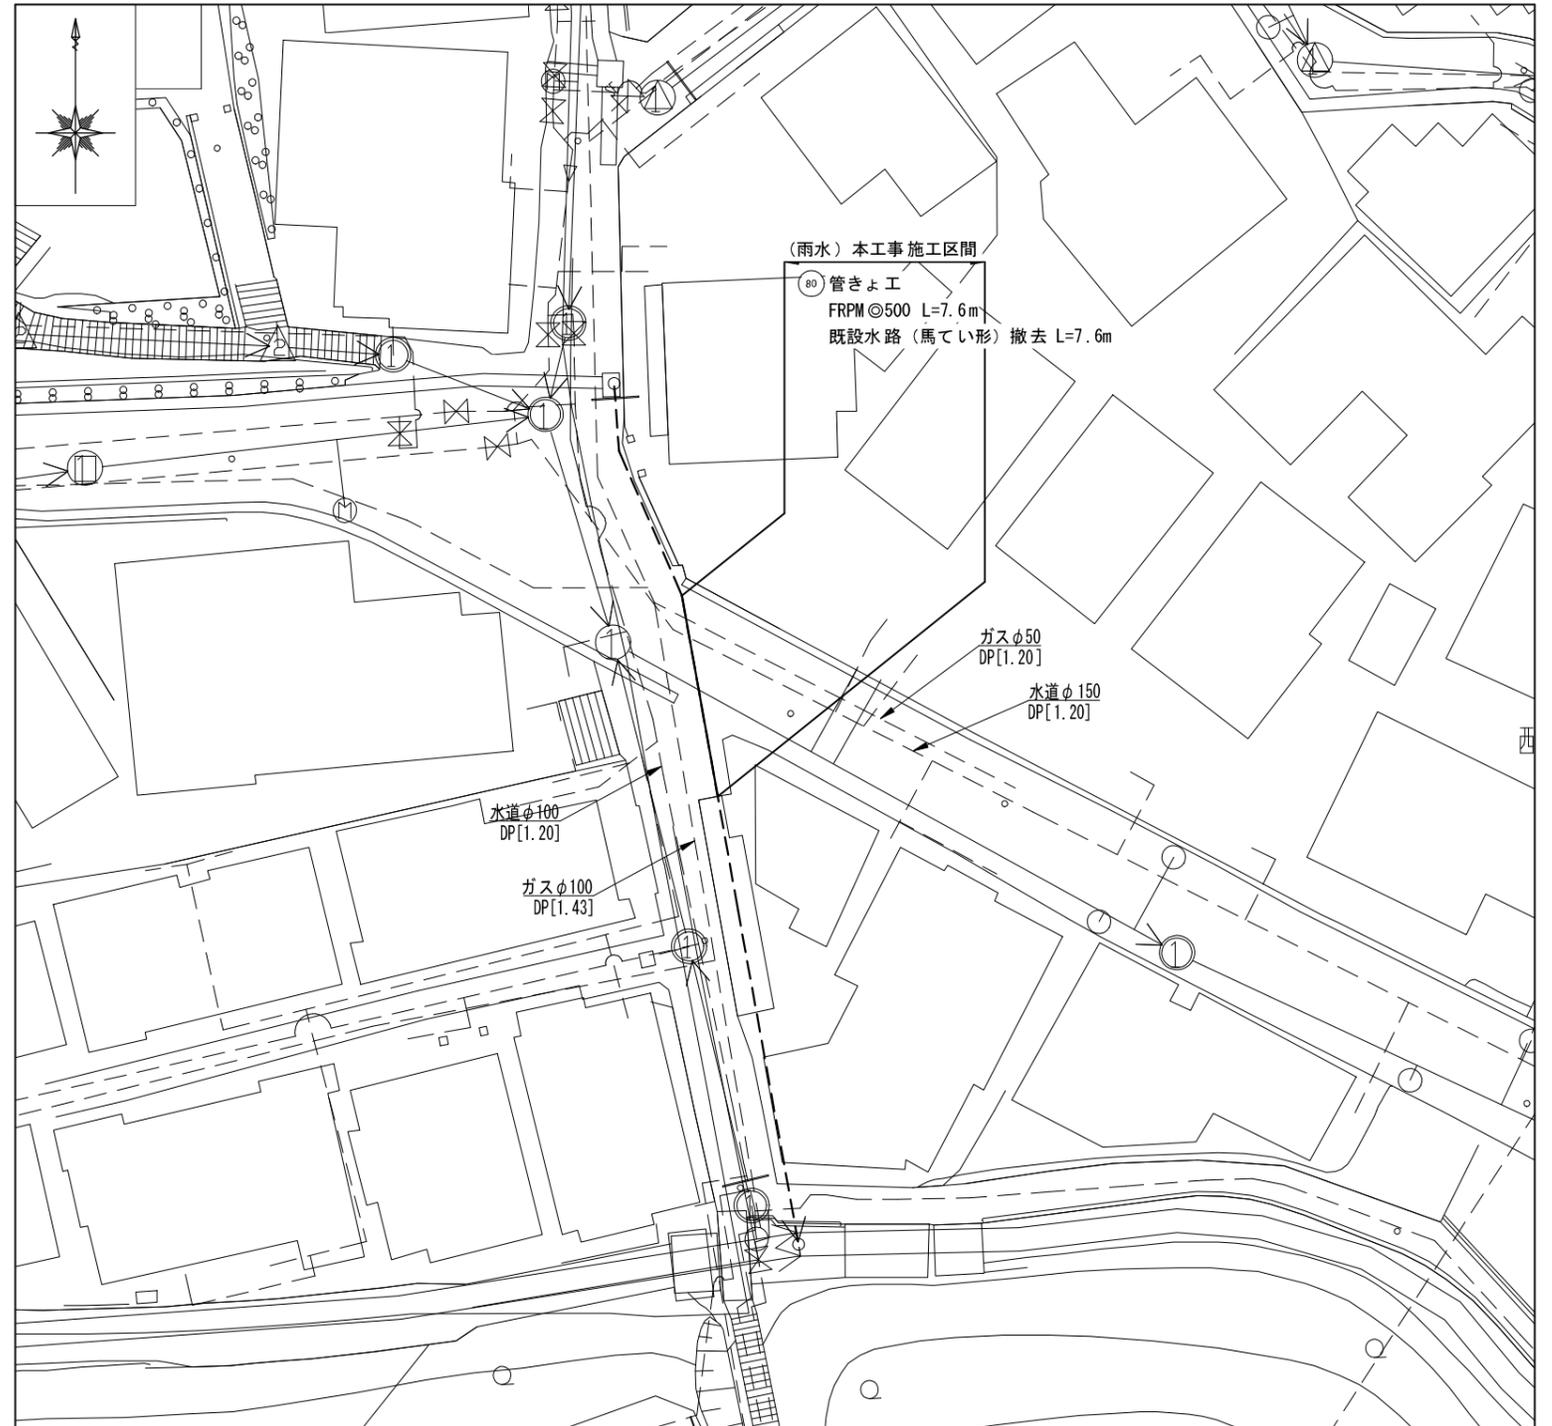


横須賀市上下水道局				
工名	事	西逸見町2丁目地内雨水施設修繕工事		
図名	面	位置図・平面図		
縮尺	図	面	1 / 2	
製年	作	番	令和 5 年 9 月	
課長	係長	担当者	設計者	

工事場所：横須賀市西逸見町2丁目55番地先

縦断図 V=1:100
H=1:100

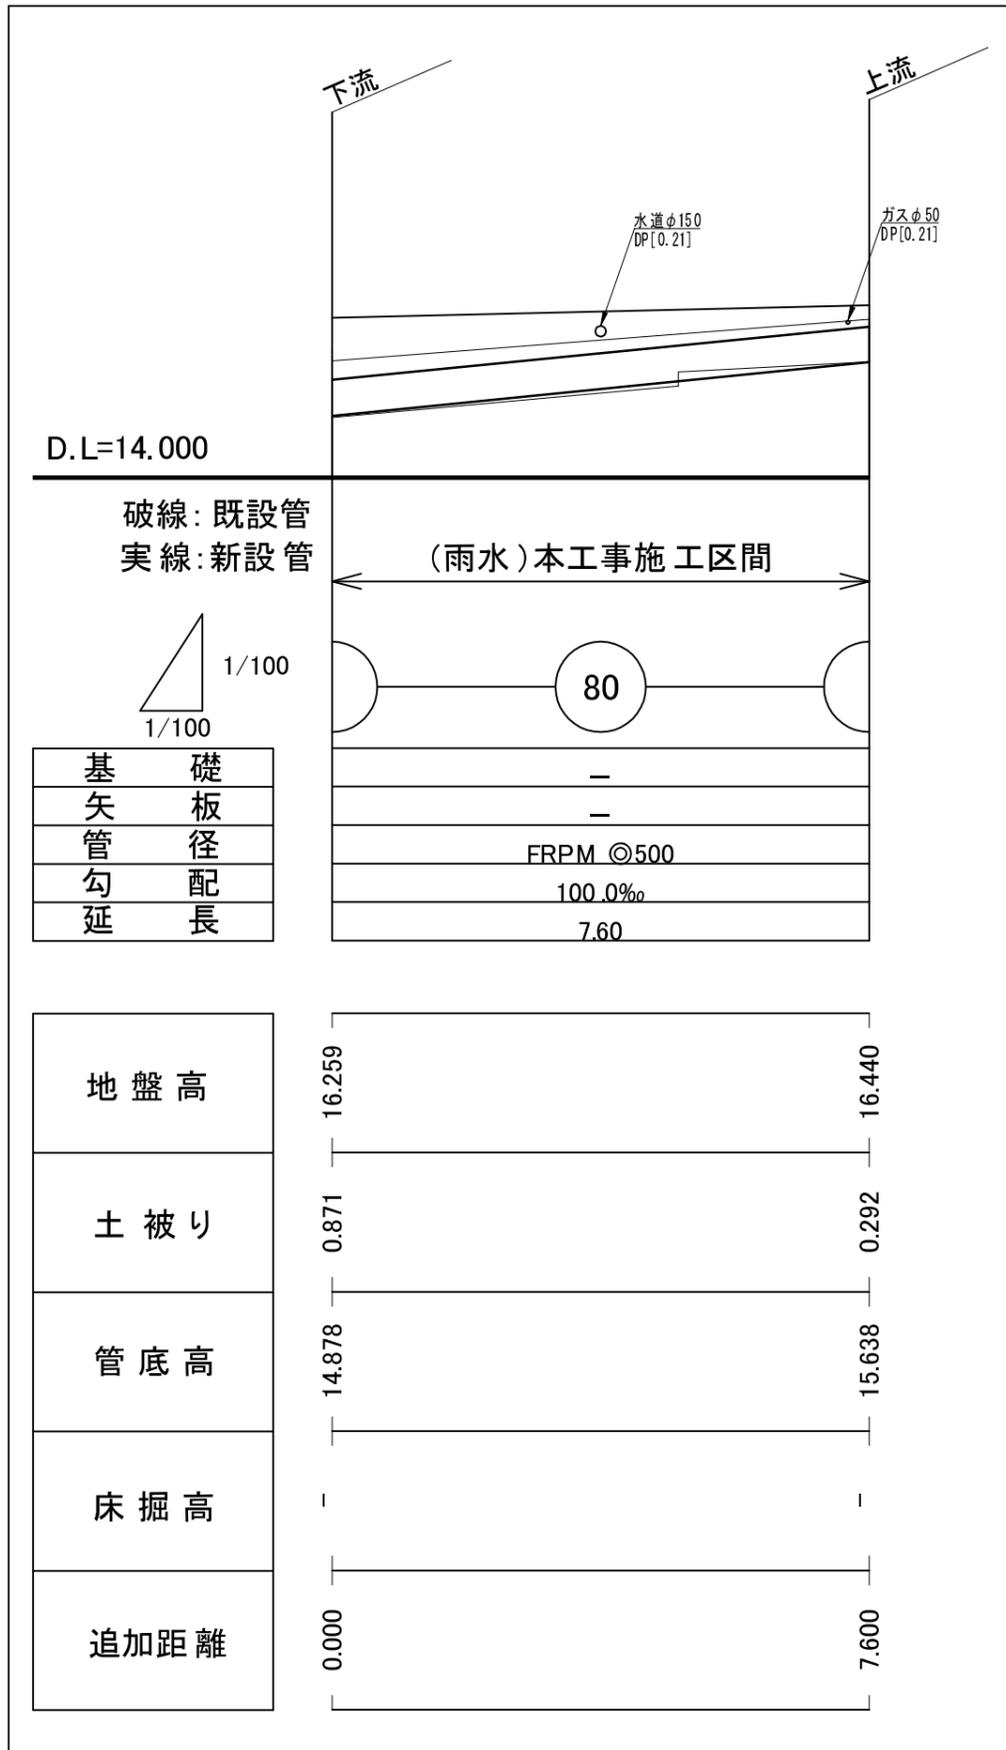

横断図 S=1:100

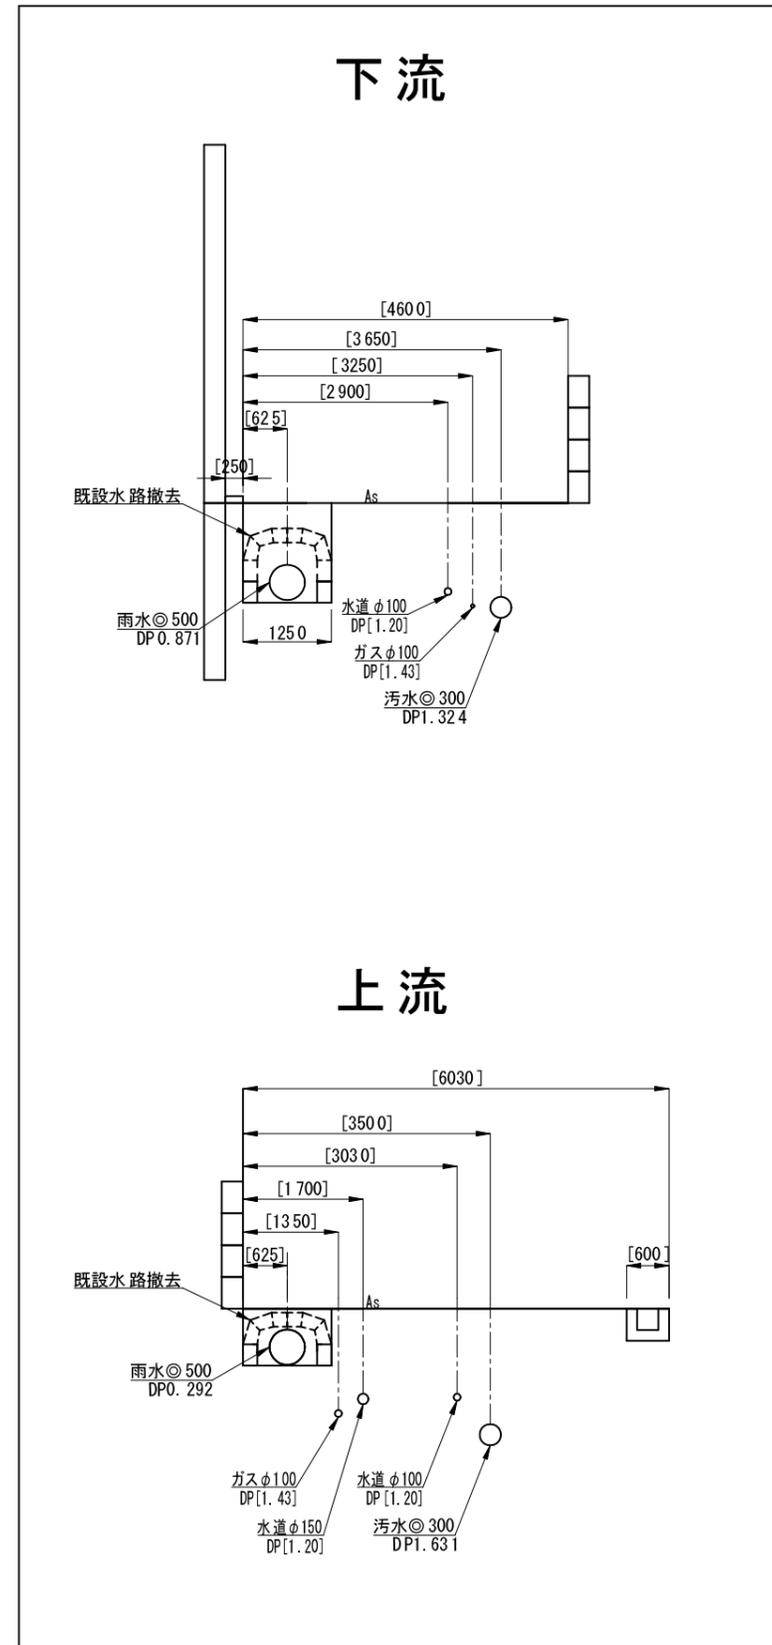

横須賀市上下水道局				
工名	事称	西逸見町2丁目地内雨水施設修繕工事		
図名	面称	縦断図・横断図		
縮尺	図示	図番	面号	2 / 2
製作年	令和 5 年 9 月			
課長	係長	担当者	設計者	