



位置図・平面図

位置図 S=1:5000

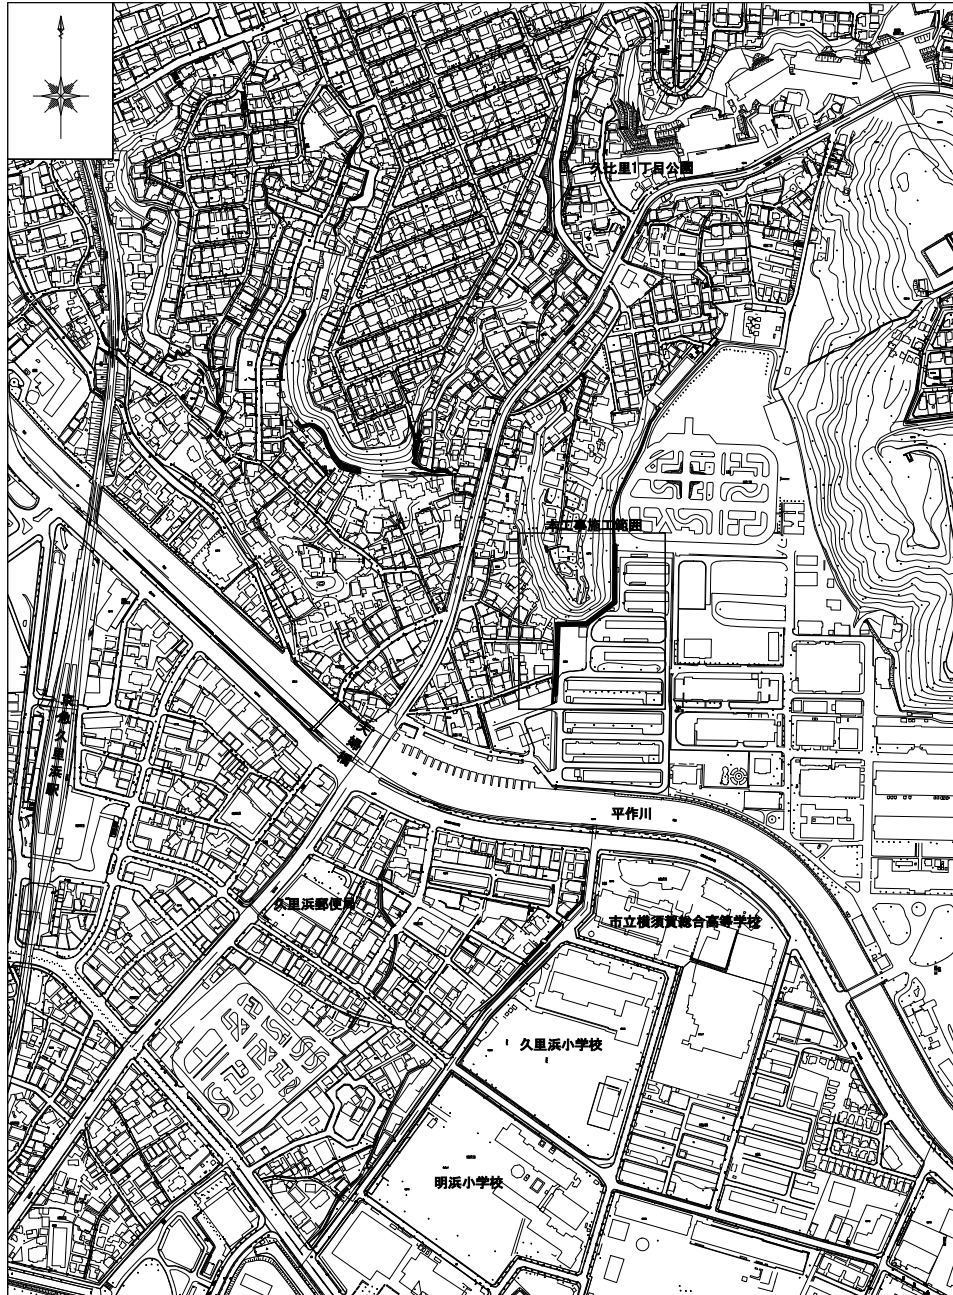

平面図 S=1:800

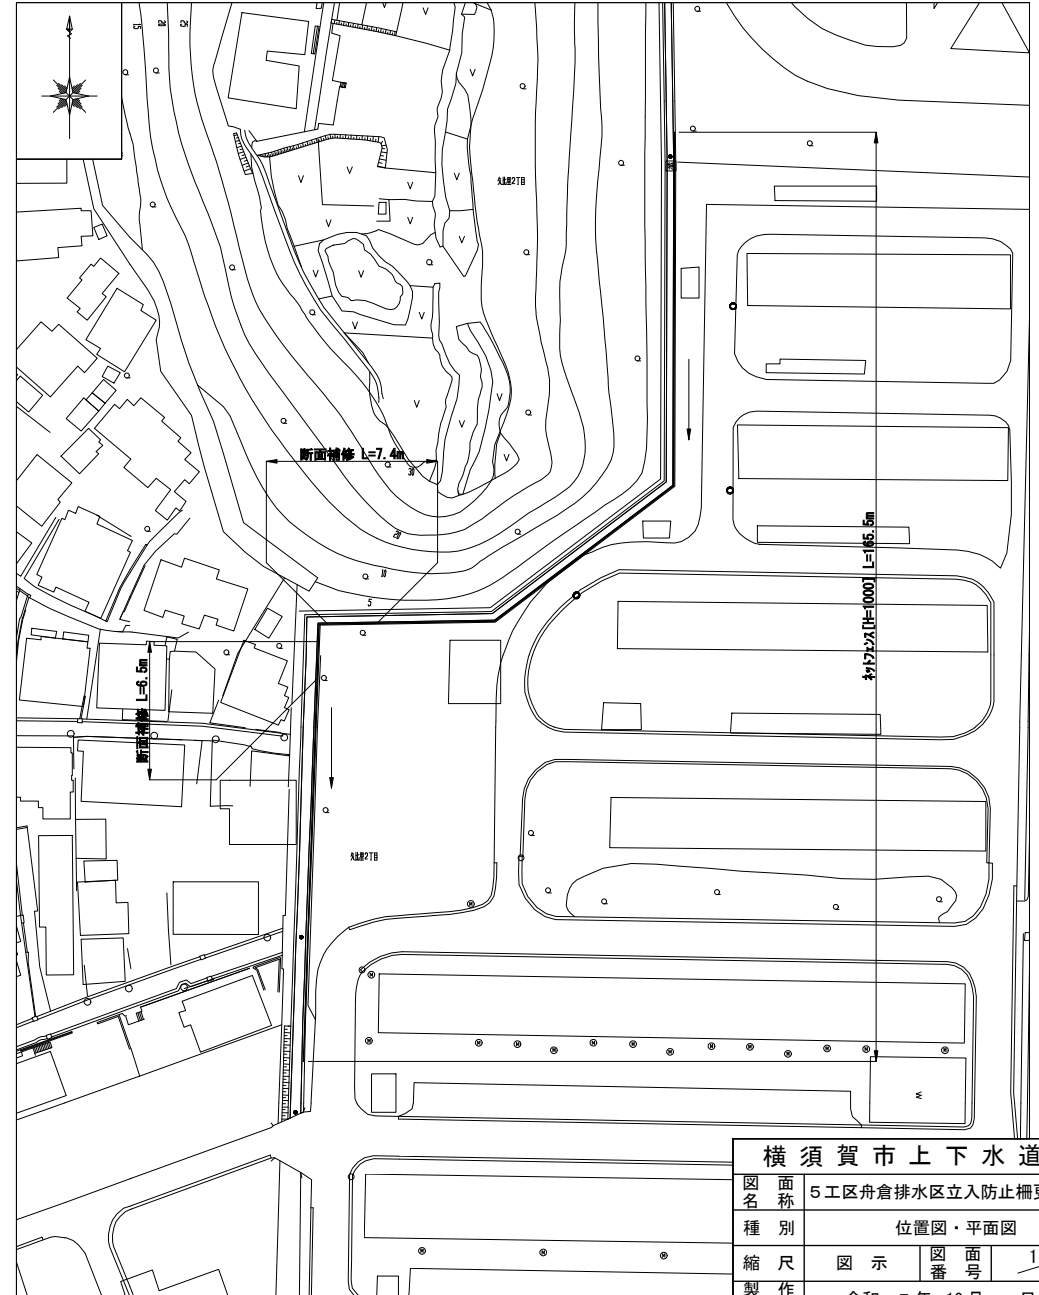

横須賀市久比里2丁目4番地先

横須賀市上下水道局

|     |                   |     |     |
|-----|-------------------|-----|-----|
| 図名  | 5工区舟倉排水区立入防止柵更新工事 |     |     |
| 種別  | 位置図・平面図           |     |     |
| 縮尺  | 図示                | 図番号 | 1/2 |
| 製作年 | 令和 5年 10月 日       |     |     |
| 課長  | 係長                | 担当者 | 設計者 |

構造図

参考図




ネットフェンス u:mm

フェンス基礎ブロック u:mm


正面図 S=1:20

側面図 S=1:20

S=1:5

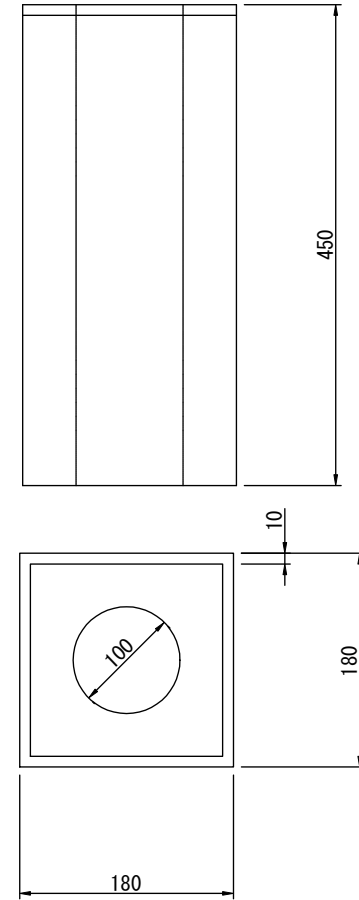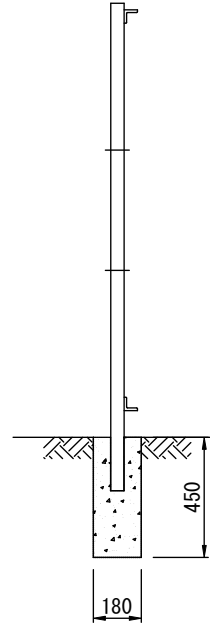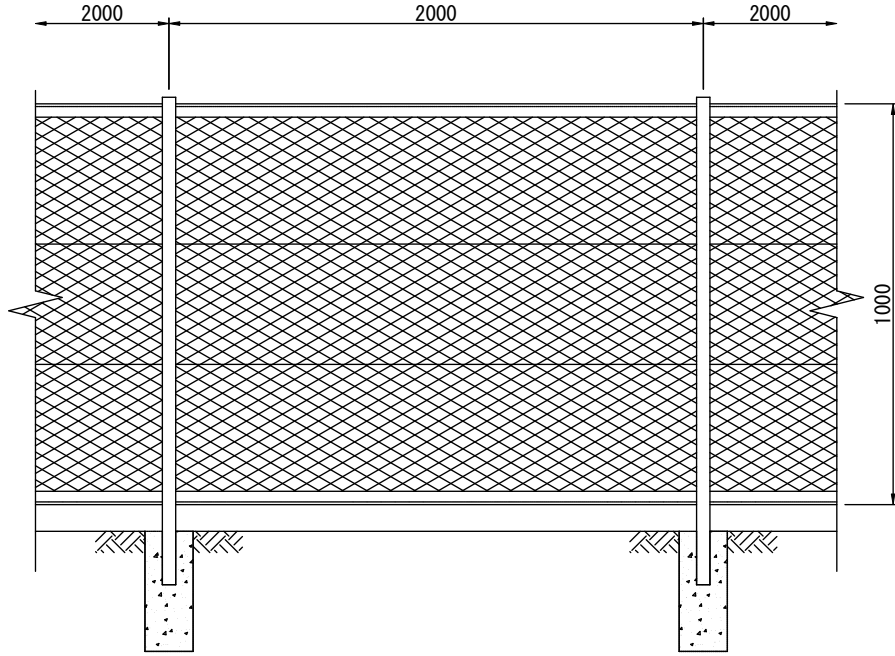

断面補修 標準断面図 S=1:20

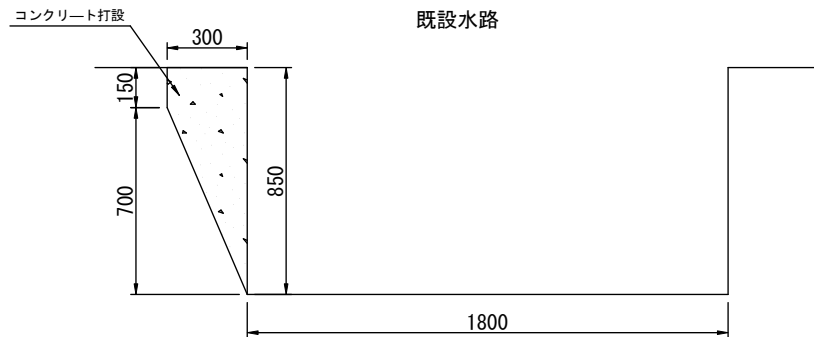

横須賀市上下水道局

|     |                   |     |     |
|-----|-------------------|-----|-----|
| 図名  | 5工区舟倉排水区立入防止柵更新工事 |     |     |
| 種別  | 構造図               |     |     |
| 縮尺  | 図示                | 図番号 | 2/2 |
| 製作年 | 令和 5年 10月 日       |     |     |
| 課長  | 係長                | 担当者 | 設計者 |