



平面図 S=1/300

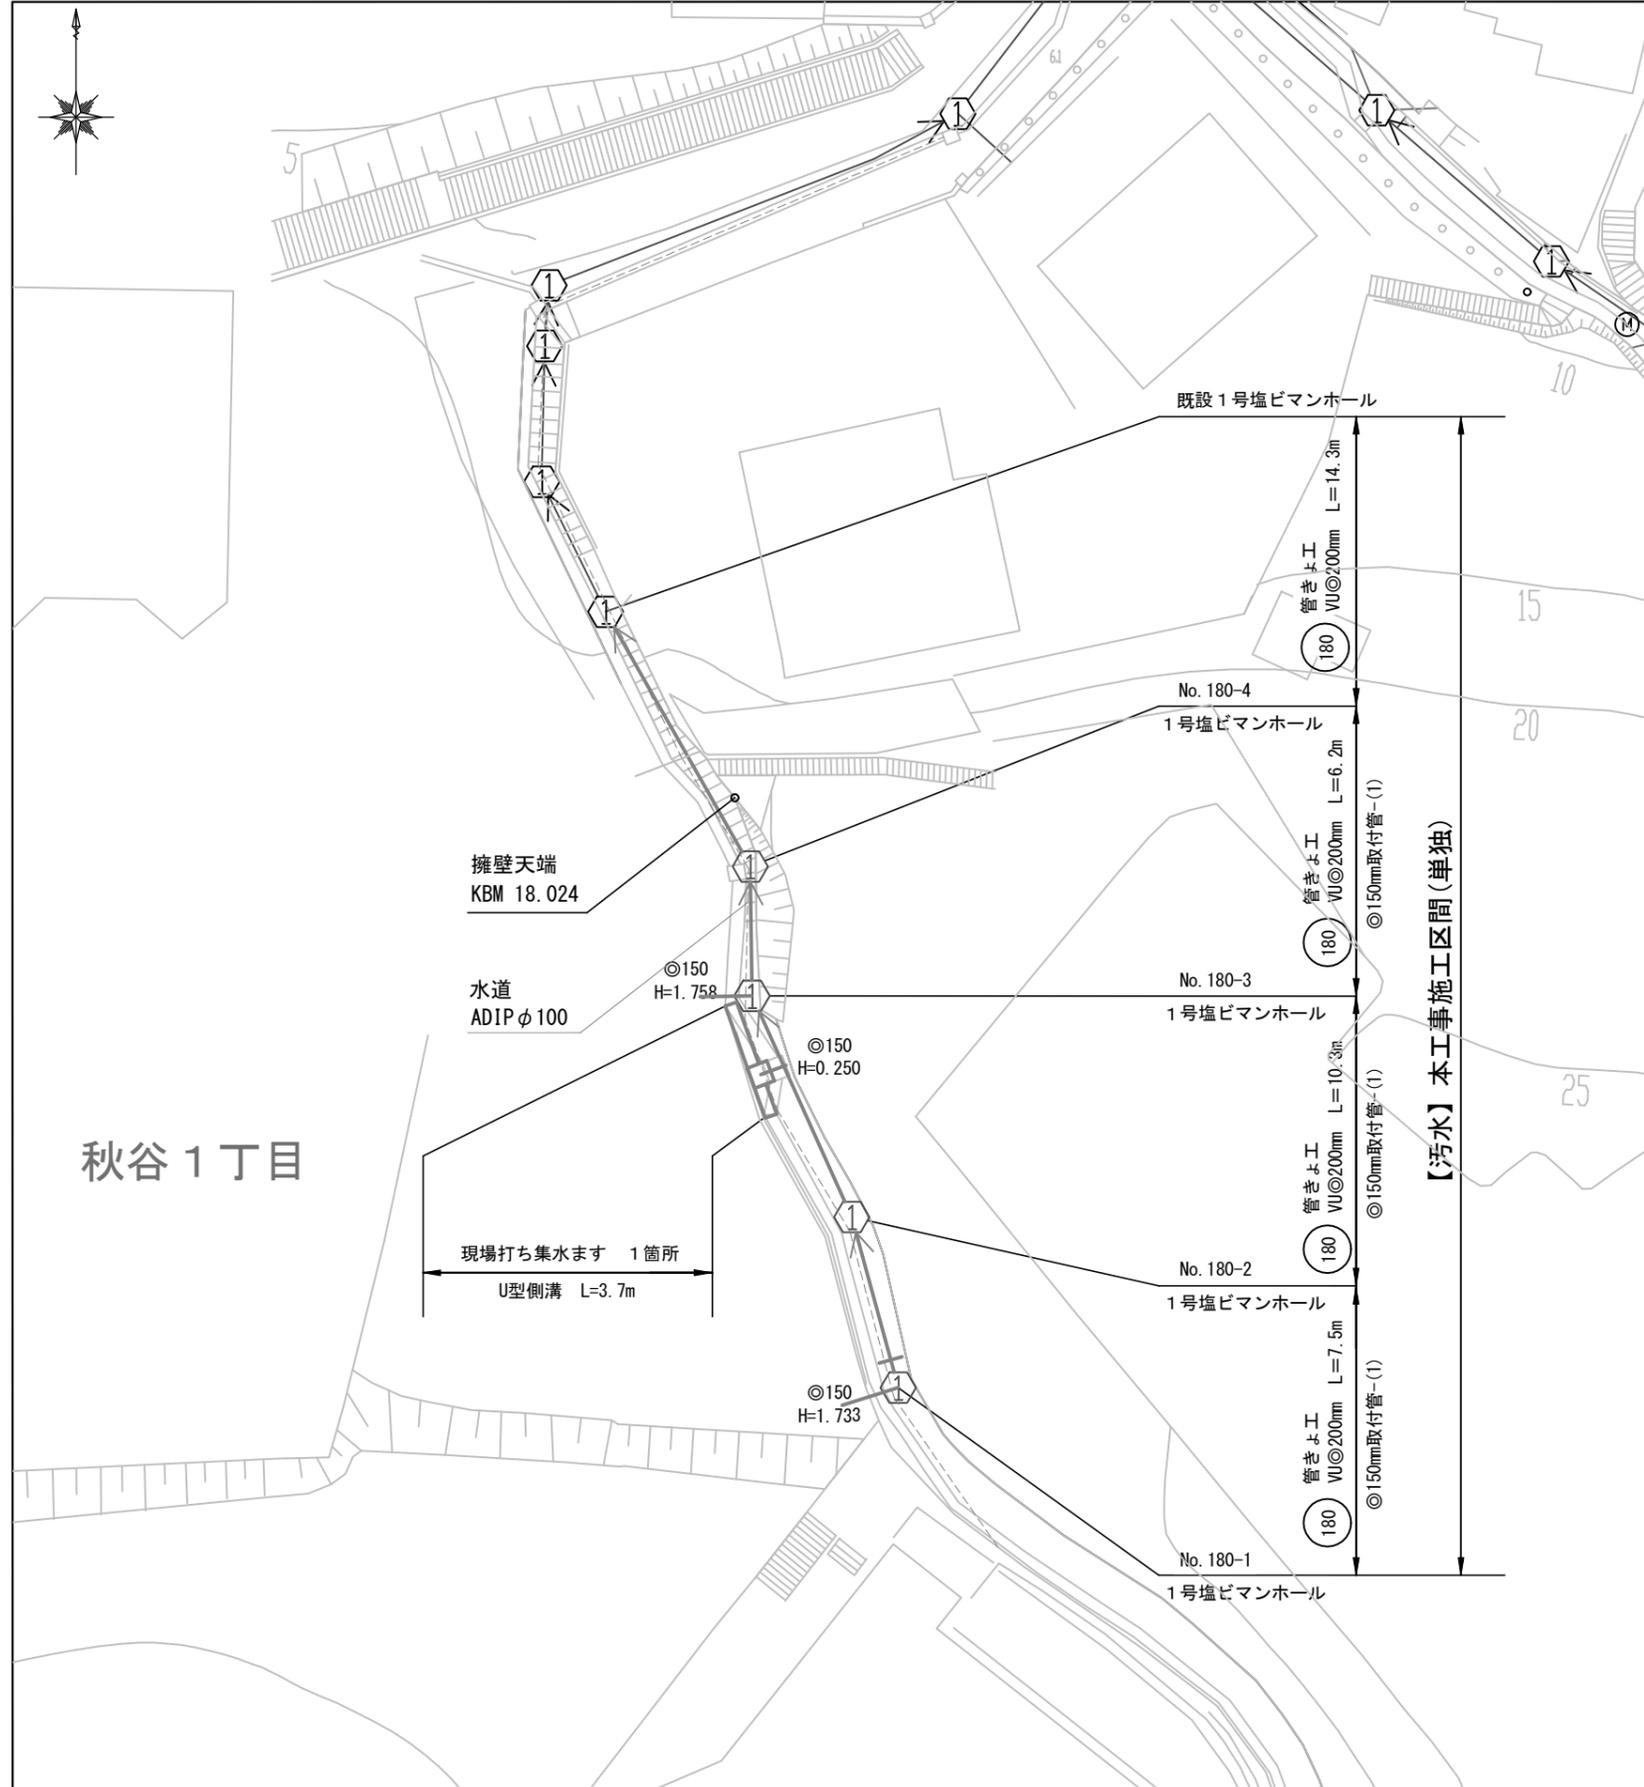

位置図 S=1/5,000

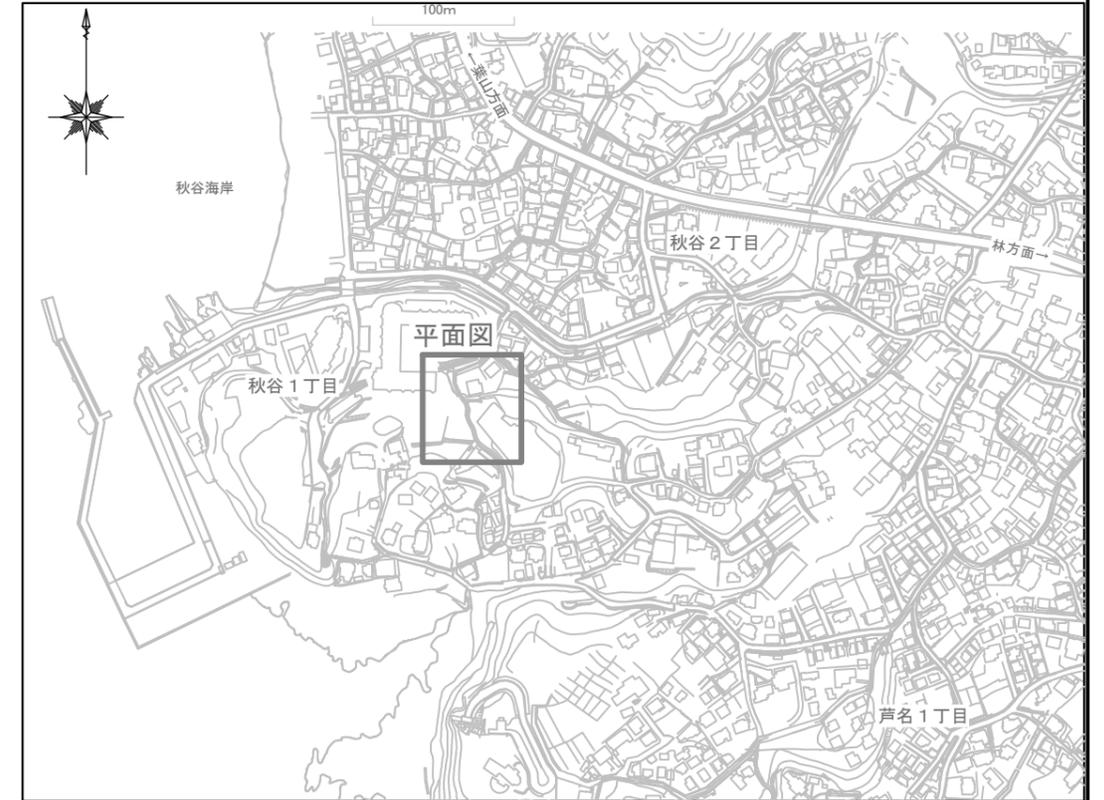


施工場所:横須賀市秋谷1丁目10番地先

秋谷1丁目

横須賀市上下水道局				
工事名称	14-1工区大楠地区汚水枝線180号築造工事			
図面名称	位置図、平面図			
縮尺	図示	図番	面号	1 / 3
製作年	令和 5年 11月			
課長	係長	担当者	設計者	

縦断面図 縦 1:200  
横 1:600

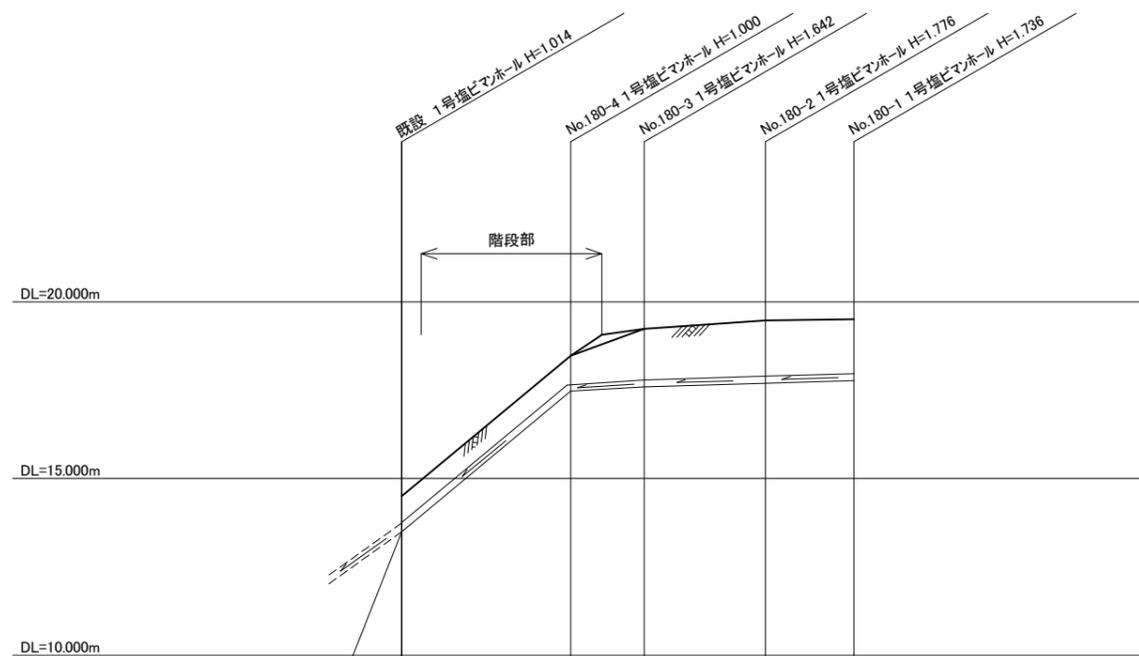






土留め
基礎
管径
勾配
延長

本工事施工区間			
矢板 なし	矢板 H2.0m 支保工 1段	矢板 H2.5m 支保工 1段	
改良土基礎			
VUφ200			
278.6%	19.1%	10.0%	10.0%
14.30m	6.20m	10.30m	7.50m

地盤高
土被り
管底高
床掘高
追加距離




14.502	18.473	19.234	19.471	19.506
0.806	0.792	1.434	1.568	1.528
13.488	17.473	17.592	17.695	17.770
13.380	17.365	17.484	17.587	17.662
0.00	14.30	20.50	30.80	38.30

横断面図 S=1/100

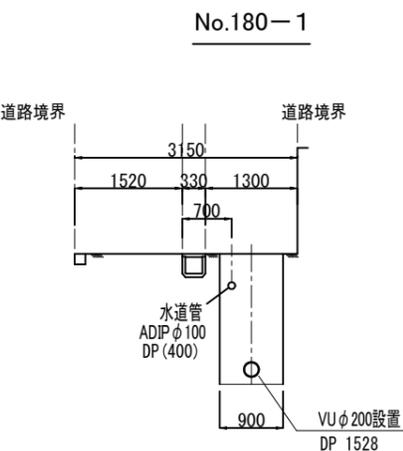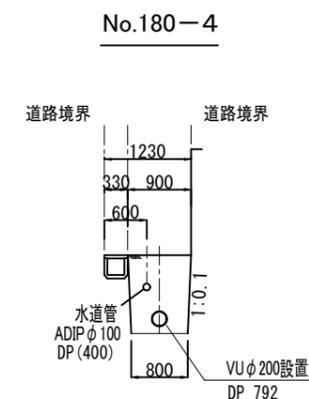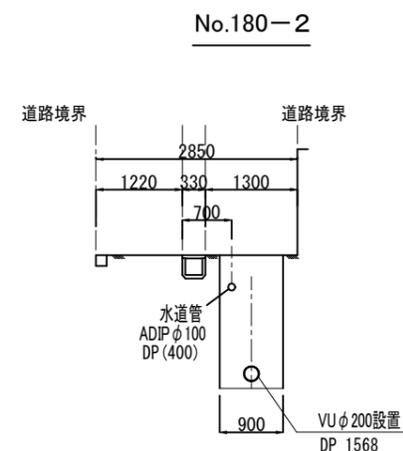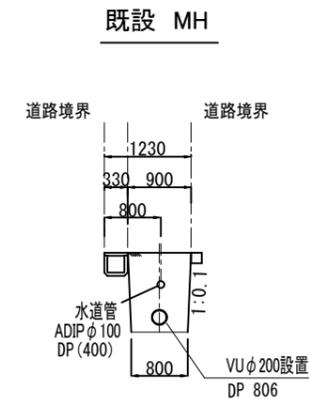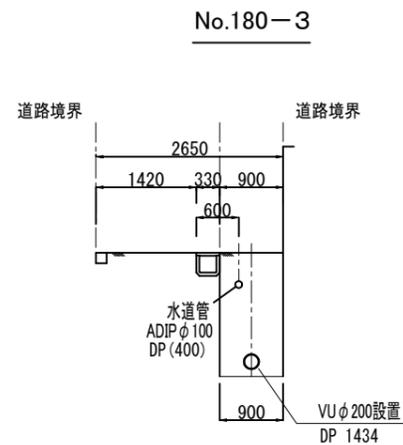


横須賀市上下水道局				
工事名称	14-1工区大楠地区污水枝線180号築造工事			
図面名称	縦断面図、横断面図			
縮尺	図示	図番	面号	2 / 3
製作年	令和 5年 11月			
課長		係長	担当者	設計者

現場打ち集水ます  
内径400×500(T-14)

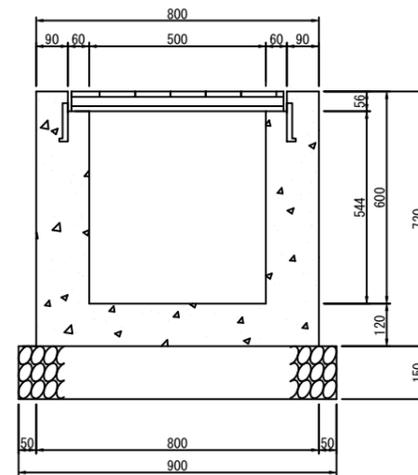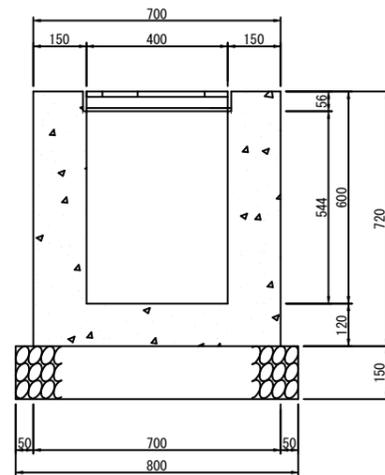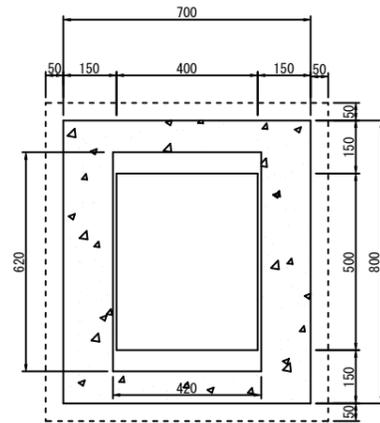


U型側溝(240)

モルタル基礎

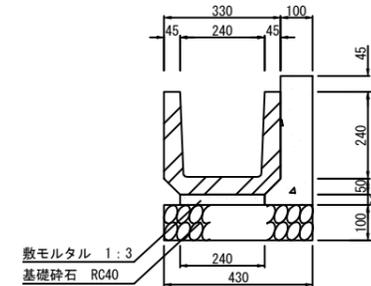

側溝用甲蓋(240)

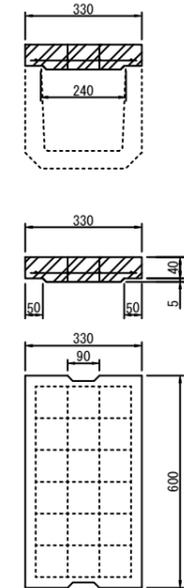

横須賀市上下水道局

工事名称	14-1工区大楠地区污水枝線180号築造工事		
図面名称	構造図		
縮尺	図示	図番	3 / 3
製作年	令和 5年 11月		
課長	係長	担当者	設計者