




平 面 図 縮尺 1:200

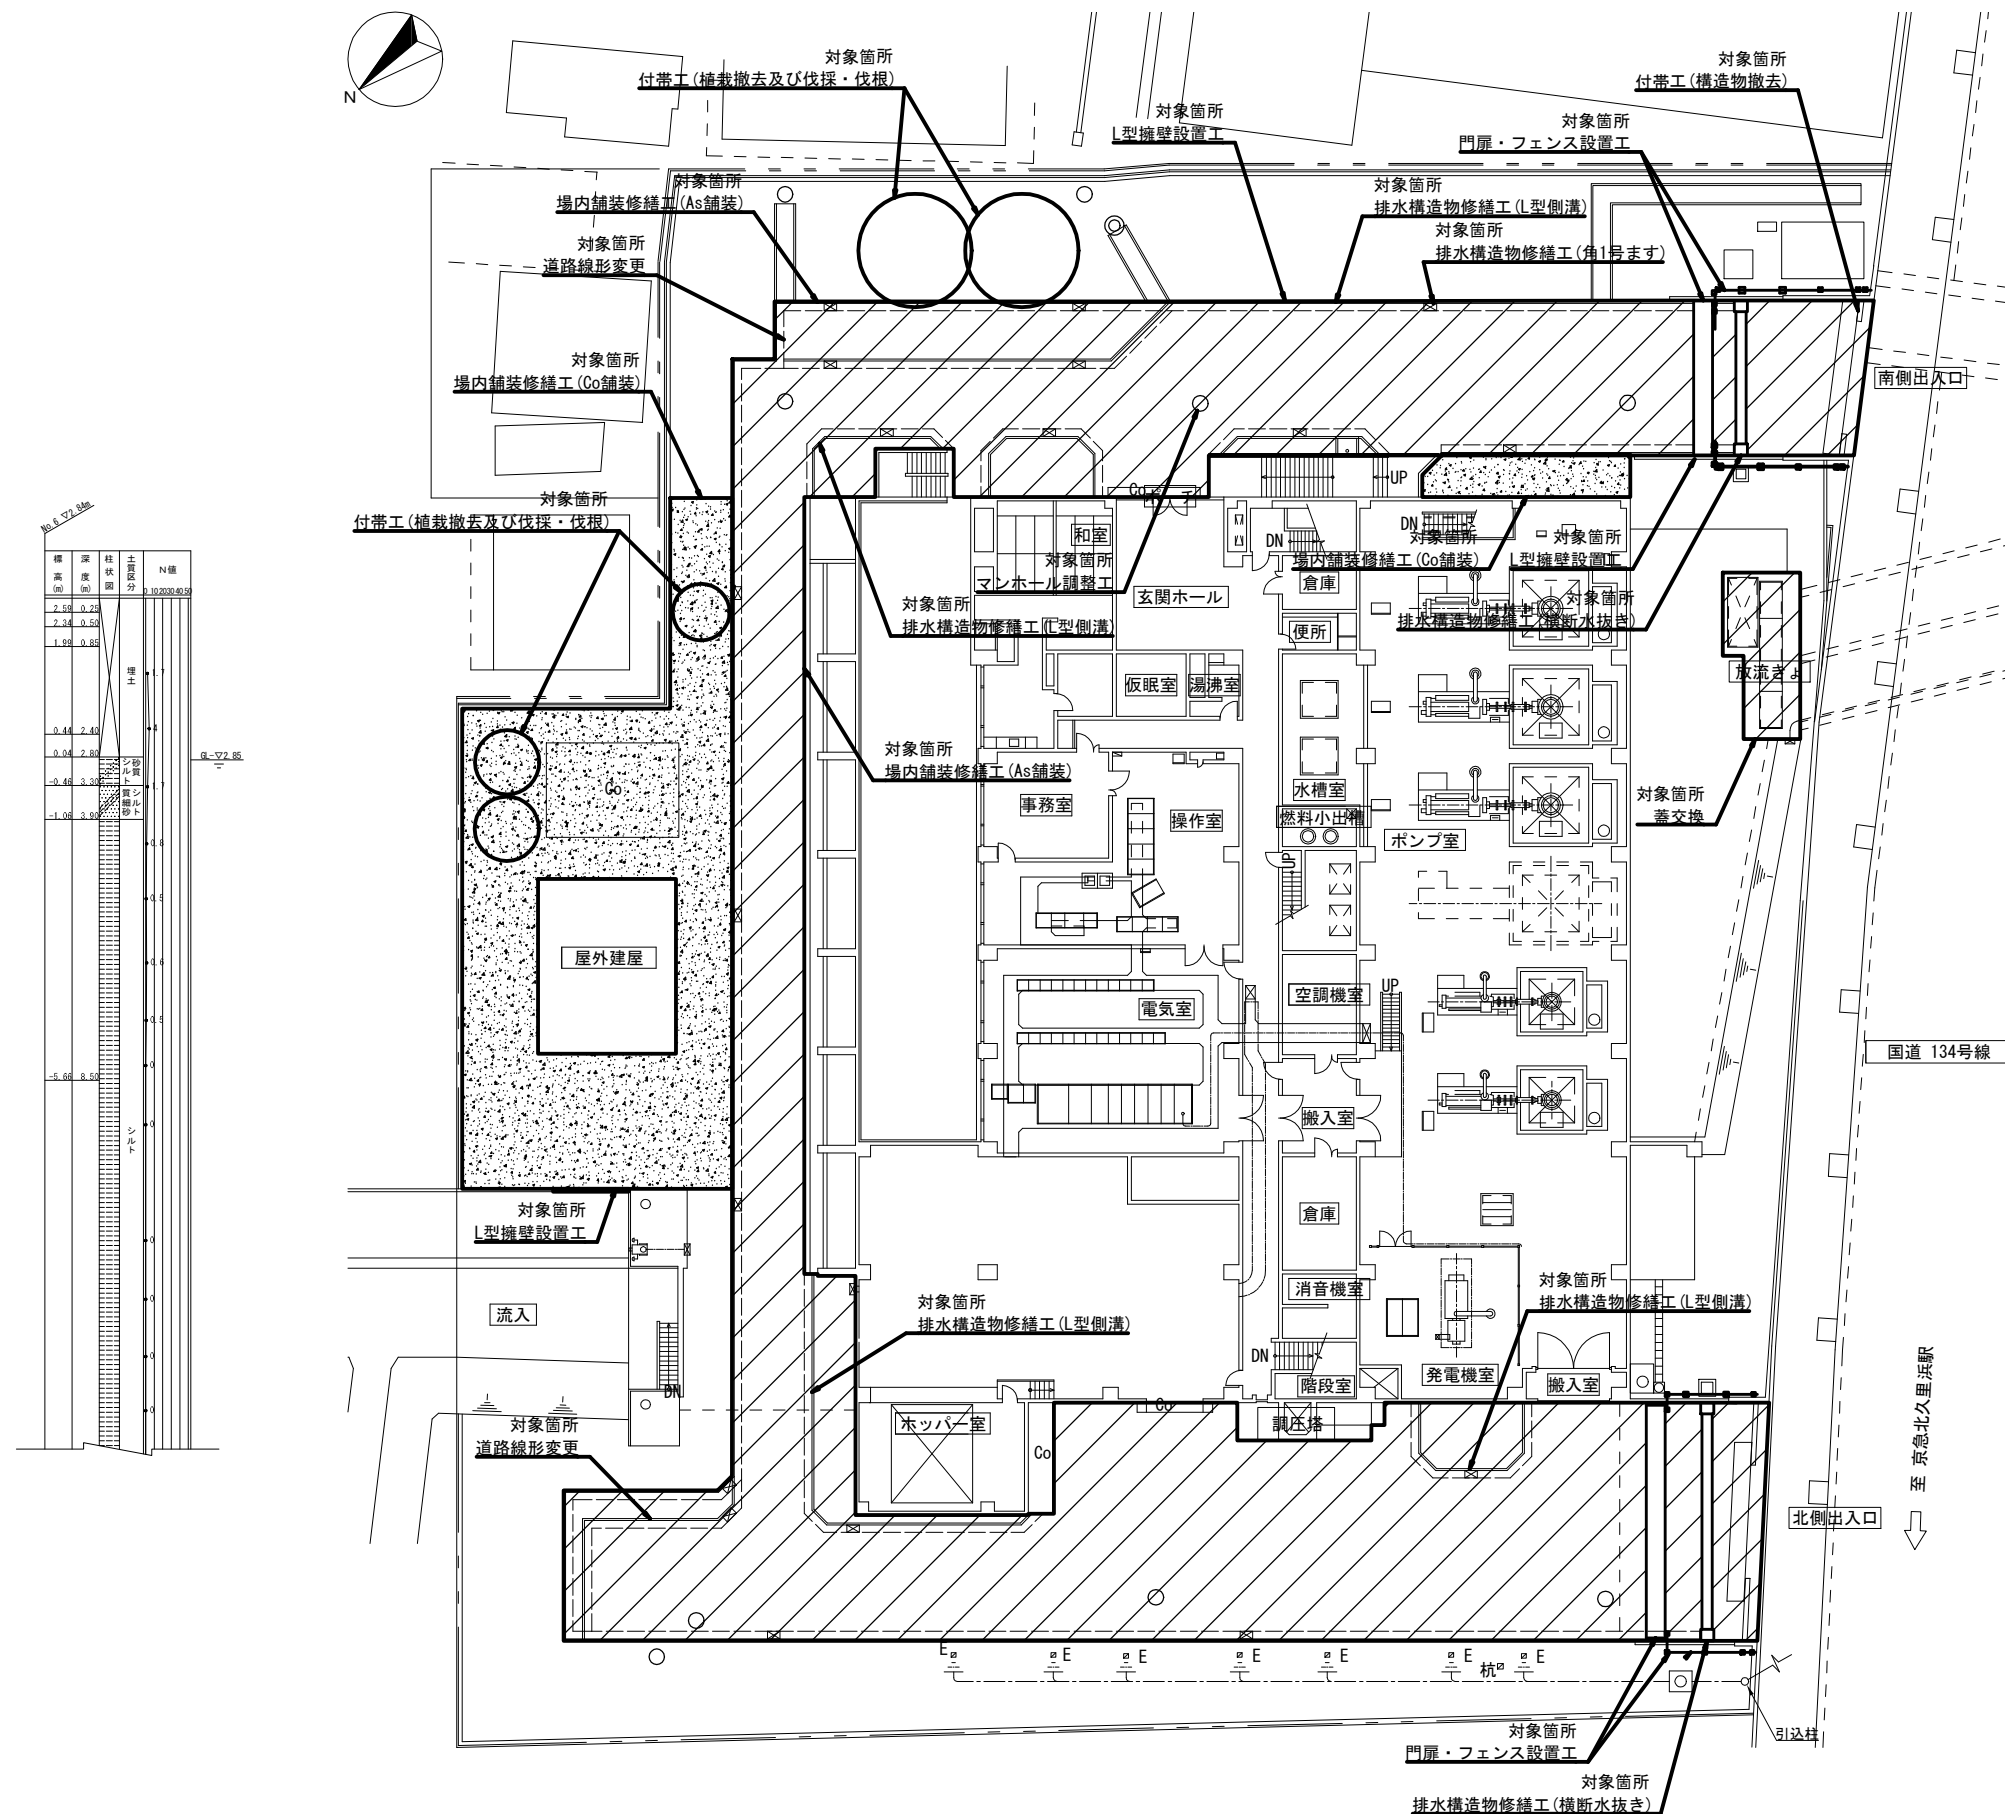

工事概要		図面番号 ○/31
場内舗装修繕工		
車道舗装修繕 As舗装	1238.42m ²	3
歩道舗装修繕 Co舗装	370.30m ²	3
排水構造物修繕工		
L型側溝撤去	250.6m	13
L型側溝設置	199.1m	14
角1号ます撤去	10基	13
角1号ます蓋撤去(嵩上げ)	1基	13
角1号ます蓋撤去	3基	13
角1号ます復旧	6基	14
角1号ます復旧(嵩上げ)	1基	14
角1号ます蓋交換	3基	14
取付管撤去(φ150、VU)	15.61m	13
取付管撤去(φ200、VU)	1.70m	13
取付管復旧(φ150、VU)	4箇所	14
取付管復旧(φ200、VU)	2箇所	14
管口キャップ止め φ150、VU	5箇所	14
プレキャストU型側溝(300B)	L=25.1m	14
現場打側溝(U-300)	L=20.7m	14
現場打集水ます(400×500)	7基	14
横断水抜き撤去・復旧	2箇所	19, 20
排水管新設	5.5m	21
マンホール調整工		
マンホール嵩上げ	9箇所	12
マンホール蓋交換	9箇所	12
L型擁壁設置工		
L型擁壁設置(車道)	131.22m	15, 16
動力式擁壁設置(車道)	2.15m	15, 16
L型擁壁撤去・復旧(南側・東側)	12.70m	17, 18
門扉・フェンス設置工		
門扉設置(北側・南側)	2箇所	26
門扉設置(メッシュフェンス門扉)	3箇所	22, 23
フェンス設置(スチールメッシュフェンス)	21m	22, 23
付帯工(植栽撤去及び伐採・伐根)		
支障木:幹周90cm以上120cm未満(伐採・伐根)	5本	29
付帯工(構造物撤去)		
門壁撤去(H=1.70m~1.65m)	7.70m	29
アルミ門扉撤去(H=1.40m)	16.00m	29

横 須 賀 市 上 下 水 道 局						
工 名	事 称	舟倉第2ポンプ場場内整備工事				
図 名	面 称	平面図				
縮 尺	1:200		図 番	面 号	1/31	
制 年	作 月	令和8年7月		原 図 サ イ ズ	A1	
課 長		主 査		担 当 者		設 計 者

 場内現況平面図 縮尺 1:200

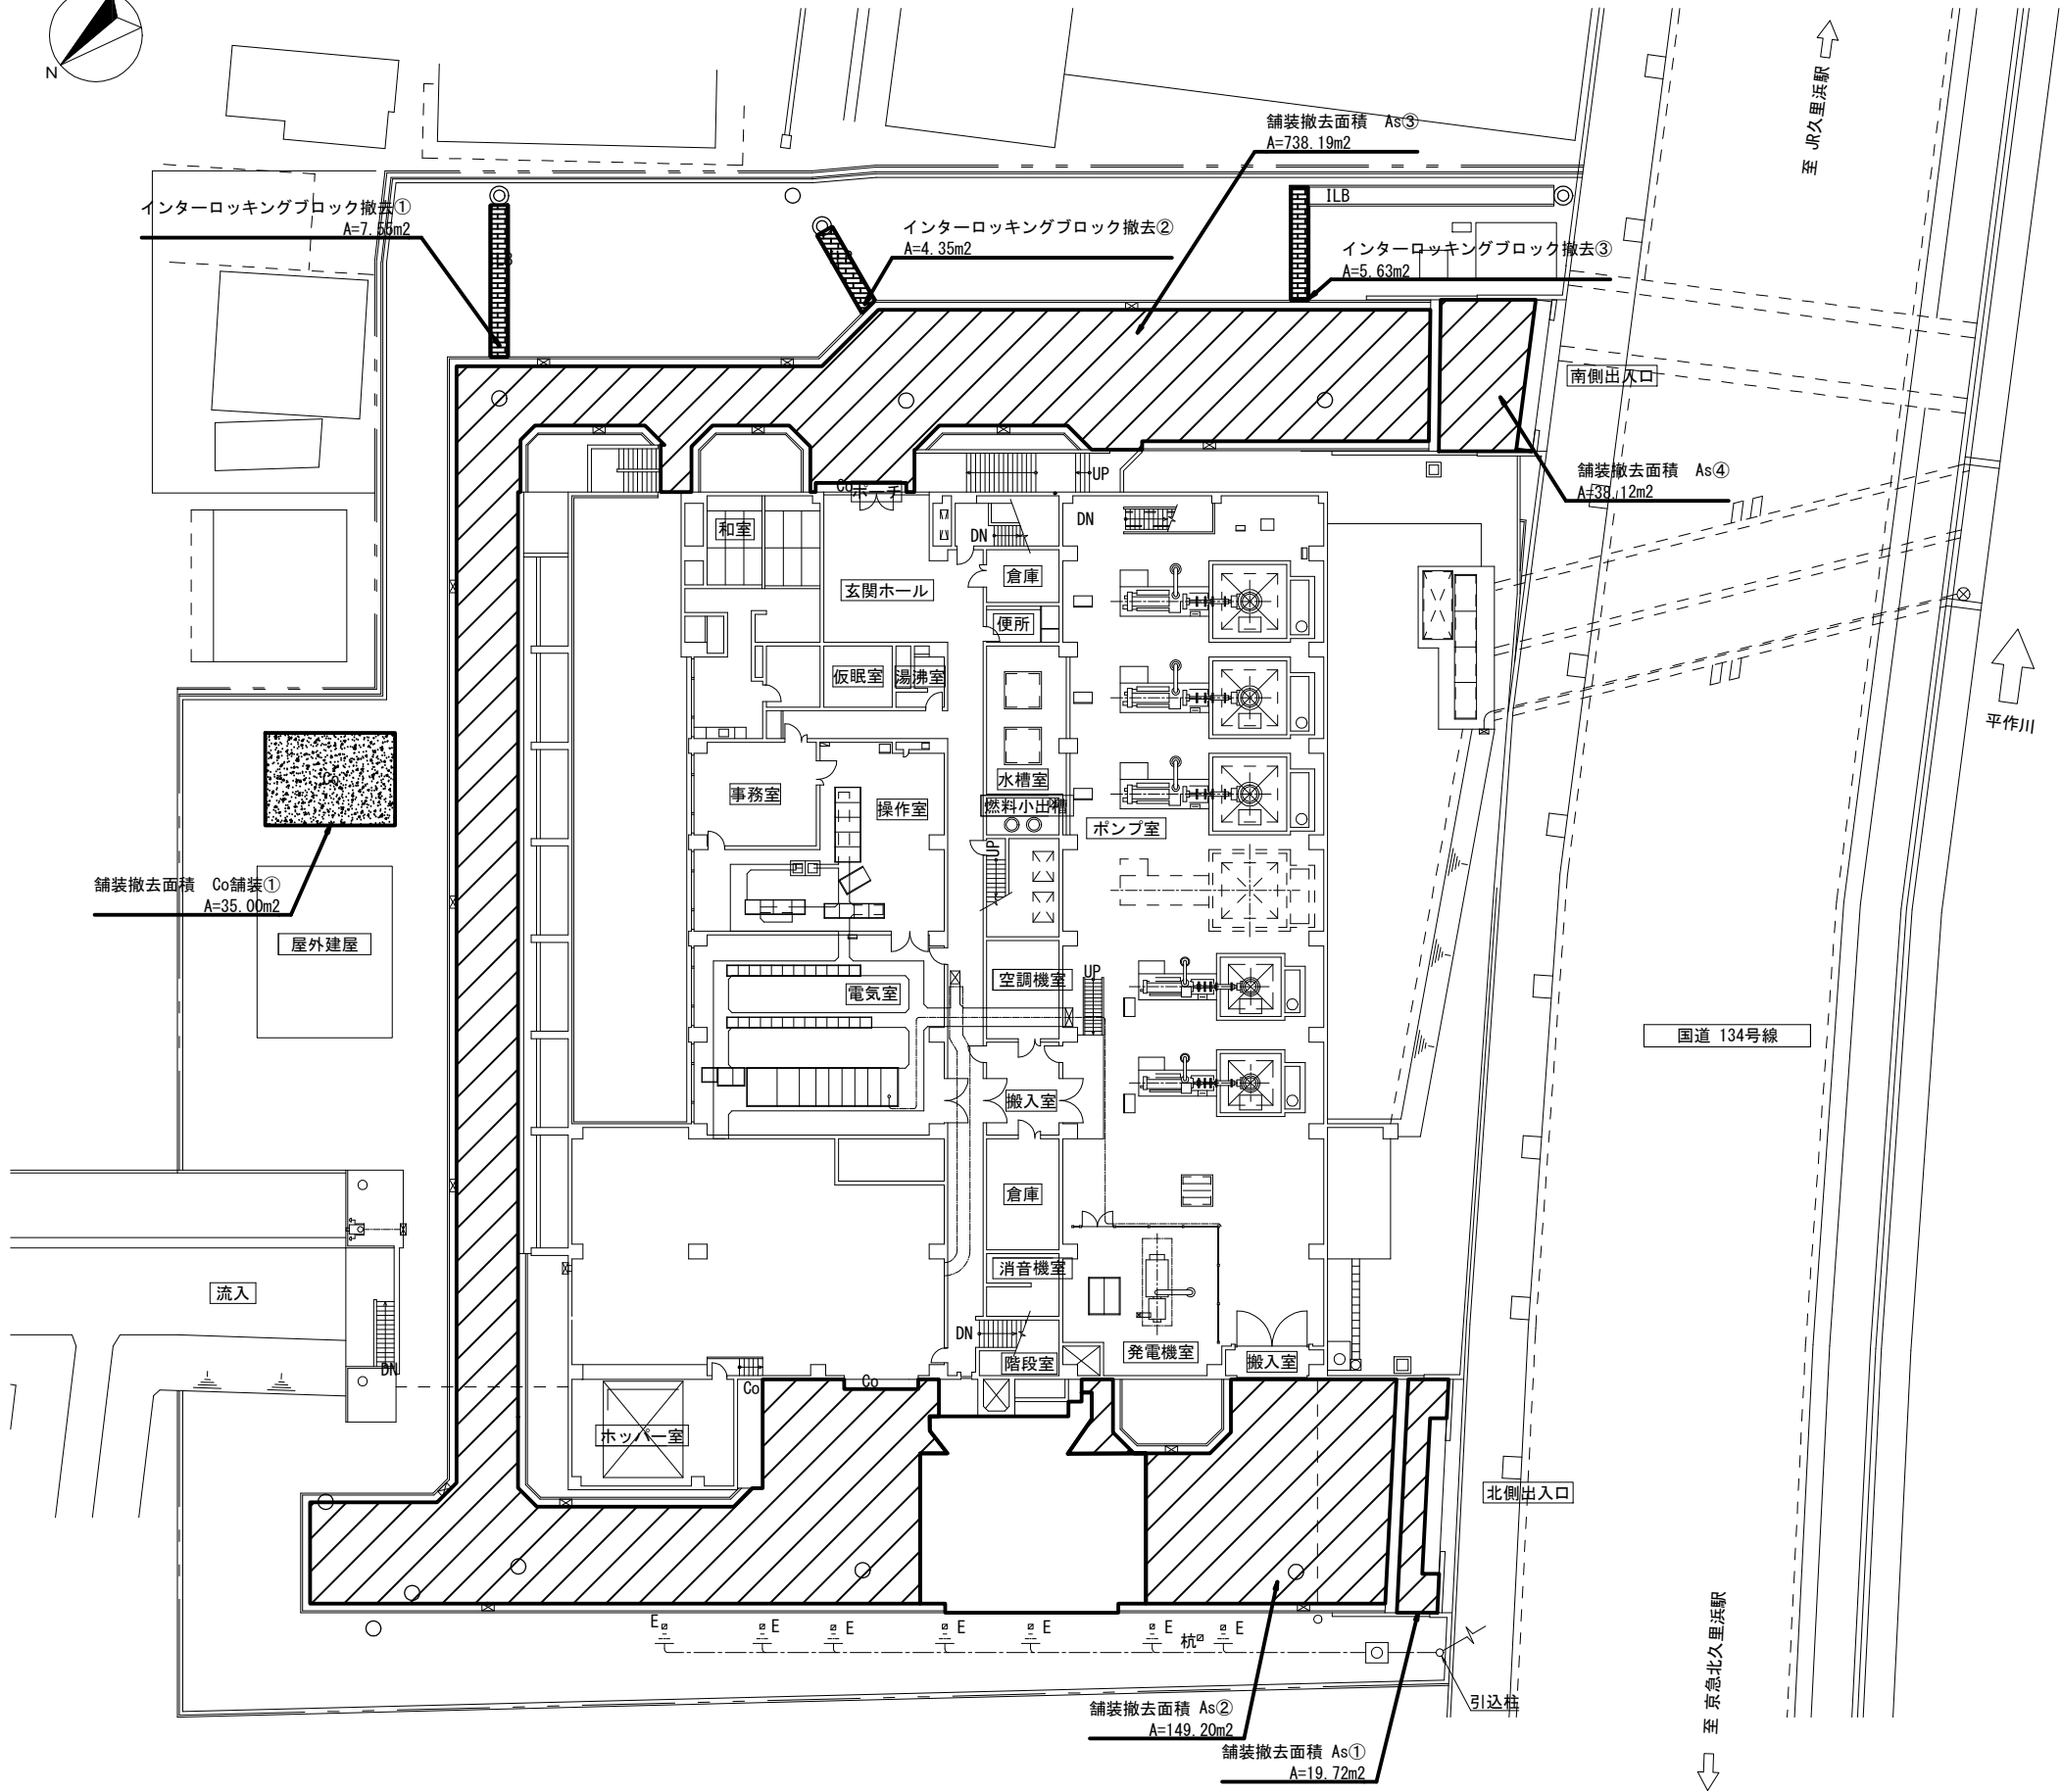


舗装撤去面積

	As 舗装	A=945.23m ²
	インターロッキング舗装	A= 17.53m ²
	Co舗装	A= 35.00m ²

横須賀市上下水道局

工 事 名 称	舟倉第2ポンプ場場内整備工事				
図 名	場内現況平面図				
縮 尺	1:200	図 番	面 号	2/31	
制 作 年 月	令和8年7月	原 図	図 尺	A1	
課 長	主 査	担 当 者	設 計 者		

場内整備平面図 縮尺 1:200

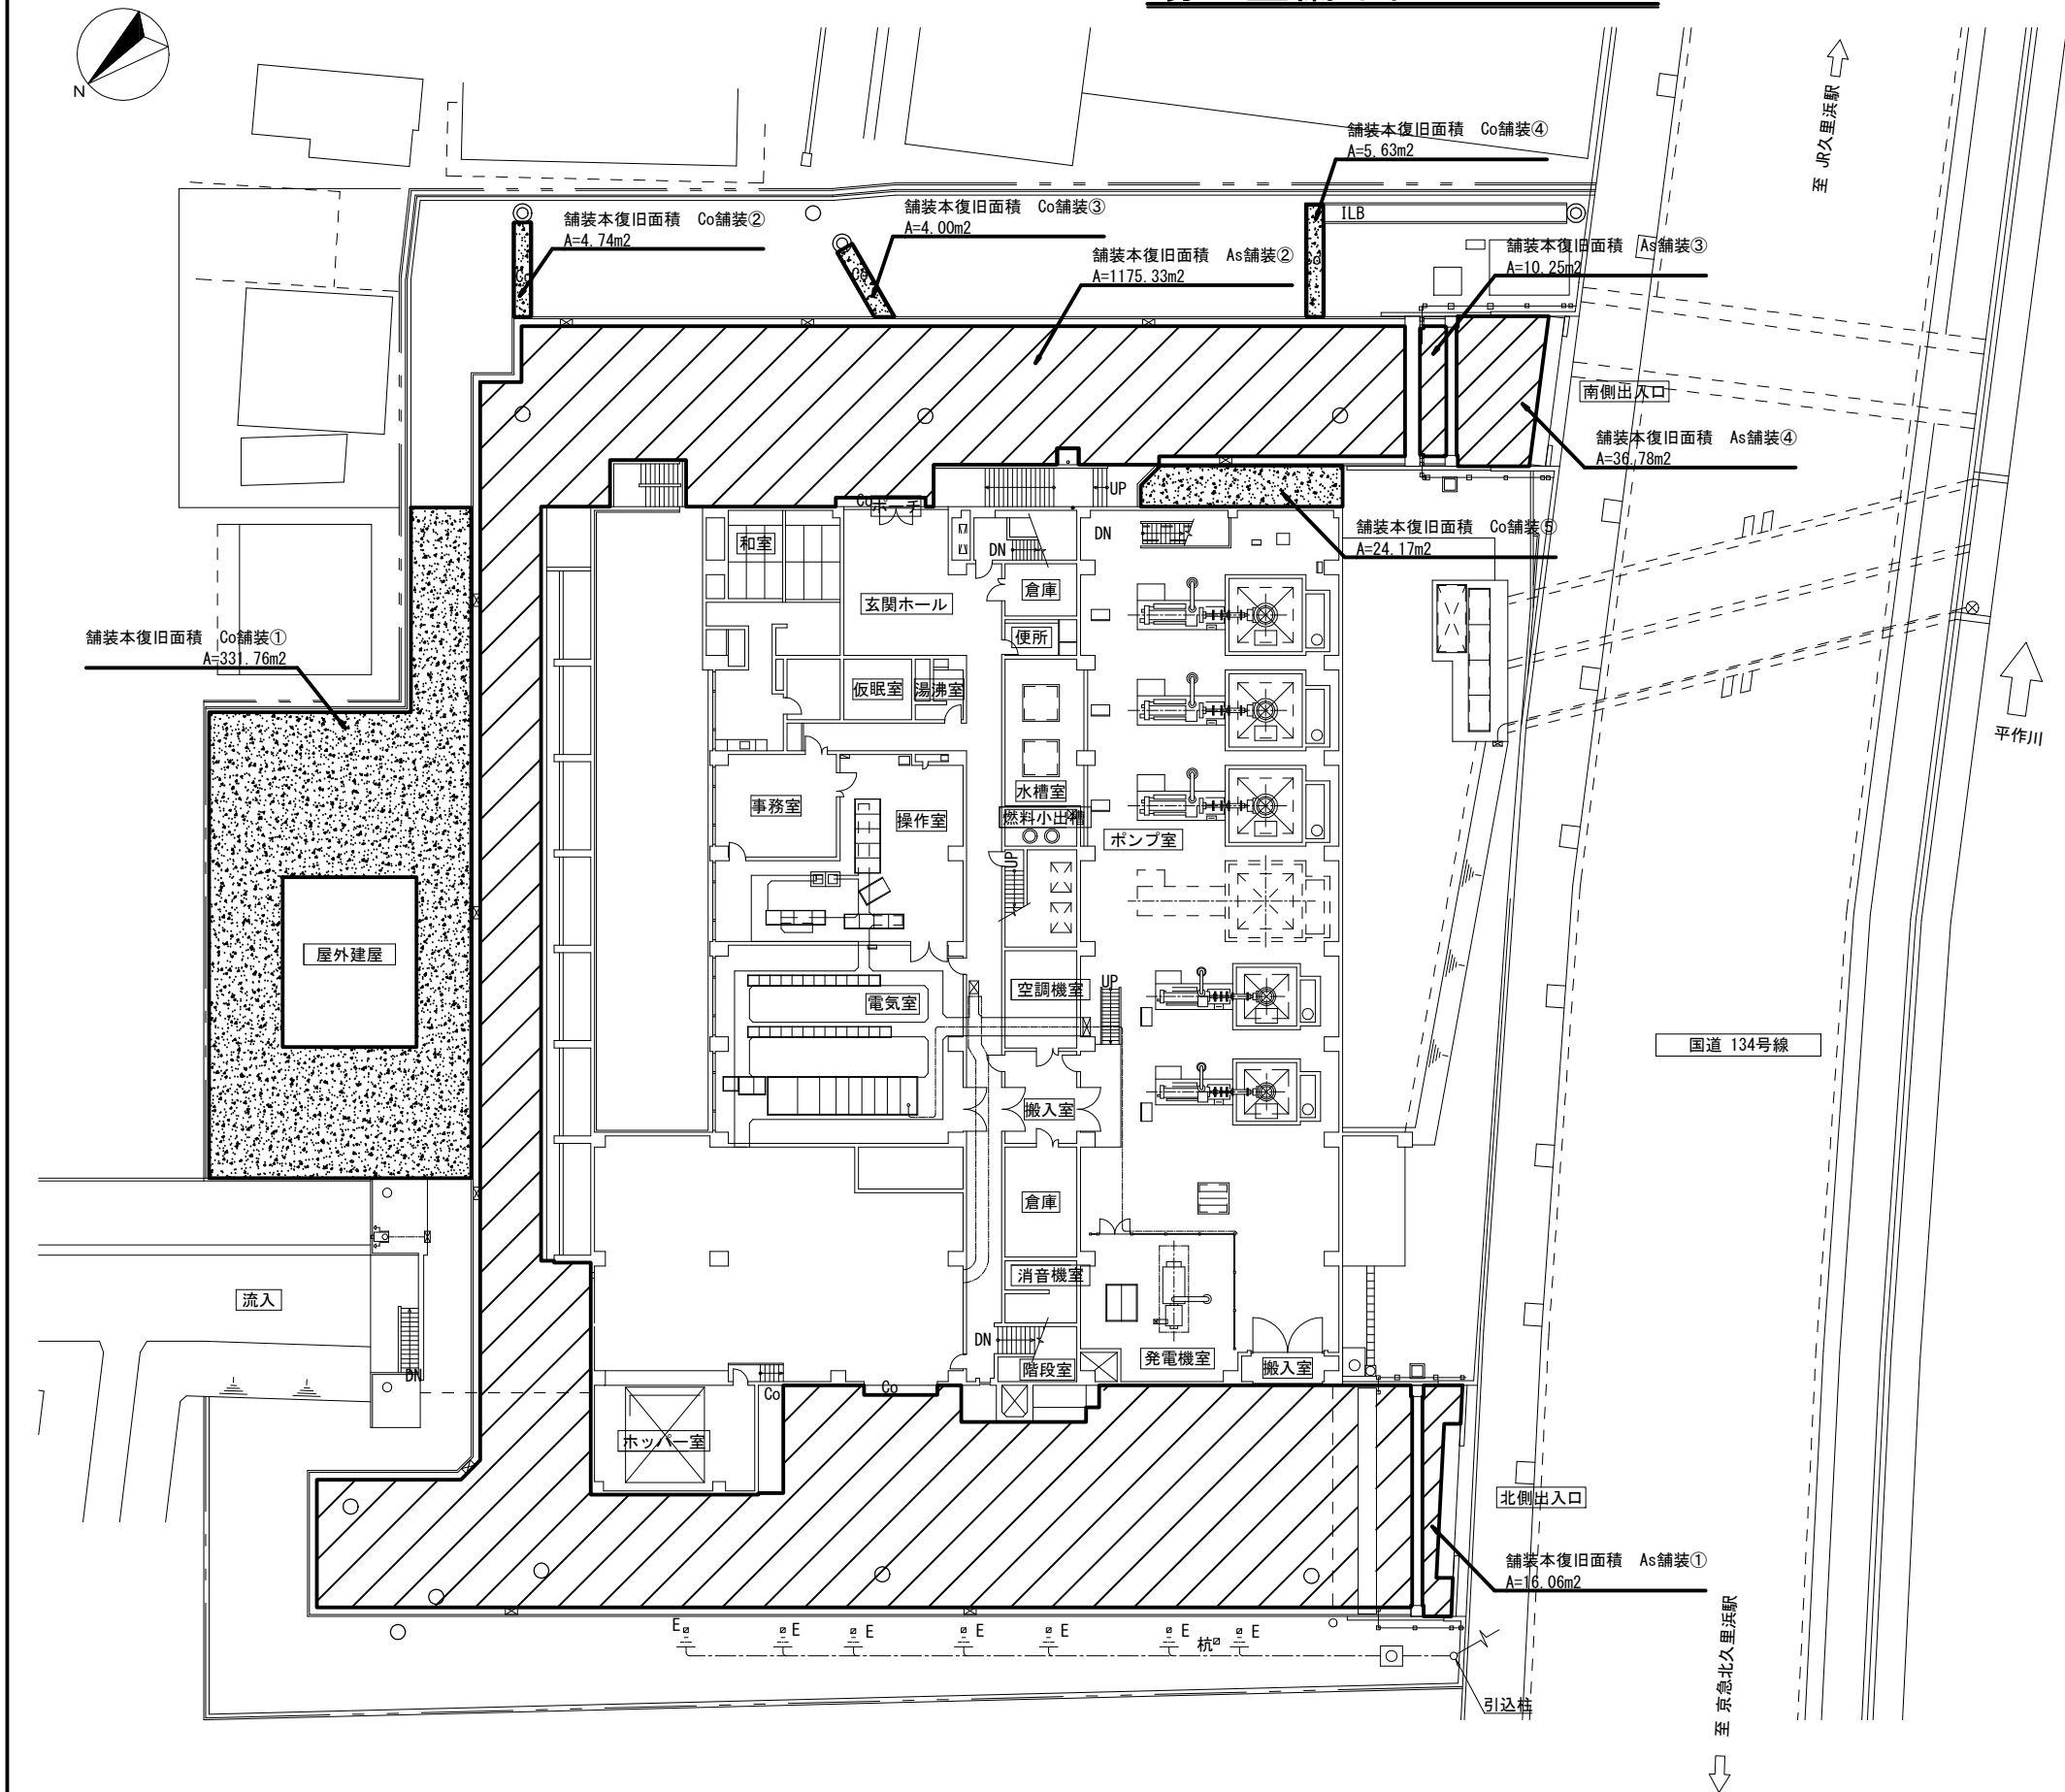


舗装復旧面積		
	As 舗装	A=1238.42m2
	Co 舗装	A= 370.30m2

横須賀市上下水道局

工 事 名 称	舟倉第2ポンプ場場内整備工事			
図 名	場内整備平面図			
縮 尺	1:200	図 番	面 号	3/31
制 作 年 月	令和8年7月	原 図	図 名	A1
課 長		主 査	担 当 者	設 計 者

場内測点平面図 縮尺 1:200

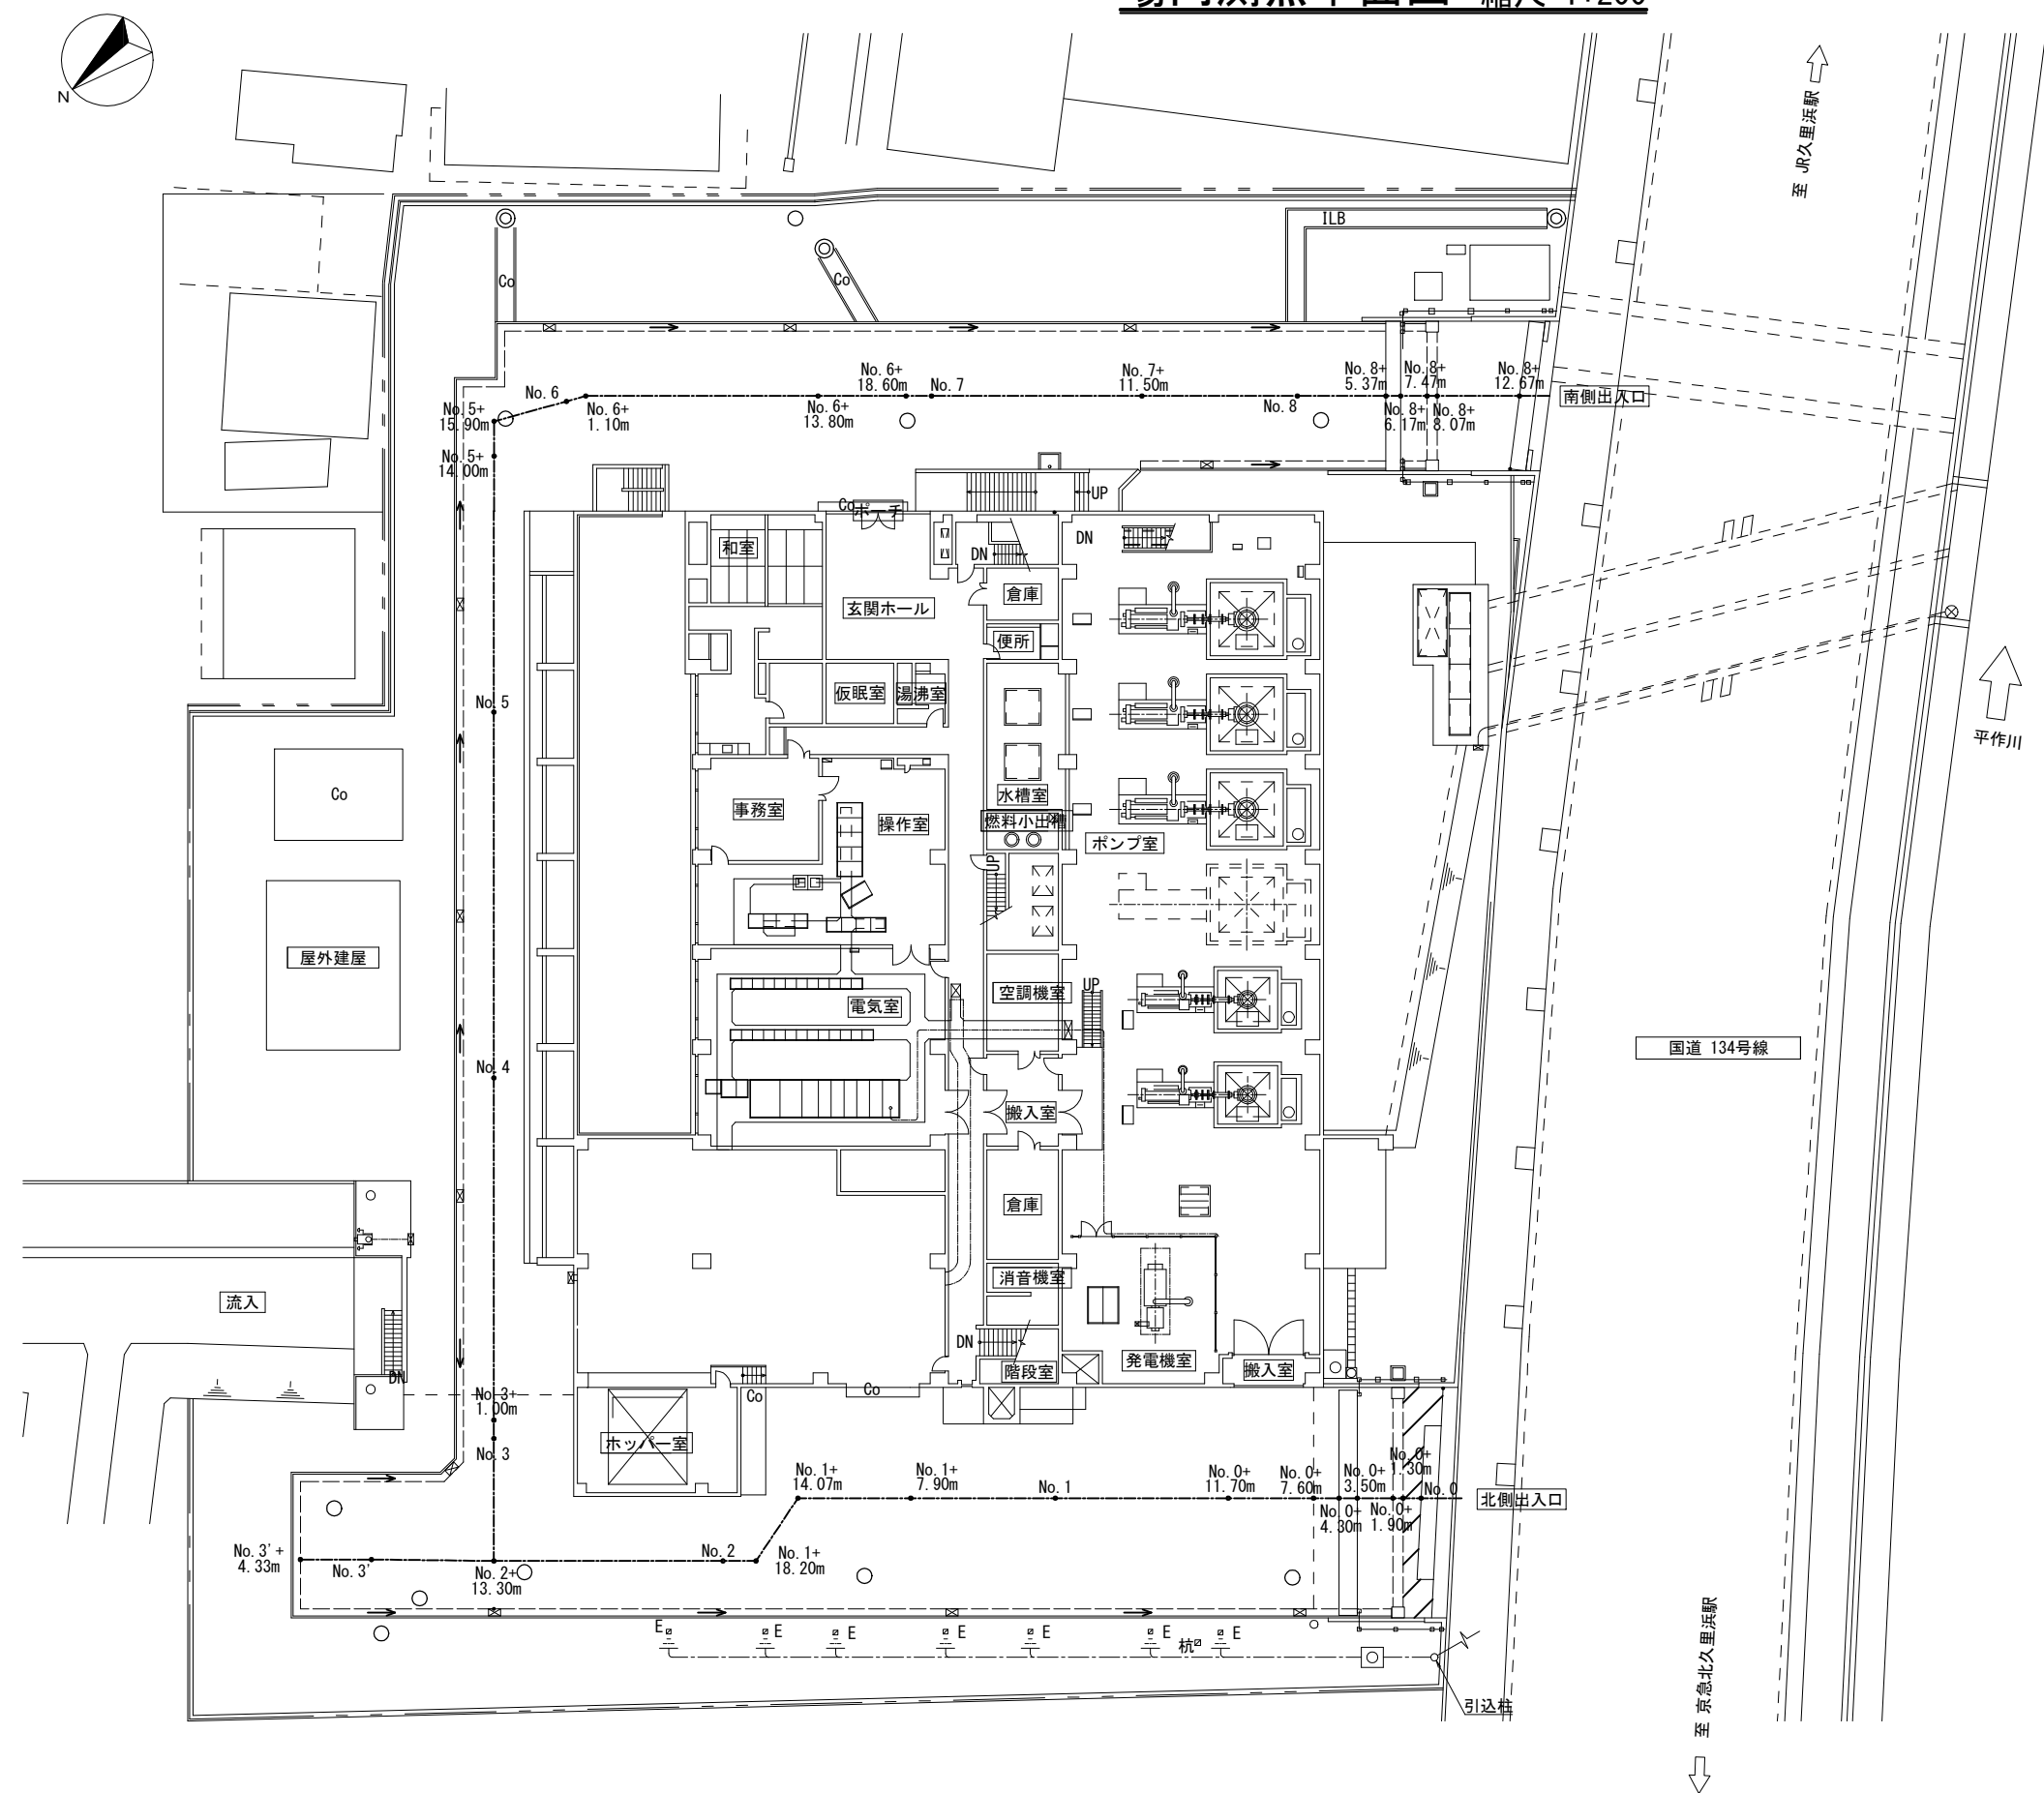


凡 例	
——	道路中心線
→	雨水排水流下方向

横 須 賀 市 上 下 水 道 局

工 事 名 称	舟倉第2ポンプ場場内整備工事			
図 面 名 称	場内測点平面図			
縮 尺	1:200	図 番	面 号	4/31
制 作 年 月	令和8年7月	原 図	サ イ ズ	A1
課 長	主 査	担 当 者	設 計 者	


場内整備縦断面図 縮尺 縦1:100 横1:400

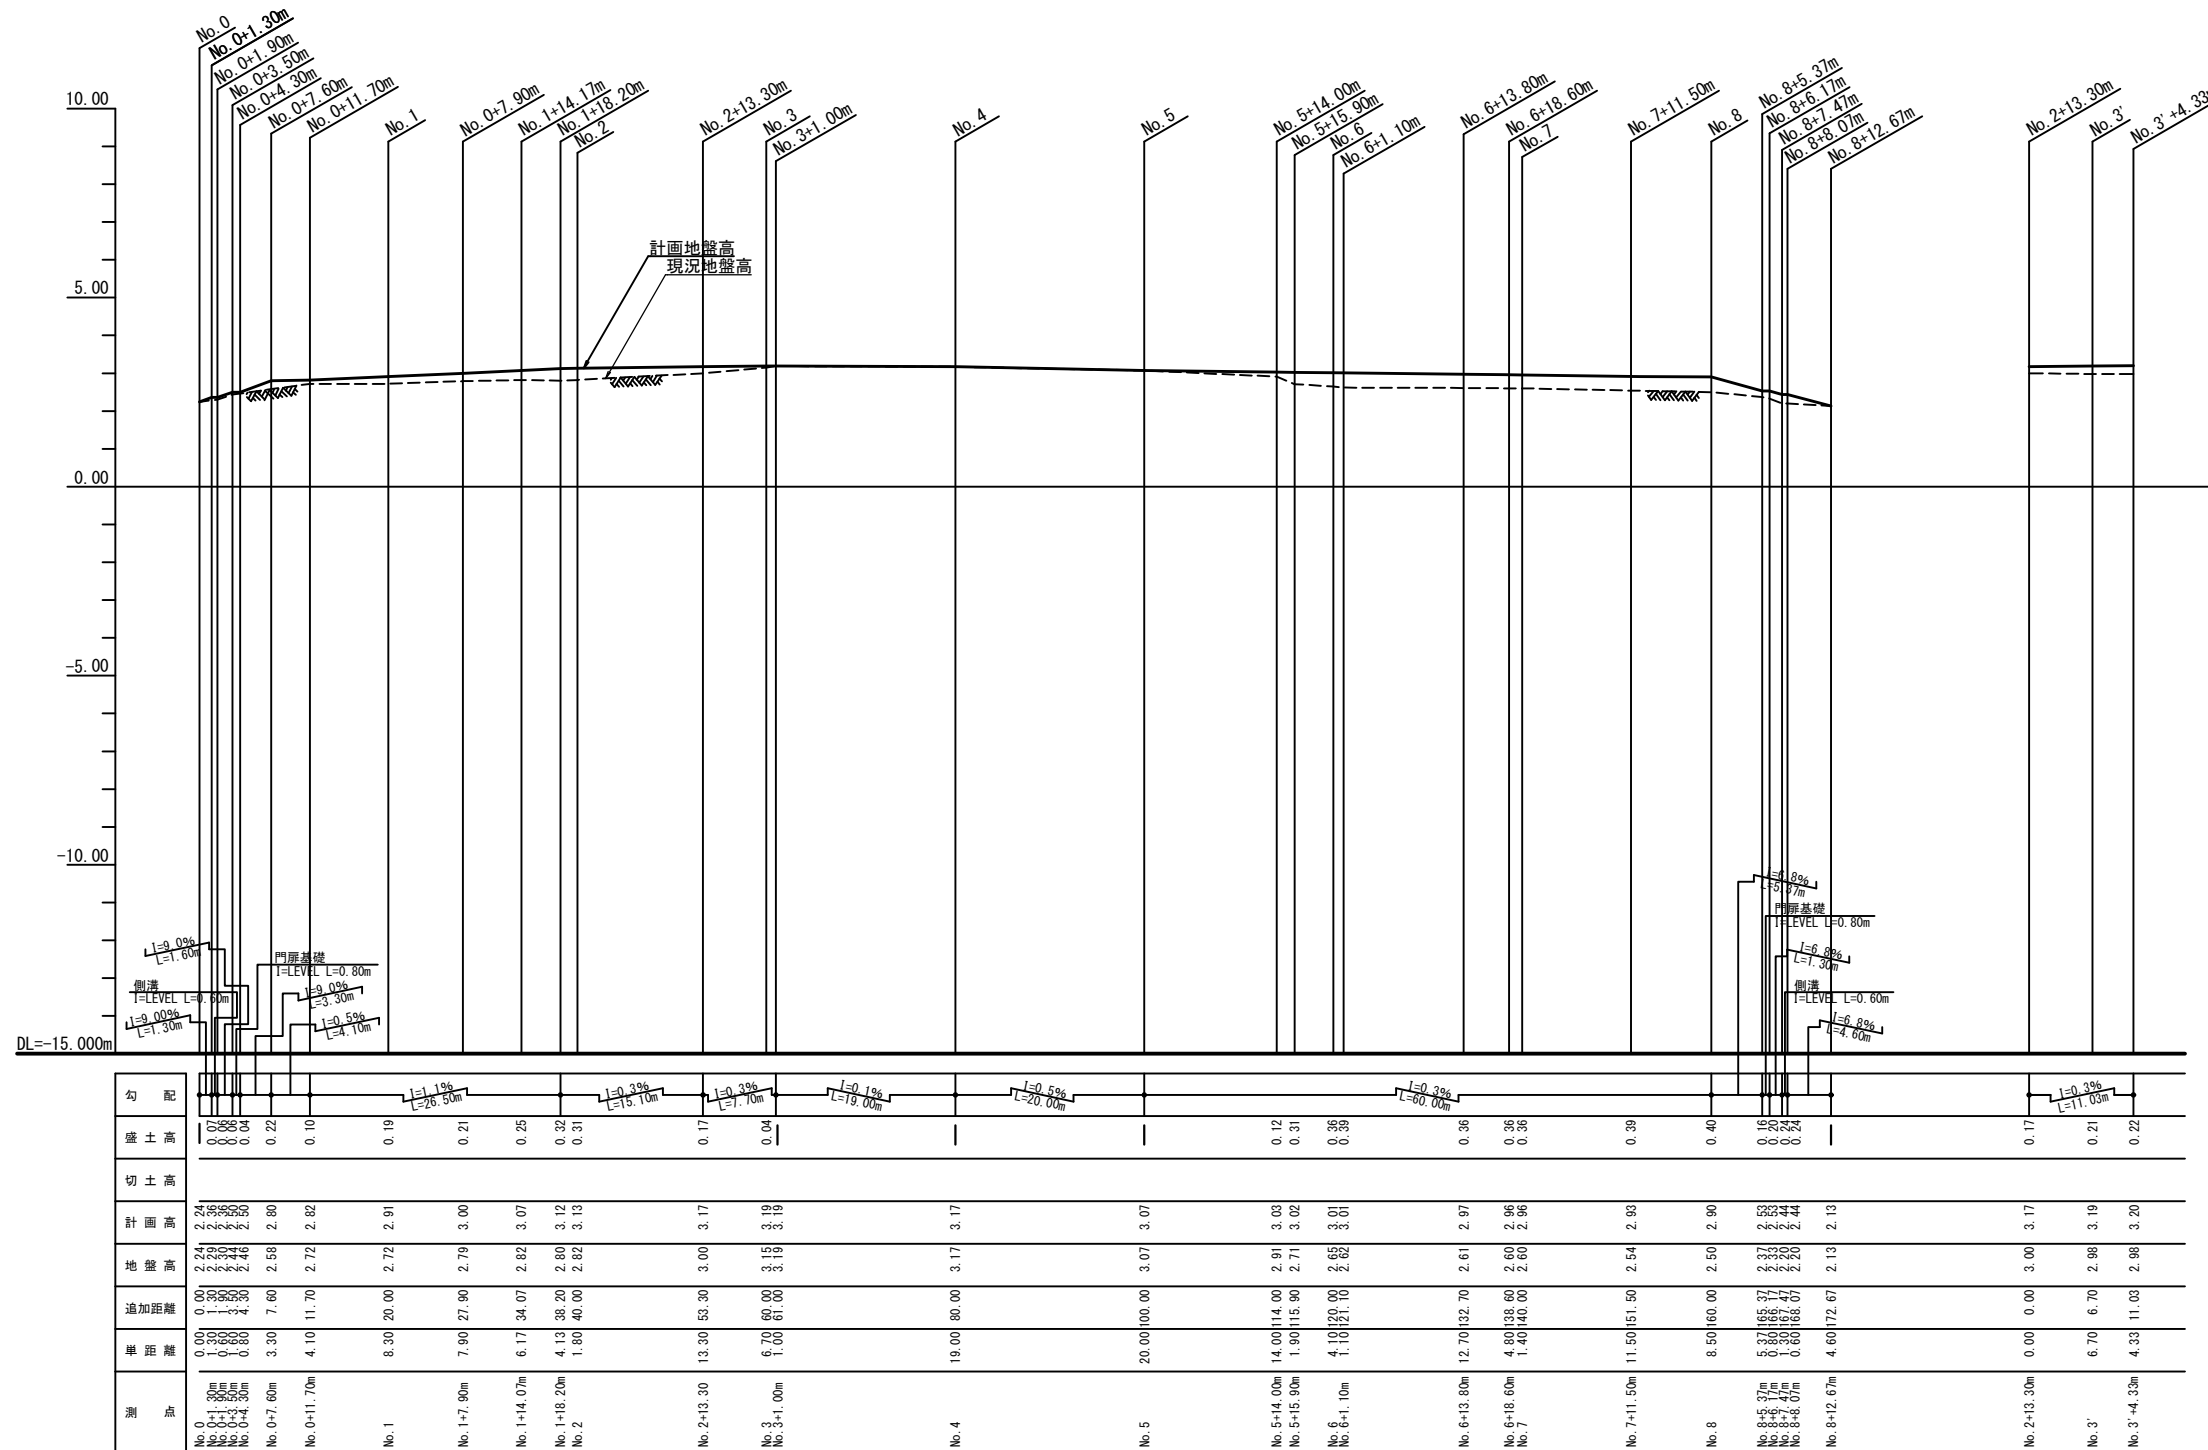


横 須 賀 市 上 下 水 道 局						
工 名	事 称	舟倉第2ポンプ場場内整備工事				
図 名	面 称	場内整備縦断面図				
縮 尺	縦1:100、横1:400	図 番	面 号	5/31		
制 年	作 月	令和8年7月		原 図 サ イ ズ	A1	
課 長	主 査		担 当 者		設 計 者	

標準横断面図 縮尺1:50

舟倉第2ポンプ場：No. 8付近

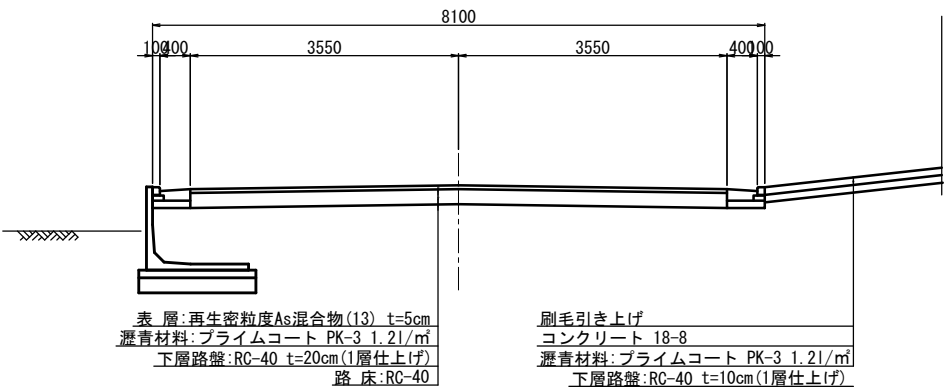


舟倉第2ポンプ場：No. 2付近

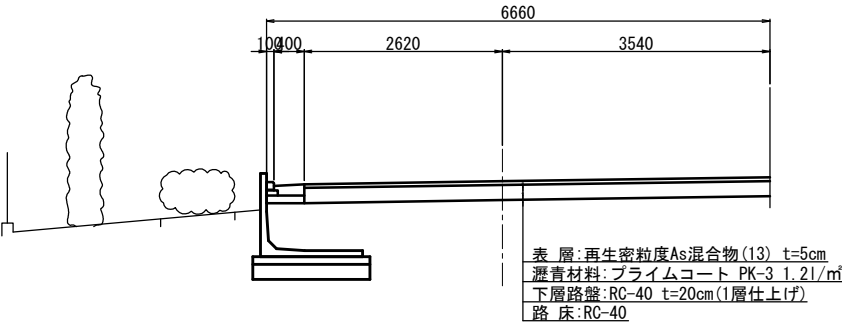


舗装構成図 縮尺1:50

車道舗装






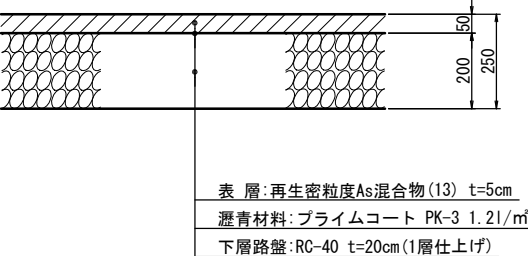


土間コンクリート

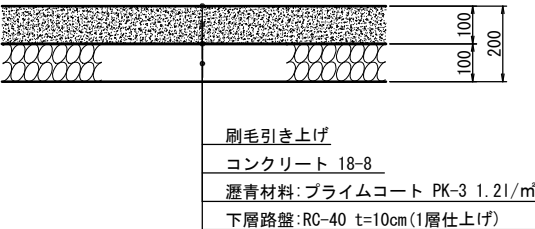

横須賀市上下水道局					
工 事 名 称	舟倉第2ポンプ場場内整備工事				
図 名	標準横断面図 舗装構成図				
縮 尺	図 示	図 番	面 号	6/31	
制 作 年 月	令和8年7月	原 図	図 号	A1	
課 長	主 査	担 当 者	図 番	図 号	設 計 者


場内整備横断面図(1) 縮尺1:50

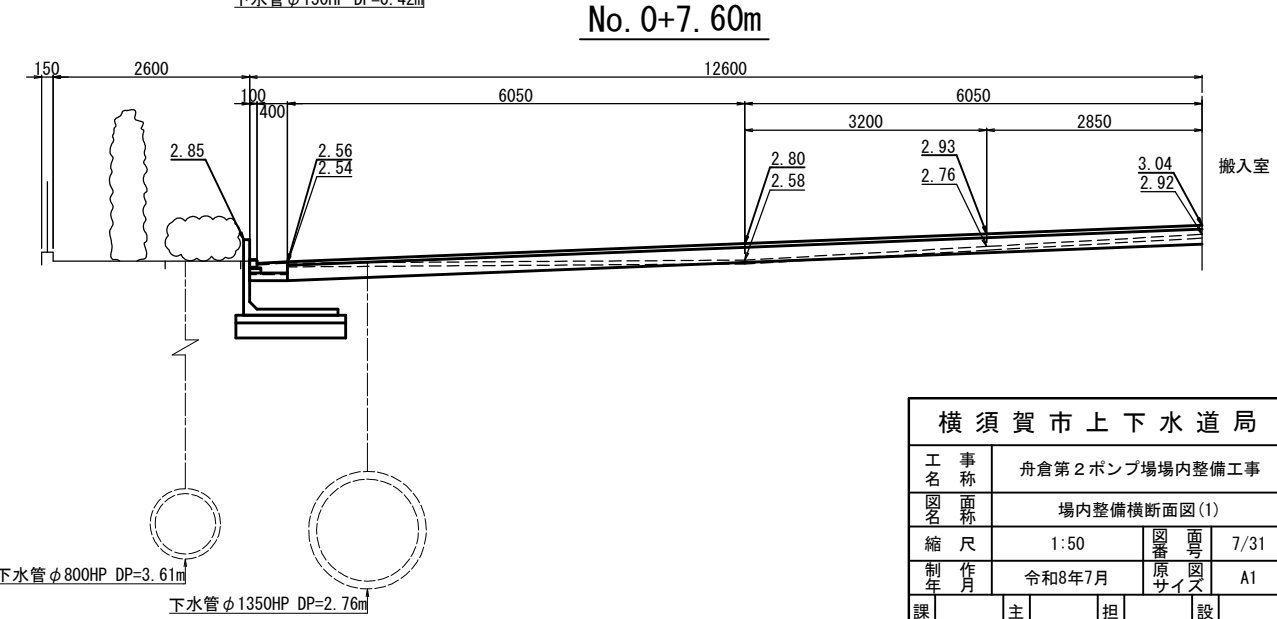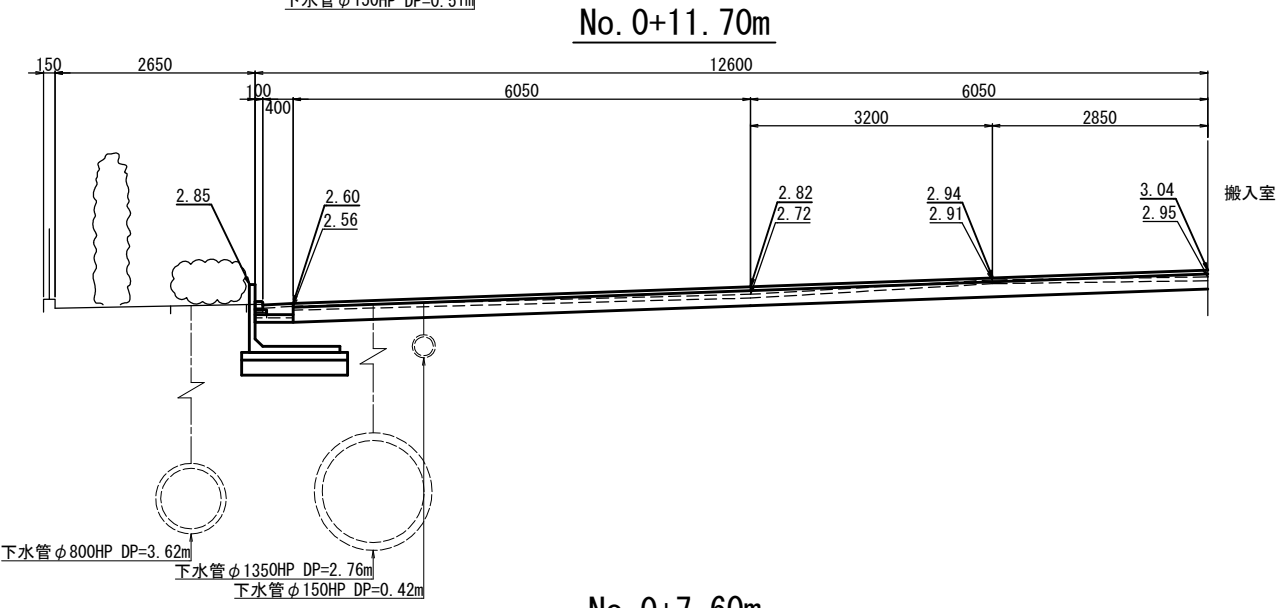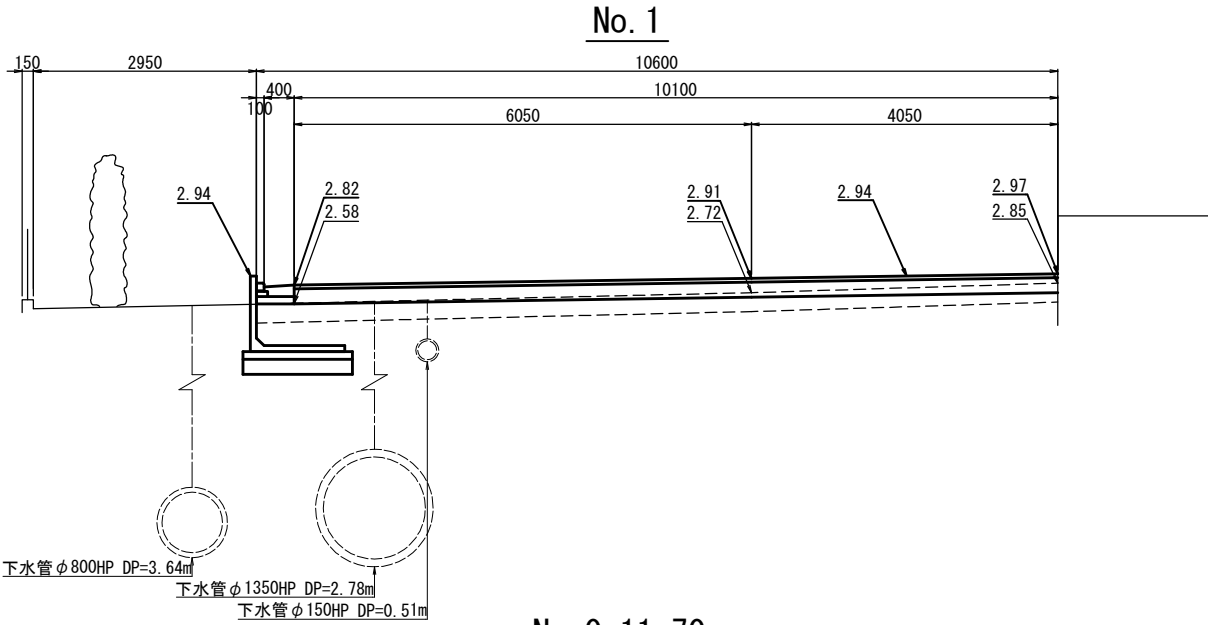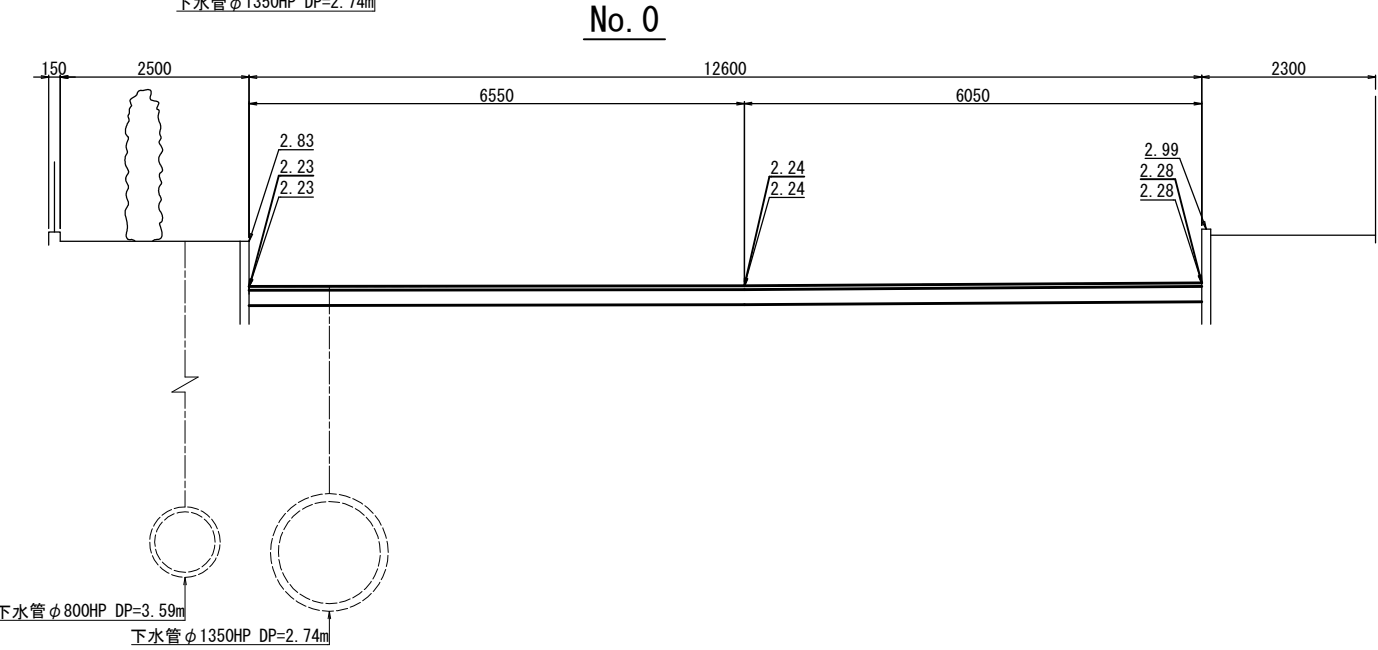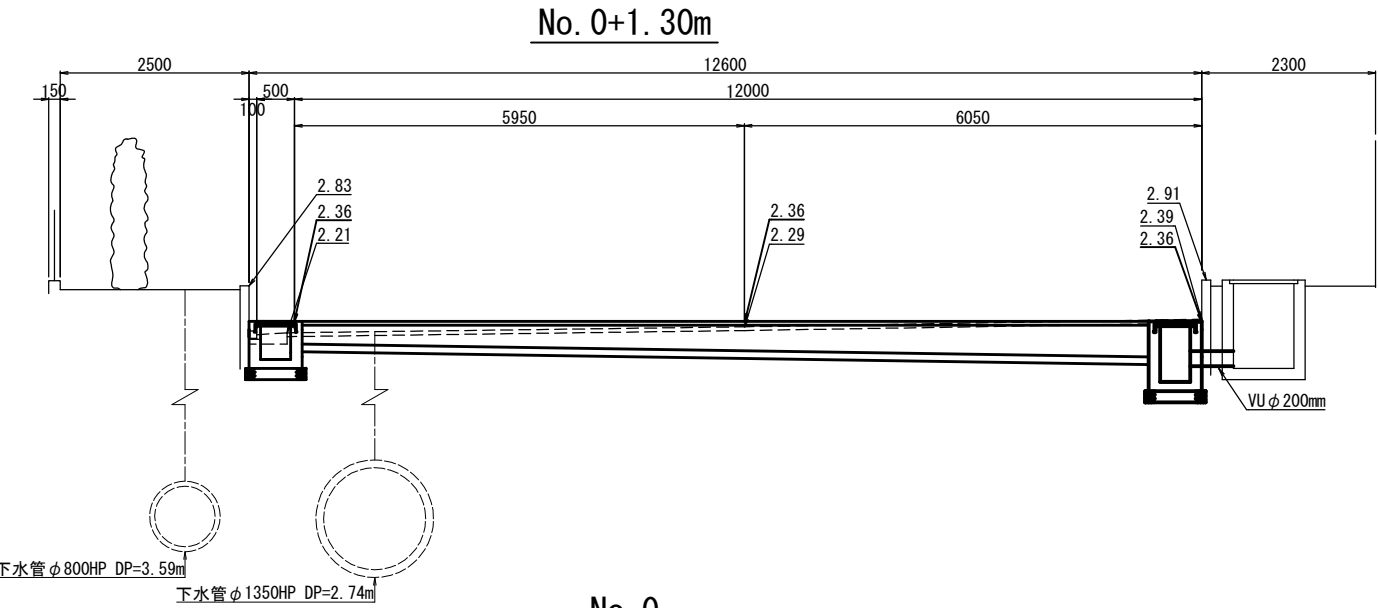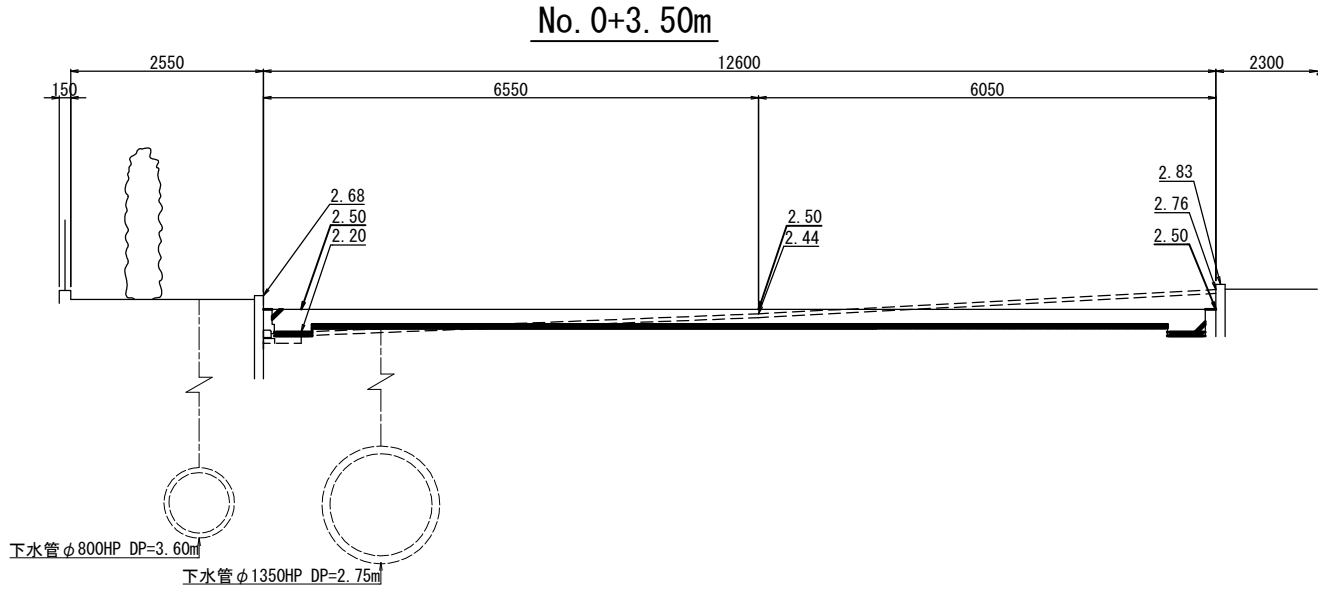


横須賀市上下水道局					
工 事 名	舟倉第2ポンプ場場内整備工事				
図 面 名	場内整備横断面図(1)				
縮 尺	1:50	図 番	7/31	面 号	A1
制 作 年 月	令和8年7月	原 図	サ イ	設 計 者	
課 長		主 査		担 当 者	

場内整備横断面図(2) 縮尺1:50


No. 1+18. 20m

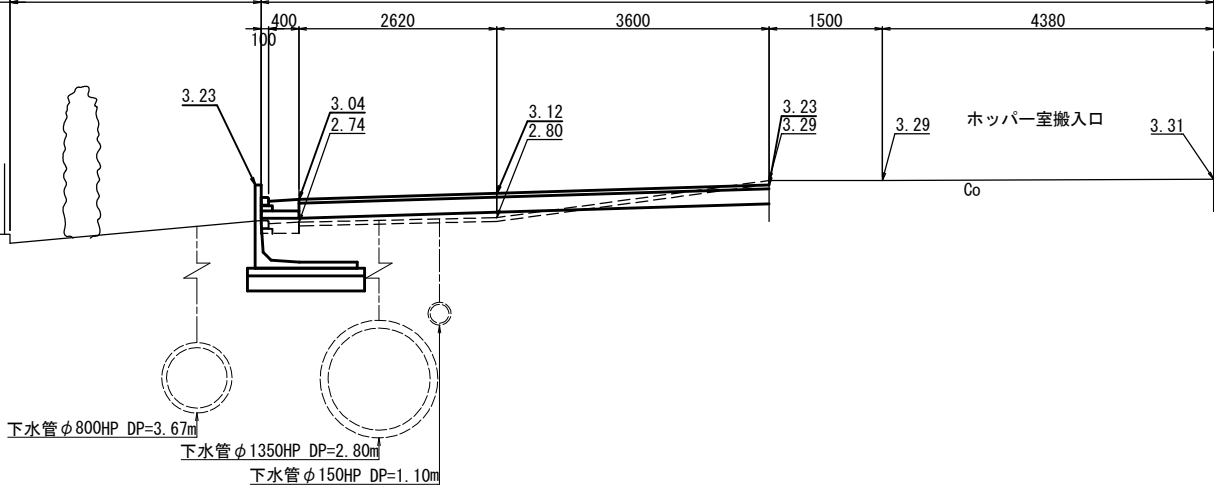


No. 1+14.07m

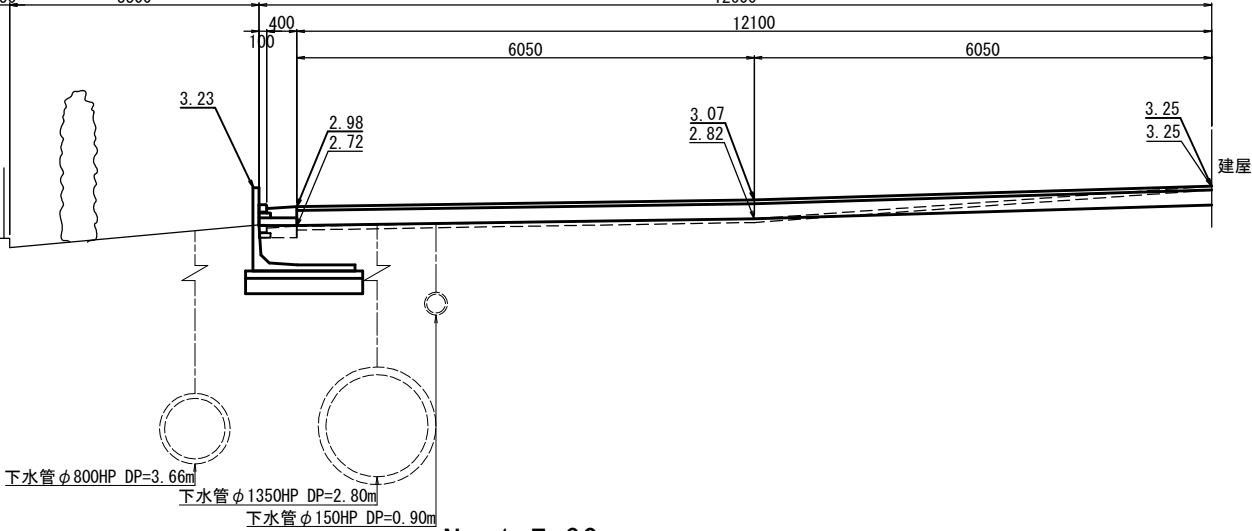


No. 1+7. 90m

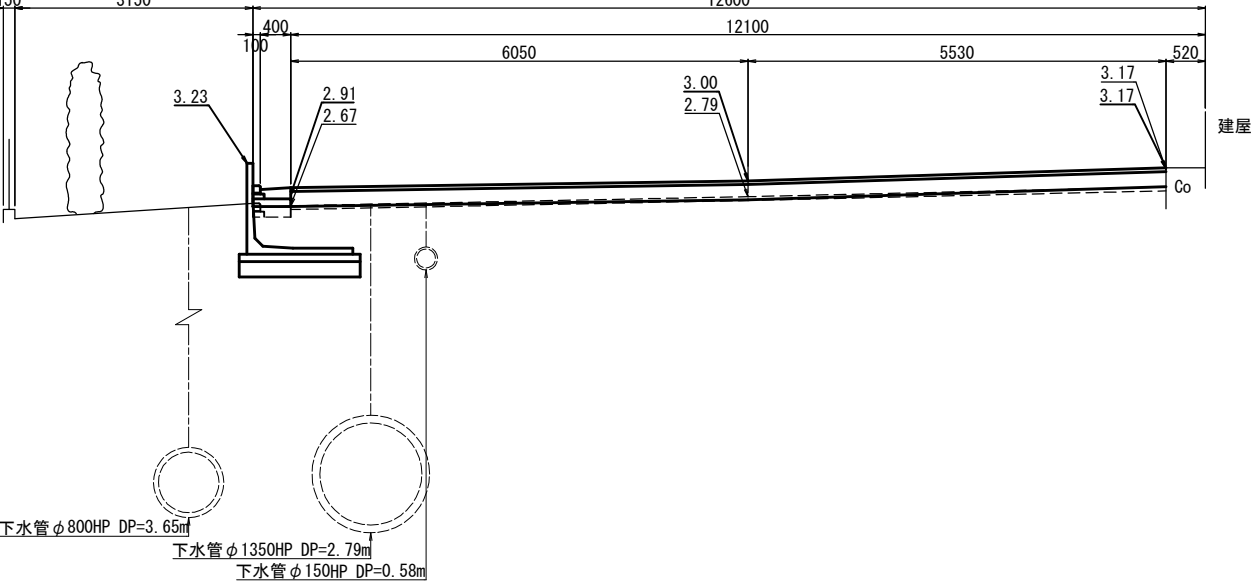


No. 3'

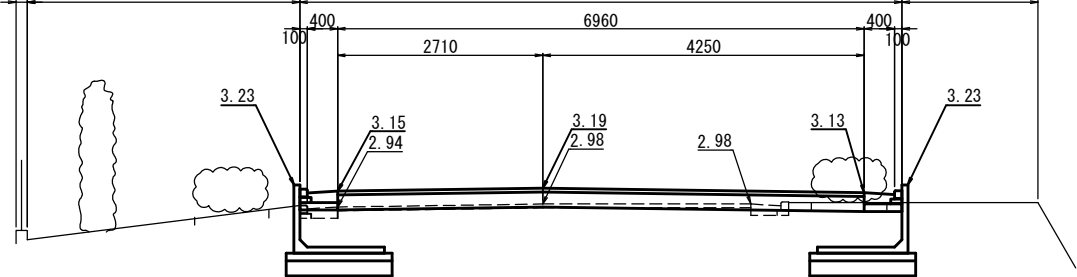

No. 2+13. 30m

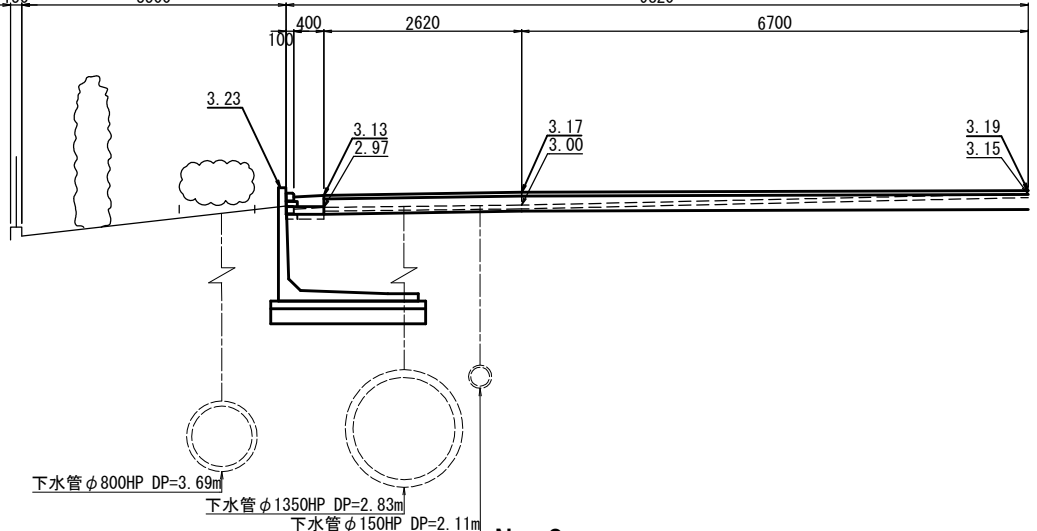

No. 2

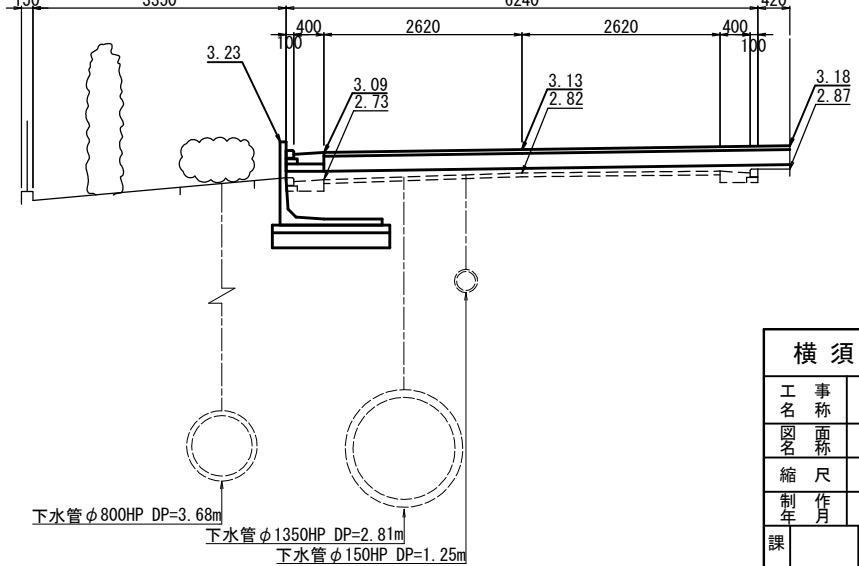


横須賀市上下水道局						
工 名	事 称	舟倉第2ポンプ場場内整備工事				
図 名	面 称	場内整備横断面図(2)				
縮 尺	1:50	図 番	面 号	8/31		
制 作 月	令和8年7月	原 サ イ ズ	図 ス	A1		
課	主	担当	設計			

場内整備横断面図(3) 縮尺1:50


No. 4




No. 5+15. 90m

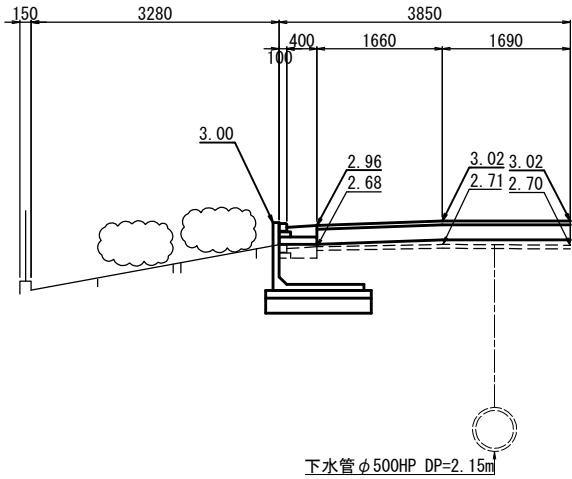


No. 3

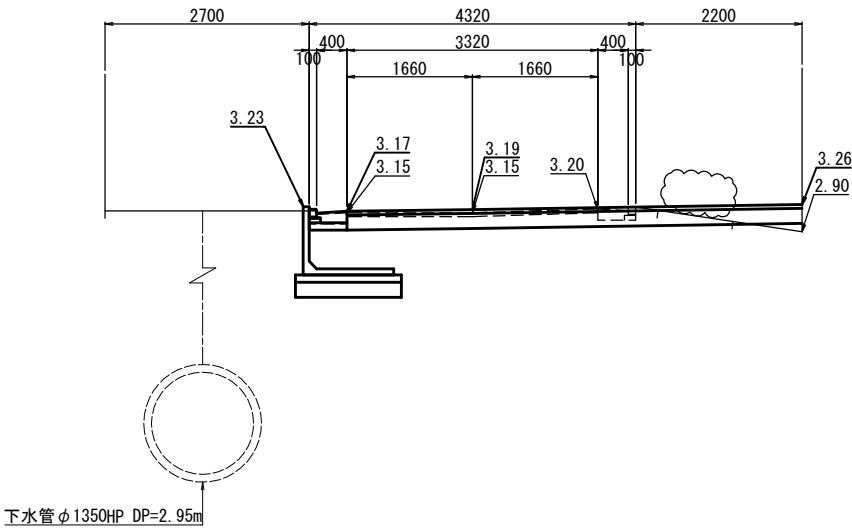


No. 5+14. 00m

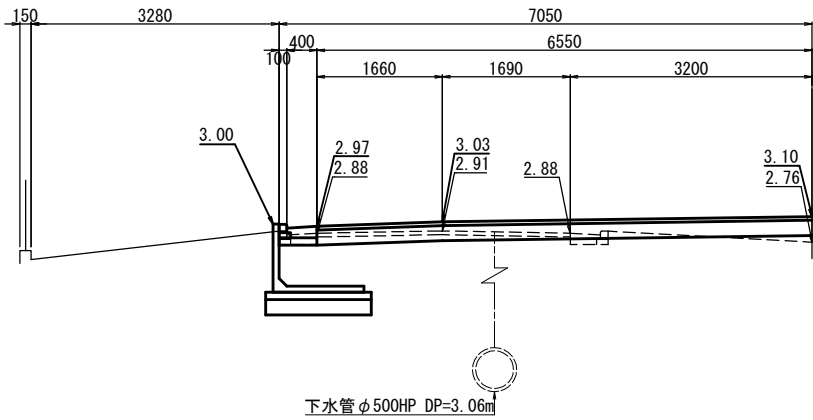

No. 3'+4. 33m

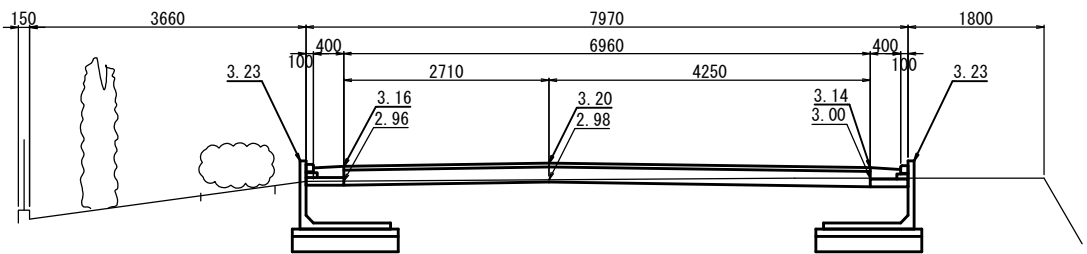

No. 5

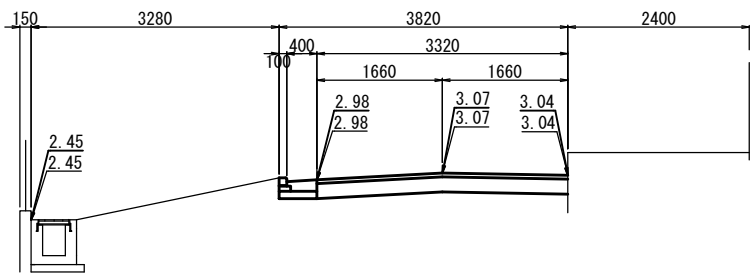


横須賀市上下水道局


工 事 名	舟倉第2ポンプ場場内整備工事			
図 面 名	場内整備横断面図(3)			
縮 尺	1:50	図 番	9/31	
制 作 年 月	令和8年7月	原 図	A1	
課 長		主 査		設 計 者

場内整備横断面図(4) 縮尺1:50


No. 6+13. 80m

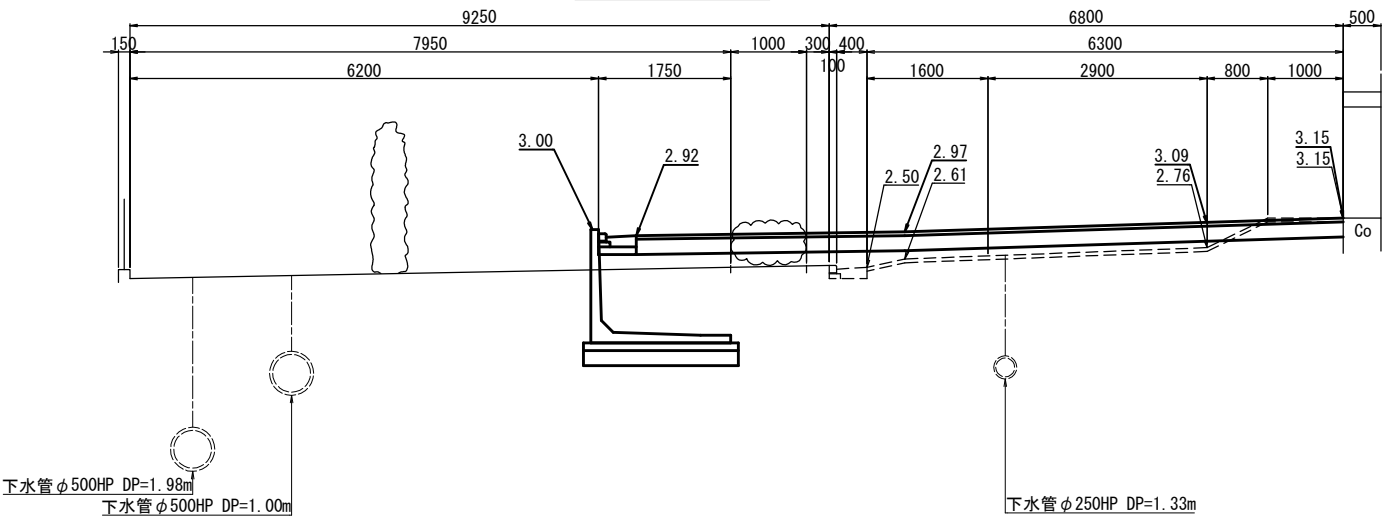


No. 7+11. 50m

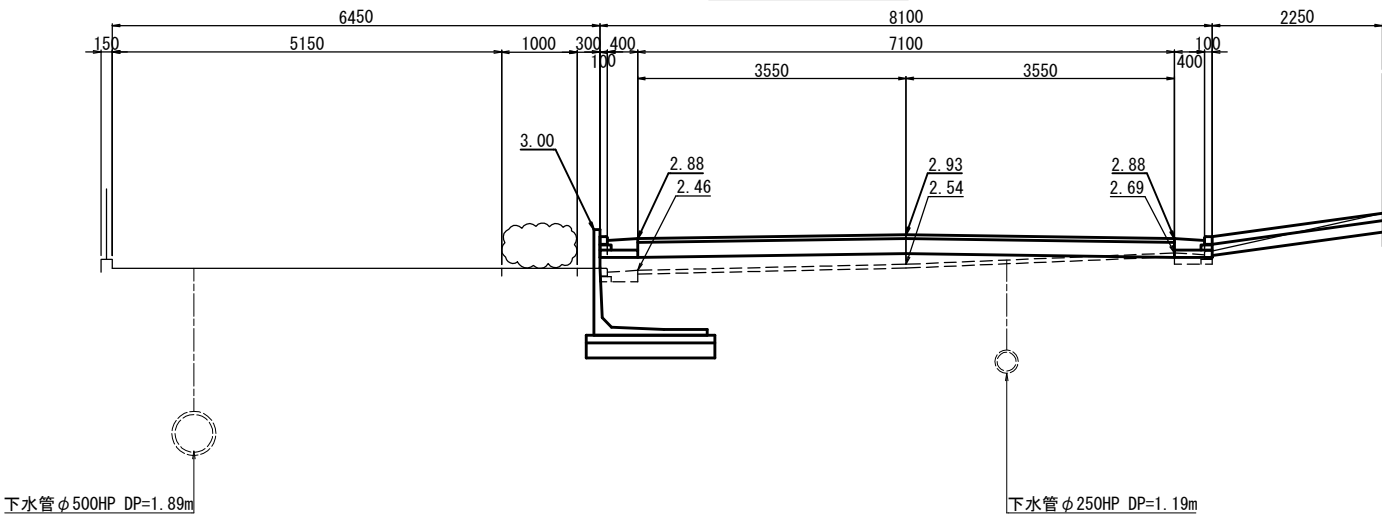


No. 6+1. 10m

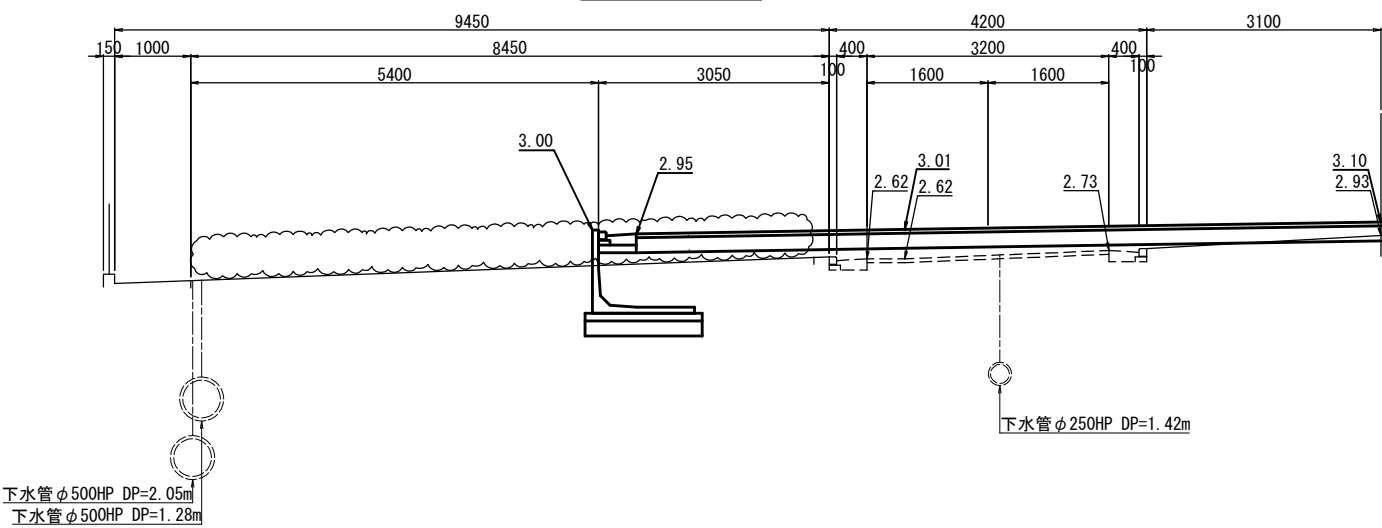


No. 7

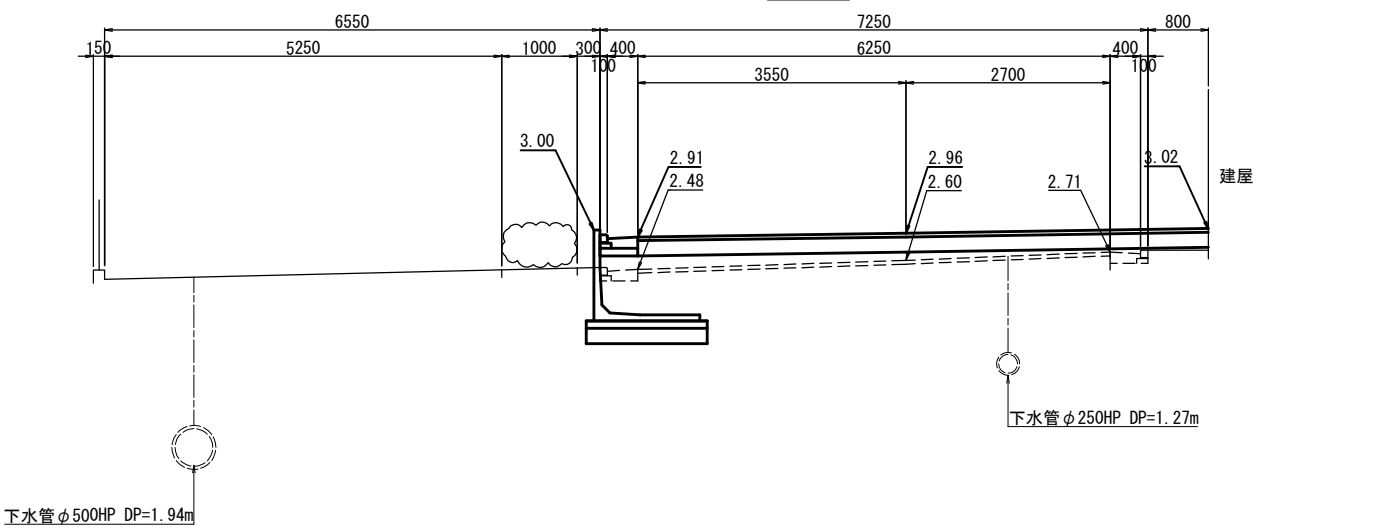

No. 6

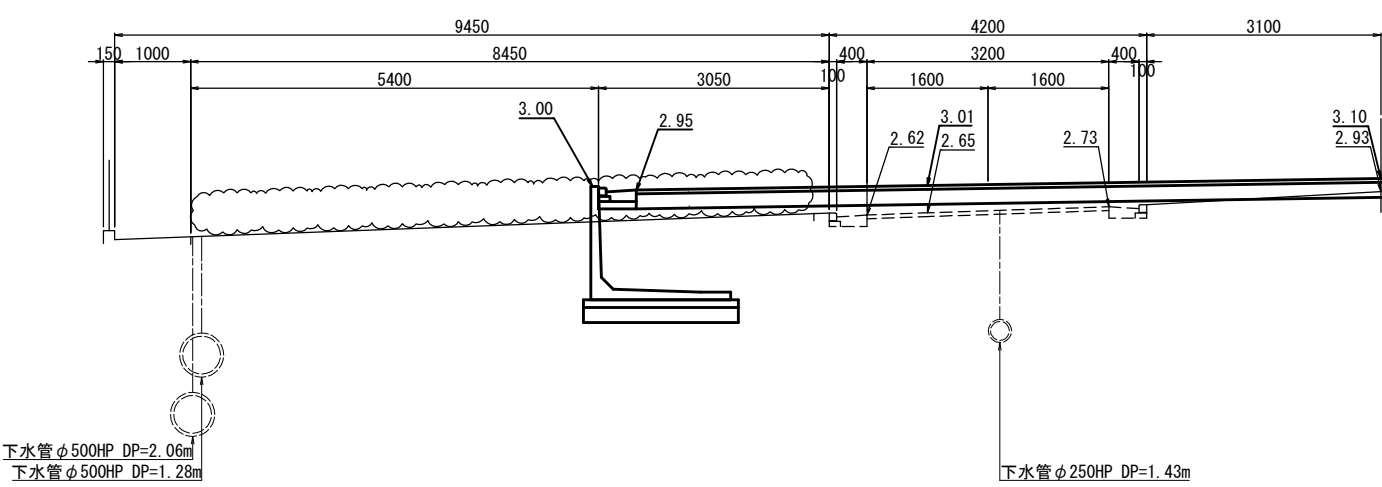

No. 6+18. 60m

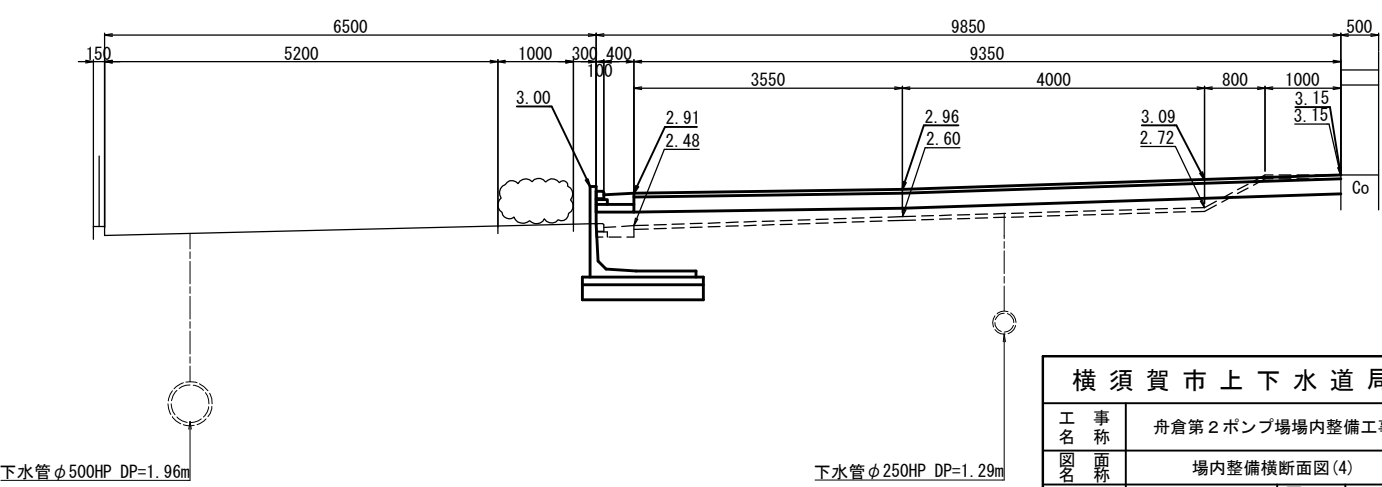


横須賀市上下水道局


工 事 名 称	舟倉第2ポンプ場場内整備工事			
図 面 名 称	場内整備横断面図(4)			
縮 尺	1:50	図 番	10/31	
制 作 年 月	令和8年7月	原 図	図 大	A1
課 長		主 査	担 当 者	設 計 者

場内整備横断面図(5) 縮尺1:50


No. 8+7. 47m

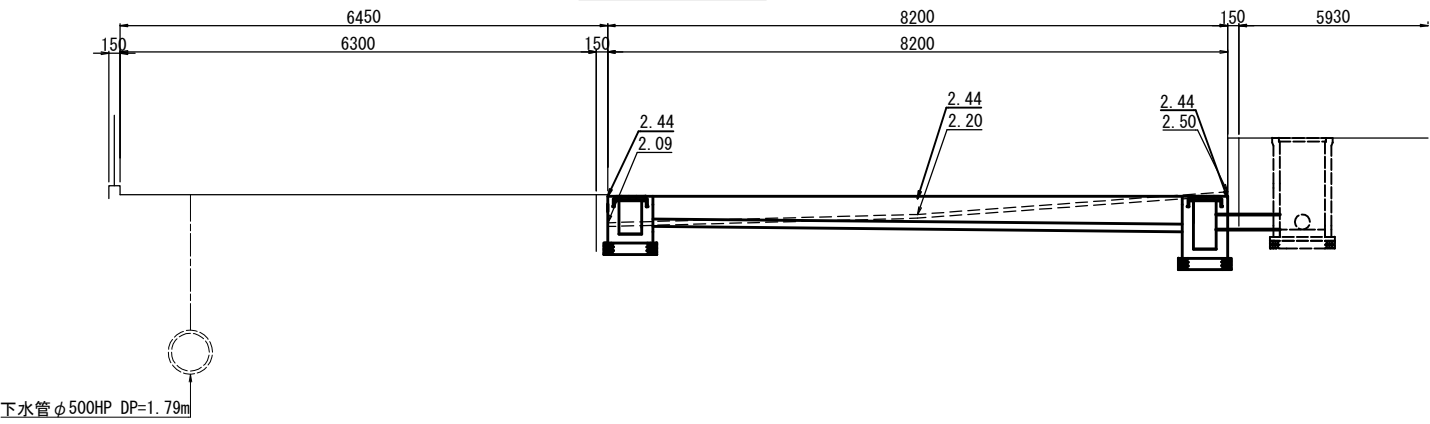


No. 8+5. 37m

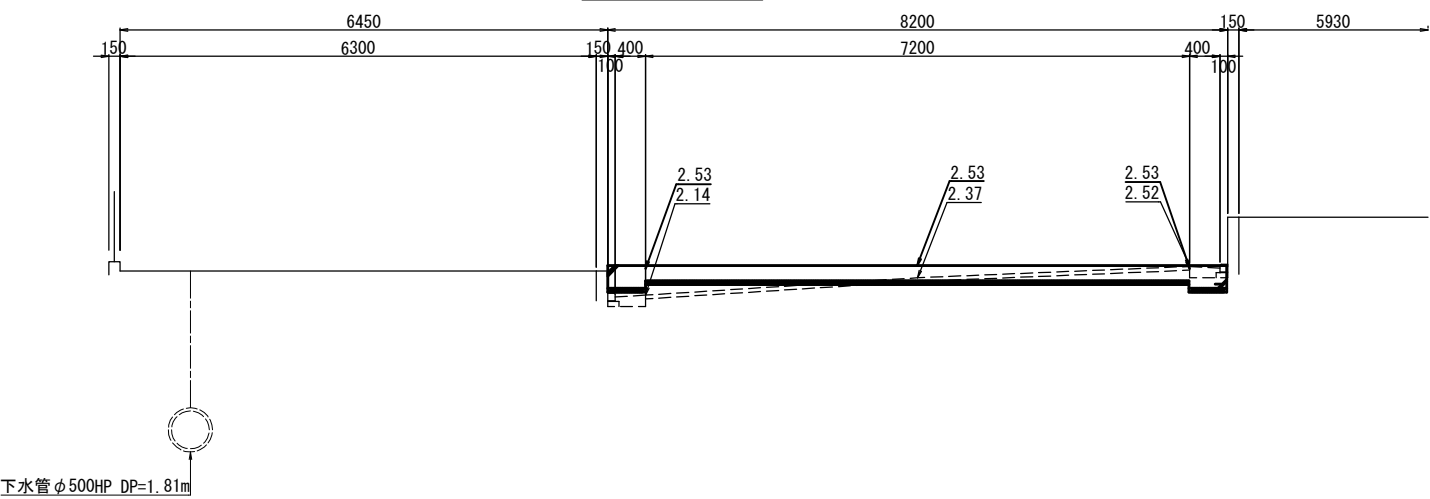

No. 8

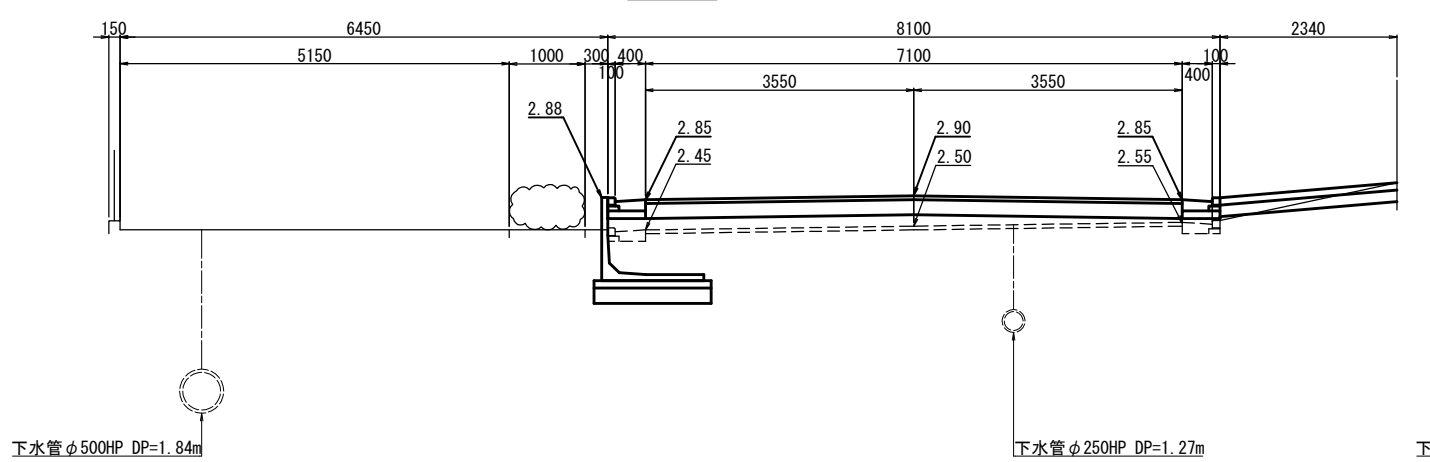


No. 8+12. 67m

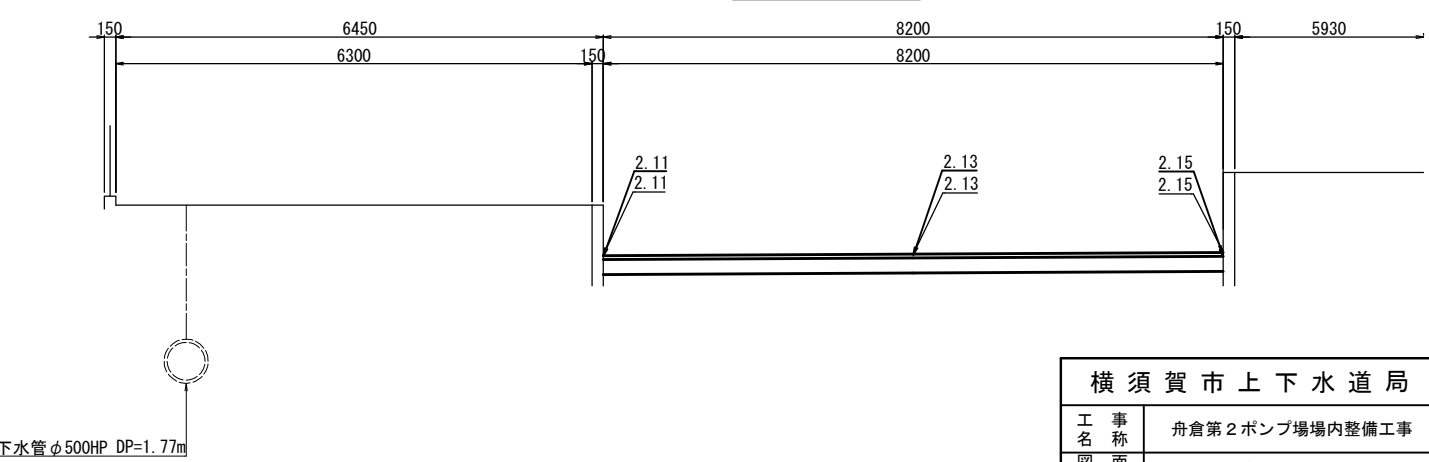


横須賀市上下水道局					
工 事 名 称	舟倉第2ポンプ場場内整備工事				
図 面 名 称	場内整備横断面図(5)				
縮 尺	1:50	図 番	11/31		
制 作 年 月	令和8年7月	原 図	A1		
課 長	主 査	担 当 者	設 計 者		

マンホール調整場内平面図 縮尺 1:200

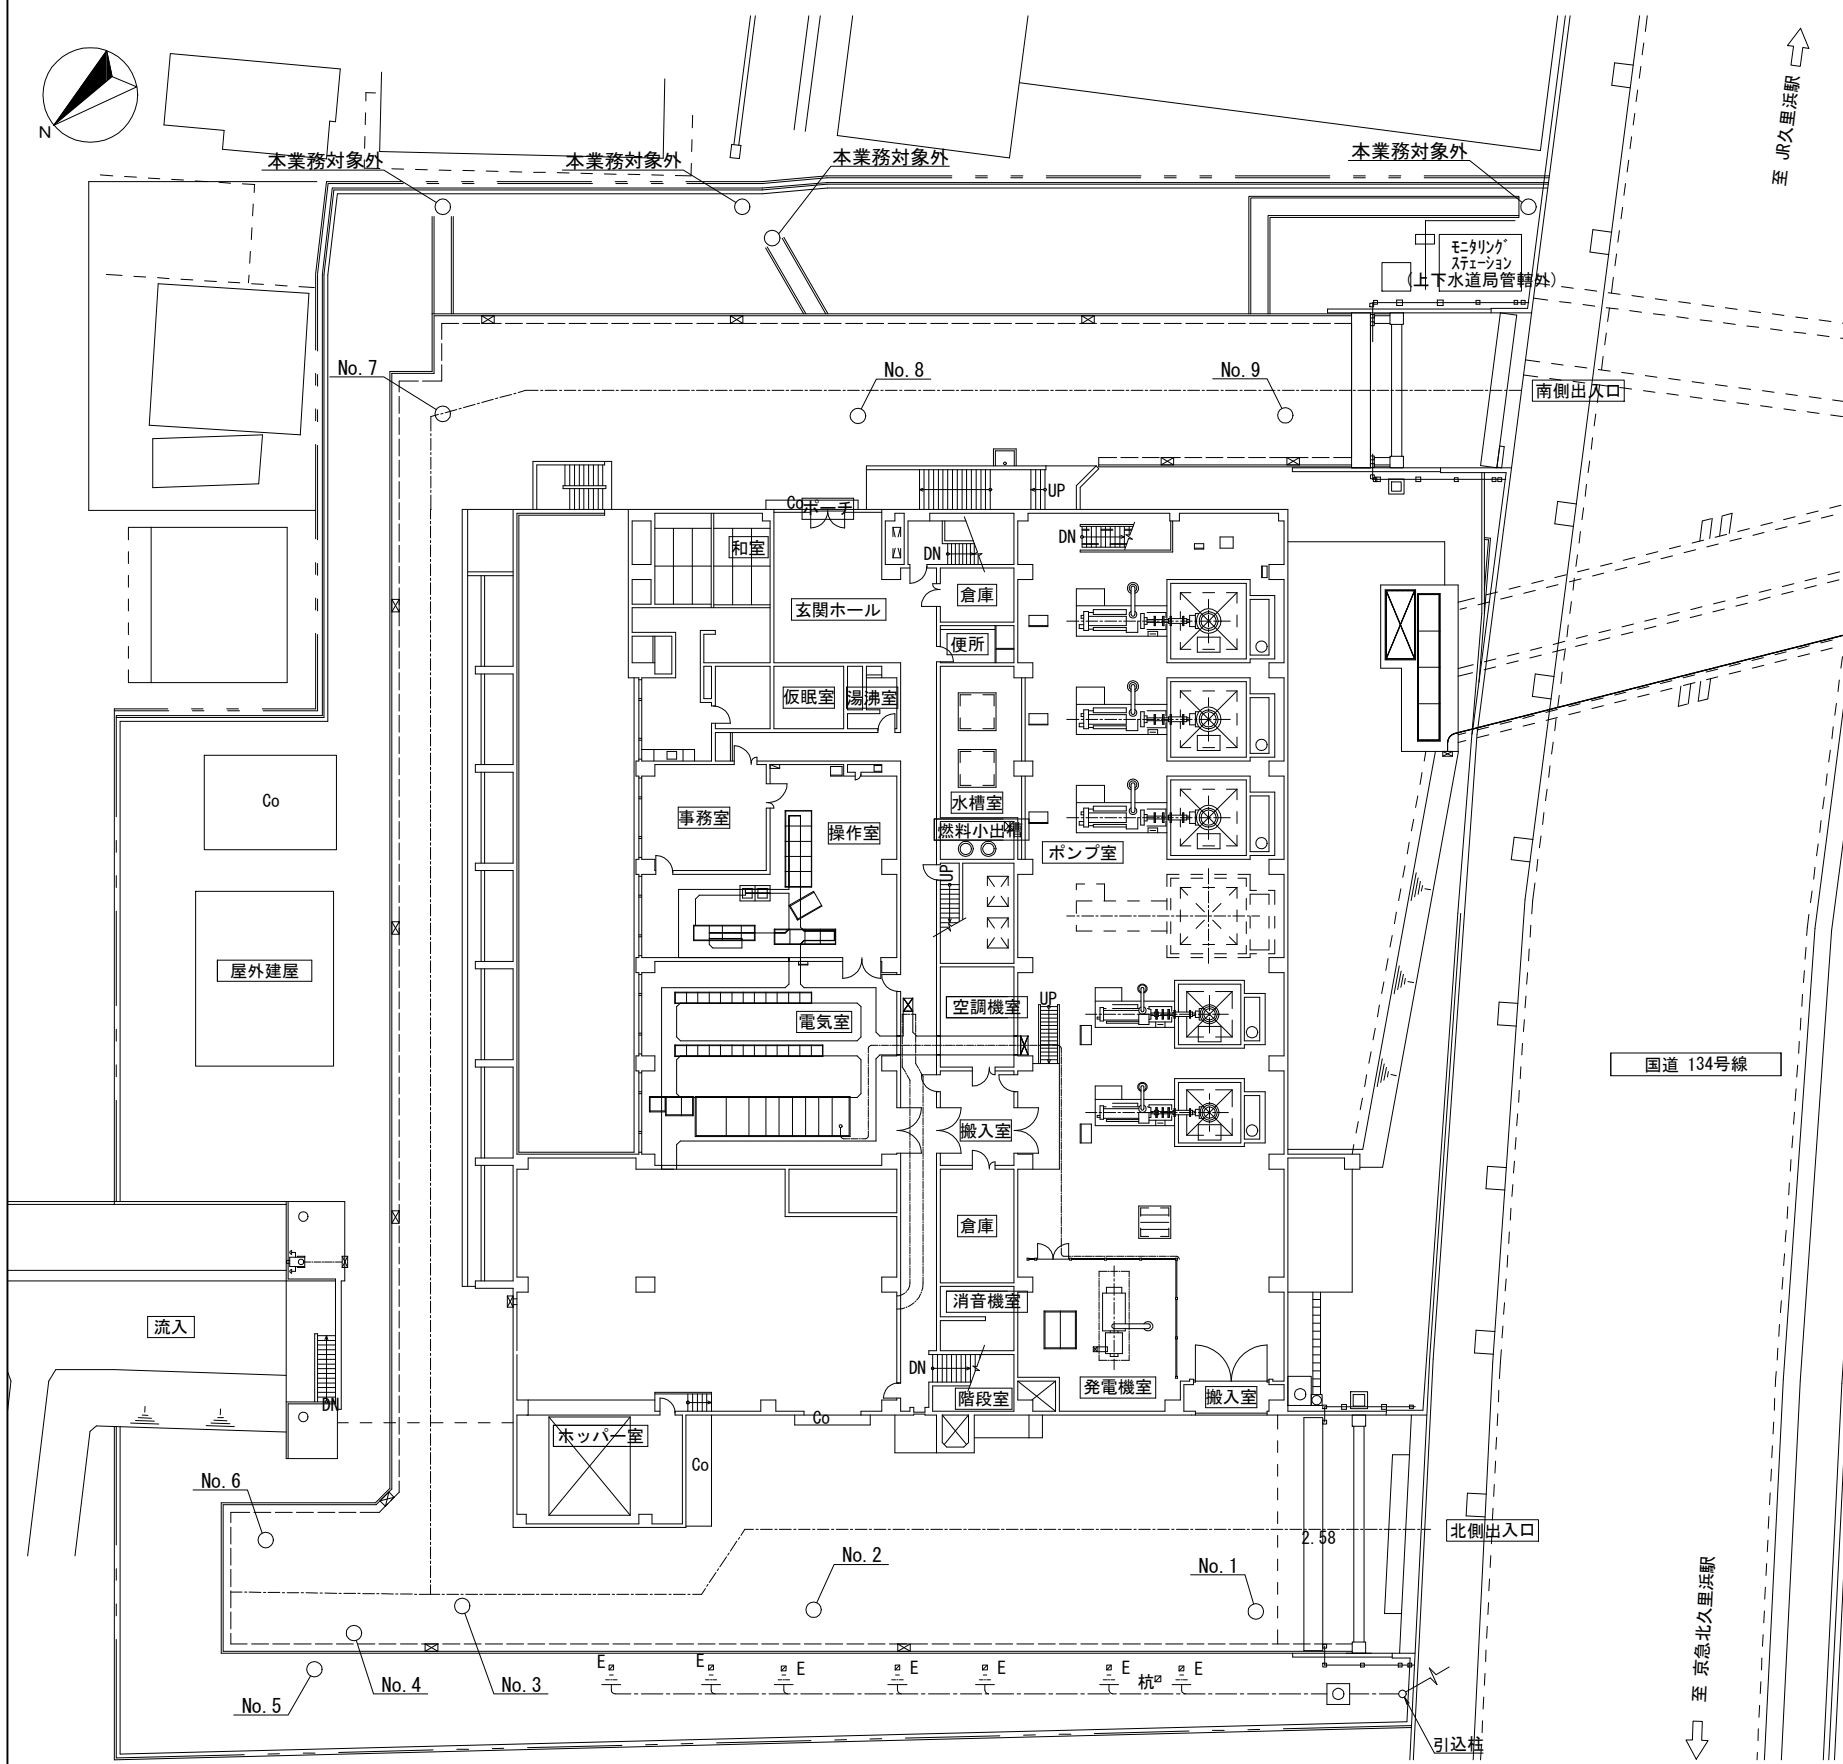

嵩上げ計画断面図

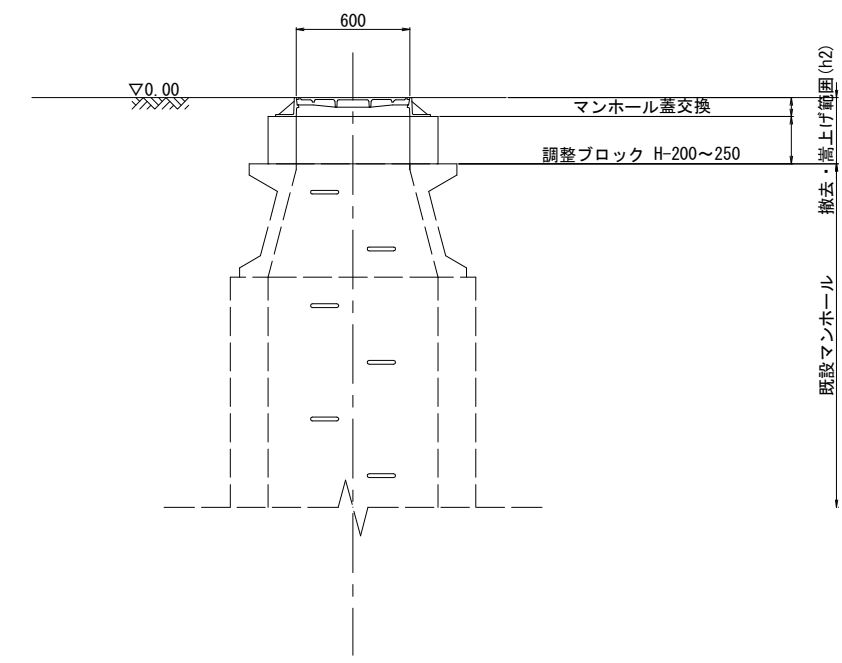

【マンホール調整工 数量表】

マンホール番号	マンホール種別	嵩上げ高 (h2) (mm)	材 料
No. 1	1号マンホール甲型	70	雨水マンホール蓋T-25
No. 2	1号マンホール甲型	280	雨水マンホール蓋T-25 調整ブロック H=250
No. 3	1号マンホール甲型	250	雨水マンホール蓋T-25 調整ブロック H=250
No. 4	特殊マンホール甲型	30	雨水マンホール蓋T-25
No. 5	3号マンホール甲型	0	雨水マンホール蓋T-25 転落防止梯子
No. 6	1号マンホール甲型	180	雨水マンホール蓋T-25 調整ブロック H=150 転落防止梯子
No. 7	2号マンホール甲型	310	雨水マンホール蓋T-25 調整ブロック H=200, 100 転落防止梯子
No. 8	1号マンホール甲型	380	雨水マンホール蓋T-25 調整ブロック H=200, 150
No. 9	1号マンホール甲型	280	雨水マンホール蓋T-25 調整ブロック H=250

【凡 例】


記 号	名 称
○ No. 1	マンホール嵩上げ

横 須 賀 市 上 下 水 道 局

工 事 名 称	舟倉第2ポンプ場場内整備工事		
図 面 名 称	マンホール調整場内平面図		
縮 尺	1:200	図 番	12/31
制 作 年 月	令和8年7月	原 図	A1
課 長	主 査	担 当 者	設 計 者

排水施設復旧工平面図 縮尺 1:200
(集水ます復旧・嵩上げ・L型側溝復旧・取付管新設)

排水施設復旧工平面図 縮尺 1:200

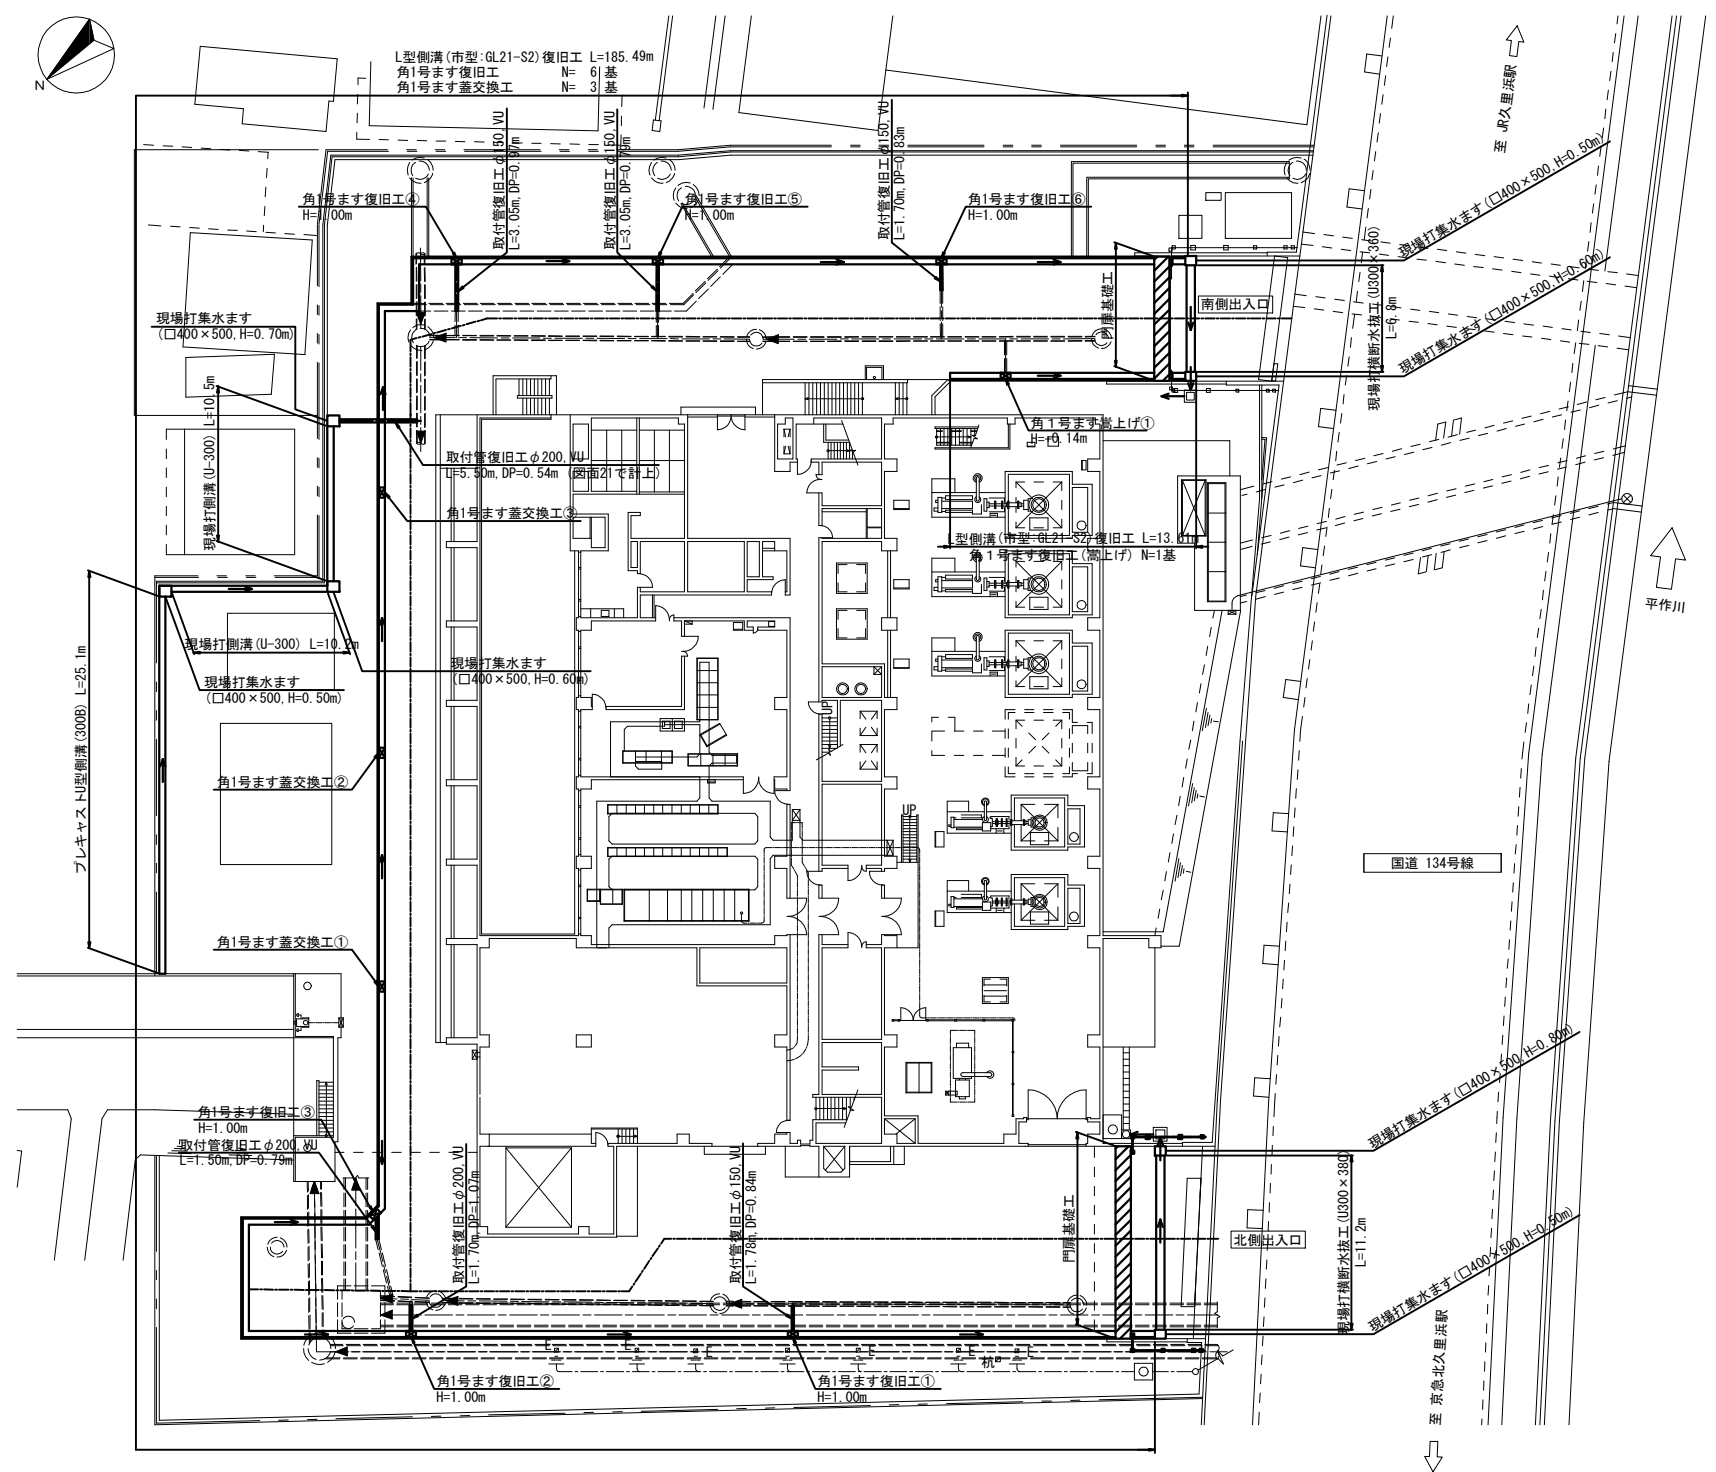

L型側溝復旧工	
L型側溝工 (市型: GL21-S2)	L=199.1m

角1号ます復旧工	
角1号ます復旧工	N= 6基
角1号ます復旧工(嵩上げ)	N= 1基
角1号ます蓋交換工	N= 3基

取付管工	
取付管復旧工 (φ150, VU)	N=4箇所
取付管復旧工 (φ200, VU)	N=2箇所

側溝・集水ます設置工	
プレキャストU型側溝 (300B)	L=25.1m
現場打側溝 (U-300)	L=20.7m
現場打集水ます (400×500)	N= 7基


凡 例	
———	道路中心線
→	雨水排水流下方向

横 須 賀 市 上 下 水 道 局					
工 事 名 称	舟倉第2ポンプ場場内整備工事				
図 面 名 称	排水施設復旧工平面図				
縮 尺	1:200	図 番	面 図	14/31	
制 作 年 月	令和8年7月	原 図	サ イ	A1	
課 長		主 査		担 当 者	設 計 者



L型擁壁設置工図(1)

(北側:L型擁壁)

平面図 縮尺 1:100

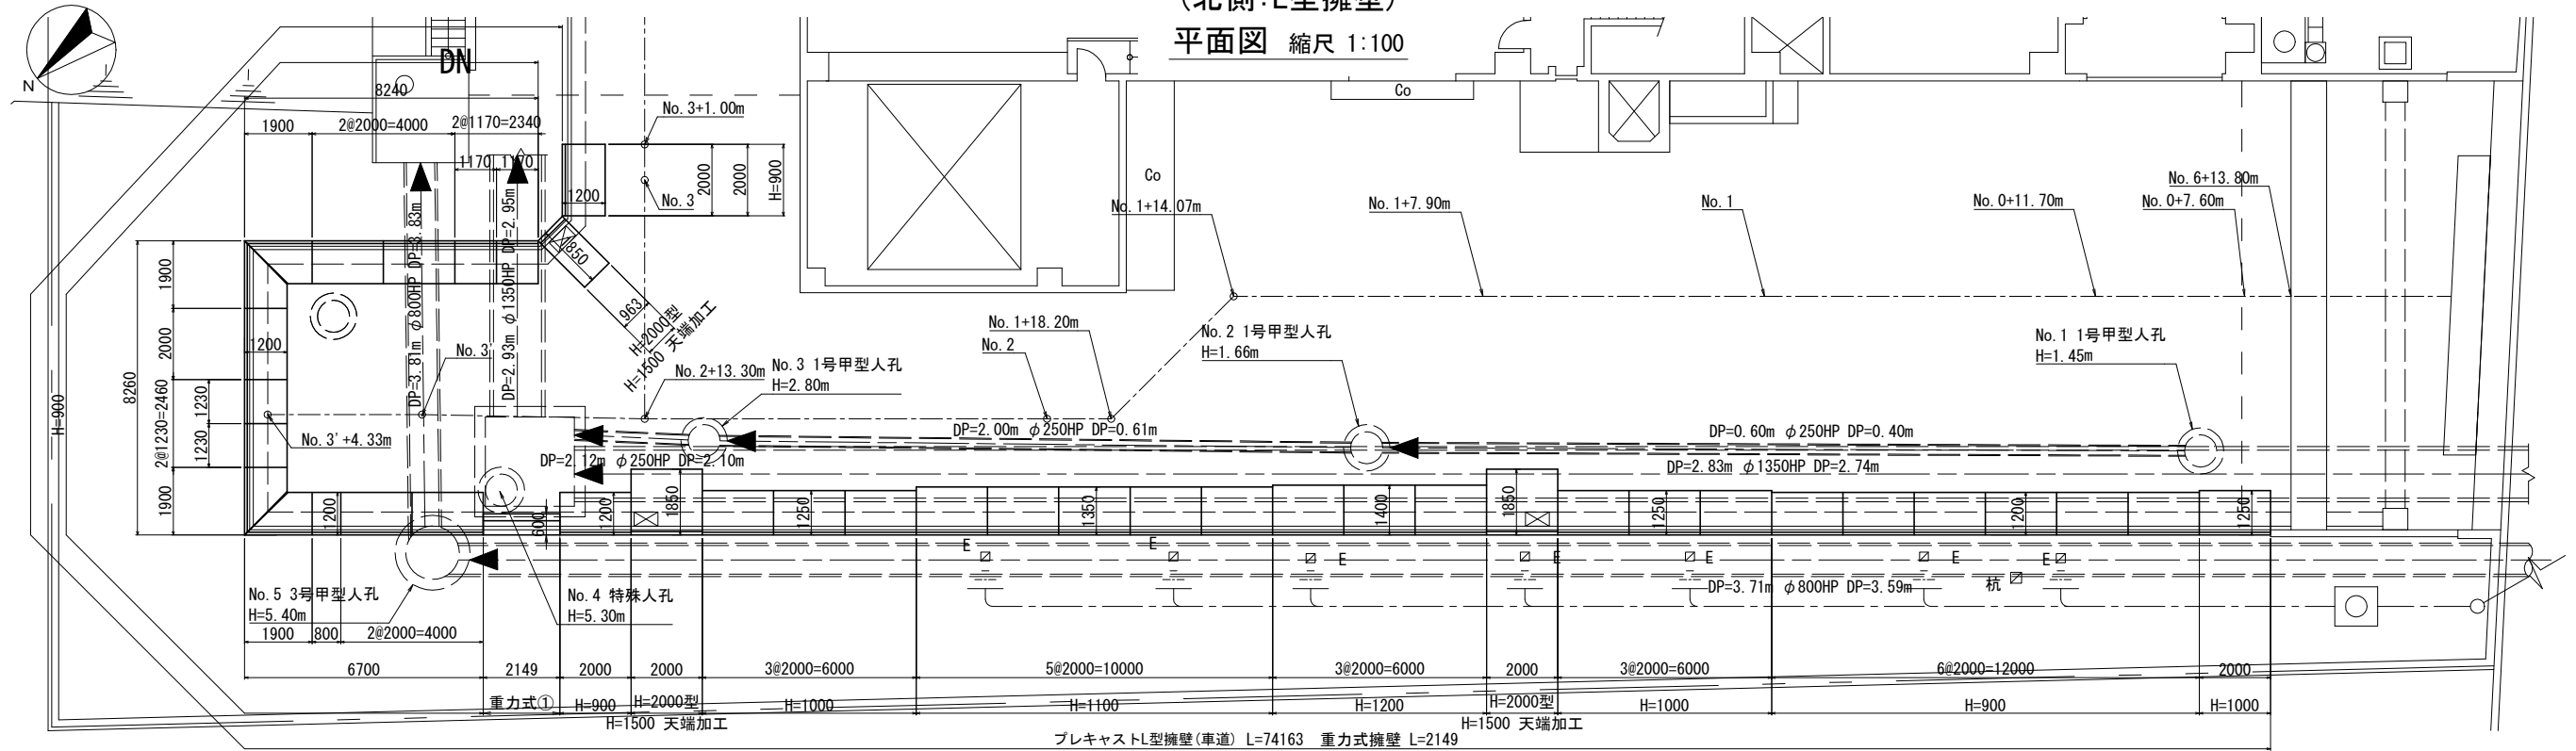

展開図 縮尺 縦1:50 横1:100

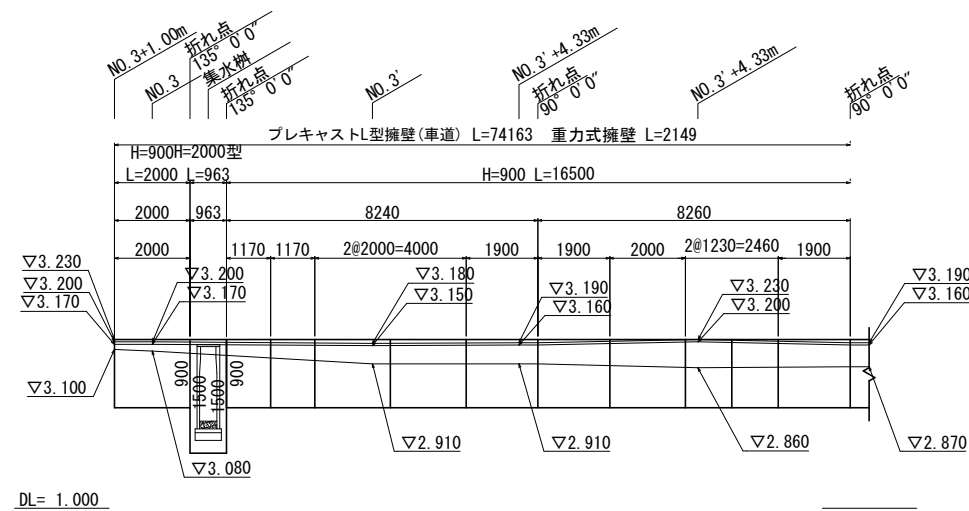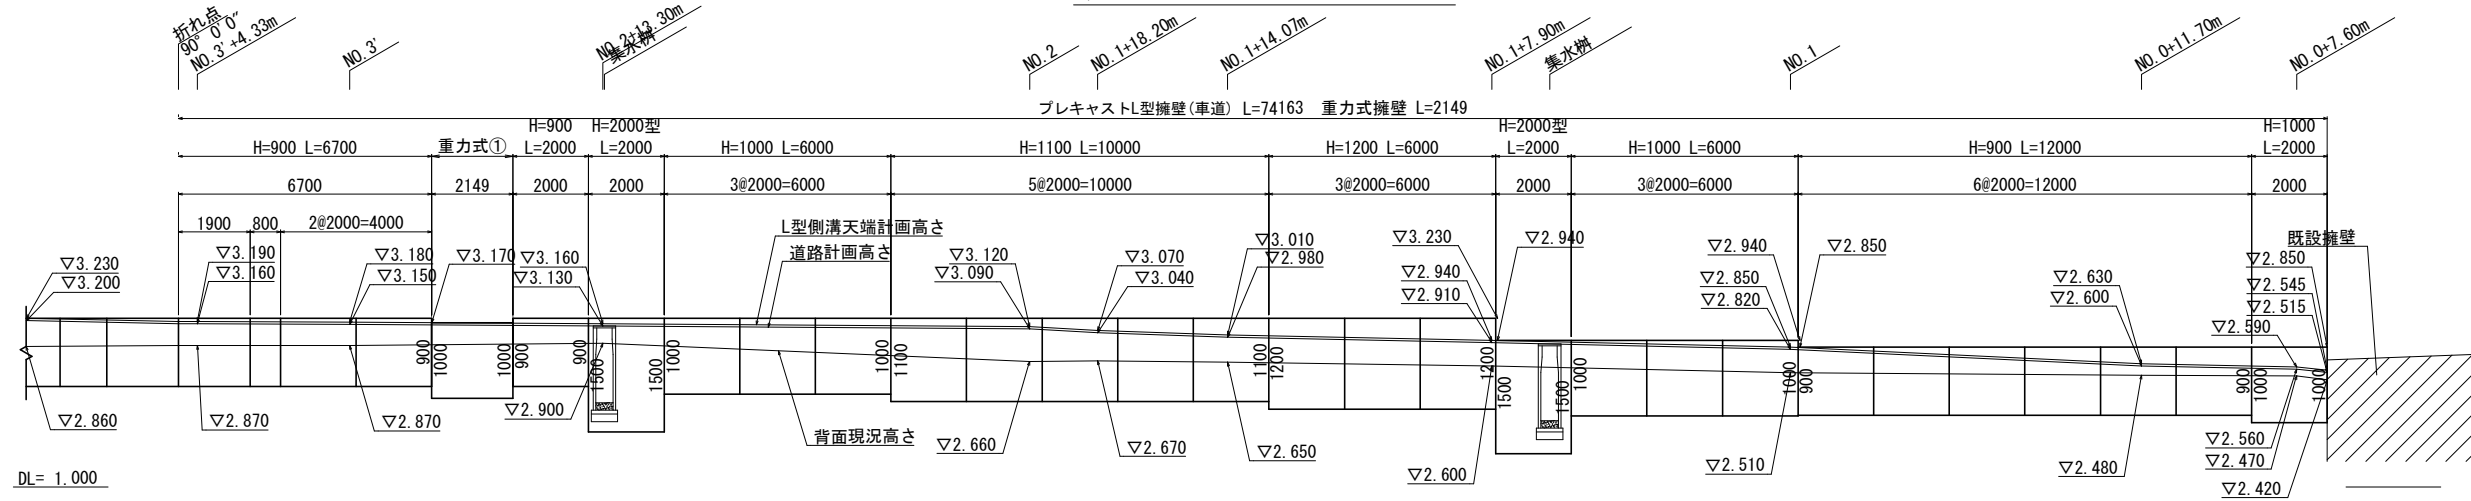

凡例

---	道路中心線
→	雨水排水流下方向


横須賀市上下水道局

工 事 名	舟倉第2ポンプ場場内整備工事
図 面 名	L型擁壁設置工図(1)
縮 尺	図 示
制 作 年 月	令和8年7月
課 長	主 査
担 当 者	設 計 者


L型擁壁設置工図(2)

(南側:L型擁壁)

平面図 縮尺 1:100

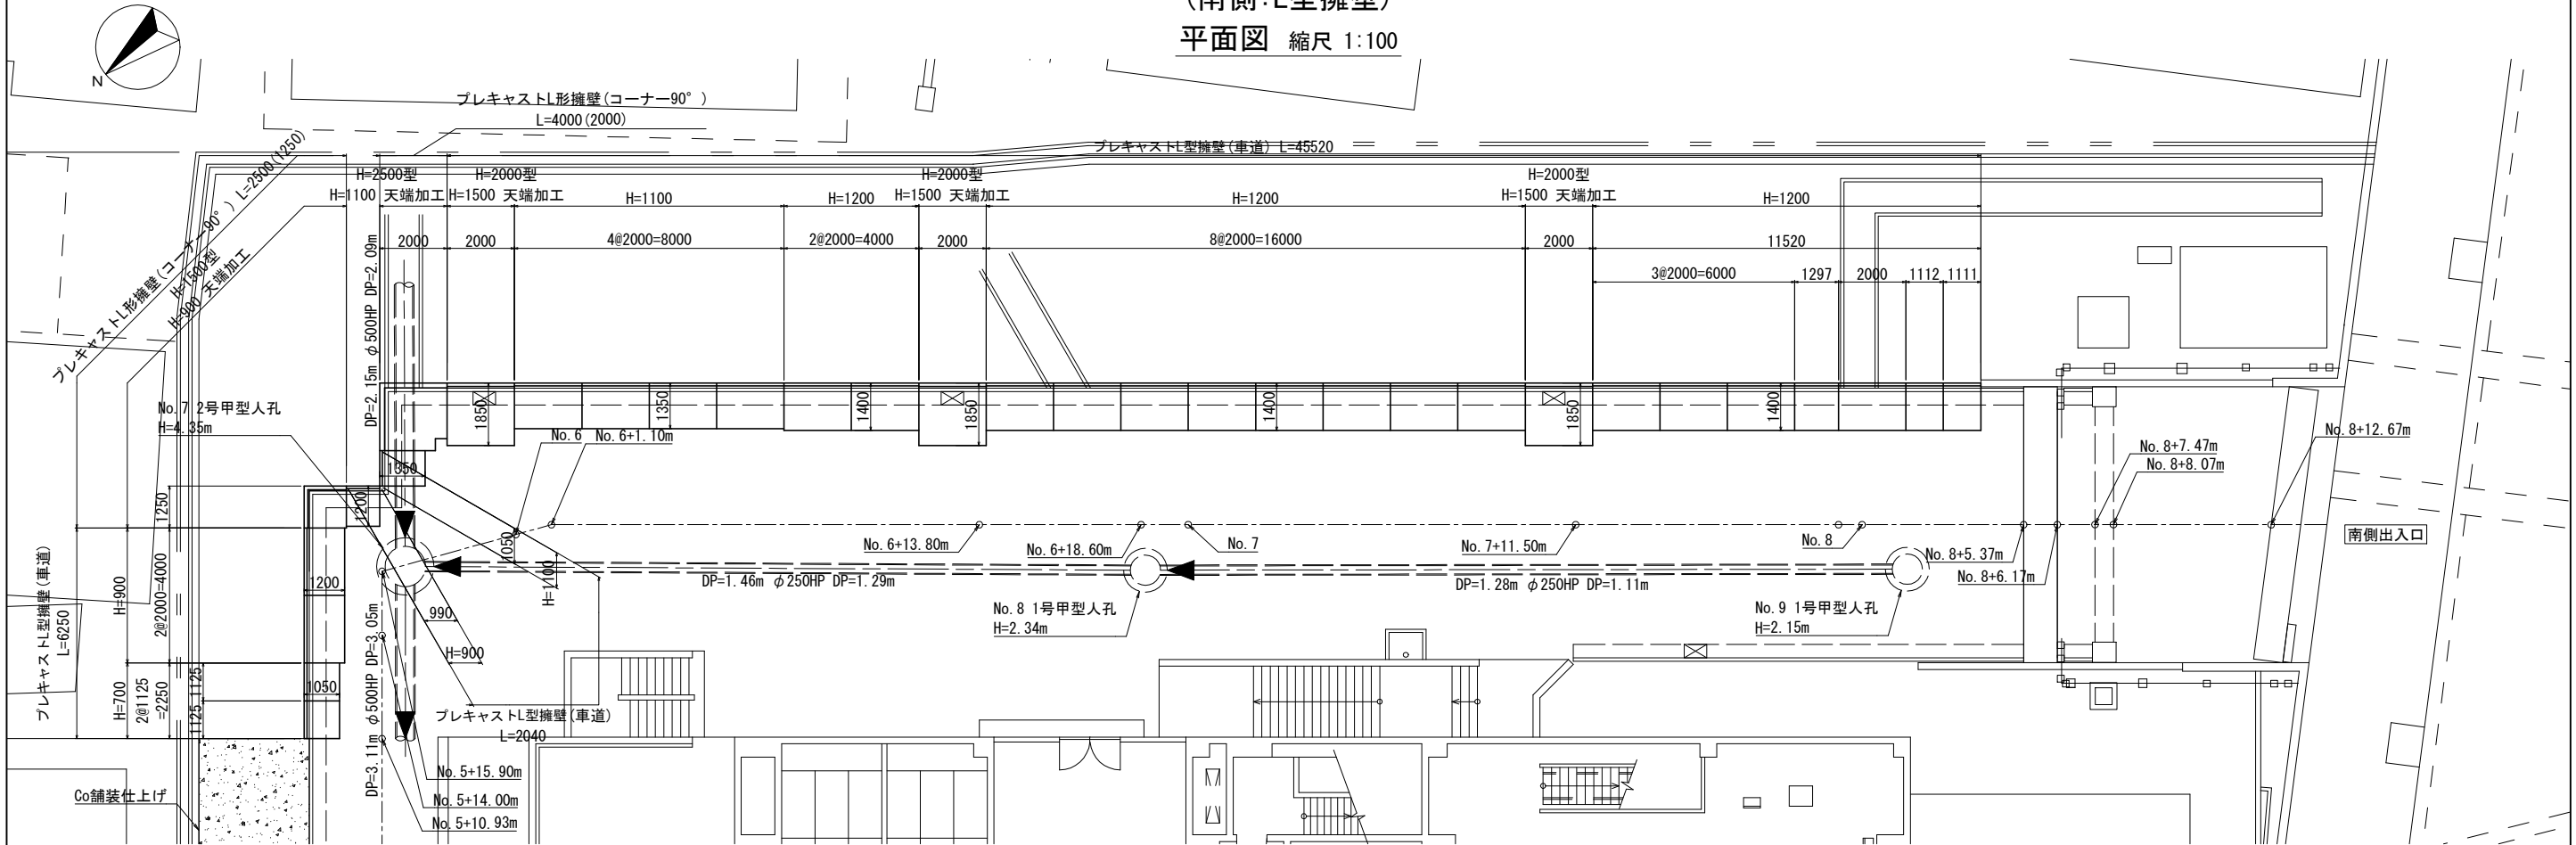

展開図 縮尺 縦1:50 横1:100

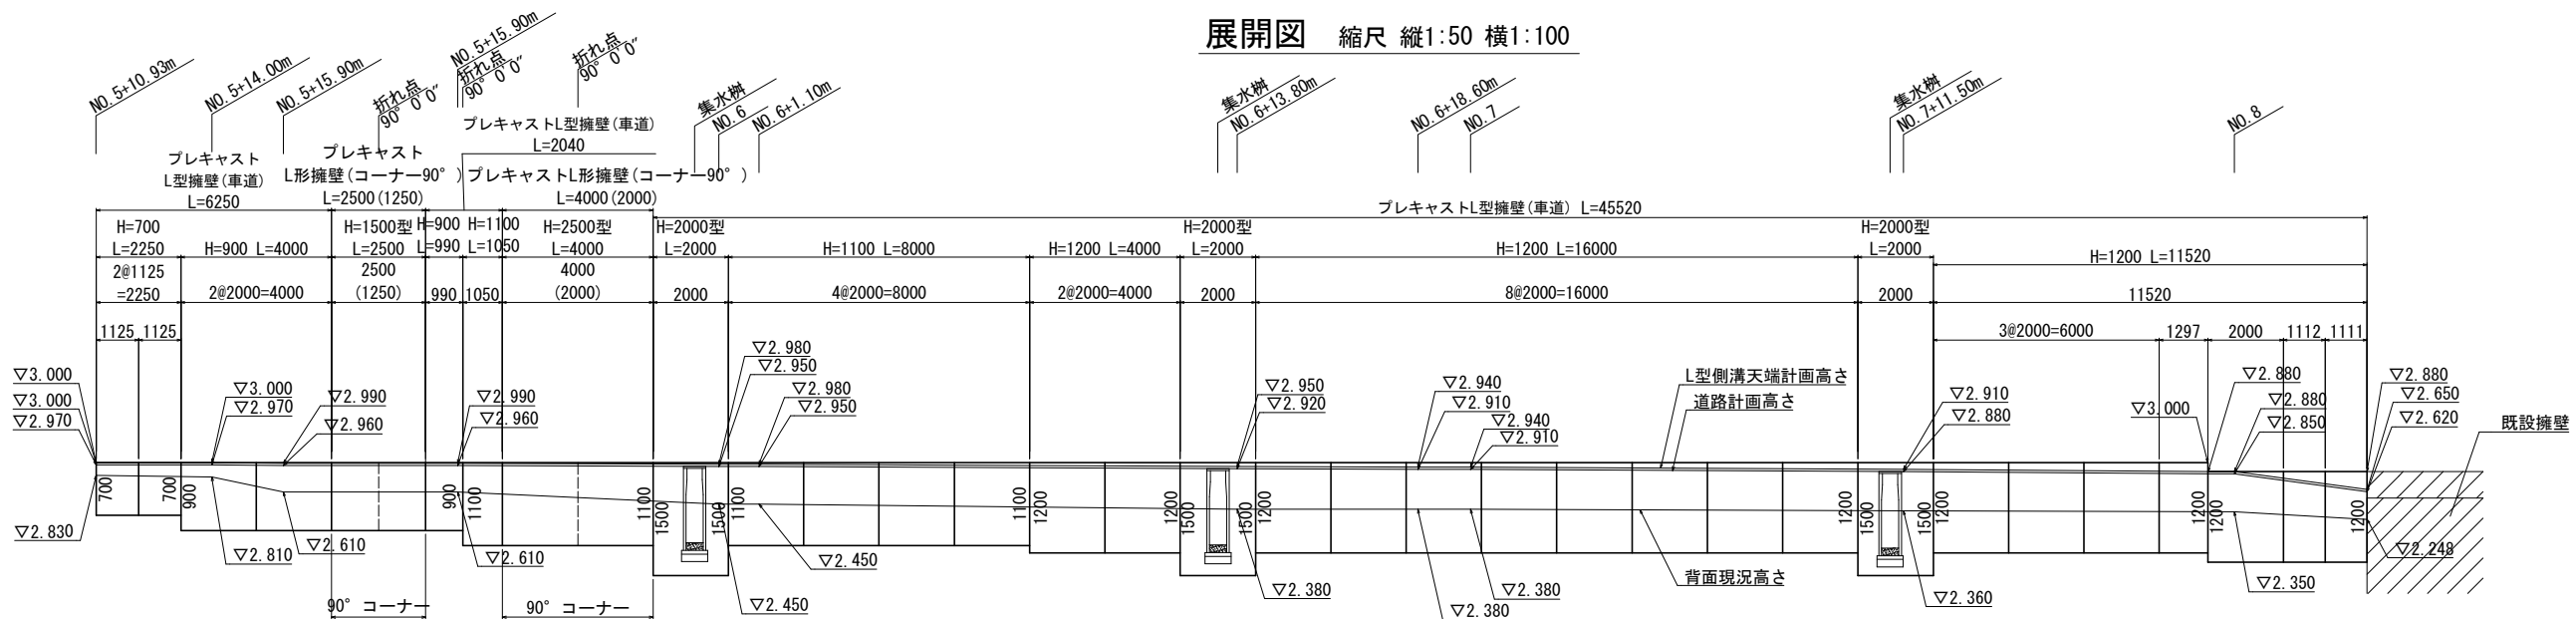

凡 例




---	道路中心線
→	雨水排水流下方向

※プレキャストL型擁壁(コーナー90°)は、片側延長のみとする

横 須 賀 市 上 下 水 道 局

工 事 名 称	舟倉第2ポンプ場場内整備工事			
図 面 名 称	L型擁壁設置工図(2)			
縮 尺	図 示	図 番	図 号	16/31
制 作 年 月	令和8年7月	原 図	原 図	A1
課 長	主 査	担 当 者	設 計 者	

既設擁壁撤去・復旧図(1) 縮尺1:50
(南側門扉)

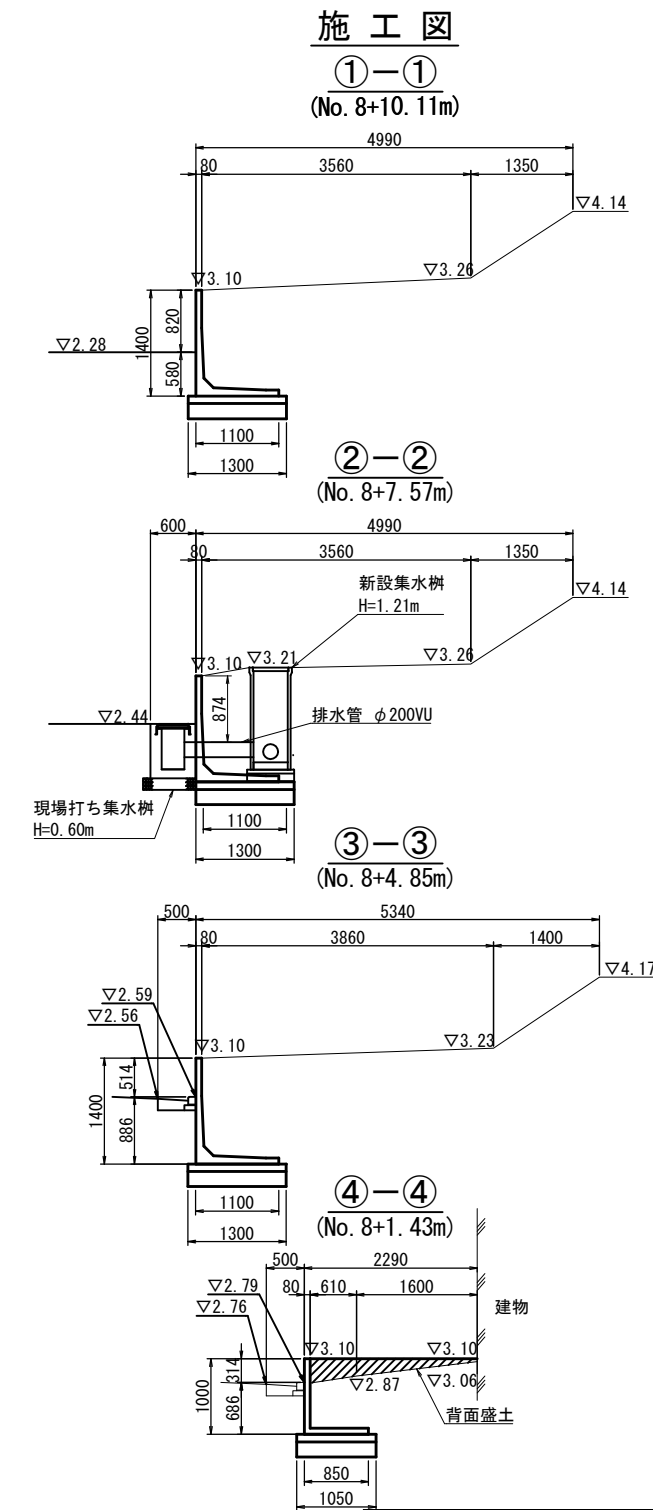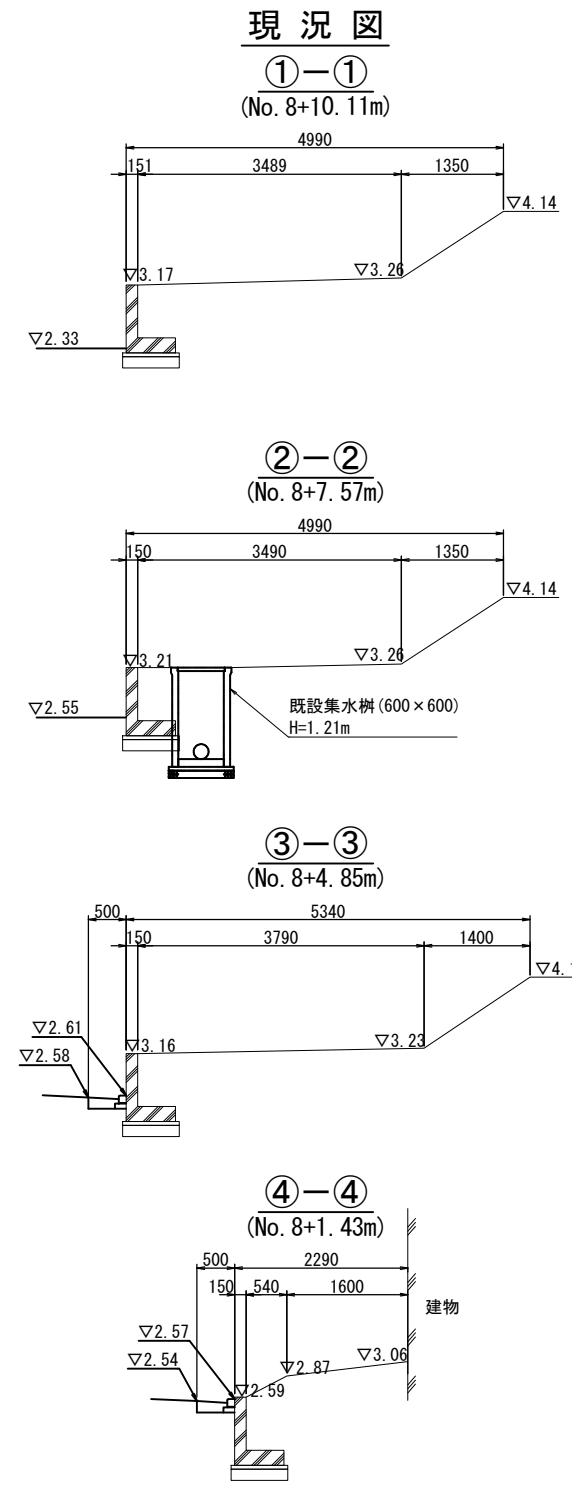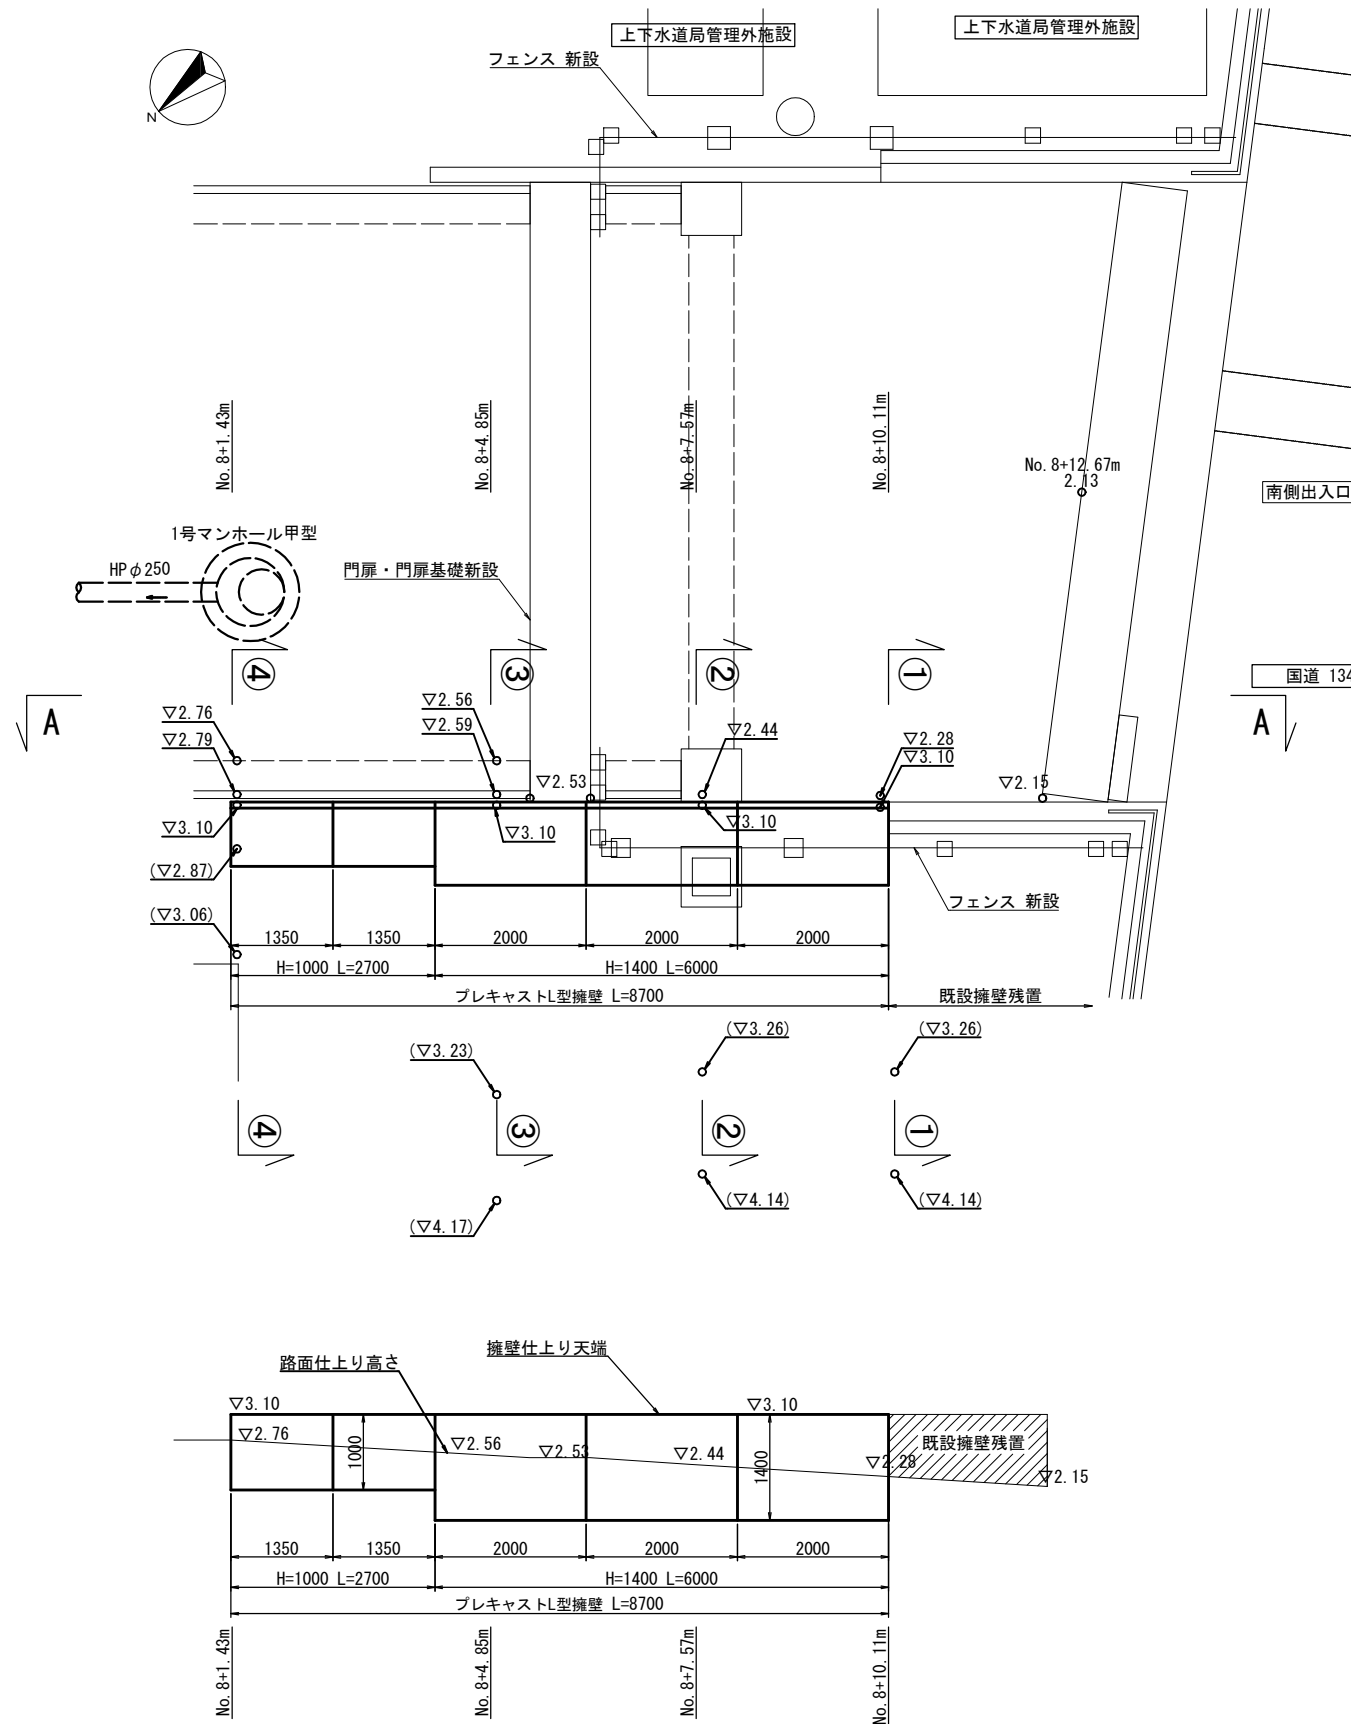


横須賀市上下水道局					
工 事 名	舟倉第2ポンプ場場内整備工事				
図 面 名	既設擁壁撤去・復旧図(1)				
縮 尺	1:50	図 番	17/31		
制 作 年 月	令和8年7月	図 原 図	17/31		
課 長	主 査	担 当 者	設 計 者		


※ (▽0.00) は現況地盤高を示す

既設擁壁撤去・復旧図(2) 縮尺1:50
(流入きょ側)


平面図

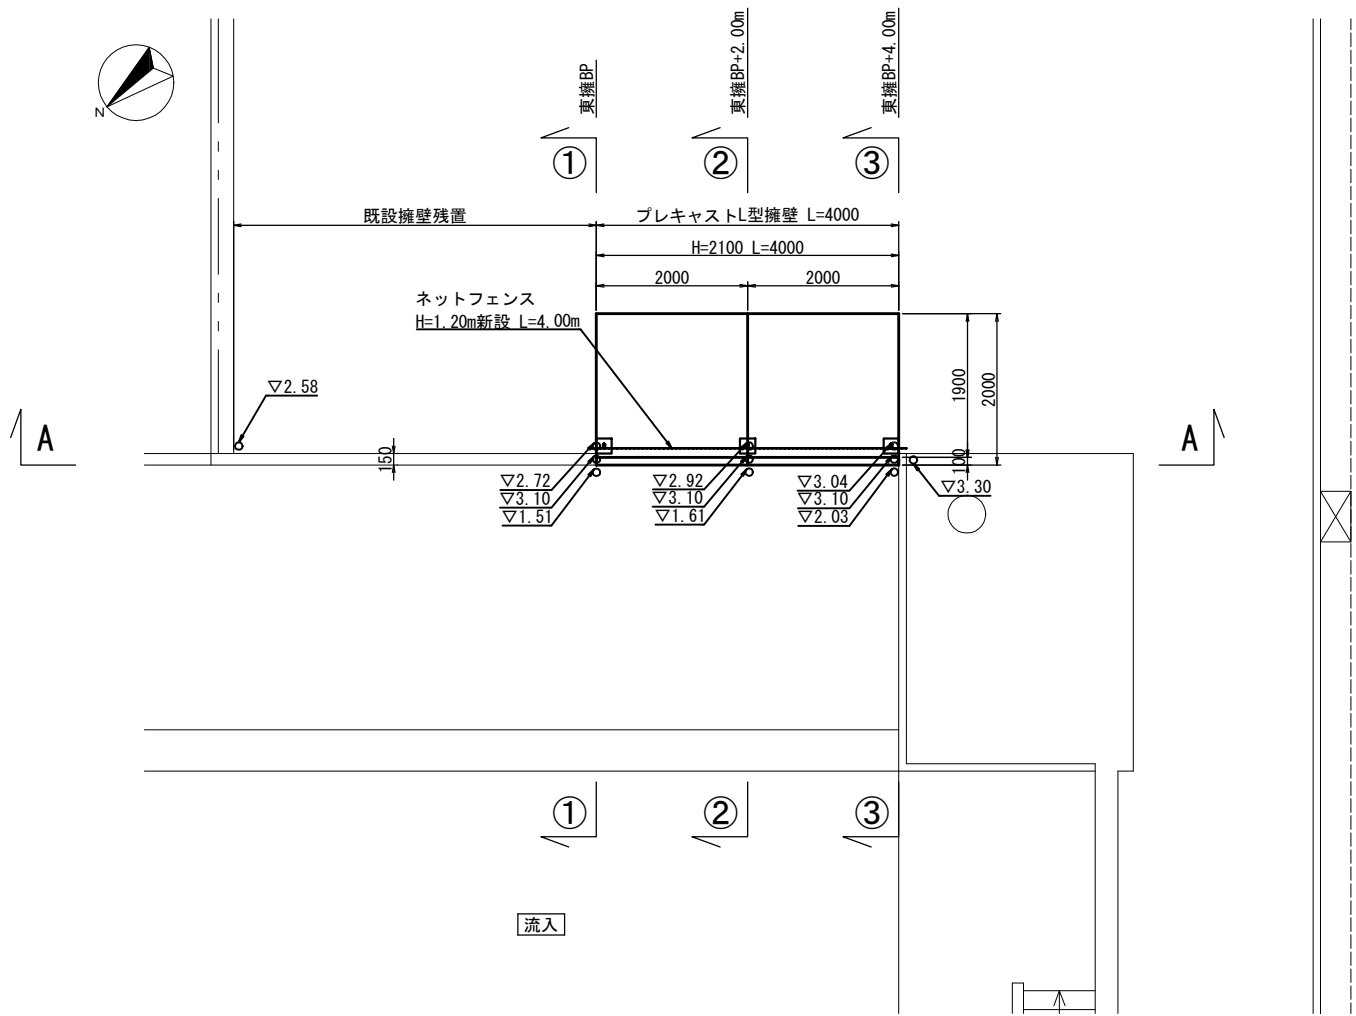

A-A 断面図

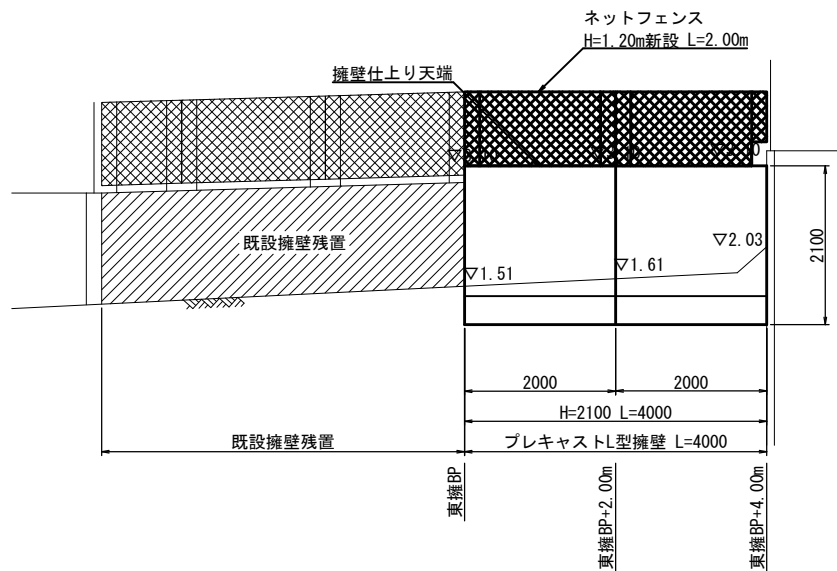


現況図

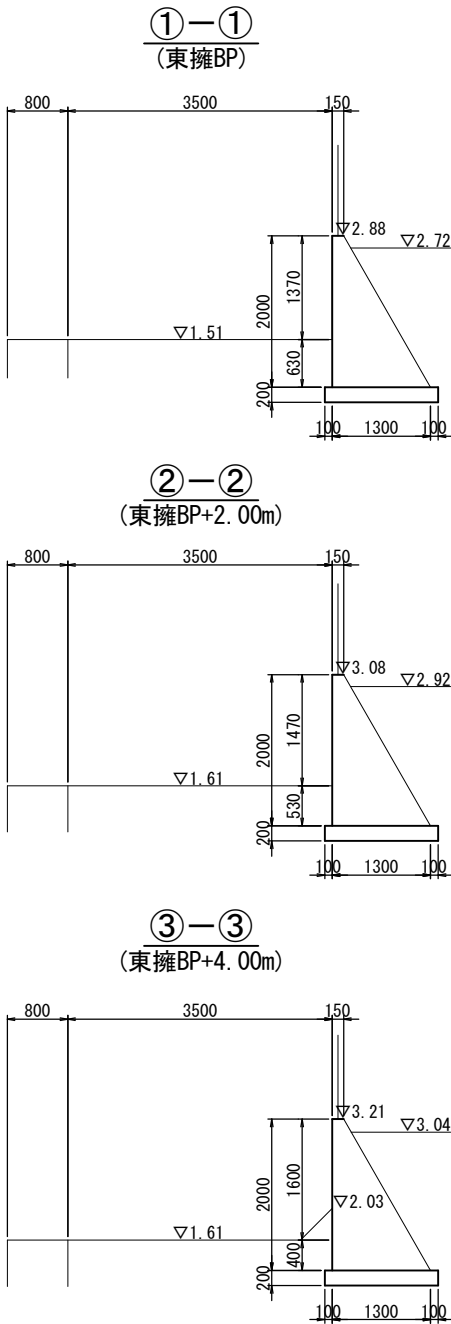

断面図

施工図

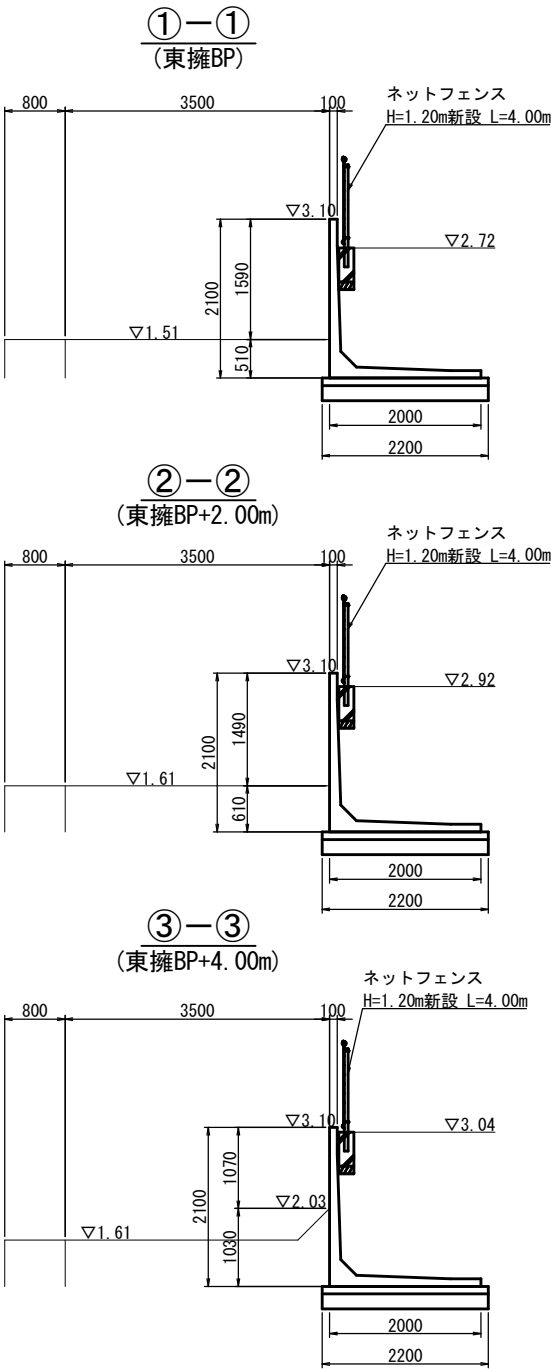


横須賀市上下水道局					
工 事 名	舟倉第2ポンプ場内整備工事				
図 面 名	既設擁壁撤去・復旧図(2)				
縮 尺	1:50	図 番	18/31	原 図	A1
制 作 年	令和8年7月	担 当 者		設 計 者	
課 長	主 査	担 当 者		設 計 者	


※ (▽0.00) は現況地盤高を示す

(南側門扉)

平面図 縮尺1:50

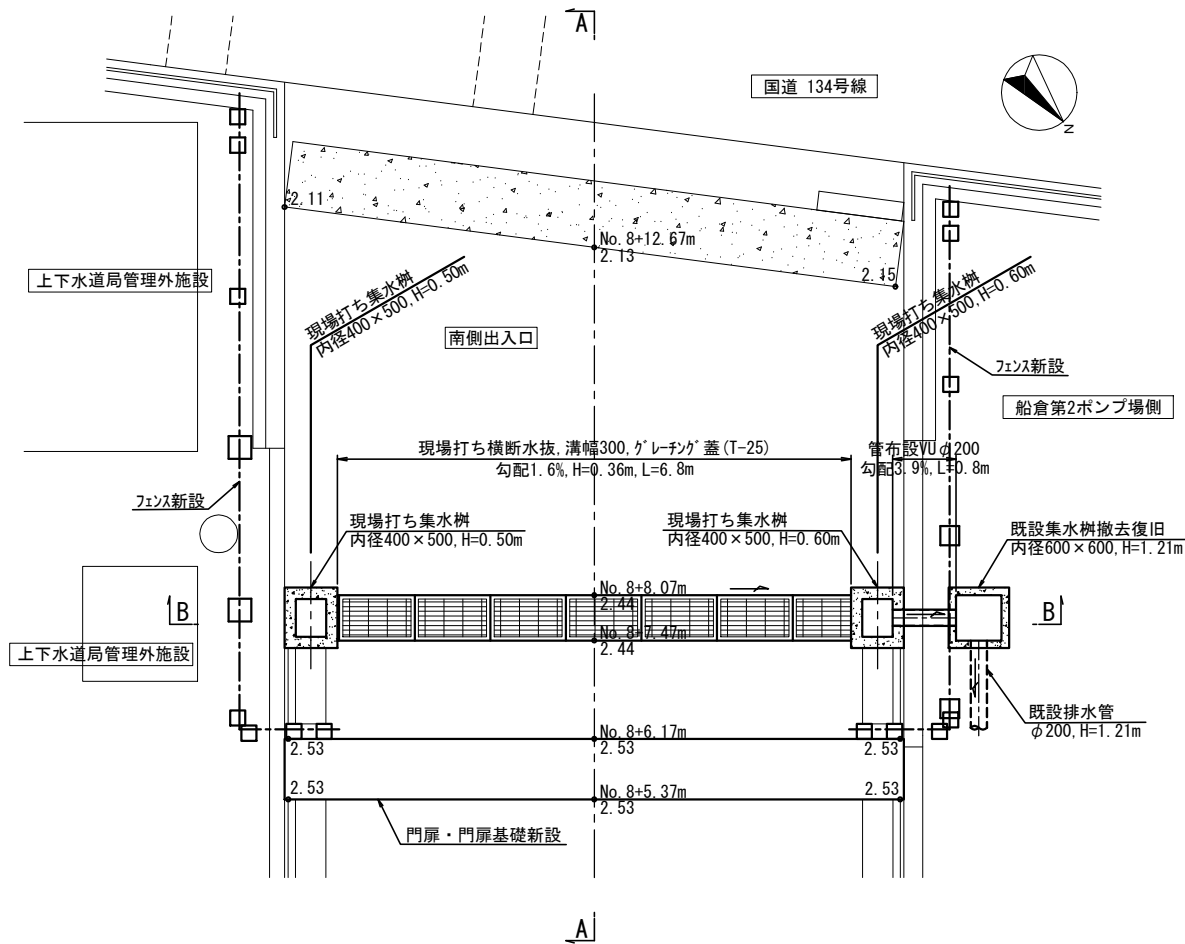


B - B 断面図 縮尺1:50

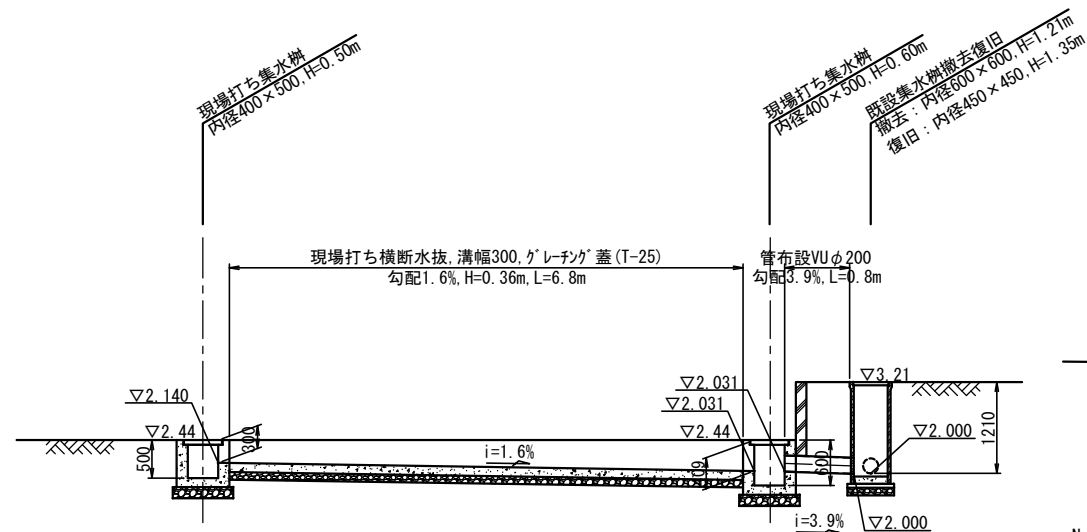


集水枴断面図 縮尺1:15


平面图

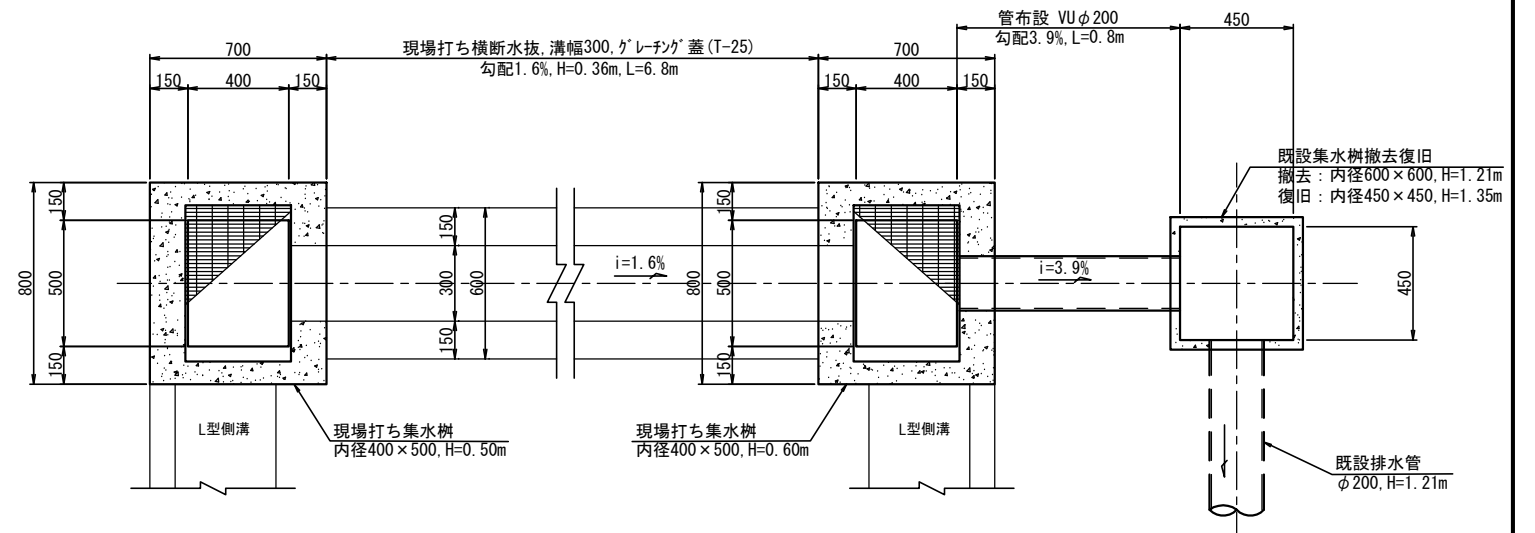

断面図

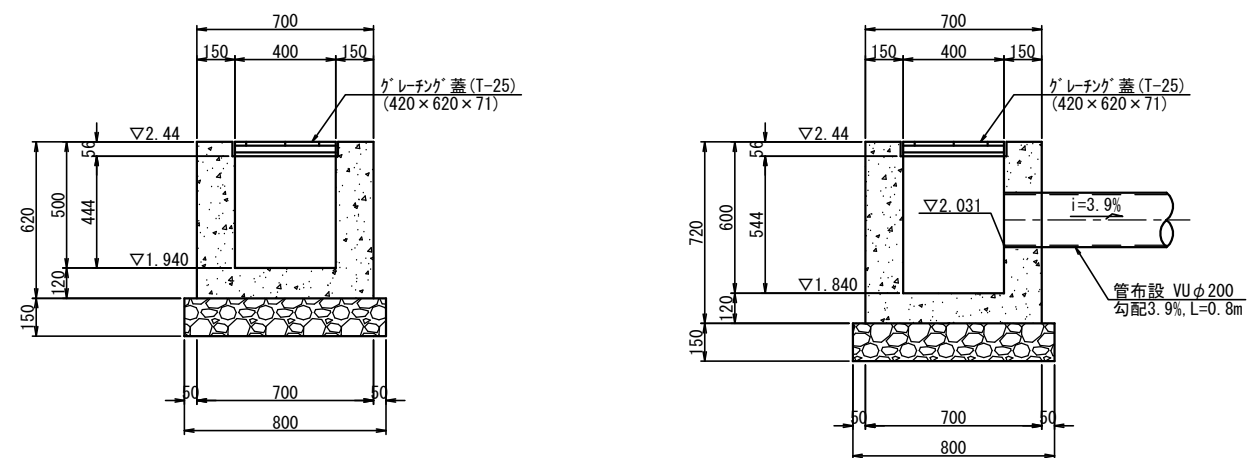


A - A 断面図 縮尺1:50

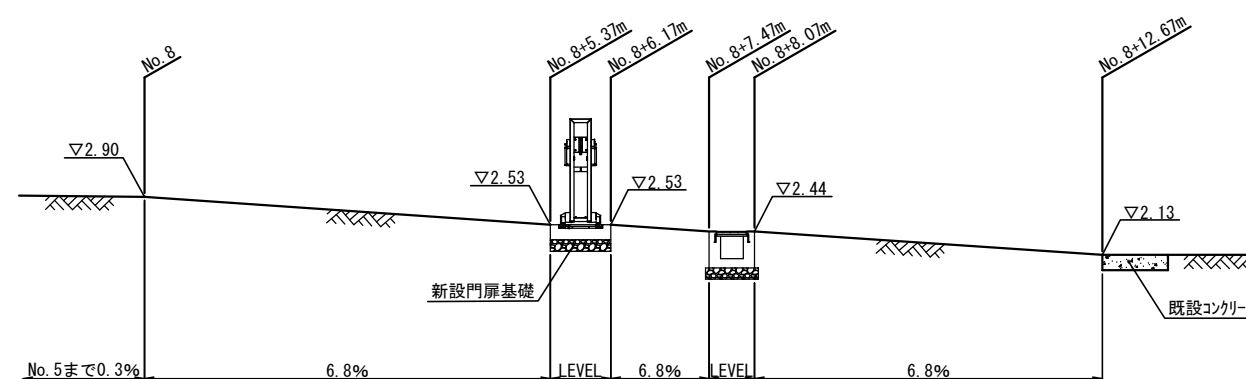

横 須 賀 市 上 下 水 道 局				
工 名	舟倉第2ポンプ場場内整備工事			
図 名	場内排水施設図(1)			
縮 尺	図 示	図番	面号	19/31
制 年	令和8年7月	原図	図内	A1
課 長	主 査	担当者	設計者	

(北側門扉)

 平面図 縮尺1:50




B - B 断面図 縮尺1:50




集水枋断面図 縮尺1:15

 平面図



断面図

 


A - A 断面図 縮尺1:50




長	査	三者	司者
---	---	----	----

場内排水施設図(3)
(東側空地)




平面図 縮尺1:100

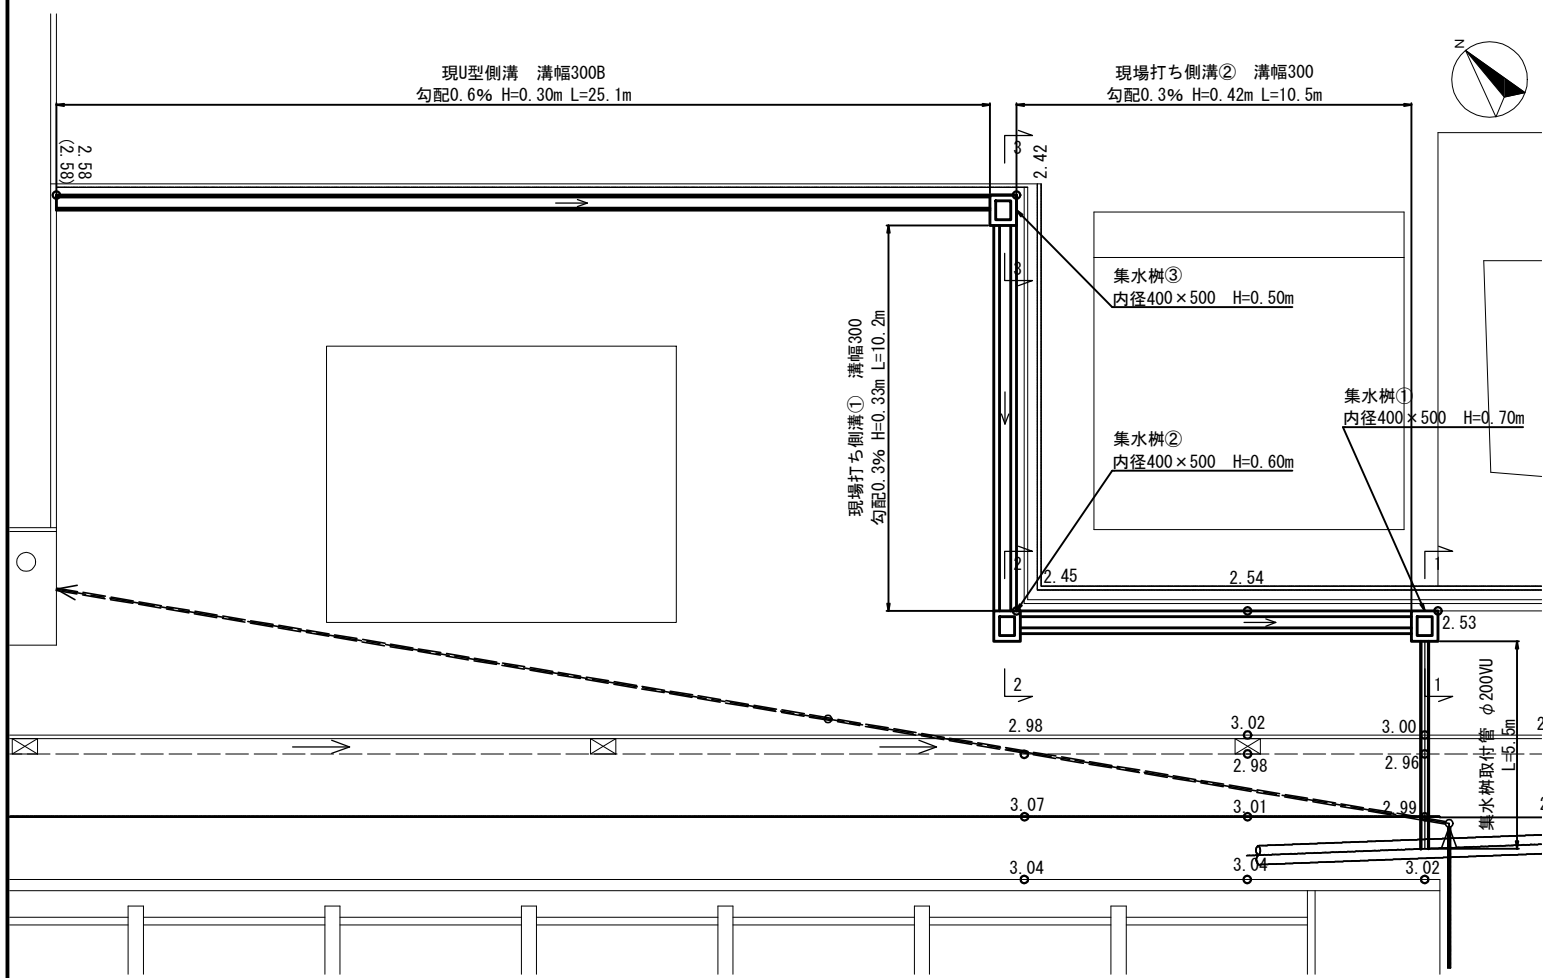

縦断面図 縦 1:50
縮尺 横 1:100

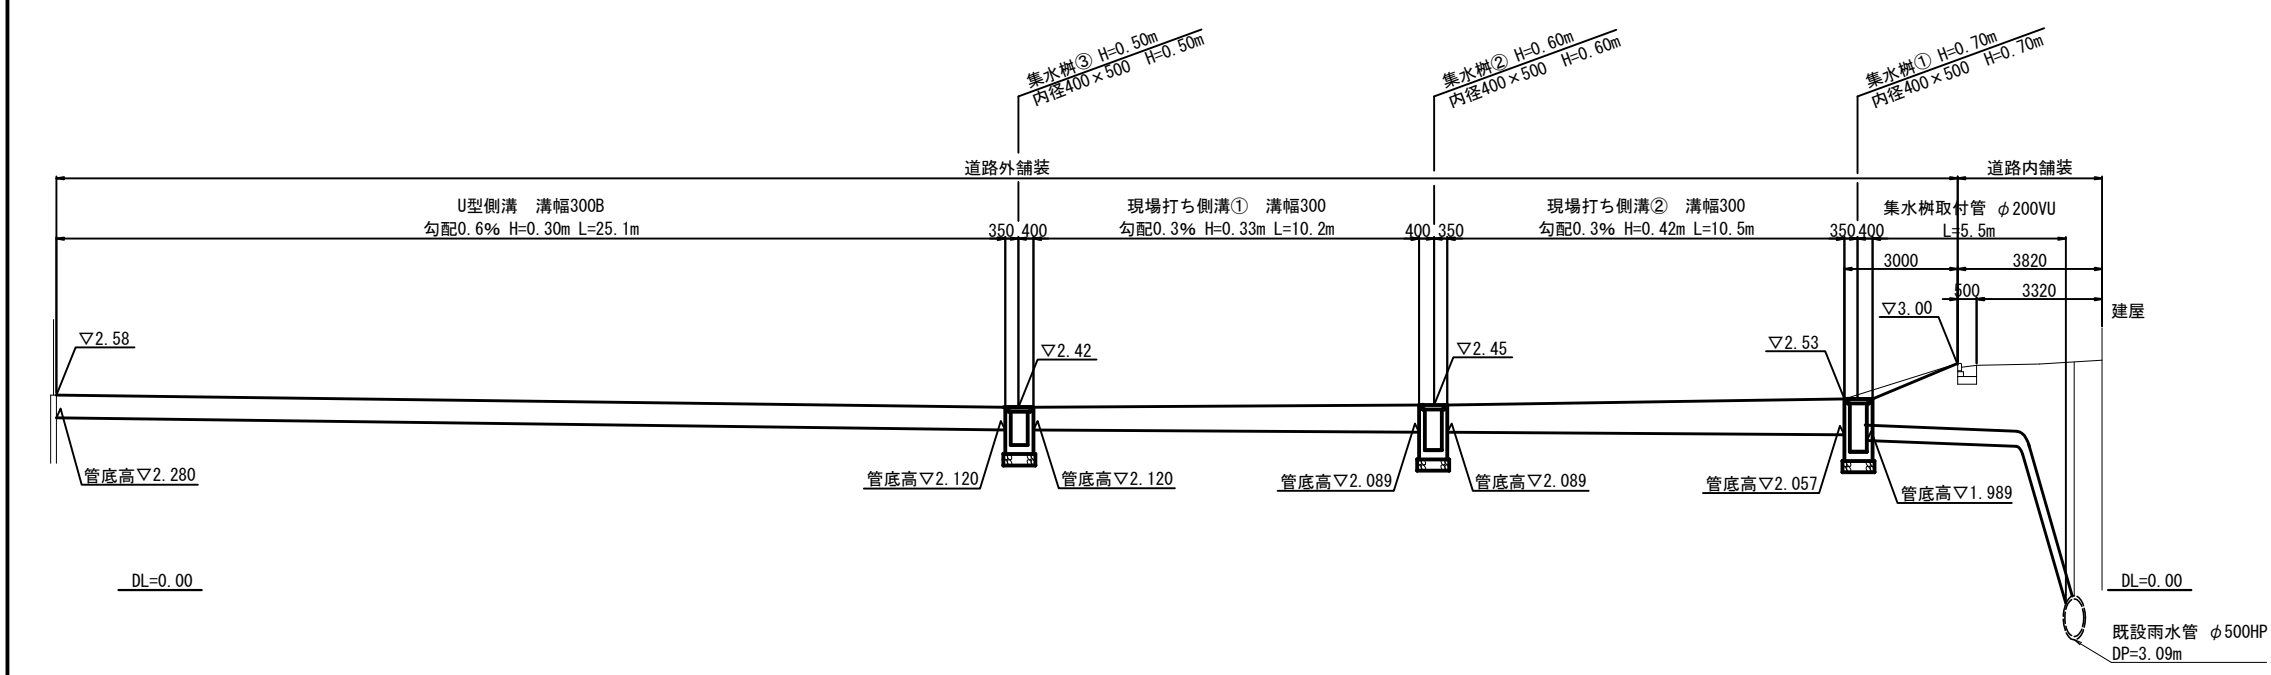


集水桝詳細図 縮尺1:30

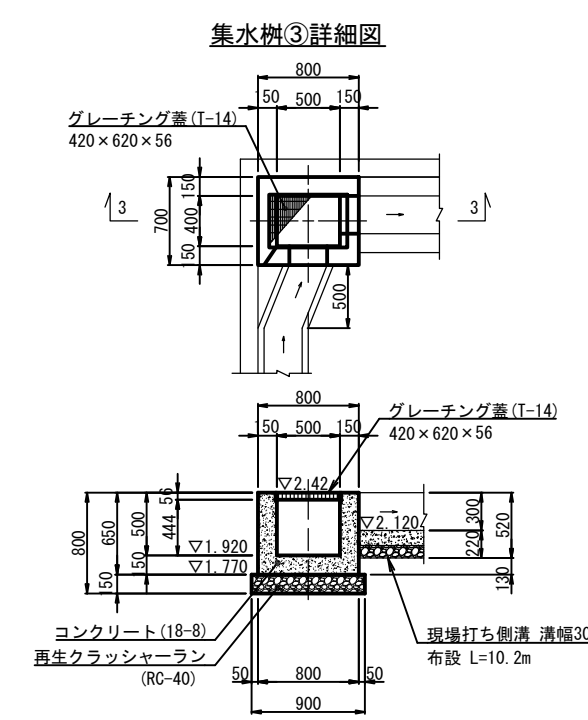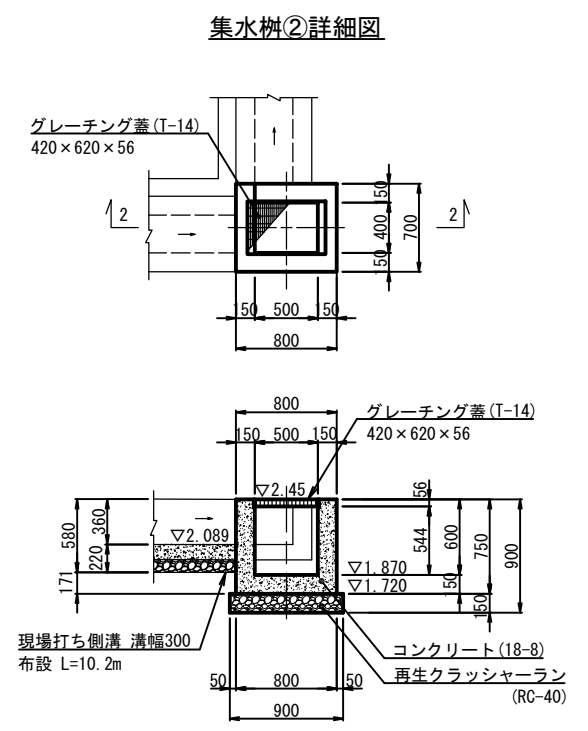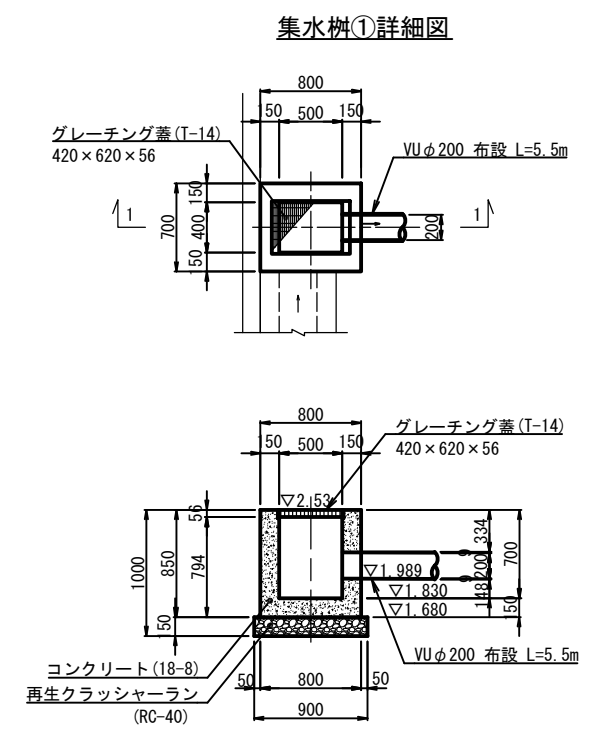


横須賀市上下水道局					
工 事 名	舟倉第2ポンプ場場内整備工事				
図 面 名	場内排水施設図(3)				
縮 尺	図 示	図 番	面 号	21/31	
制 作 年 月	令和8年7月	原 図 大 小	図 大 小	A1	
課 長	主 査	担 当 者	設 計 者		

(南側門扉・フェンス)


平面図 縮尺1:50

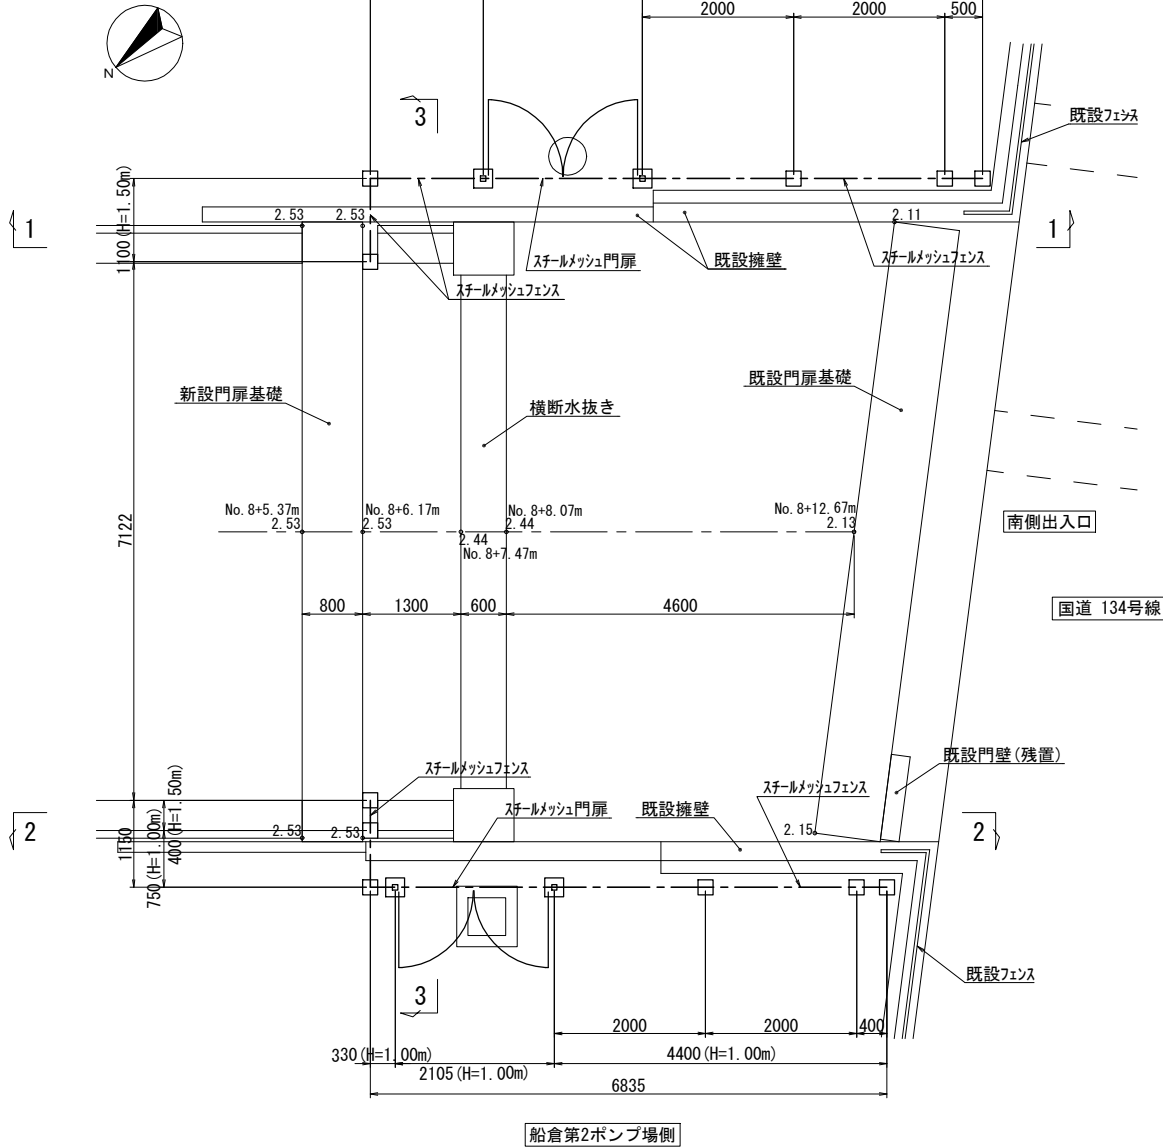


1-1 断面図 縮尺1:50

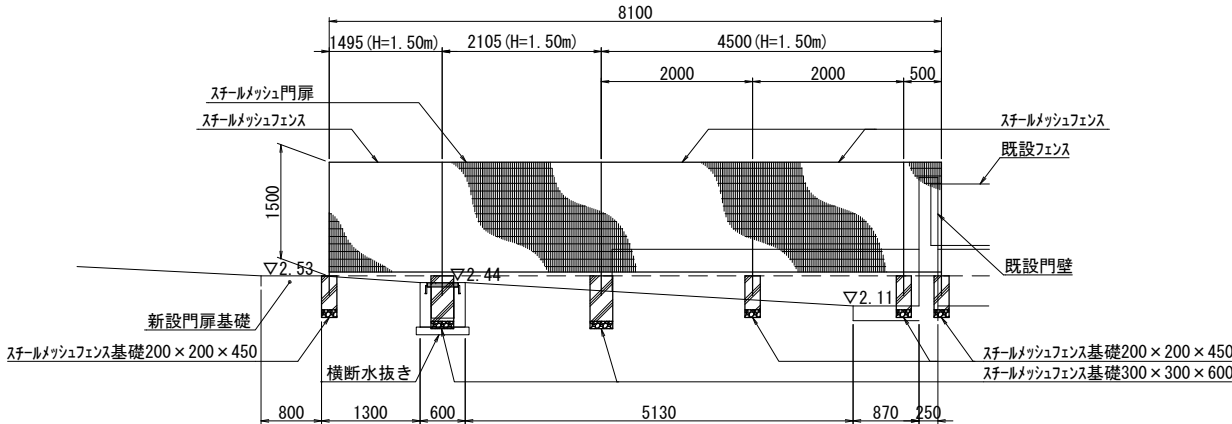

2-2 断面図 縮尺1:50

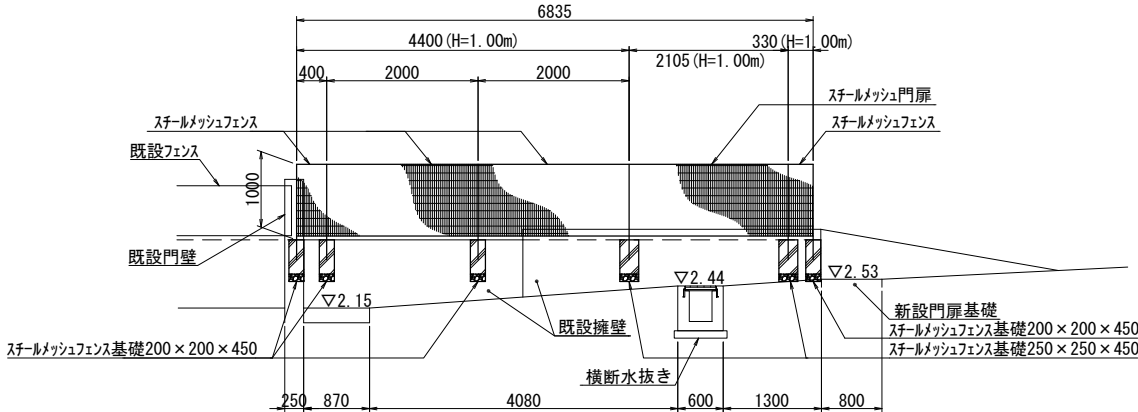


3-3 断面図 縮尺1:50

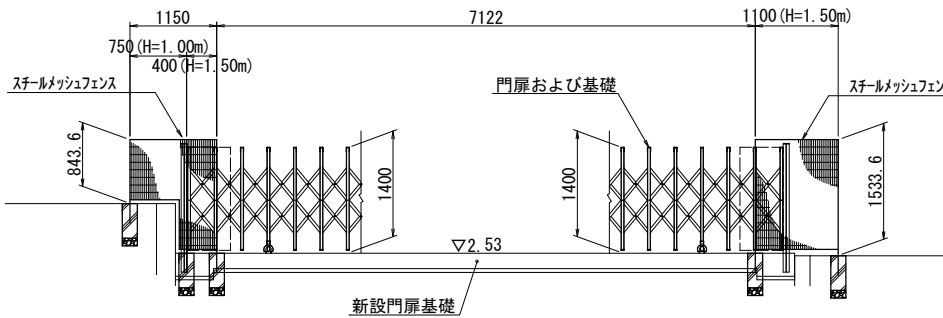


横須賀市上下水道局						
工 名	事 称	舟倉第2ポンプ場場内整備工事				
図 名	面 称	門扉・フェンス設置工図(1)				
縮 尺	図 示		図 番	面 号	22/31	
制 作 月	令和8年7月		原 図 サ イ ズ	A1		
課 長	主 査	担 当 者	設 計 者			

門扉・フェンス設置工図(2)
(北側門扉・フェンス)


平面図 縮尺1:50

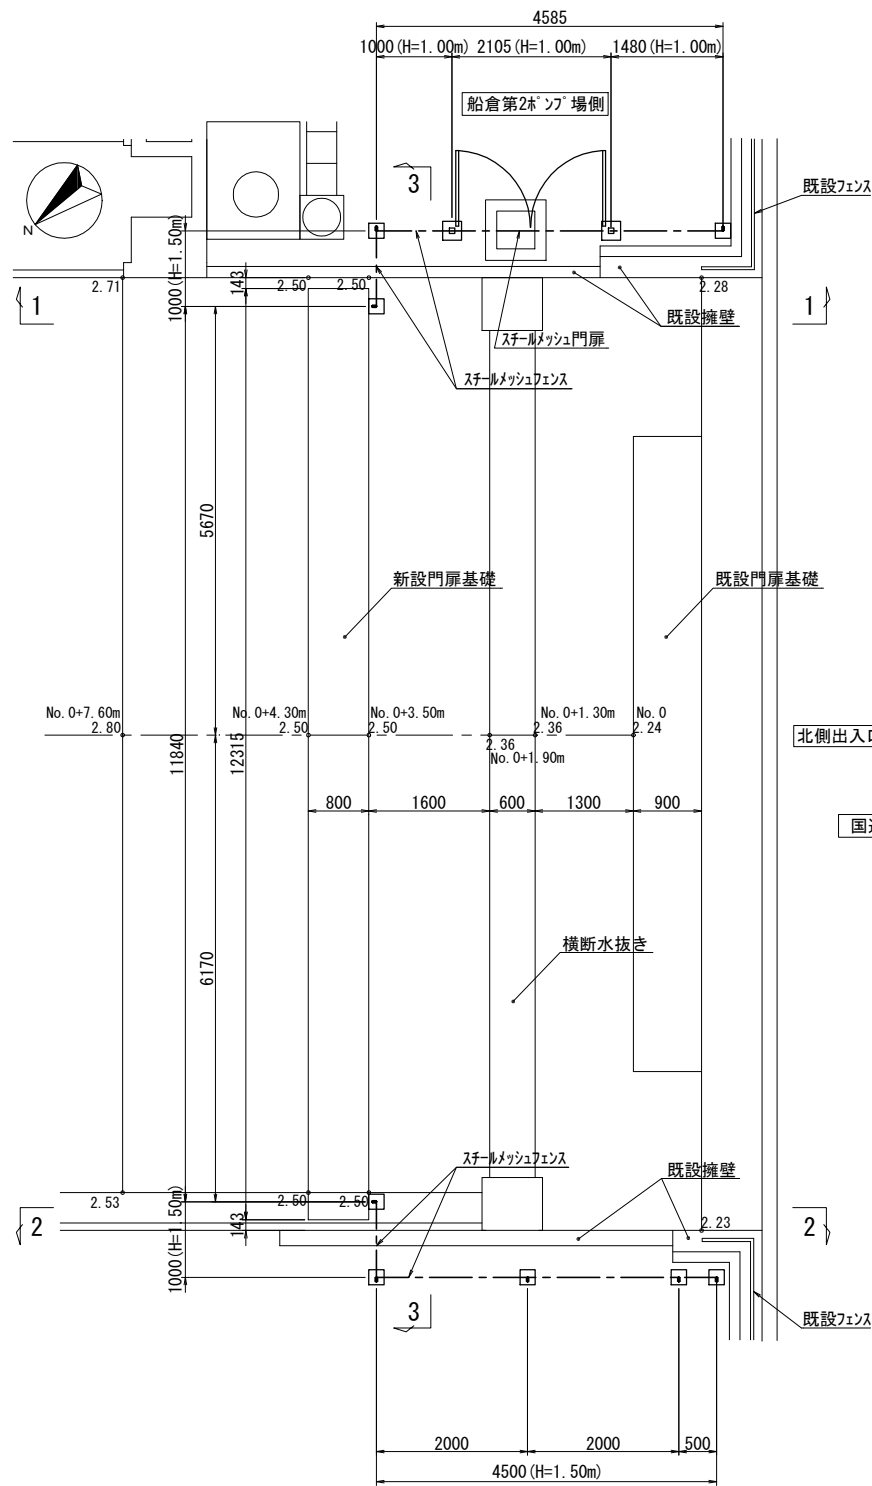


1-1 断面図 縮尺1:50

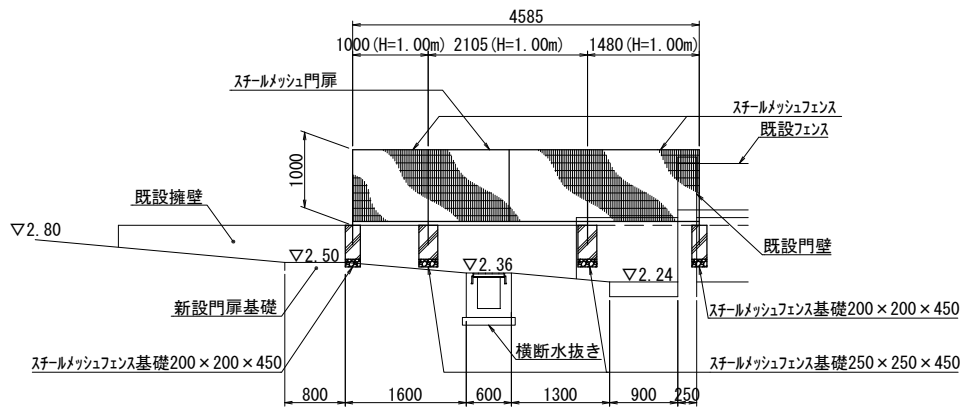

2-2 断面図 縮尺1:50

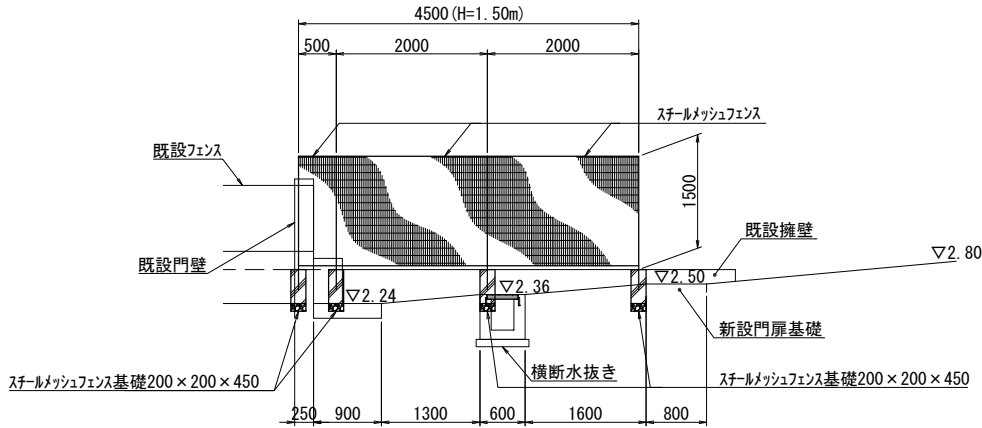

3-3 断面図 縮尺1:50

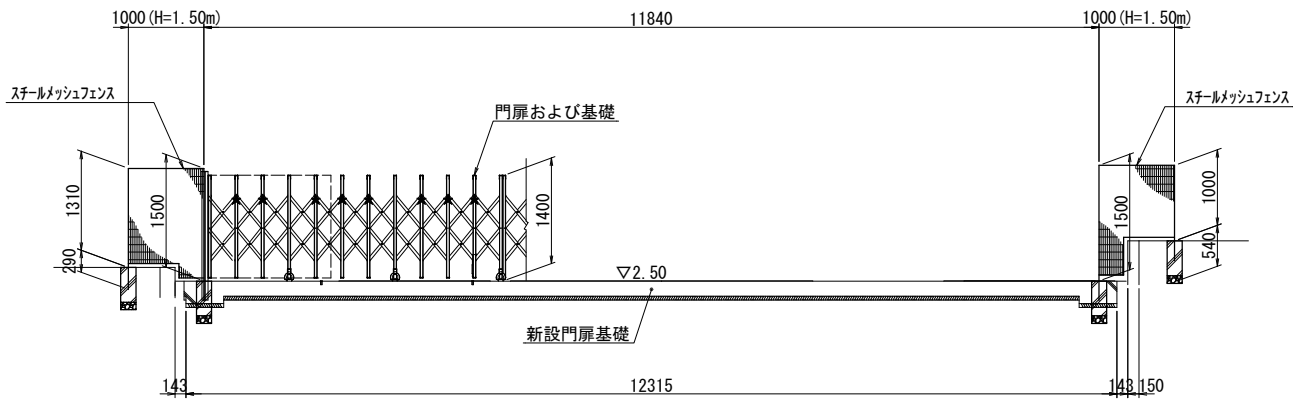


横須賀市上下水道局


工 事 名 称	舟倉第2ポンプ場場内整備工事		
図 面 名 称	門扉・フェンス設置工図(2)		
縮 尺	図 示	図 番	23/31
制 作 年 月	令和8年7月	原 図	A1
課 長	主 査	担 当 者	設 計 者

場内施設標準構造図(1)


角1号標準図(L 型側溝コンクリート巾40cm) 縮尺 1:20

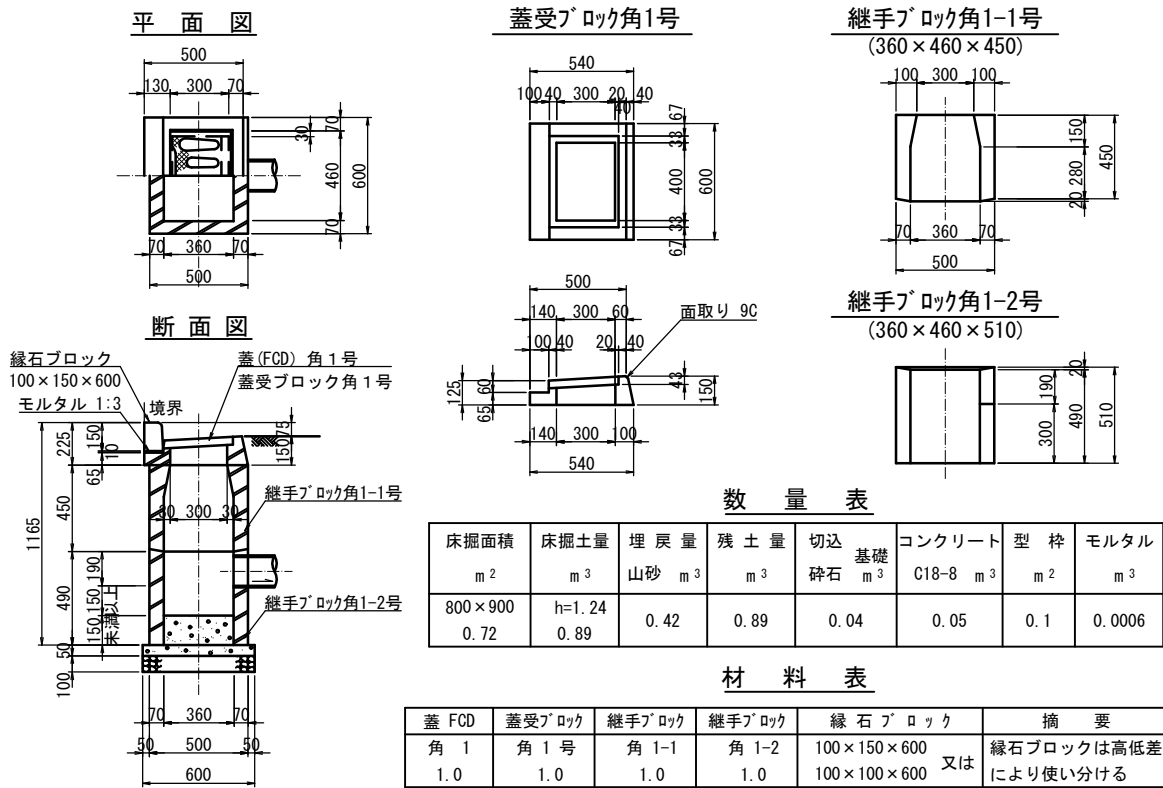

L型側溝標準図 縮尺 1:10

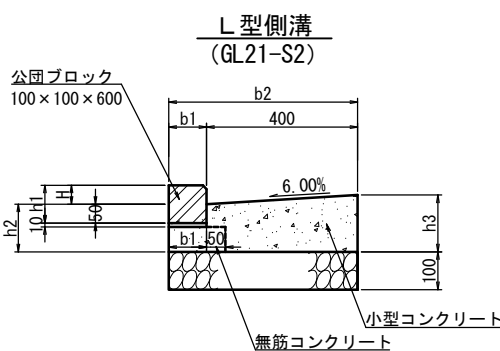

L型擁壁標準構造図 縮尺 1:20

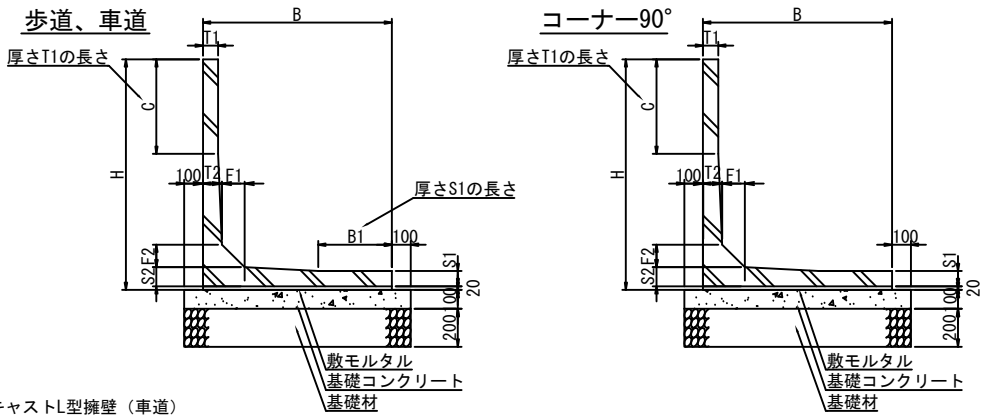


プレキャストL型擁壁(車道)

サイズ H	寸 法 仕 様 (mm)										参考質量 (kg)	水抜穴 径及び 個数	必要地耐力 (kN/m ²)
	B	B1	T1	T2	S1	S2	F1	F2	C	H1			
600	1000	-	80	80	80	80	100	100	-	300	600	φ55 n=1 (センター)	24
700	1050	-	80	80	80	80	100	100	-	300	650		28
900	1200	-	80	80	80	80	100	100	-	700	780		34
1000	1250	-	80	80	80	80	100	100	-	700	840		38
1100	1350	765	80	100	80	100	120	120	500	700	980	φ55 n=2 (両サイド)	41
1200	1400	790	80	100	80	100	120	120	500	700	1050		45
1400	1500	572	80	120	80	120	120	120	500	700	1270		53
2000	1850	400	100	150	100	150	150	150	500	700	2270	φ55 n=3	75
2100	2000	400	100	160	100	160	200	200	350	750	2580	φ75 n=2 (両サイド)	77

プレキャストL型擁壁(コーナー90°)

サイズ H	寸 法 仕 様 (mm)									参考質量 (kg)	水抜穴 径及び個数	必要地耐力(kN/m ²)	
	B	T1	T2	S1	S2	F1	F2	C	H1			一般造成用	歩道側壁用
1500	1000	70	100	60	100	120	120	500	600	960	φ55 n=3	72	61
2500	1600	100	150	80	150	150	150	1000	800	2250	φ75 n=2	106	100


重力式擁壁標準構造図 縮尺 1:20

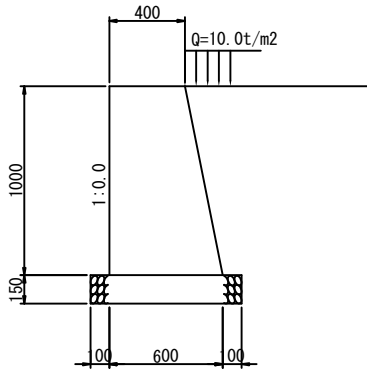

重力式擁壁

記号	寸法表 (mm)				材料表		
	擁壁高 H	前面 勾配 N	底辺幅 B1	天端高 B2	基礎材 RC-40、t=t1 m ² m ³	小型コンクリート 18-8 m ³	無筋型枠 m ²
GW1	1.00	0.00	0.60	0.40	0.800 0.120	0.500	2.020

私設角樹標準図 縮尺 1:20

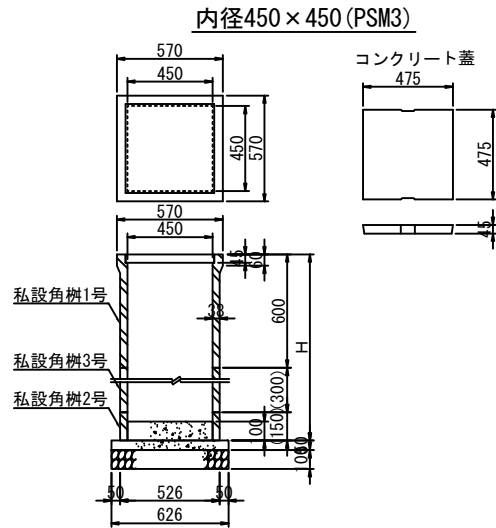

私設角樹


記号	H	材料表							
		コンクリート蓋 枚	私設角樹 1号 個	私設角樹 2号 個	私設角樹 3号 個	基礎材 RC-40、t=100 m ² m ³	無筋コンクリート 18-8 m ³	小型コンクリート 18-8 m ³	均し型枠 m ²
PSM3-4	1350	1.0	1.0	1.0	2.0	0.392 0.039	0.020	0.020	0.125

横須賀市上下水道局

工 事 名	舟倉第2ポンプ場場内整備工事			
図 面 名	場内施設標準構造図(1)			
縮 尺	図 示	図 番	図 号	24/31
制 作 年 月	令和8年7月	原 図	原 図	A1
課 長		主 査	担 当 者	設 計 者


場内施設標準構造図(2)

現場打ち集水桝標準図 縮尺 1:10

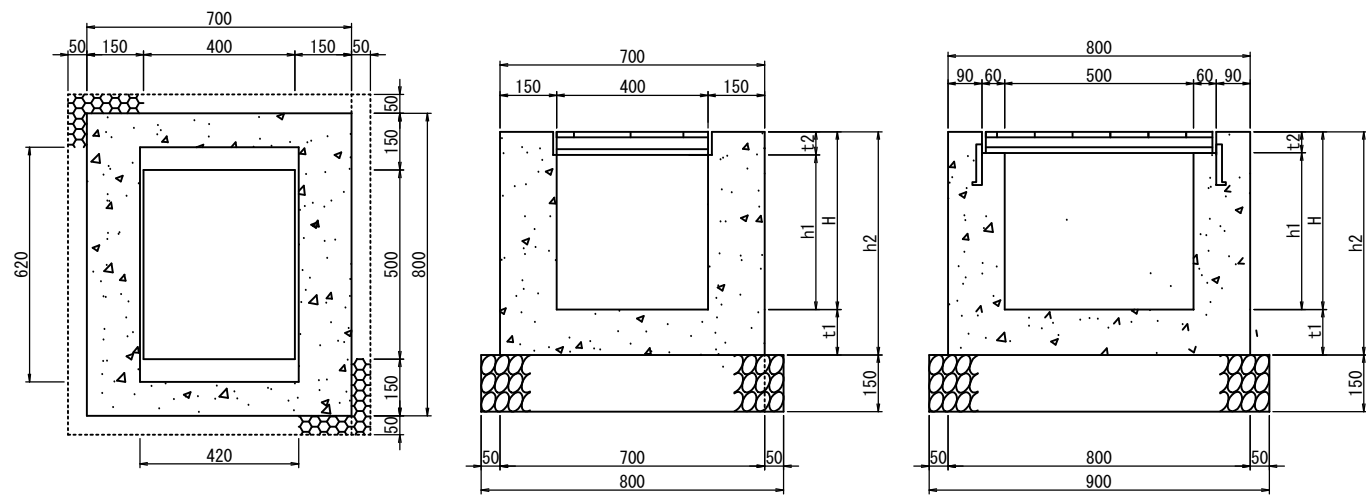


現場打ち集水樹 内径400×500											
記号	寸法表 (mm)					材料表					
	H	h1	h2	t1	t2	ゲレーチング 蓋 受枠共 枚	基礎材 RC-40、 t =150		小型コンクリート 18-8 m3	小型型枠 m2	
							m2	m3			
GM3-H 500 -T14	500	444	620	120	56	1.0	0.720	0.108	0.244	2.875	
GM3-H 600 -T14	600	544	720	120	56	1.0	0.720	0.108	0.280	3.355	
GM3-H 700 -T14	700	644	850	150	56	1.0	0.720	0.108	0.333	3.979	
GM3-H 500 -T25	500	429	620	120	71	1.0	0.720	0.108	0.243	2.848	
GM3-H 600 -T25	600	529	720	120	71	1.0	0.720	0.108	0.279	3.328	
GM3-H 800 -T25	800	729	950	150	71	1.0	0.720	0.108	0.368	4.432	

U型側溝布設標準図 縮尺 1:10

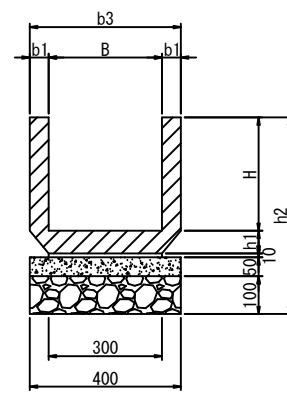


U型側溝													
呼び名	寸法表 (mm)							材料表					参考重量
	B	b1	b2	b3	H	h1	h2	U型側溝 L=600 本	基礎材 RC40、t=100 m2	敷モルタル 1:3 m3	無筋コンクリート 18-8 m3	均し型枠 m2	
300B	300	50	300	400	300	60	520	16.5	4.000	0.030	0.200	1.000	79

現場打ち横断水抜構造図 縮尺 1:10

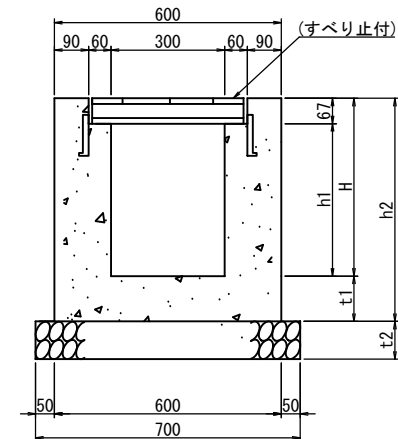

現場打ち横断水抜 溝幅300-T25 (ボルト付)											
記号	寸法表 (mm)					材料表					
	平均 H	h1	h2	t1	t2	グレーチング 蓋 T25 L=1000 枚	基礎材 RC-40、t=t2		小型コンクリート 18-8 m3	目地材 選育質板 t=10 m2	小型型枠 m2
							m2	m3			
南側 GOU3-H 355 (300-409)	355	288	475	120	100	10.0	7.000	0.700	1.705	0.171	17.660
北側 GOU3-H 384 (300-468)	384	317	504	120	100	10.0	7.000	0.700	1.792	0.179	18.820

現場打ち側溝標準図 縮尺 1:10

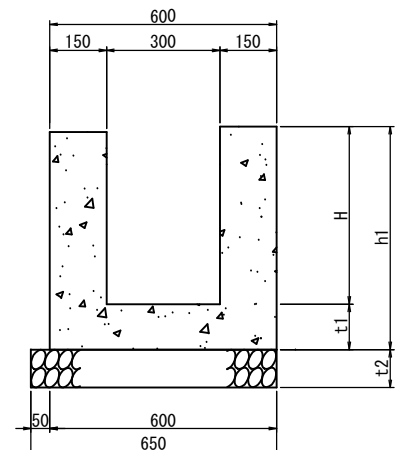


呼び名	寸法表 (mm)				材料表				
	平均 H	h1	t1	t2	基礎材 RC-40、t=t2		小型コンクリート 18-8 m3	目地材 選育質板 t=10 m2	小型型枠 m2
					m2	m3			
溝幅300	①区間 331 (300-361)	451	120	100	6.500	0.650	1.713	0.171	15.640
	②区間 417 (361-473)	537	120	100	6.500	0.650	1.971	0.197	19.080

横須賀市上下水道局									
工 事 名	舟倉第2ポンプ場場内整備工事								
図 面 名	場内施設標準構造図(2)								
縮 尺	図 示			図 番	原 図		25/31		
制 作 年 月	令和8年7月			図 原 図	A1				
課 長		主 査		担 当 者		設 計 者			


場内整備構造図(1)
(参考図 門扉構造図)

門扉構造図 縮尺1:30
(南側)


レール平面図

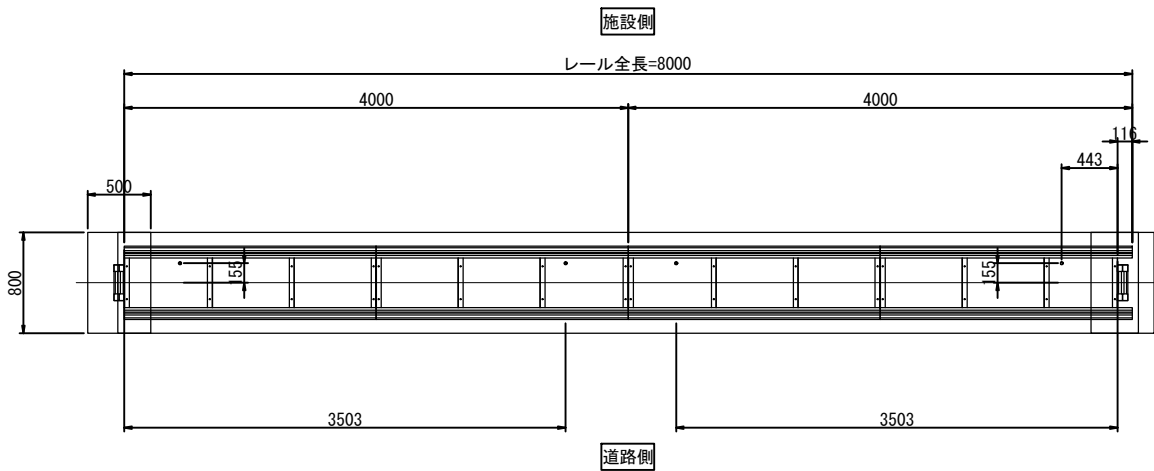

門扉平面図

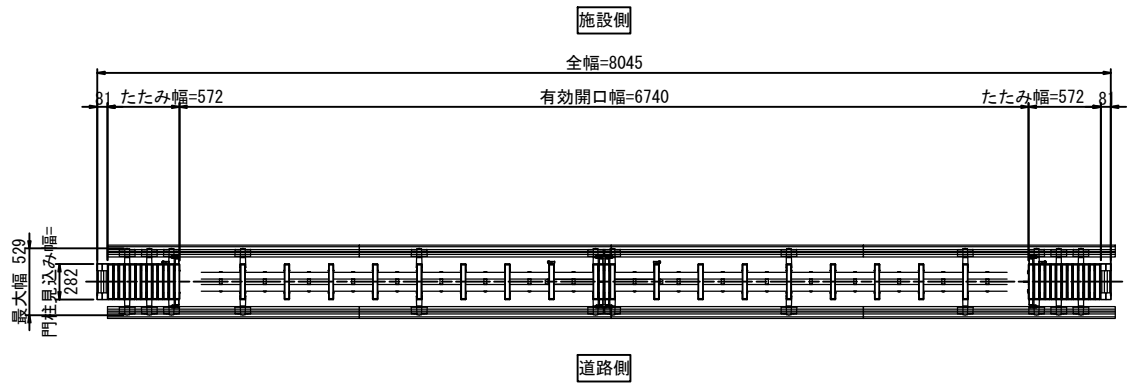


門扉正面図

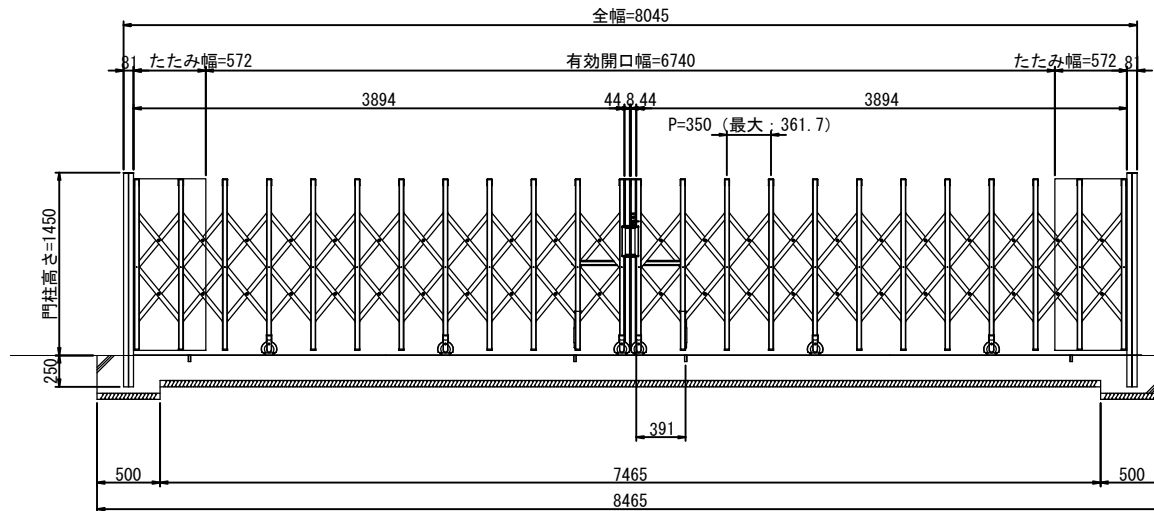


門扉構造図 縮尺1:30
(北側)


レール平面図

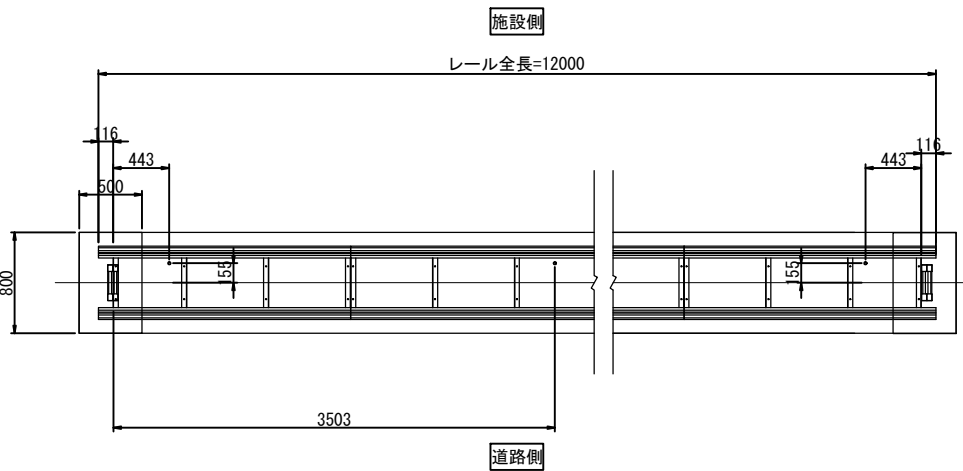

門扉平面図

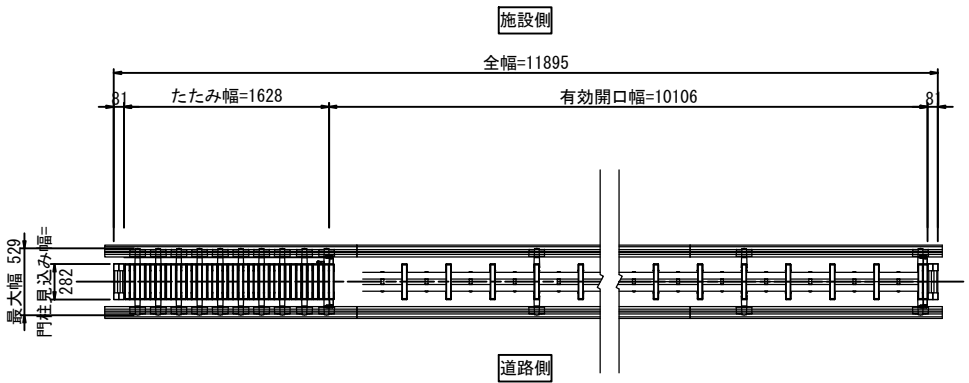


門扉正面図

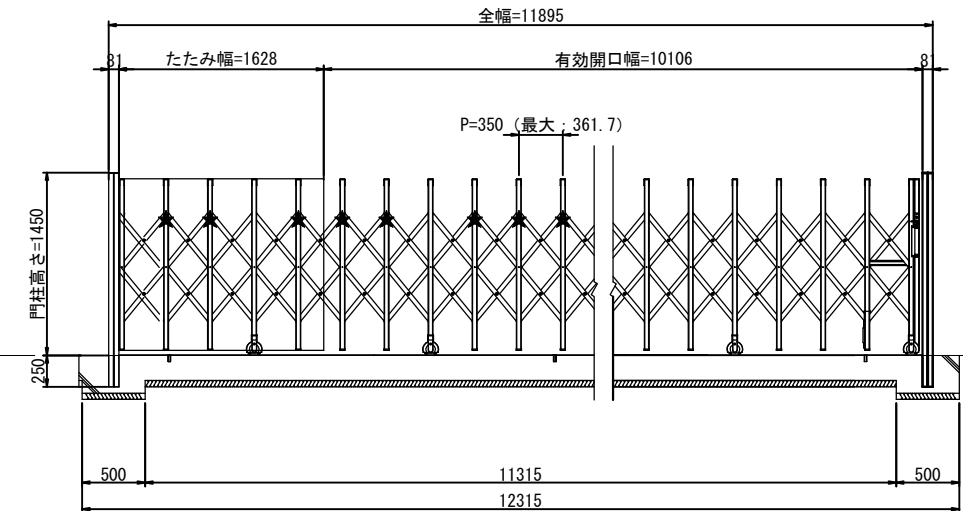


門扉基礎コンクリート図 縮尺1:20
(北側・南側共通)


フラットレール部

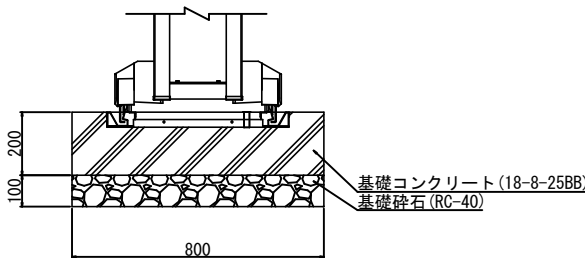

門柱部

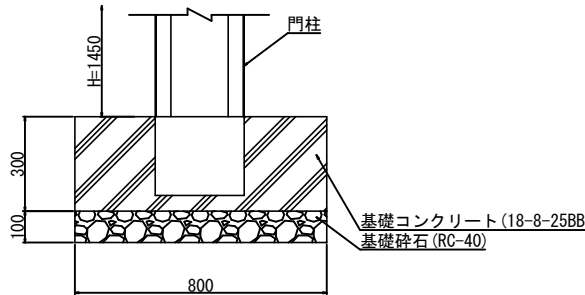

門扉側面図

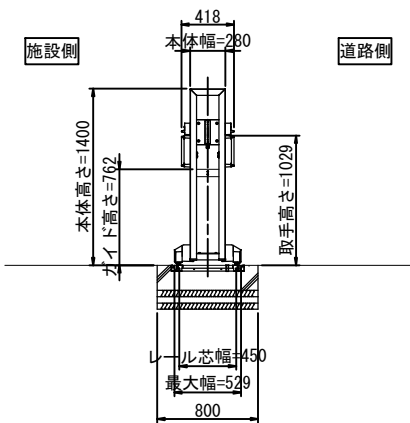

横須賀市上下水道局



工 事 名 称	舟倉第2ポンプ場場内整備工事			
図 面 名 称	場内整備構造図(1)			
縮 尺	図 示	図 番	面 図	26/31
制 年 月	令和8年7月	原 図	サ イ	A1
課 長	主 査	担 当 者	設 計 者	

場内整備構造図(2)
(参考図 フェンス構造図)

スチールメッシュフェンス構造図 縮尺1:30
(H=1000 北側・南側共通)

正面図 縮尺1:20



側面図 縮尺1:20

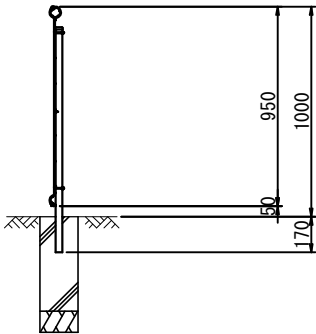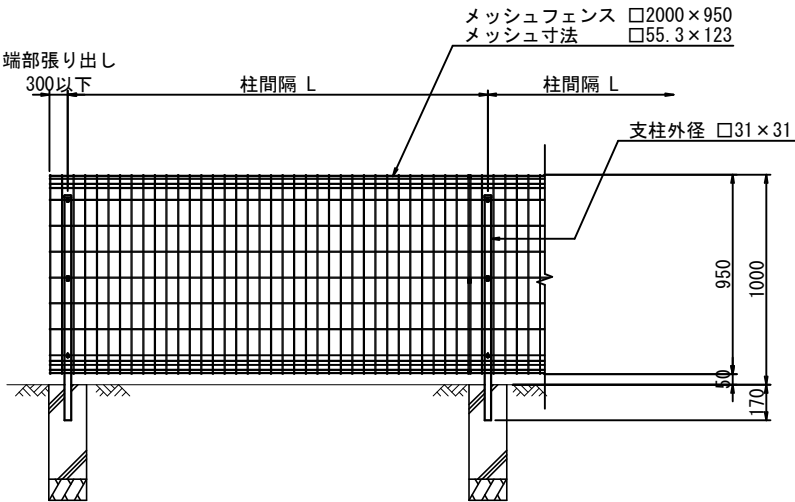


スチールメッシュフェンス構造図 縮尺1:30
(H=1500 北側・南側共通)

正面図 縮尺1:20


側面図 縮尺1:20

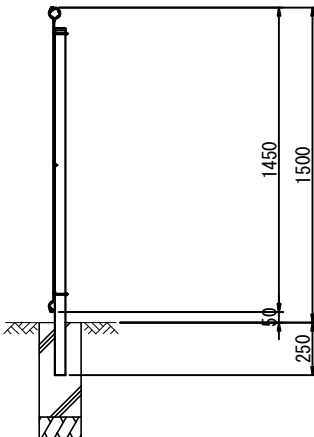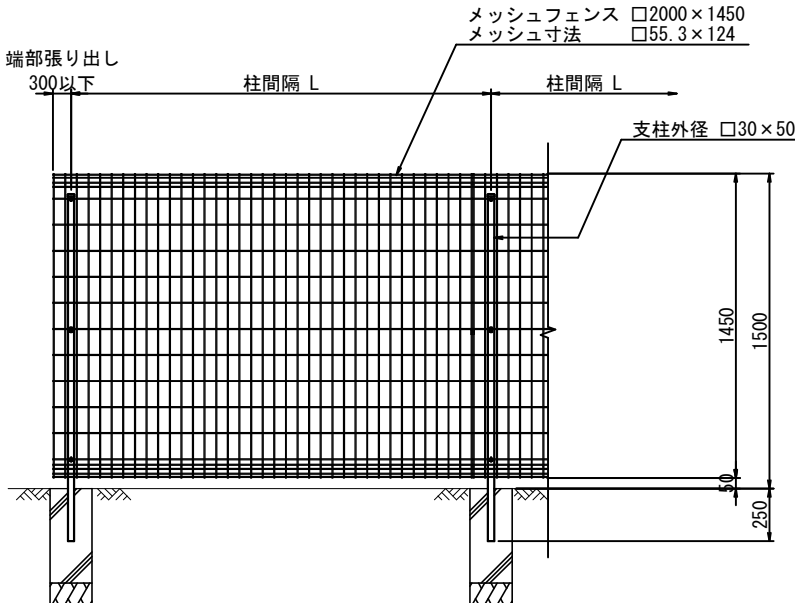

スチールメッシュ門扉基礎

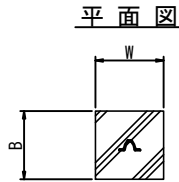


側面図

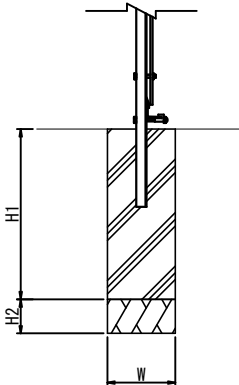

寸法表

フェンス高さ	B	W	H1	H2
1.0m	0.20	0.20	0.45	0.10
1.5m	0.20	0.20	0.45	0.10

コーナー部詳細図 縮尺1:3

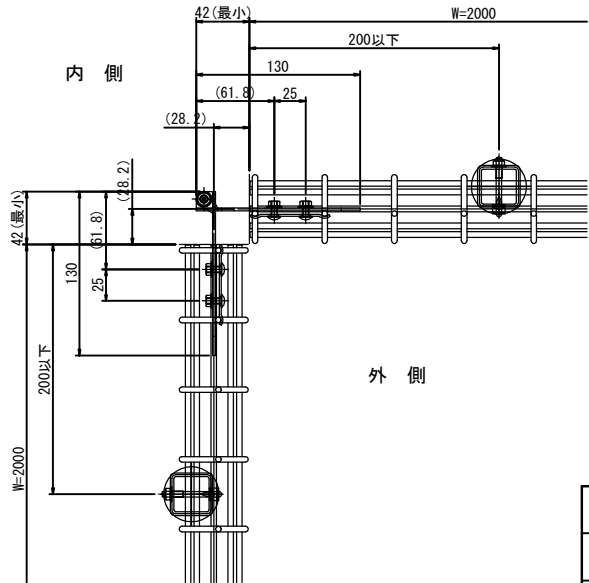


横須賀市上下水道局					
工 事 名 称	舟倉第2ポンプ場場内整備工事				
図 面 名 称	場内整備構造図(2)				
縮 尺	図 示	図 番	面 号	27/31	
制 作 年 月	令和8年7月	原 図	図 号	A1	
課 長		主 査		担 当 者	設 計 者

場内整備構造図(3)
(参考図 スチールメッシュ門扉構造図)


スチールメッシュ門扉構造図 縮尺1:30
(H=1000mm)

正面図 縮尺1:20

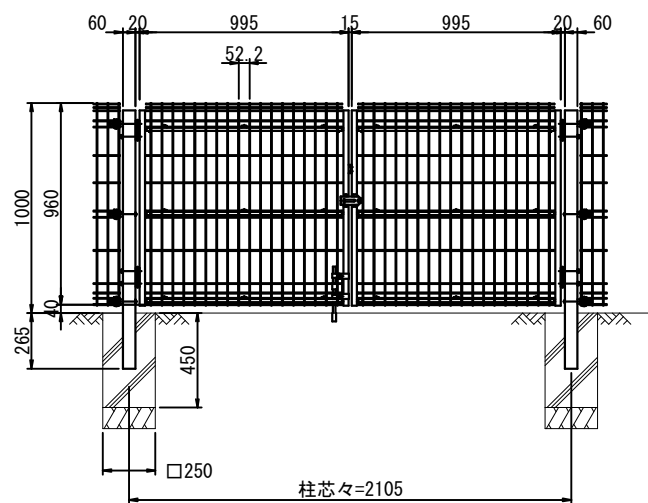


スチールメッシュ門扉構造図 縮尺1:30
(H=1500mm)

正面図 縮尺1:20

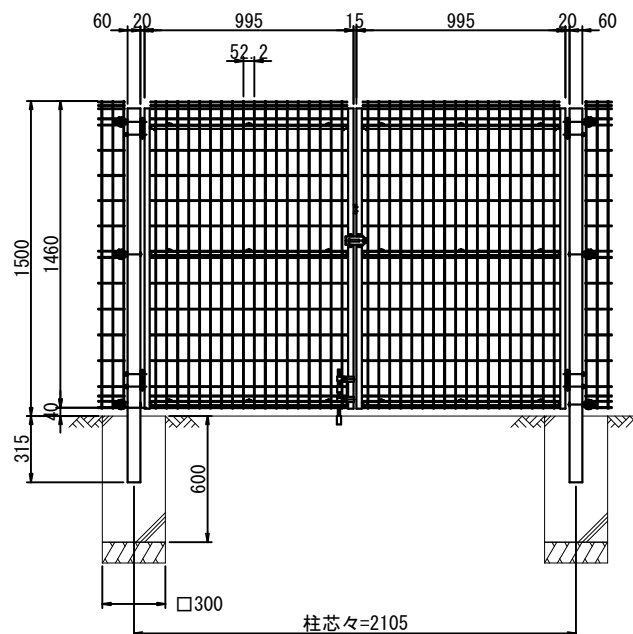


スチールメッシュ門扉基礎 縮尺1:50

平面図

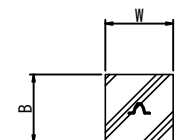

側面図

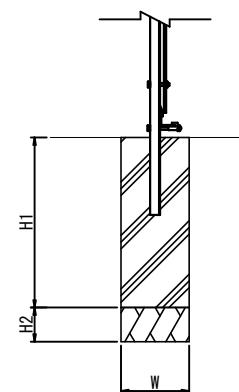



寸法表

フェンス高さ	B	W	H1	H2
1.0m(両開き門扉)	0.25	0.25	0.45	0.10
1.5m(両開き門扉)	0.30	0.30	0.60	0.10

横須賀市上下水道局

工 事 名	舟倉第2ポンプ場場内整備工事			
図 面 名	場内整備構造図(3)			
縮 尺	図 示	図 番	面 号	28/31
制 作 年 月	令和8年7月	原 図	図 番	A1
課 長	主 査	担 当 者	設 計 者	

 付帯工図 縮尺 1:200

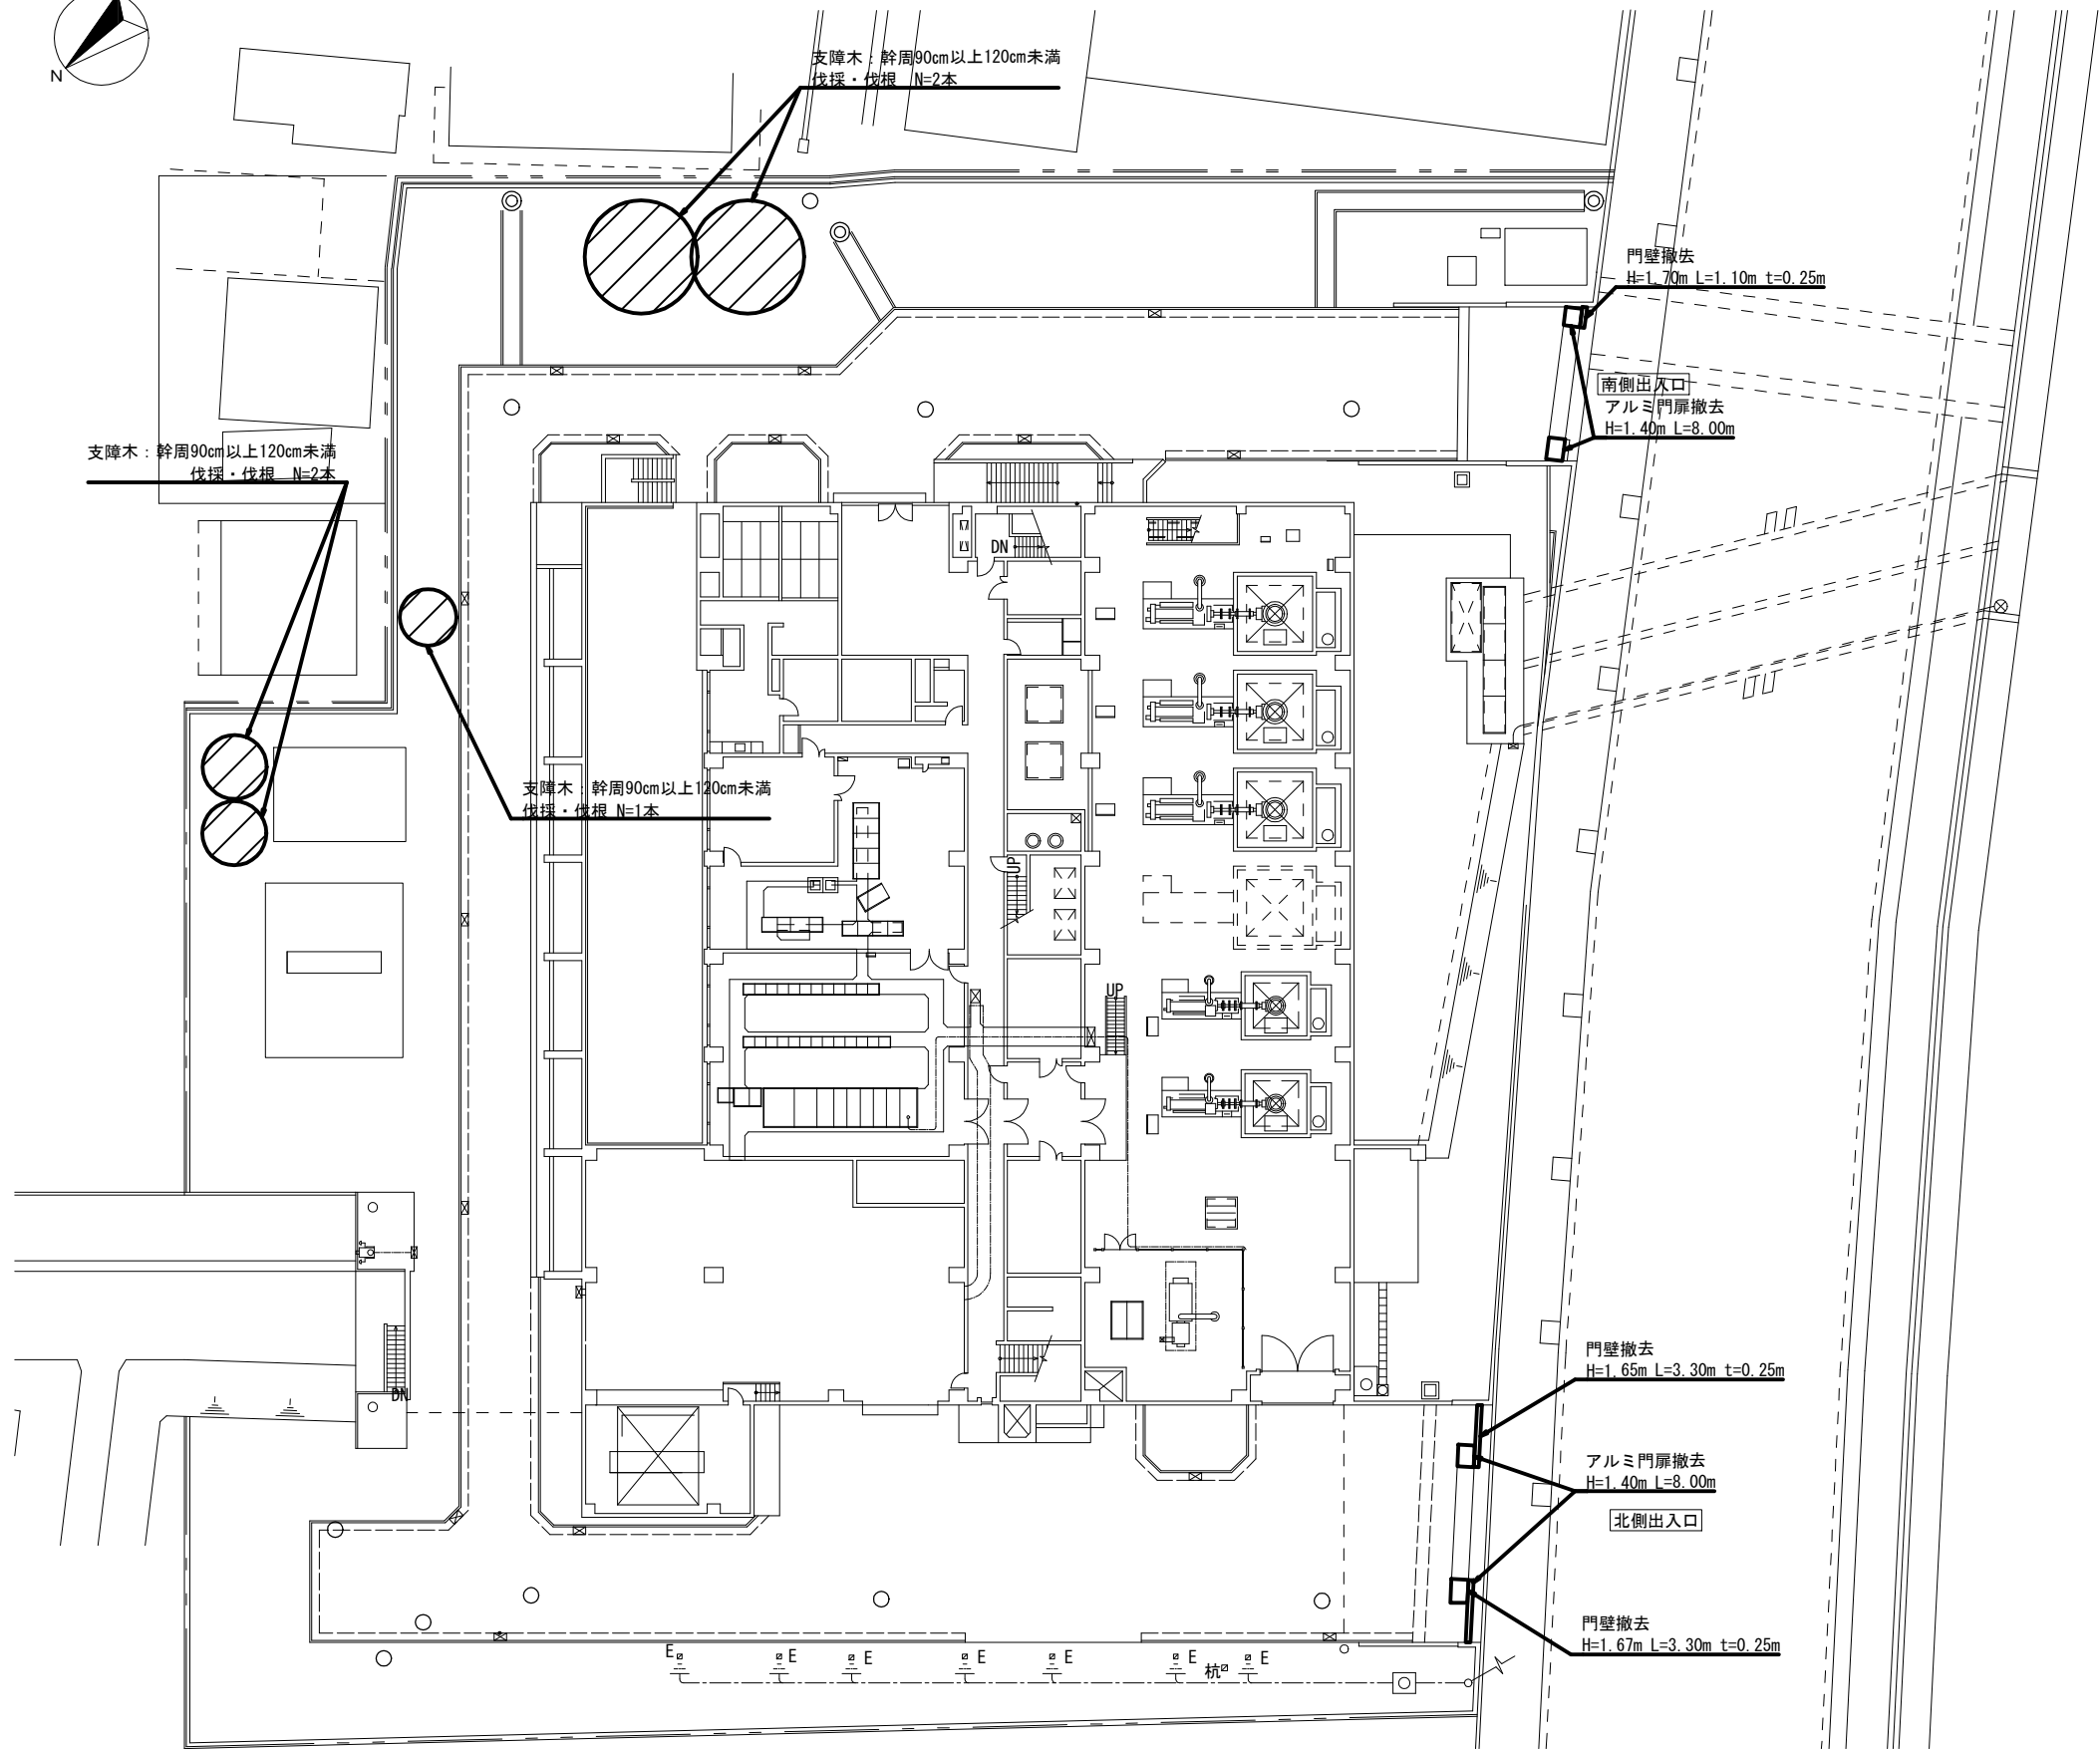

植栽撤去及び樹木伐採・伐根

支障木: 幹周90cm以上120cm未満 伐採・伐根	N= 5本
----------------------------	-------



構造物撤去

門壁 撤去 (H=1.70m~1.65m)	L= 7.70m
アルミ門扉 撤去 (H=1.40m)	L=16.00m

横須賀市上下水道局

工 事 名 称	舟倉第2ポンプ場場内整備工事			
図 面 名 称	付帯工図			
縮 尺	1:200	図 番	面 数	29/31
制 作 年 月	令和8年7月	原 図	サ イ ズ	A1
課 長		主 査	担 当 者	設 計 者

 
放流きょ平面図 縮尺1:200

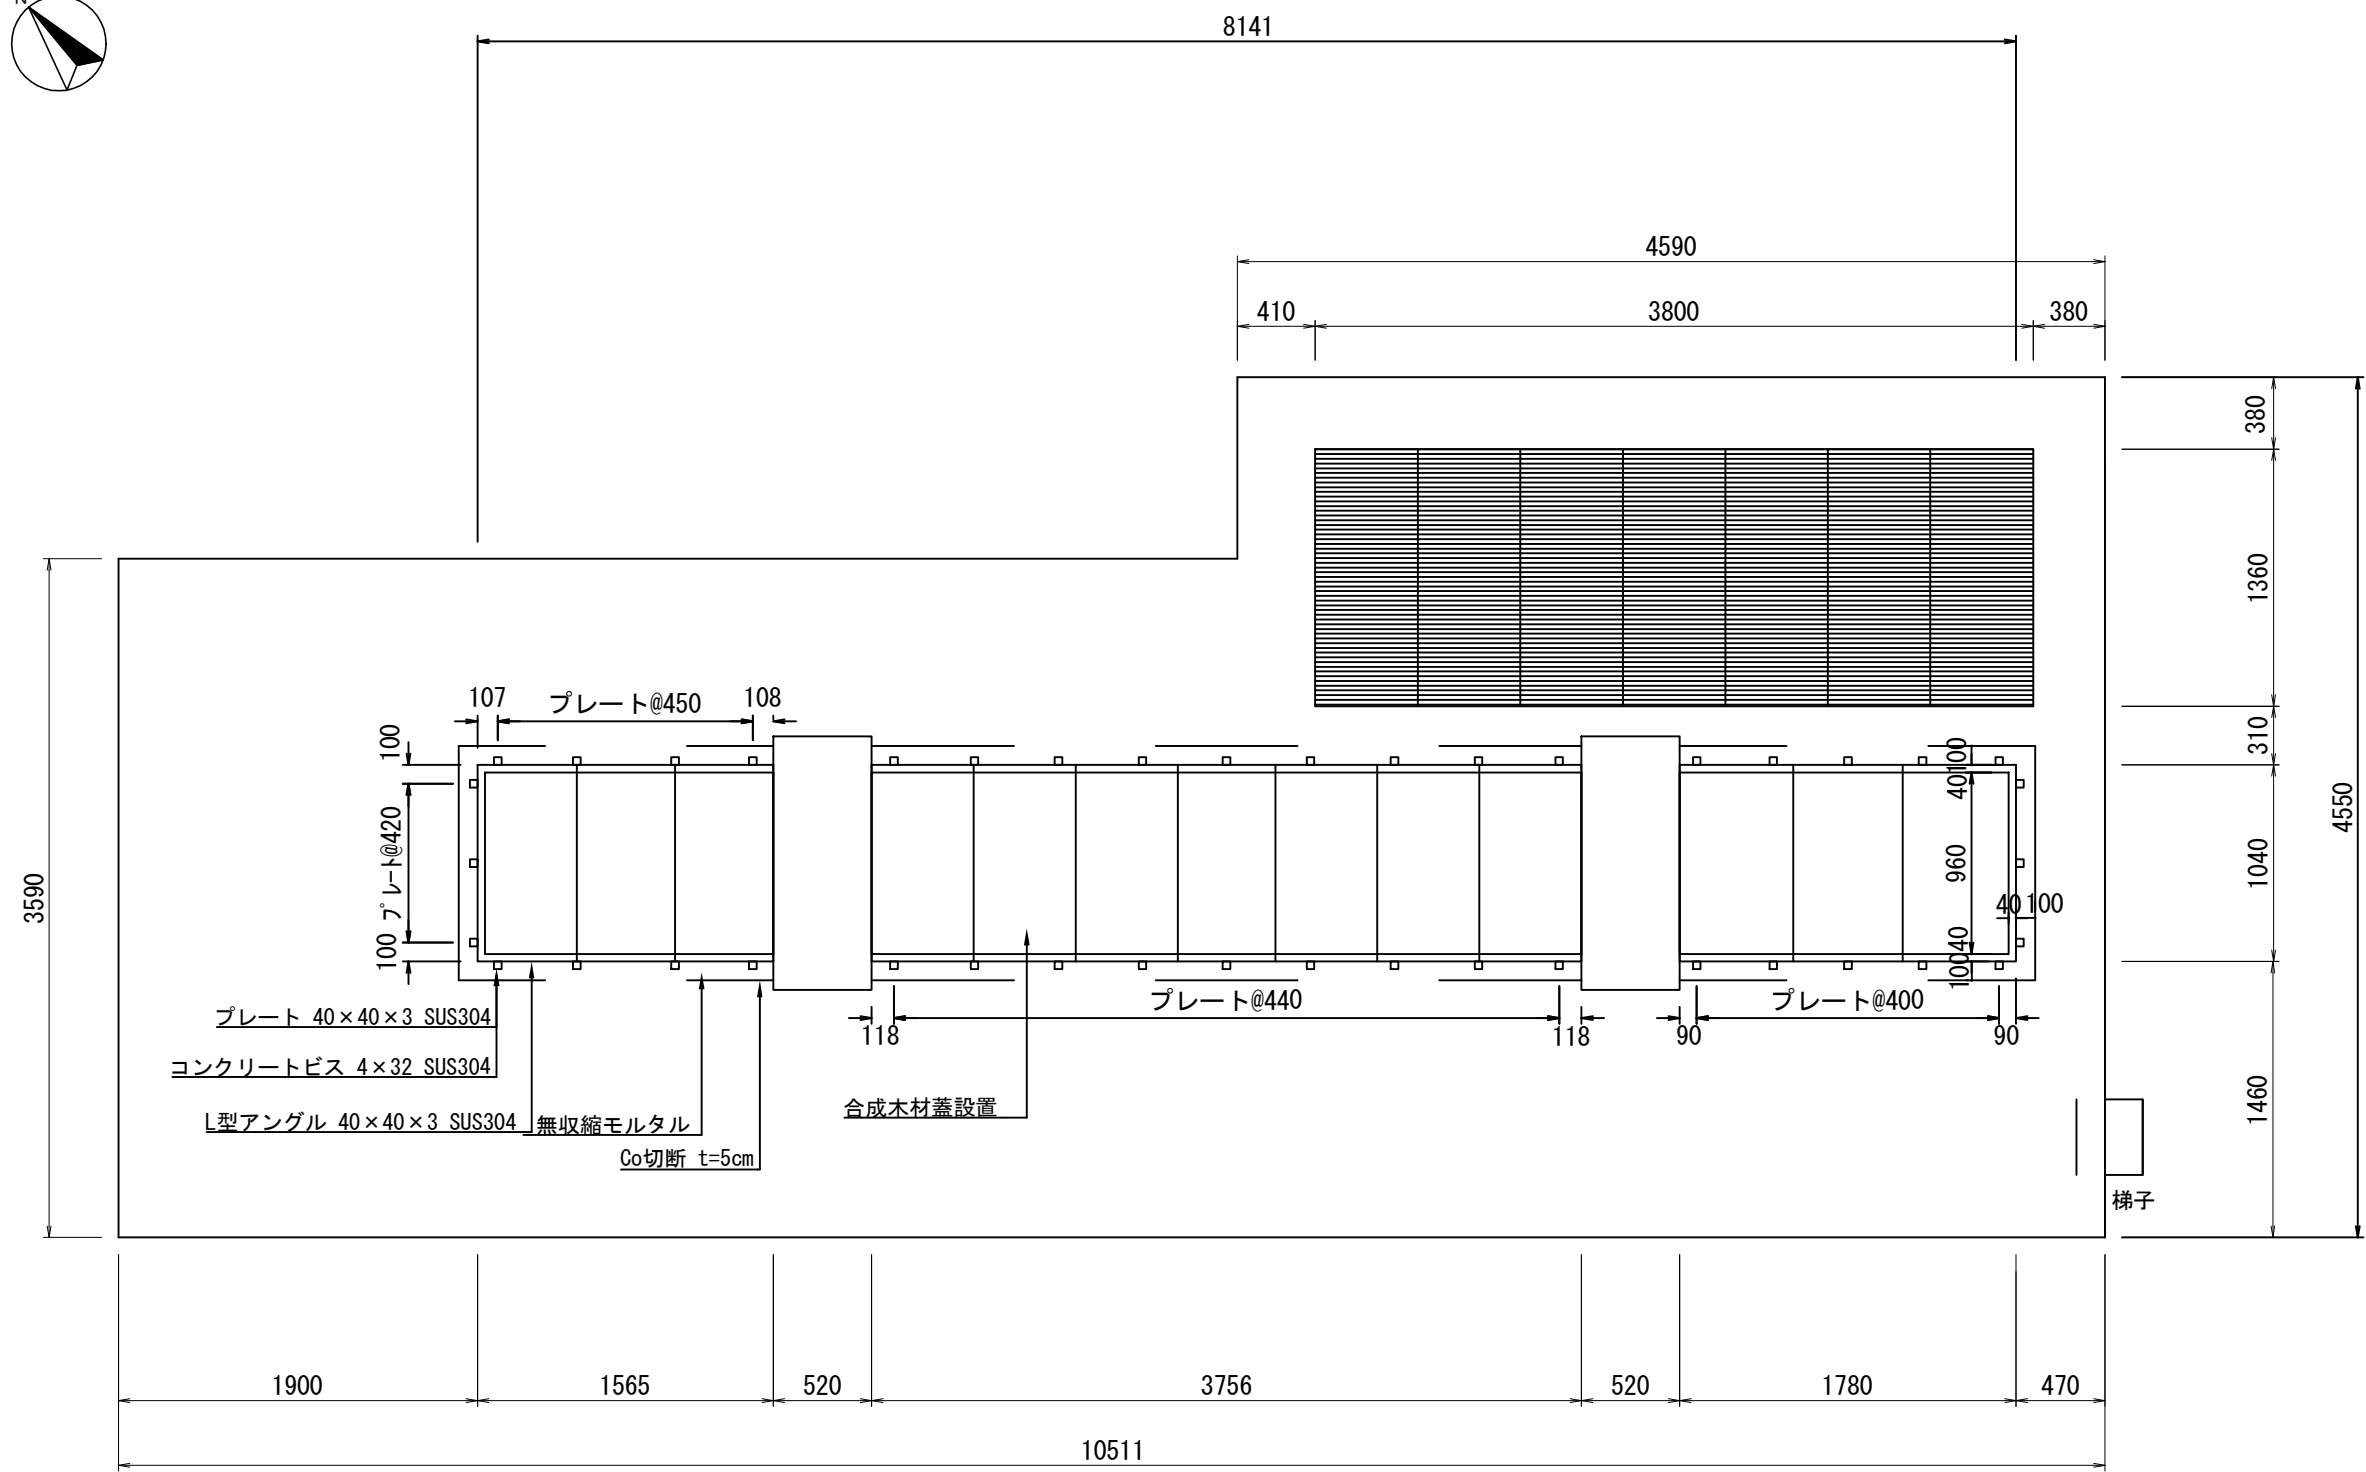

合成木材蓋A=6.7m2

横須賀市上下水道局					
工 事 名	舟倉第2ポンプ場場内整備工事				
図 面 名	放流きょ平面図				
縮 尺	図 示	図 番	面 号	30/31	
制 作 年 月	令和8年7月	原 図	図 号	A1	
課 長	主 査	担 当 者	設 計 者		

放流きよ断面図 縮尺1:200

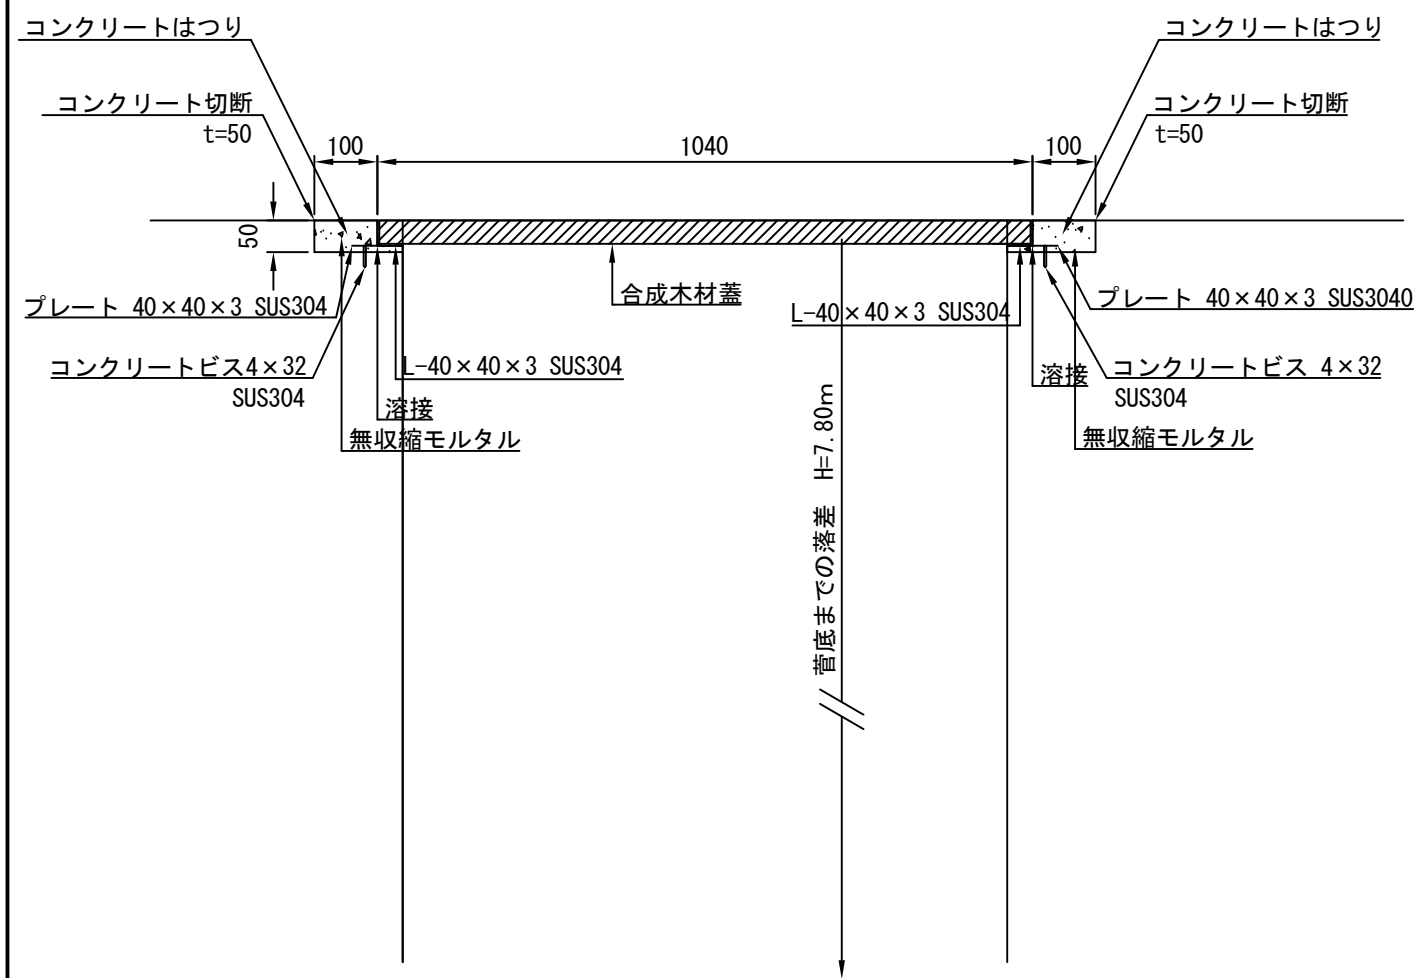

横須賀市上下水道局					
工 事 名	舟倉第2ポンプ場場内整備工事				
図 面 名	放流きよ断面図				
縮 尺	図 示	図 番	図 号	31/31	
制 作 年 月	令和8年7月	原 図	図 号	A1	
課 長		主 査		担 当 者	設 計 者