




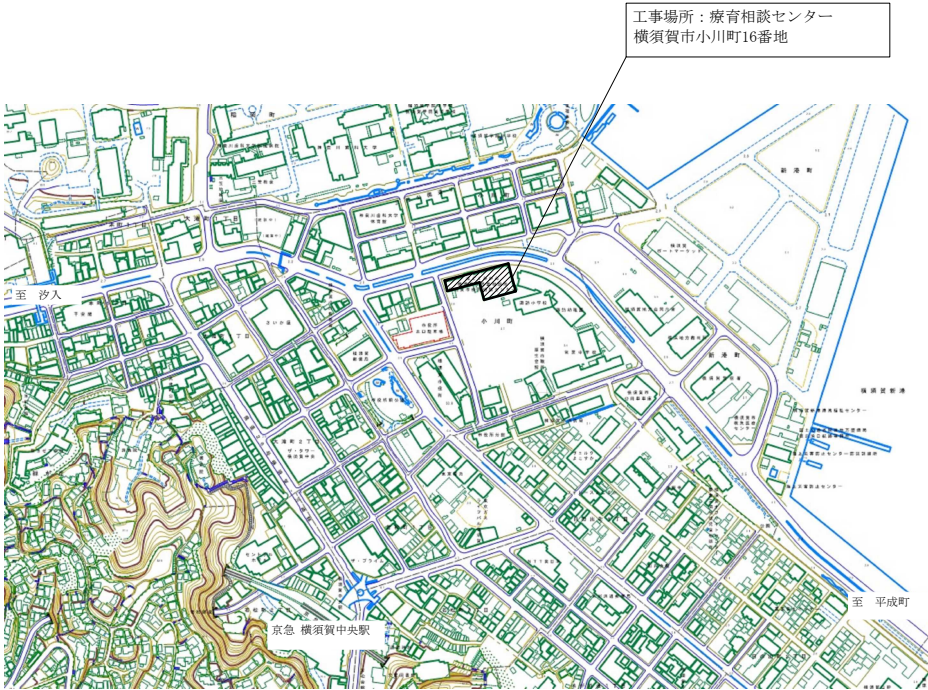


案内図

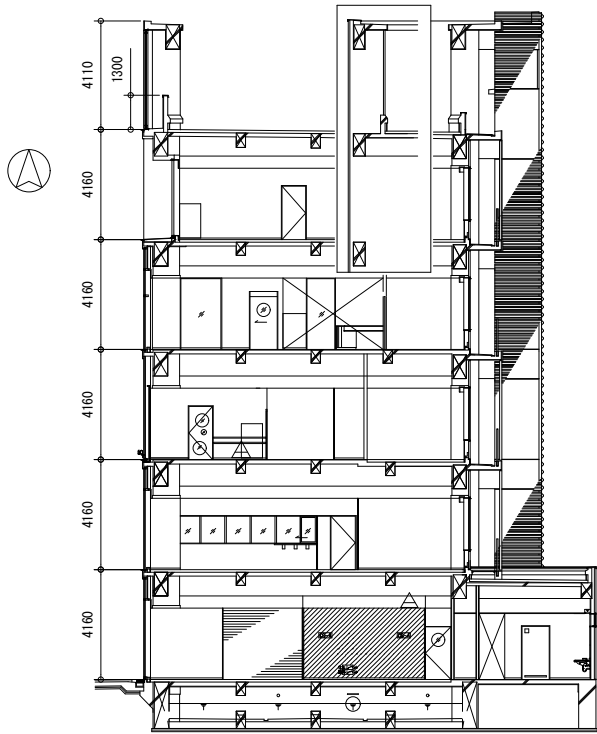


矩計図 1 : 200

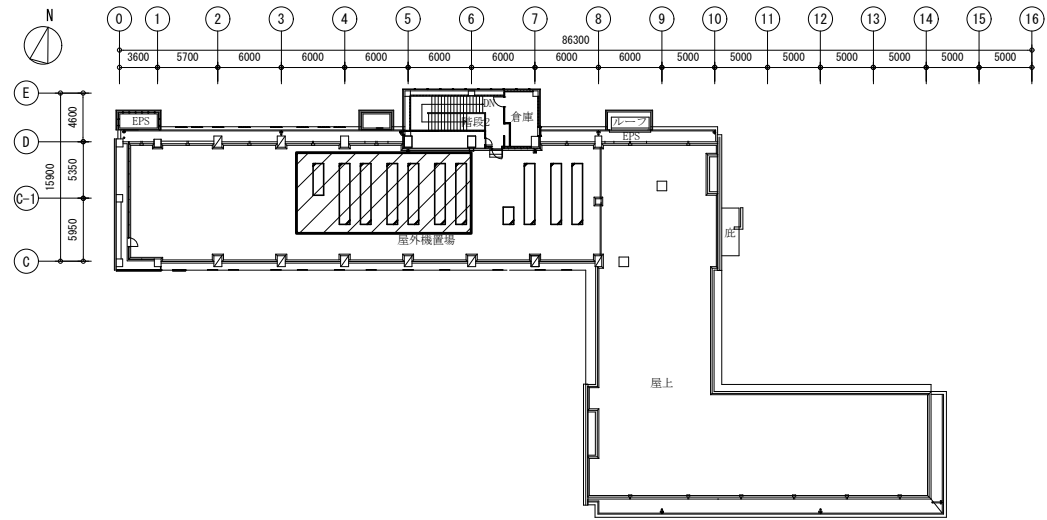

R階平面図 1 : 500

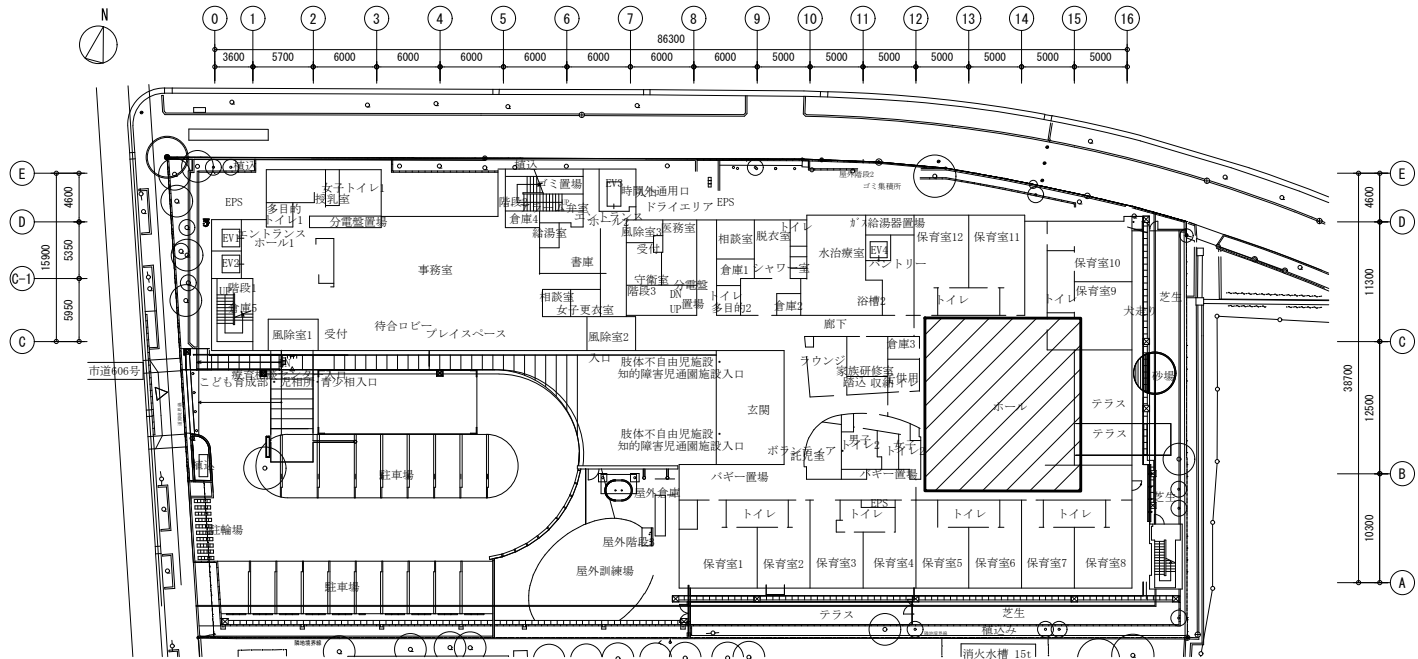

配置図、1階平面図 1 : 500

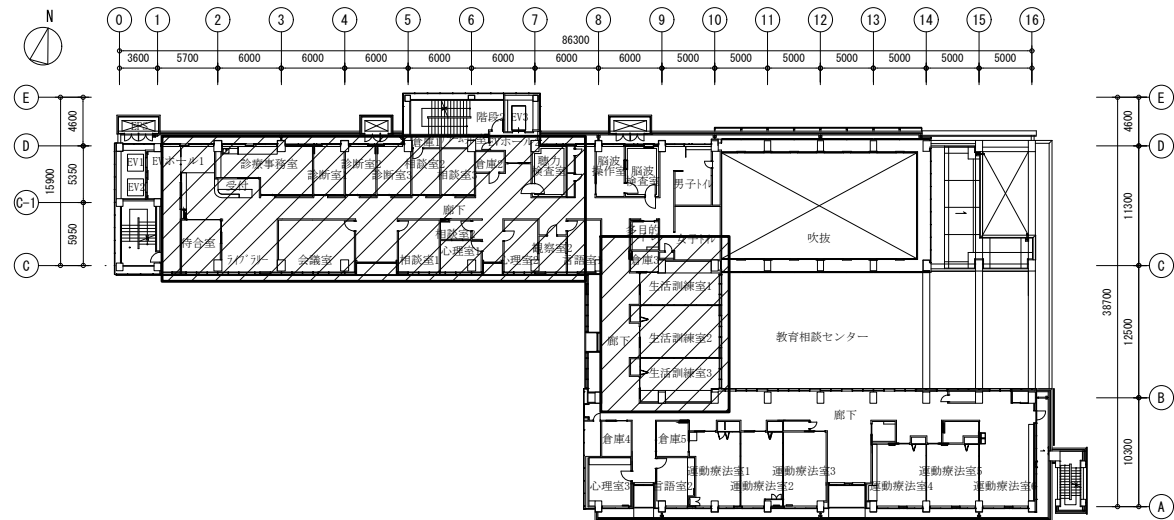

4階平面図 1 : 500

工事場所

工事名	療育相談センター4階ほか空調設備改修工事			設計者資格氏名	級建築士登録第 号			課長	主査等	担当者	横須賀市 都市部 建築計画課
図面名称	案内図、配置図、各階平面図、矩計図	図番	1/10	縮尺	1:200, 1:500 (A2)	作図	令和 8 年 6 月 日				

機器表（新設・撤去）

機器番号	機 器 名 称 (系 統 名)	設 置 階	台 数	機 器 仕 様	電動機（５０ＨＺ）					イン ター ロ ック ・ 通 動	遠 方			コン ク リ ー ト 基 礎	防振装置 G・JL S・スプリング P・ゴムパット	備 考 (既設機器)
					動 力 KW	相 φ	電 圧 V	極 数 P	起 動 方 式	非 常 電 源	発 停	運 転 故 障 表 示	警 報			
ACP-1-6	空冷マルチパッケージ	RF	1	マルチ室外機(耐重塩害仕様)	17.81	3	200	-	INV	-	-	□	□	-	150H	S三菱重工（株）
				冷房能力：50.0 Kw 暖房能力：56.0 Kw												FDGSP5602HLXB
				APF(2015)：4.6 冷媒管：φ12.7/28.6												冷房能力：56.0 Kw
				圧縮機：6.12 Kw x2												暖房能力：63.0 Kw
				送風機：0.386 Kw x2												防振架台
				附属品：防振架台、標準附属品一式共												
ACP-1-6-1	空冷マルチパッケージ	1F	6	室内機 天井カセット1方向吹出型	0.09	1	200	-	L-S	-	-	□	□	-	-	G三菱重工（株）
	(ホール)			冷房能力：7.1 Kw 暖房能力：8.0 Kw												FDTSP712LXB
				冷媒管：φ9.5/15.9												冷房能力：7.1 Kw
				附属品：パネル、防振ハンガー、標準附属品一式共												暖房能力：8.0 Kw
ACP-4-1	空冷マルチパッケージ	RF	1	マルチ室外機(耐重塩害仕様)	15.83	3	200	-	INV	-	-	□	□	-	150H	S三菱重工（株）
				冷房能力：45.0 Kw 暖房能力：50.0 Kw												FDGSP4502HLXB
				APF(2015)：4.6 冷媒管：φ12.7/28.6												冷房能力：45.0 Kw
				圧縮機：4.87 Kw x2												暖房能力：50.0 Kw
				送風機：0.386 Kw x2												防振架台
				附属品：防振架台、他標準附属品一式共												
ACP-4-1-1	空冷マルチパッケージ	4F	1	室内機 天井カセット2方向吹出型	0.14	1	200	-	L-S	-	-	□	□	-	-	G三菱重工（株）
	(診療事務室)			冷房能力：7.1 Kw 暖房能力：8.0 Kw												FDTWP712LXB
				冷媒管：φ9.5/15.9												冷房能力：7.1 Kw
				附属品：パネル、加湿器、防振ハンガー、他標準附属品一式共												暖房能力：8.0 Kw
ACP-4-1-2	空冷マルチパッケージ	4F	1	室内機 天井カセット2方向吹出型	0.09	1	200	-	L-S	-	-	□	□	-	-	G三菱重工（株）
	(診察室1)			冷房能力：2.8 Kw 暖房能力：3.2 Kw												FDTWP282LXB
				冷媒管：φ6.4/9.5												冷房能力：2.8 Kw
				附属品：パネル、加湿器、防振ハンガー、他標準附属品一式共												暖房能力：3.2 Kw
ACP-4-1-3	空冷マルチパッケージ	4F	1	室内機 天井カセット2方向吹出型	0.09	1	200	-	L-S	-	-	□	□	-	-	G三菱重工（株）
	(診察室2)			冷房能力：2.8 Kw 暖房能力：3.2 Kw												FDTWP282LXB
				冷媒管：φ6.4/9.5												冷房能力：2.8 Kw
				附属品：パネル、加湿器、防振ハンガー、他標準附属品一式共												暖房能力：3.2 Kw
ACP-4-1-4	空冷マルチパッケージ	4F	1	室内機 天井カセット2方向吹出型	0.09	1	200	-	L-S	-	-	□	□	-	-	G三菱重工（株）
	(診察室3)			冷房能力：2.8 Kw 暖房能力：3.2 Kw												FDTWP282LXB
				冷媒管：φ6.4/9.5												冷房能力：2.8 Kw
				附属品：パネル、加湿器、防振ハンガー、他標準附属品一式共												暖房能力：3.2 Kw
ACP-4-1-5	空冷マルチパッケージ	4F	1	室内機 天井カセット2方向吹出型	0.09	1	200	-	L-S	-	-	□	□	-	-	G三菱重工（株）
	(相談室2)			冷房能力：2.8 Kw 暖房能力：3.2 Kw												FDTWP282LXB
				冷媒管：φ6.4/9.5												冷房能力：2.8 Kw
				附属品：パネル、加湿器、防振ハンガー、他標準附属品一式共												暖房能力：3.2 Kw
ACP-4-1-6	空冷マルチパッケージ	4F	1	室内機 天井カセット2方向吹出型	0.09	1	200	-	L-S	-	-	□	□	-	-	G三菱重工（株）
	(相談室3)			冷房能力：2.8 Kw 暖房能力：3.2 Kw												FDTWP282LXB
				冷媒管：φ6.4/9.5												冷房能力：2.8 Kw
				附属品：パネル、加湿器、防振ハンガー、他標準附属品一式共												暖房能力：3.2 Kw
ACP-4-1-7	空冷マルチパッケージ	4F	1	室内機 天井カセット2方向吹出型	0.09	1	200	-	L-S	-	-	□	□	-	-	G三菱重工（株）
	(脳波操作室)			冷房能力：2.8 Kw 暖房能力：3.2 Kw												FDTWP282LXB
				冷媒管：φ6.4/9.5												冷房能力：2.8 Kw
				附属品：パネル、加湿器、防振ハンガー、他標準附属品一式共												暖房能力：3.2 Kw

機器番号	機 器 名 称 (系 統 名)	設 置 階	台 数	機 器 仕 様	電動機（５０ＨＺ）					イン ター ロ ック ・ 通 動	遠 方			コン ク リ ー ト 基 礎	防振装置 G・JL S・スプリング P・ゴムパット	備 考 (既設機器)
					動 力 KW	相 φ	電 圧 V	極 数 P	起 動 方 式	非 常 電 源	発 停	運 転 故 障 表 示	警 報			
ACP-4-1-8	空冷マルチパッケージ	4F	1	室内機 天井埋込ダクト型(高静圧形)	0.10	1	200	-	L-S	-	-	□	□	-	-	G三菱重工（株）
	(聴力検査室)			冷房能力：4.5 Kw 暖房能力：5.0 Kw												FDUP452LXB
				冷媒管：φ6.4/12.7												冷房能力：4.5 Kw
				処理風量：840 m3/h												暖房能力：5.0 Kw
				静圧：180.0 Pa												
				附属品：フレキ角ダクト(吸気・排気)、加湿器、吹出板セット												
				：防振ハンガー、山折フィルタ、他標準附属品一式共												
ACP-4-1-9	空冷マルチパッケージ	4F	1	室内機 天井カセット2方向吹出型	0.09	1	200	-	L-S	-	-	□	□	-	-	G三菱重工（株）
	(廊下(脳波操作室左))			冷房能力：2.8 Kw 暖房能力：3.2 Kw												FDTWP282LXB
				冷媒管：φ6.4/9.5												冷房能力：2.8 Kw
				附属品：パネル、加湿器、防振ハンガー、他標準附属品一式共												暖房能力：3.2 Kw
ACP-4-1-10	空冷マルチパッケージ	4F	1	室内機 天井埋込ダクト型(高静圧形)	0.10	1	200	-	L-S	-	-	□	□	-	-	G三菱重工（株）
	(脳波検査室)			冷房能力：4.5 Kw 暖房能力：5.0 Kw												FDUP452LXB
				冷媒管：φ6.4/12.7												冷房能力：4.5 Kw
				処理風量：840 m3/h												暖房能力：5.0 Kw
				静圧：180.0 Pa												
				附属品：フレキ角ダクト(吸気・排気)、加湿器、吹出板セット												
				：防振ハンガー、山折フィルタ、他標準附属品一式共												
ACP-4-1-11	空冷マルチパッケージ	4F	1	室内機 天井カセット2方向吹出型	0.09	1	200	-	L-S	-	-	□	□	-	-	G三菱重工（株）
	(受付)			冷房能力：2.8 Kw 暖房能力：3.2 Kw												FDTWP282LXB
				冷媒管：φ6.4/9.5												冷房能力：2.8 Kw
				附属品：パネル、加湿器、防振ハンガー、他標準附属品一式共												暖房能力：3.2 Kw
ACP-4-2	空冷マルチパッケージ	RF	1	マルチ室外機(耐重塩害仕様)	35.62	3	200	-	INV	-	-	□	□	-	150H	S三菱重工（株）
				冷房能力：100.0 Kw 暖房能力：112.0 Kw												FDGSP11302HLXB
				APF(2015)：4.6 冷媒管：φ15.9/38.1(φ12.7/28.6×2)												FDGSP5602HLXB
				圧縮機：6.12 Kw x4												FDGSP5602HLXB
				送風機：0.386 Kw x4												冷房能力：113.0 Kw
				附属品：防振架台、分岐管、他標準附属品一式共												暖房能力：127.0 Kw
ACP-4-2-B1	空冷マルチパッケージ	4F	1	室内機 天井埋込ダクト型(高静圧形)	0.16	1	200	-	L-S	-	-	□	□	-	-	G三菱重工（株）
	(エレベーターホール1)			冷房能力：5.6 Kw 暖房能力：6.3 Kw												FDUP562LXB
				冷媒管：φ6.4/12.7												冷房能力：5.6 Kw
				処理風量：840 m3/h												暖房能力：6.3 Kw
				静圧：180.0 Pa												
				附属品：フレキ角ダクト(吸気・排気)、加湿器、吹出板セット												
				：防振ハンガー、山折フィルタ、他標準附属品一式共												
ACP-4-2-1	空冷マルチパッケージ	4F	1	室内機 天井カセット2方向吹出型	0.10	1	200	-	L-S	-	-	□	□	-	-	G三菱重工（株）
	(待合室)			冷房能力：5.6 Kw 暖房能力：6.3 Kw												FDTWP562LXB
				冷媒管：φ6.4/12.7												冷房能力：5.6 Kw
				附属品：パネル、加湿器、防振ハンガー、他標準附属品一式共												暖房能力：6.3 Kw
ACP-4-2-2	空冷マルチパッケージ	4F	2	室内機 天井カセット2方向吹出型	0.19	1	200	-	L-S	-	-	□	□	-	-	G三菱重工（株）
	(ライブラリー)			冷房能力：11.2 Kw 暖房能力：12.5 Kw												FDTWP1122LXB
				冷媒管：φ9.5/15.9												冷房能力：11.2 Kw
				附属品：パネル、加湿器、防振ハンガー、他標準附属品一式共												暖房能力：12.5 Kw
ACP-4-2-3	空冷マルチパッケージ	4F	1	室内機 天井カセット2方向吹出型	0.10	1	200	-	L-S	-	-	□	□	-	-	G三菱重工（株）
	(会議室(西))			冷房能力：5.6 Kw 暖房能力：6.3 Kw												FDTWP562LXB
				冷媒管：φ6.4/12.7												冷房能力：5.6 Kw
				附属品：パネル、加湿器、防振ハンガー、他標準附属品一式共												暖房能力：6.3 Kw

工事名	療育相談センター4階ほか空調設備改修工事				設計者資格氏名	級建築士登録第 号			課 長	主 査 等	担当者	横須賀市 都市部 建築計画課	
図面名称	機器表（新設・撤去）	図 番	2/10	縮 尺	N.S	作 図	令和 8 年 6 月 日						

機器表（新設・撤去）

機器番号	機 器 名 称 （ 系 統 名 ）	設 置 階	台 数	機 器 仕 様	電動機（５０ＨＺ）						遠 方			コン クリ ート 基礎	防振装置 ゴム スプリング パッド	備 考 (既設機器)	
					動 力 KW	相	電 圧 V	極 数 P	起 動 方 式	非常電源 ロック・通 断	発 停	運 転 故 障 表 示	警 報				
ACP-4-2-4	空冷マルチパッケージ	4F	1	室内機 天井カセット2方向吹出型	0.14	1	200	-	L-S	-	-	□	□	-	-	G	三菱重工（株）
	（会議室（東））			冷房能力： 7.1 Kw 暖房能力： 8.0 Kw													FD1WP712LXB
				冷媒管：φ9.5/15.9													冷房能力： 7.1 Kw
				附属品： パネル、加湿器、防振ハンガー、他標準附属品一式共													暖房能力： 8.0 Kw
ACP-4-2-5	空冷マルチパッケージ	4F	1	室内機 天井カセット2方向吹出型	0.10	1	200	-	L-S	-	-	□	□	-	-	G	三菱重工（株）
	（相談室1）			冷房能力： 5.6 Kw 暖房能力： 6.3 Kw													FD1WP562LXB
				冷媒管：φ6.4/12.7													冷房能力： 5.6 Kw
				附属品： パネル、加湿器、防振ハンガー、他標準附属品一式共													暖房能力： 6.3 Kw
ACP-4-2-6	空冷マルチパッケージ	4F	1	室内機 天井カセット1方向吹出型（コンパクトタイプ）	0.05	1	200	-	L-S	-	-	□	□	-	-	G	三菱重工（株）
	（相談室2）			冷房能力： 2.2 Kw 暖房能力： 2.5 Kw													FD1SCP222LXB
				冷媒管：φ6.4/9.5													冷房能力： 2.2 Kw
				附属品： パネル、防振ハンガー、標準附属品一式共													暖房能力： 2.5 Kw
ACP-4-2-7	空冷マルチパッケージ	4F	1	室内機 天井カセット2方向吹出型	0.10	1	200	-	L-S	-	-	□	□	-	-	G	三菱重工（株）
	（心理室1）			冷房能力： 4.5 Kw 暖房能力： 5.0 Kw													FD1WP452LXB
				冷媒管：φ6.4/12.7													冷房能力： 4.5 Kw
				附属品： パネル、加湿器、防振ハンガー、他標準附属品一式共													暖房能力： 5.0 Kw
ACP-4-2-8	空冷マルチパッケージ	4F	1	室内機 天井カセット2方向吹出型	0.10	1	200	-	L-S	-	-	□	□	-	-	G	三菱重工（株）
	（心理室2）			冷房能力： 5.6 Kw 暖房能力： 6.3 Kw													FD1WP562LXB
				冷媒管：φ6.4/12.7													冷房能力： 5.6 Kw
				附属品： パネル、加湿器、防振ハンガー、他標準附属品一式共													暖房能力： 6.3 Kw
ACP-4-2-9	空冷マルチパッケージ	4F	1	室内機 天井カセット2方向吹出型	0.10	1	200	-	L-S	-	-	□	□	-	-	G	三菱重工（株）
	（言語室1）			冷房能力： 3.6 Kw 暖房能力： 4.0 Kw													FD1WP362LXB
				冷媒管：φ6.4/12.7													冷房能力： 3.6 Kw
				附属品： パネル、加湿器、防振ハンガー、他標準附属品一式共													暖房能力： 4.0 Kw
ACP-4-2-10	空冷マルチパッケージ	4F	1	室内機 天井カセット2方向吹出型	0.06	1	200	-	L-S	-	-	□	□	-	-	G	三菱重工（株）
	（観察室2）			冷房能力： 4.5 Kw 暖房能力： 5.0 Kw													FD1SP452LXB
				冷媒管：φ6.4/12.7													冷房能力： 4.5 Kw
				附属品： パネル、加湿器、防振ハンガー、標準附属品一式共													暖房能力： 5.0 Kw
ACP-4-2-11	空冷マルチパッケージ	4F	2	室内機 天井カセット2方向吹出型	0.19	1	200	-	L-S	-	-	□	□	-	-	G	三菱重工（株）
	（廊下（上））			冷房能力： 9.0 Kw 暖房能力： 10.0 Kw													FD1WP902LXB
				冷媒管：φ9.5/15.9													冷房能力： 9.0 Kw
				附属品： パネル、加湿器、防振ハンガー、他標準附属品一式共													暖房能力： 10.0 Kw
ACP-4-3	空冷マルチパッケージ	RF	1	マルチ室外機(耐重塩害仕様)	17.81	3	200	-	1N/	-	-	□	□	-	150H	S	三菱重工（株）
				冷房能力： 50.0 Kw 暖房能力： 56.0 Kw													FD0SP6802HLXB
				APF(2015)：4.6 冷媒管：φ12.7/28.6													冷房能力： 68.0 Kw
				圧縮機：6.12 Kw x2													暖房能力： 73.0 Kw
				送風機：0.386 Kw x2													
				附属品： 防振架台、標準附属品一式共													
ACP-4-3-1	空冷マルチパッケージ	4F	2	室内機 天井カセット2方向吹出型	0.10	1	200	-	L-S	-	-	□	□	-	-	G	三菱重工（株）
	（生活訓練室1）			冷房能力： 4.5 Kw 暖房能力： 5.0 Kw													FD1WP452LXB
				冷媒管：φ6.4/12.7													冷房能力： 4.5 Kw
				附属品： パネル、加湿器、防振ハンガー、他標準附属品一式共													暖房能力： 5.0 Kw
ACP-4-3-2	空冷マルチパッケージ	4F	2	室内機 天井カセット2方向吹出型	0.10	1	200	-	L-S	-	-	□	□	-	-	G	三菱重工（株）
	（生活訓練室2）			冷房能力： 5.6 Kw 暖房能力： 6.3 Kw													FD1WP562LXB
				冷媒管：φ6.4/12.7													冷房能力： 5.6 Kw
				附属品： パネル、加湿器、防振ハンガー、他標準附属品一式共													暖房能力： 6.3 Kw

機器番号	機 器 名 称 (系 統 名)	設 置 階	台 数	機 器 仕 様	電動機（５０ＨＺ）						遠 方			コン ク リ ー ト 基 礎	防振装置 G:ゴム S:スプリング P:ゴムパット	備 考 (既設機器)	
					動 力 KW	相 φ	電 圧 V	極 数 P	起 動 方 式	非常電源	イン ター ロ ッ ク ・ 通 動	発 停	運 転 故 障 表 示				警 報
ACP-4-3-3	空冷マルチパッケージ	4F	2	室内機 天井カセット2方向吹出型	0.10	1	200	-	L-S	-	-	□	□	-	-	G	三菱重工（株）
	(生活訓練室3)			冷房能力： 4.5 Kw 暖房能力： 5.0 Kw													FD1WP452LXB
				冷媒管：φ6.4/12.7													冷房能力： 4.5 Kw
				附属品： パネル、加湿器、防振ハンガー、他標準附属品一式共													暖房能力： 5.0 Kw
ACP-4-3-4	空冷マルチパッケージ	4F	3	室内機 天井カセット2方向吹出型	0.19	1	200	-	L-S	-	-	□	□	-	-	G	三菱重工（株）
	(廊下（中）)			冷房能力： 5.6 Kw 暖房能力： 6.3 Kw													FD1WP902LXB
				冷媒管：φ6.4/12.7													冷房能力： 9.0 Kw
				附属品： パネル、加湿器、防振ハンガー、他標準附属品一式共													暖房能力： 10.0 Kw
MR	集中管理リモコン	4F	1	液晶パネル													
R	個別リモコン	1F	2														
		4F	22														

※1. 室内機はドレンアップ付きとする
2. リモコンはワイヤードとする
3. 加湿器は気化式とする
5. フィルターは標準フィルターとする
6. 電動機の動力は消費電力を示す
7. 遠方欄の口は空調機メーカー集中リモコン
8. 屋外機は重耐塩害仕様とする
9. 冷媒はR410とする
10. 室内外機の渡り配線は冷媒管供巻きとする

既設制気口表									
階	室名	系統	制気口						
4	EVホール1	ACP-4-2-B1	全体風量 m3/h	数	種別	1箇所の風量 m3/h	制気口種類	サイズ	ボックス寸法
			840	3	SA	280	金アミ	450 X 300	400 X 300 X 300H
			840	2	RA	420	-	450 X 1000	1200 X 300 X 300H
	脳波検査室	ACP-4-1-10	840	1	SA	840	VHS(F付)	400 X 400	600 X 600 X 450H
			840	1	RA	840	HS	400 X 400	600 X 600 X 450H
			840	1	SA	840	VHS(F付)	400 X 400	600 X 600 X 450H
	聴力検査室	ACP-4-1-8	840	1	RA	840	HS	400 X 400	600 X 600 X 450H

※風量は参考風量とする。



■凡例(新設・撤去)■

記号	名称	施工場所	材料	保温防食塗装等
―― R ――	冷媒管	屋内隠ぺい	断熱材被覆銅管	―
		屋外露出	断熱材被覆銅管	ガルバリウムラッキング
―― D ――	ドレン管	屋内隠ぺい	耐火二層管	―
―― ー ――	加湿給水管	屋内隠ぺい	塩ビライニング銅管（SGP-VB）	C・(イ)・Ⅶ

工事名	療育相談センター4階ほか空調設備改修工事				設計者資格氏名	級建築士登録第 号			課 長	主 査 等	担当者	横須賀市 都市部 建築計画課
図面名称	機器表(新設・撤去)、凡例	図 番	3/10	縮 尺	N.S	作 図	令和 8 年 6 月 日					

冷媒配管サイズ表		
記号	液管	ガス管
(A)	6.35φ	9.52φ
(B)	6.35φ	12.7φ
(C)	9.52φ	12.7φ
(D)	9.52φ	15.88φ
(E)	12.7φ	19.05φ
(F)	9.52φ	22.22φ
(G)	12.7φ	25.4φ
(H)	15.88φ	25.4φ
(I)	12.7φ	28.58φ
(J)	15.88φ	28.58φ
(K)	15.88φ	31.8φ
(L)	19.05φ	31.8φ
(M)	15.88φ	38.1φ
(N)	19.05φ	38.1φ
(O)	9.52φ	19.05φ
(P)	22.22φ	38.1φ

※ 特記なき加温給水管は20Aとする。
特記なきドレン管は25Aとする。

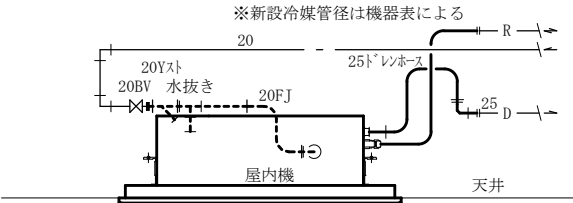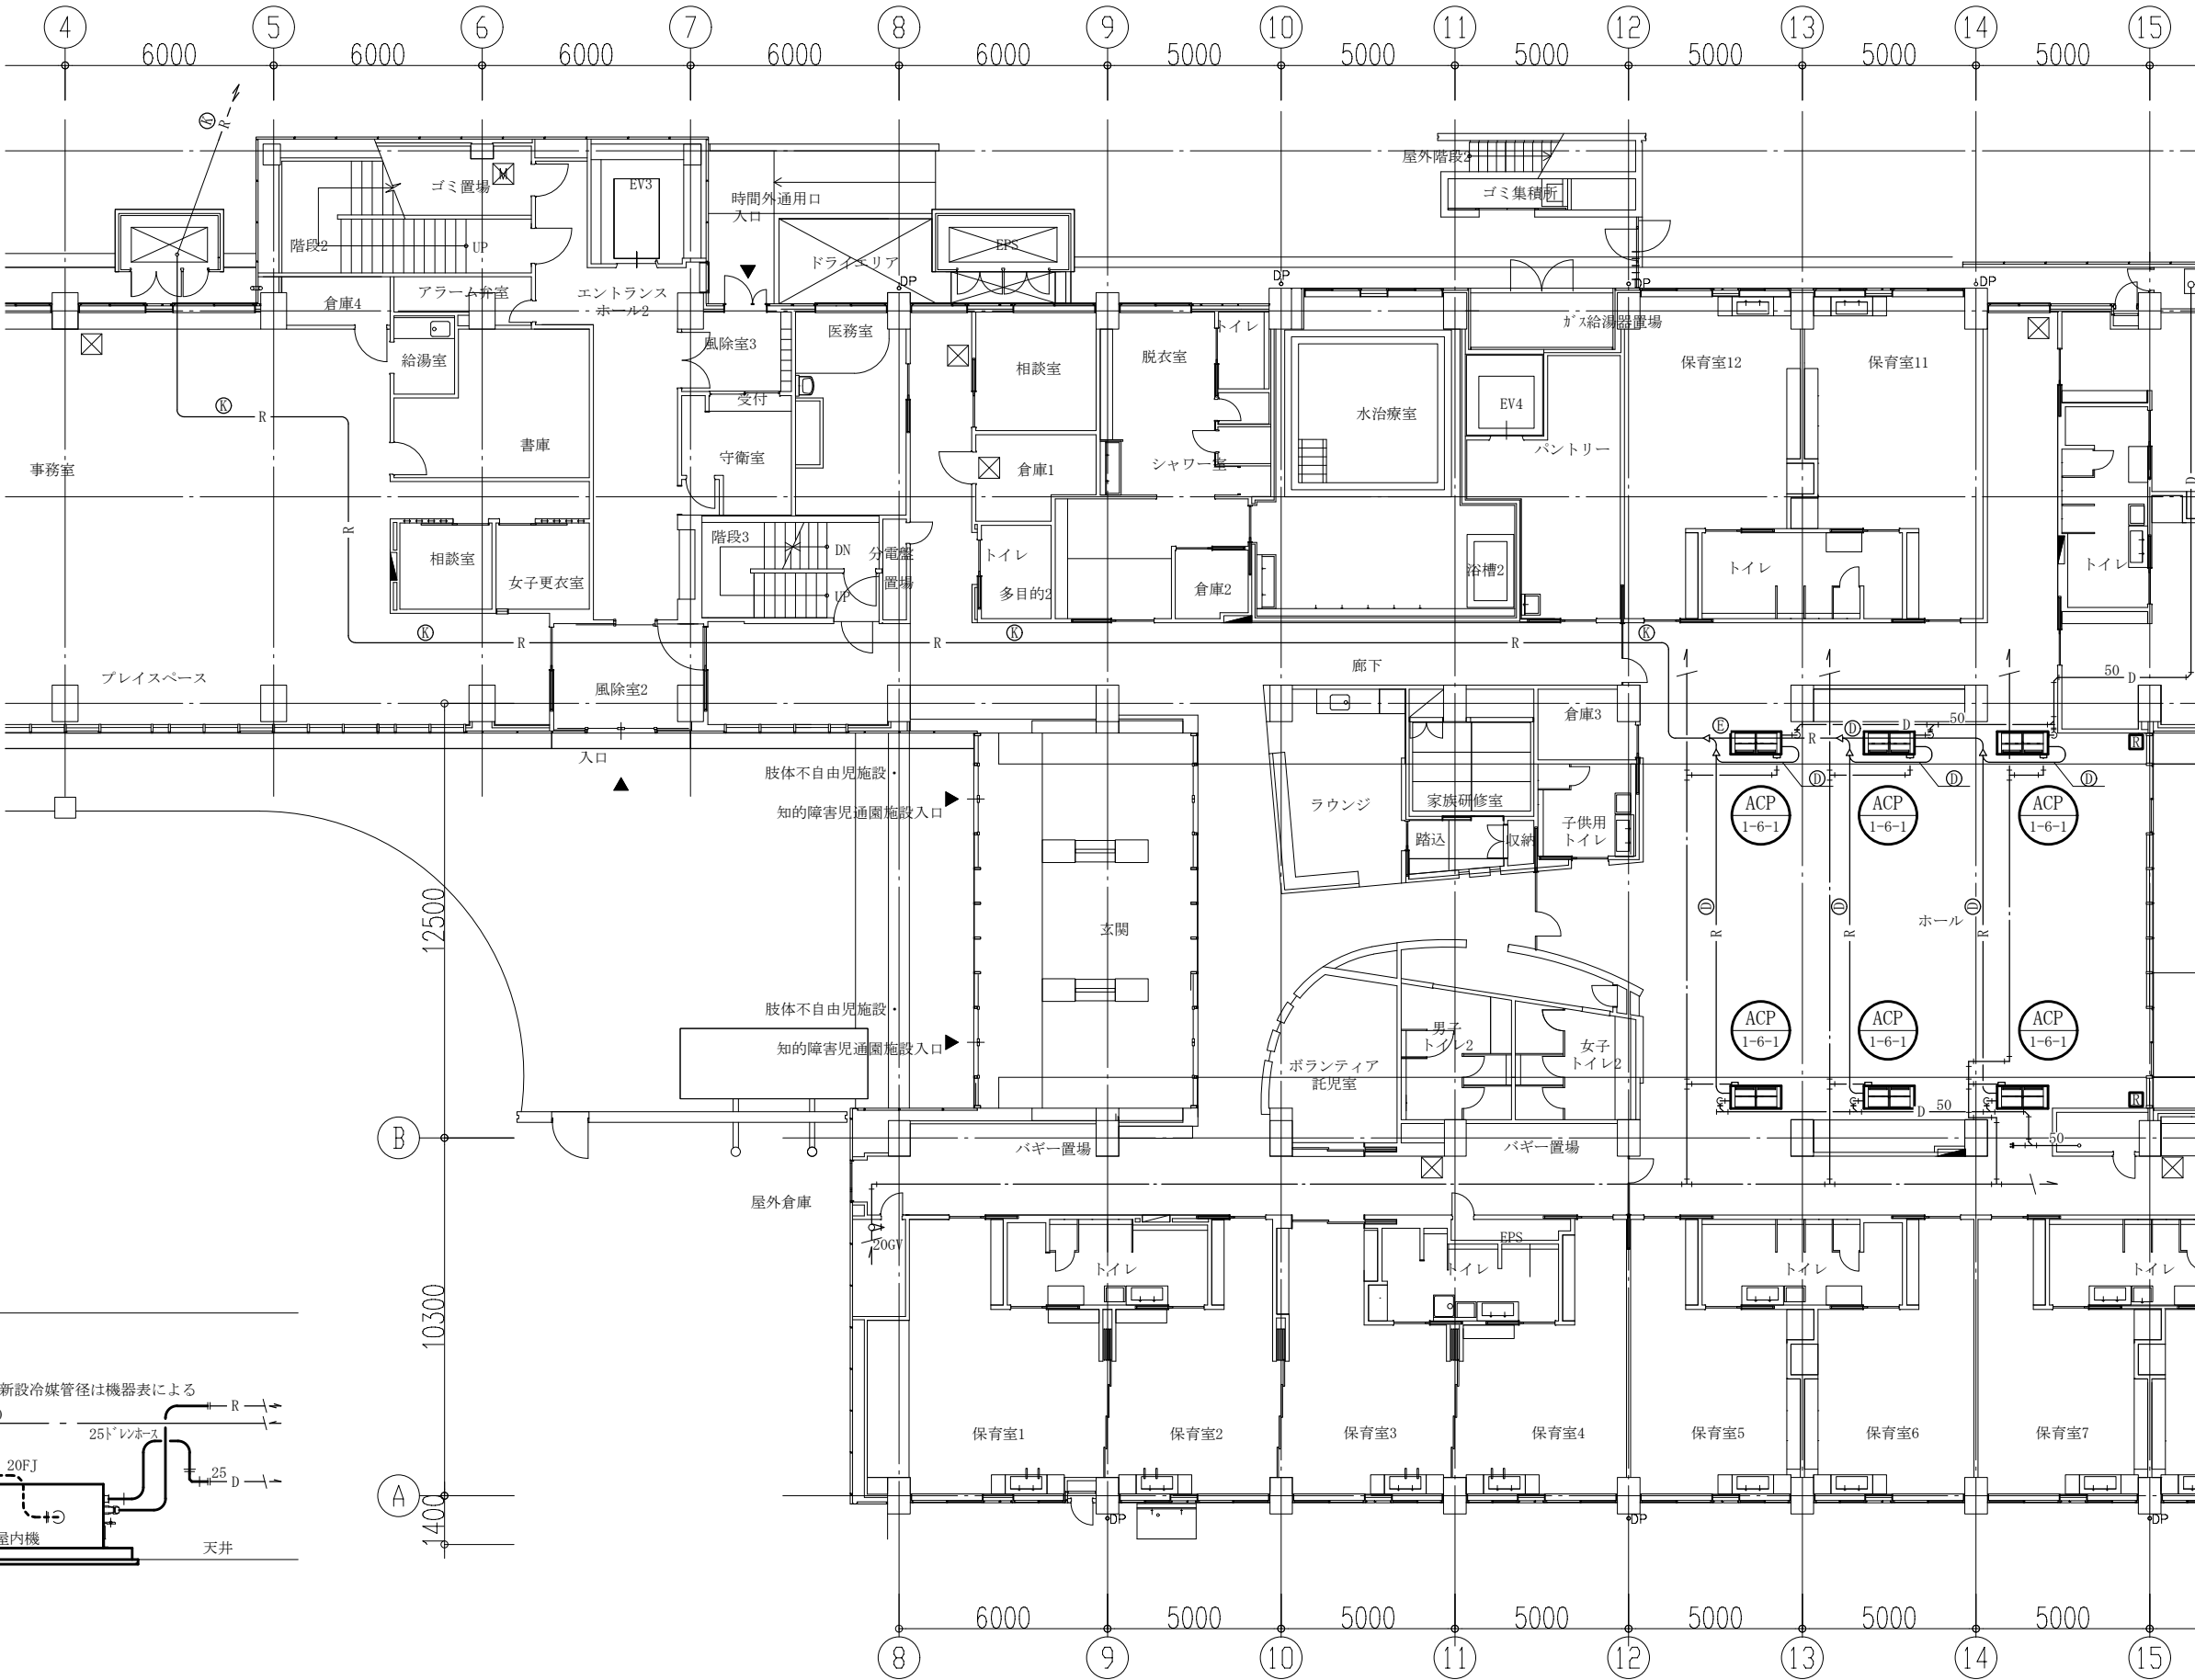

屋内機廻り詳細図 N.S

1階空調配管図 1:100

(R) : リモコン

—	撤去・新設
- - -	撤去
—	既設
— —	切断接続部
—+—	閉塞部




工事名	療育相談センター4階ほか空調設備改修工事			設計者資格氏名	級建築士登録第 号			課長	主査等	担当者	横須賀市 都市部 建築計画課
図面名称	1階空調配管図、屋内機廻り詳細図	図番	4/10	縮尺	1:100(A1)	作図	令和 8 年 6 月 日				

冷媒配管サイズ表		
記号	液管	ガス管
(A)	6.35φ	9.52φ
(B)	6.35φ	12.7φ
(C)	9.52φ	12.7φ
(D)	9.52φ	15.88φ
(E)	12.7φ	19.05φ
(F)	9.52φ	22.22φ
(G)	12.7φ	25.4φ
(H)	15.88φ	25.4φ
(I)	12.7φ	28.58φ
(J)	15.88φ	28.58φ
(K)	15.88φ	31.8φ
(L)	19.05φ	31.8φ
(M)	15.88φ	38.1φ
(N)	19.05φ	38.1φ
(O)	9.52φ	19.05φ
(P)	22.22φ	38.1φ

※ 特記なき加温給水管は20Aとする。
特記なきドレン管は25Aとする。


R : リモコン
MR : 集中管理リモコン

— : 撤去・新設
— : 既設
— : 切断接続部

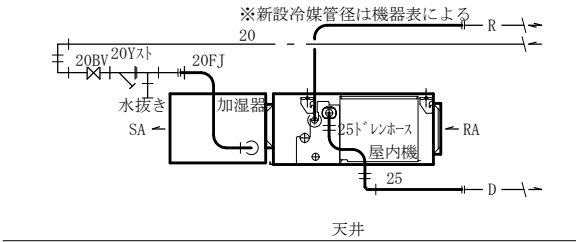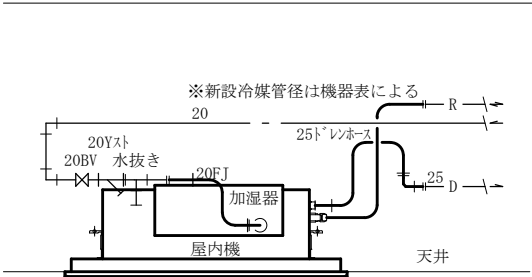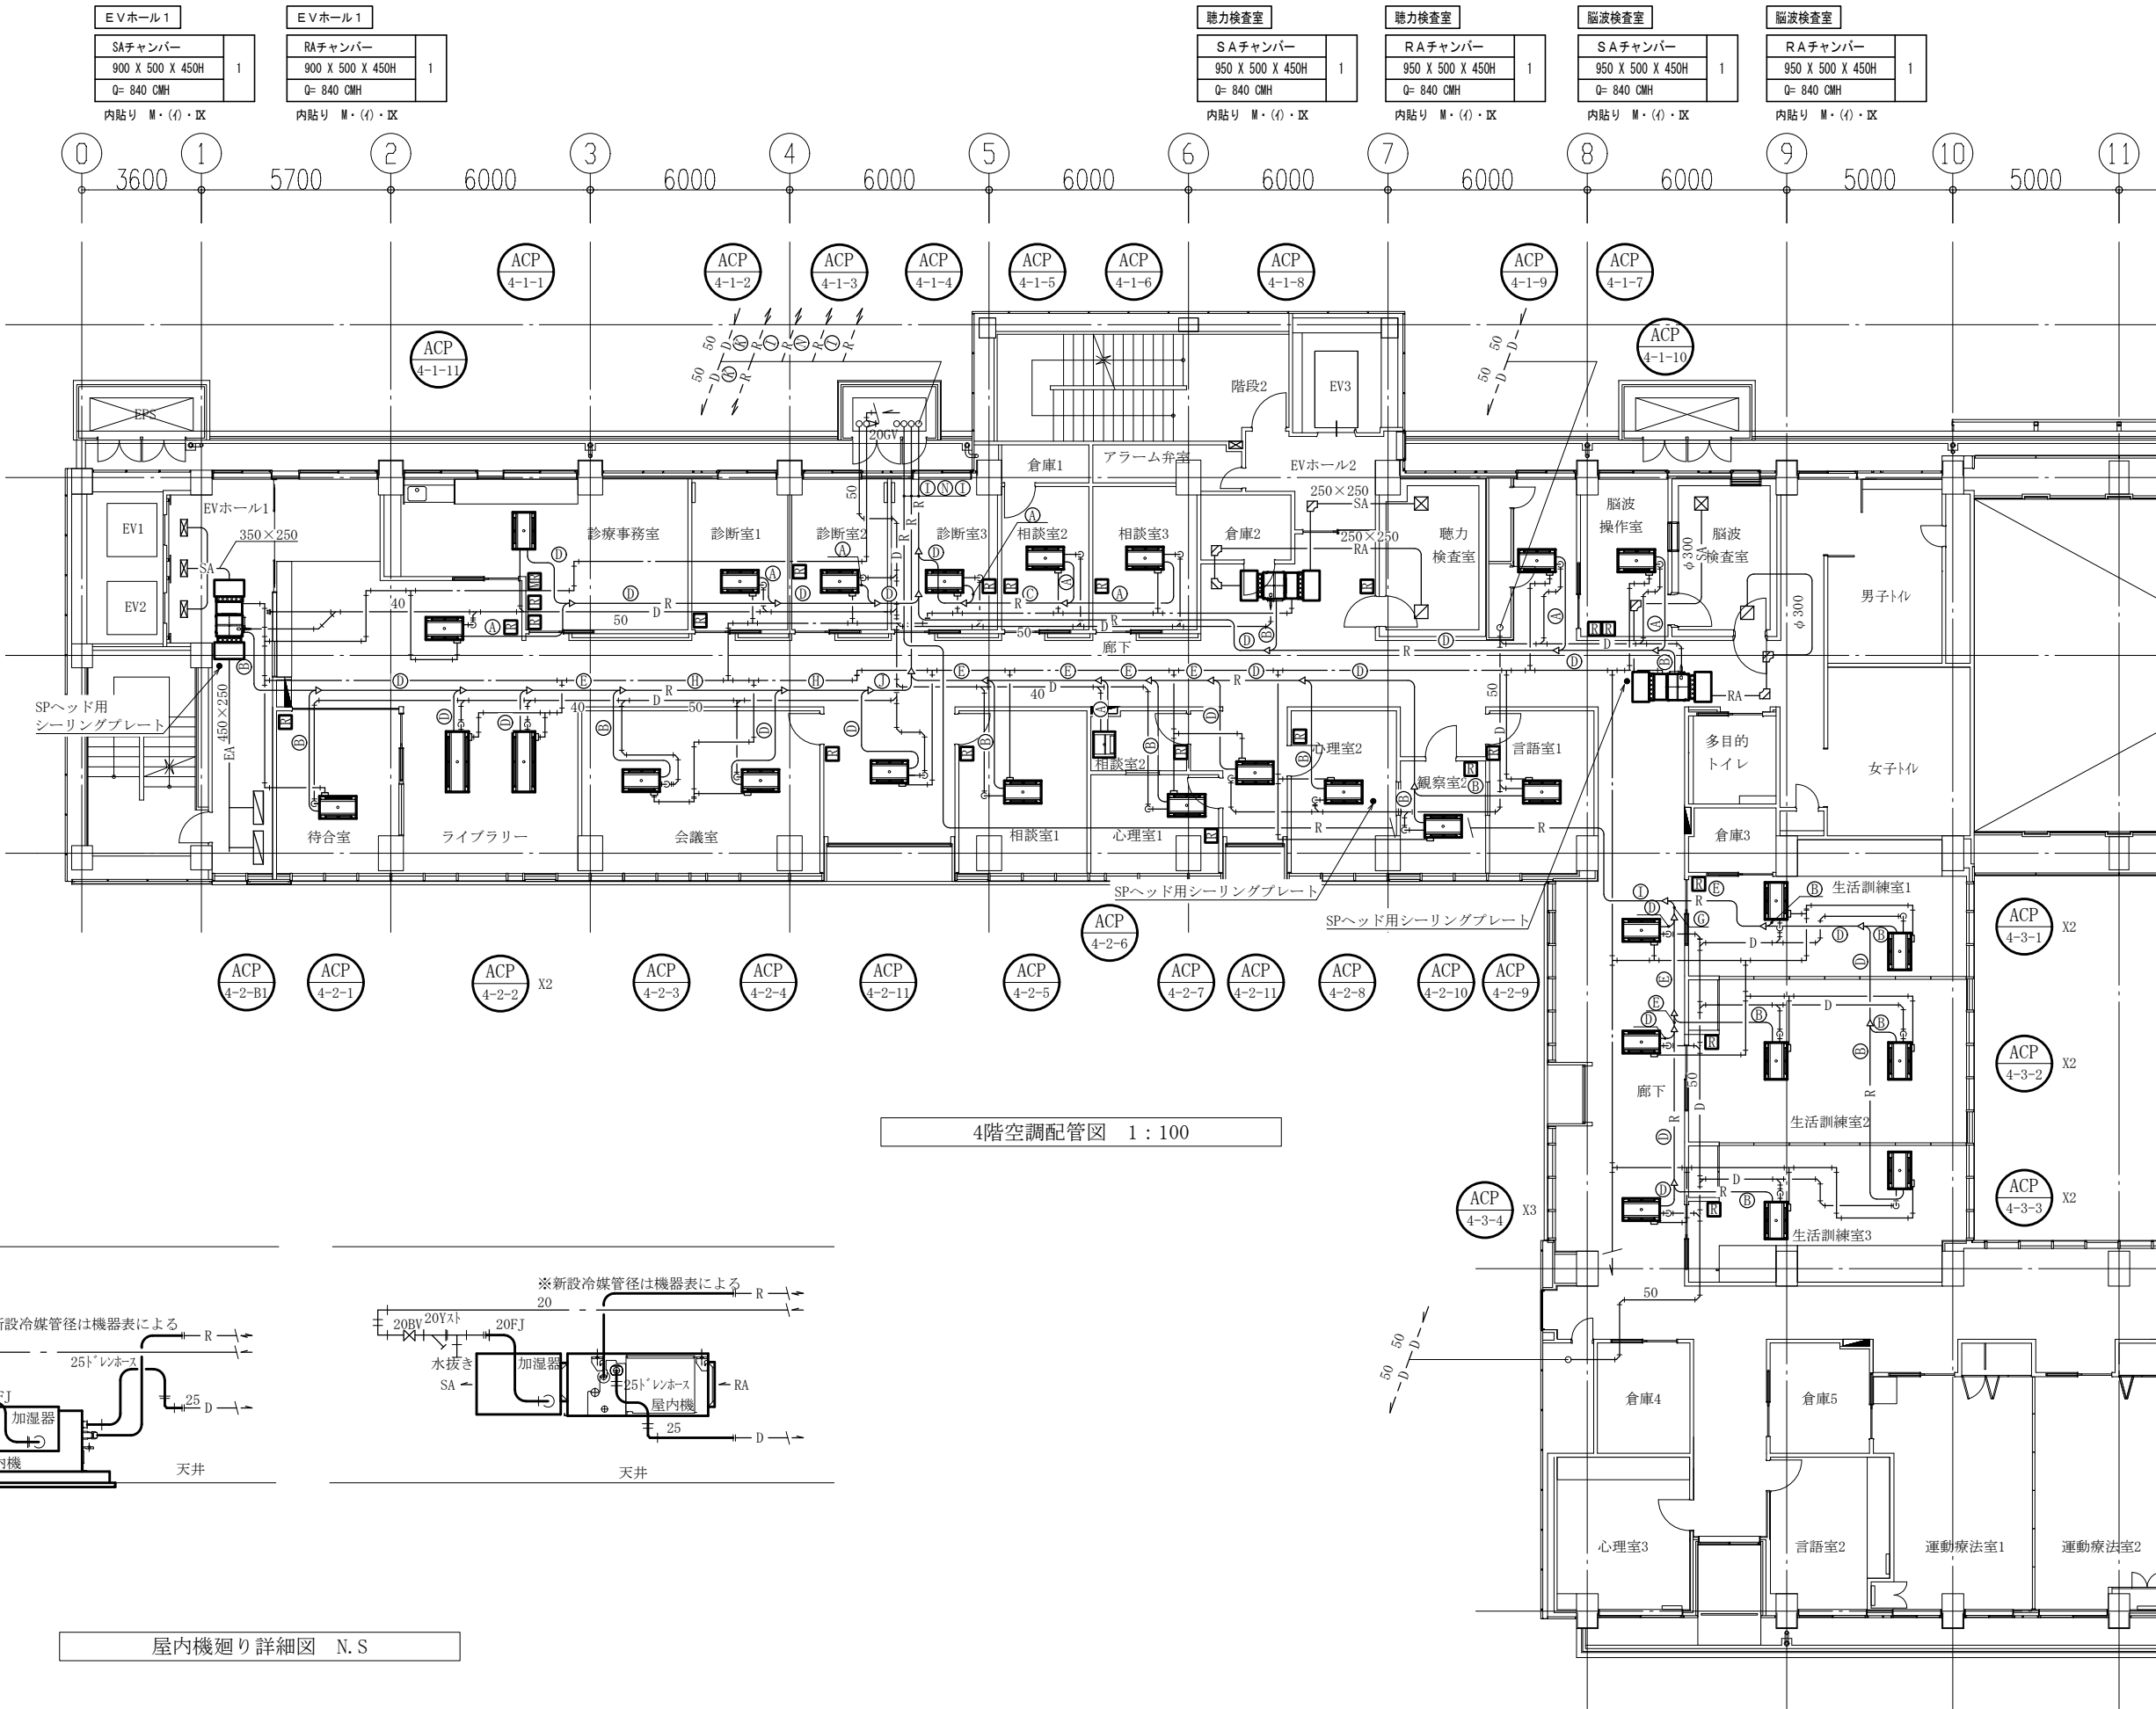

屋内機廻り詳細図 N.S


工事名	療育相談センター4階ほか空調設備改修工事			設計者資格氏名	級建築士登録第 号			課長	主査等	担当者	横須賀市 都市部 建築計画課
図面名称	4階空調配管図、屋内機廻り詳細図	図番	5/10	縮尺	1:100(A1)	作図	令和 8 年 6 月 日				

 

R階空調配管図 1:100

※ 特記なき加湿給水管は20Aとする。
特記なきドレン管は25Aとする。

工事名	療育相談センター4階ほか空調設備改修工事			設計者資格氏名	級建築士登録第 号			課 長	主 査 等	担当者	横須賀市 都市部 建築計画課
図面名称	R階空調配管図	図 番	6/10	縮 尺	1:100(A1)	作 図	令和 8 年 6 月 日				

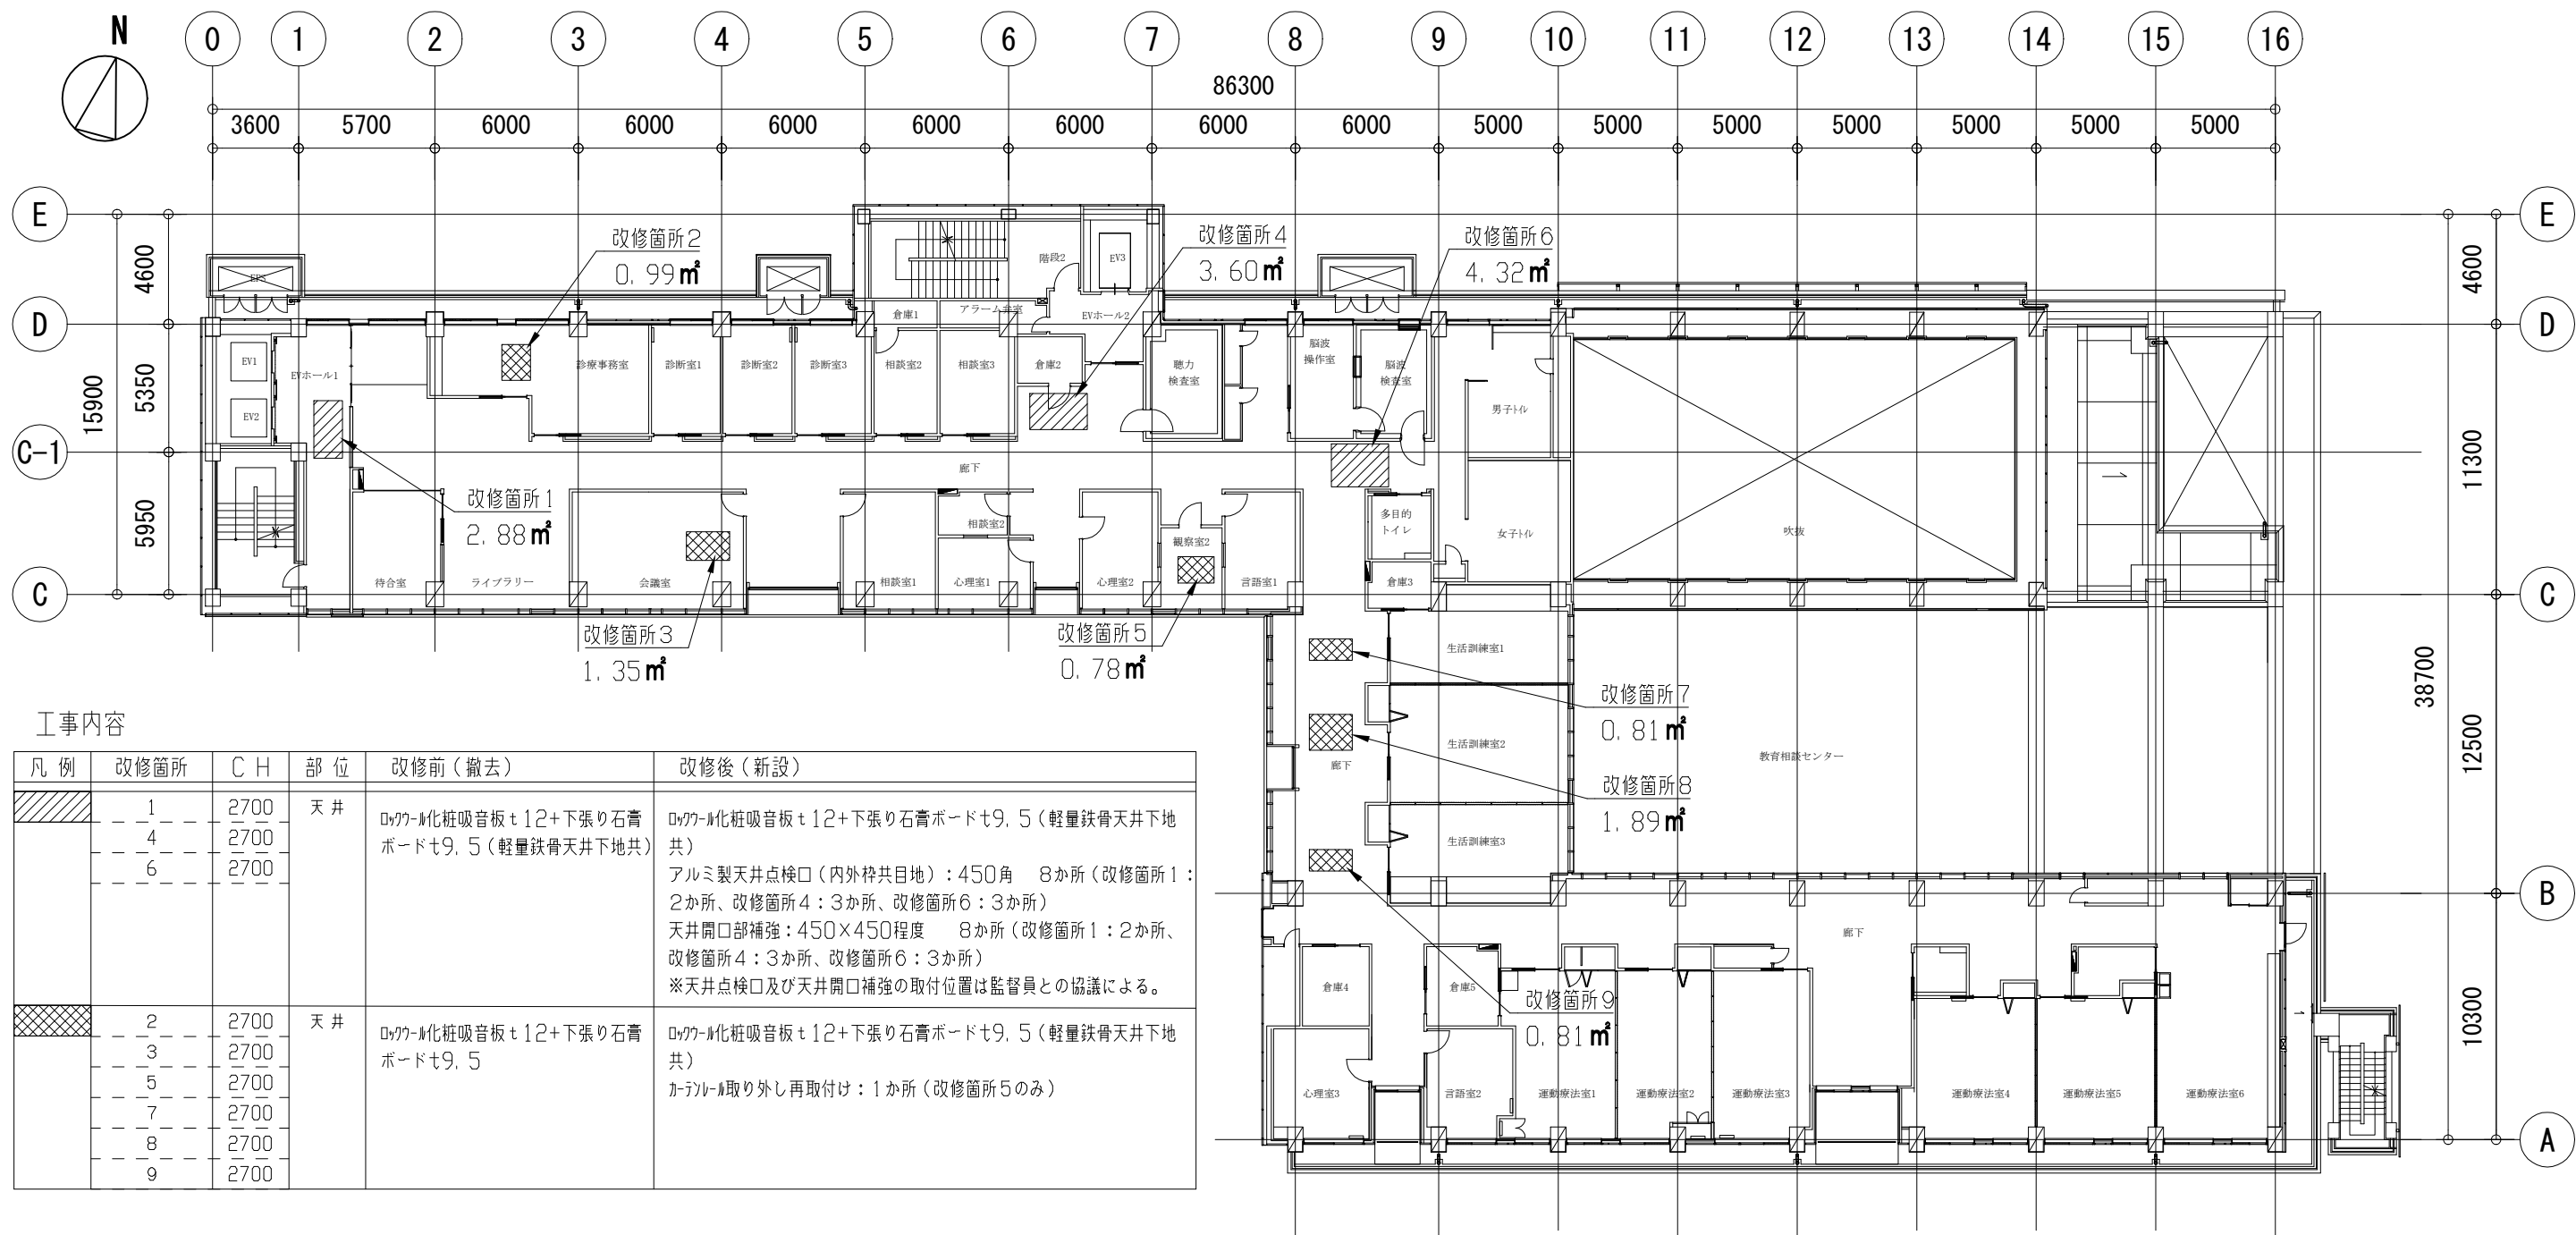


4階改修天井伏図 1: 200

工事内容

凡 例	改修箇所	C H	部 位	改修前（撤去）	改修後（新設）
	1	2700	天 井	0.77-1化粧吸音板 t12+下張り石膏ボード t9.5（軽量鉄骨天井下地共）	0.77-1化粧吸音板 t12+下張り石膏ボード t9.5（軽量鉄骨天井下地共） アルミ製天井点検口（内外枠共目地）：450角 8か所（改修箇所1：2か所、改修箇所4：3か所、改修箇所6：3か所） 天井開口部補強：450×450程度 8か所（改修箇所1：2か所、改修箇所4：3か所、改修箇所6：3か所） ※天井点検口及び天井開口補強の取付位置は監督員との協議による。
	4	2700			
	6	2700			
	2	2700	天 井	0.77-1化粧吸音板 t12+下張り石膏ボード t9.5	0.77-1化粧吸音板 t12+下張り石膏ボード t9.5（軽量鉄骨天井下地共） カテナール取り外し再取付け：1か所（改修箇所5のみ）
	3	2700			
	5	2700			
	7	2700			
	8	2700			
	9	2700			

工事名	療育相談センター4階ほか空調設備改修工事			設計者資格氏名	級建築士登録第 号		課 長	主 査	担当者	横 須 賀 市 都 市 部 建 築 計 画 課
図面名称	4階改修天井伏図	図 番	7/10	縮 尺	1:200(A2)	作 図	令和 8 年 6 月 日			

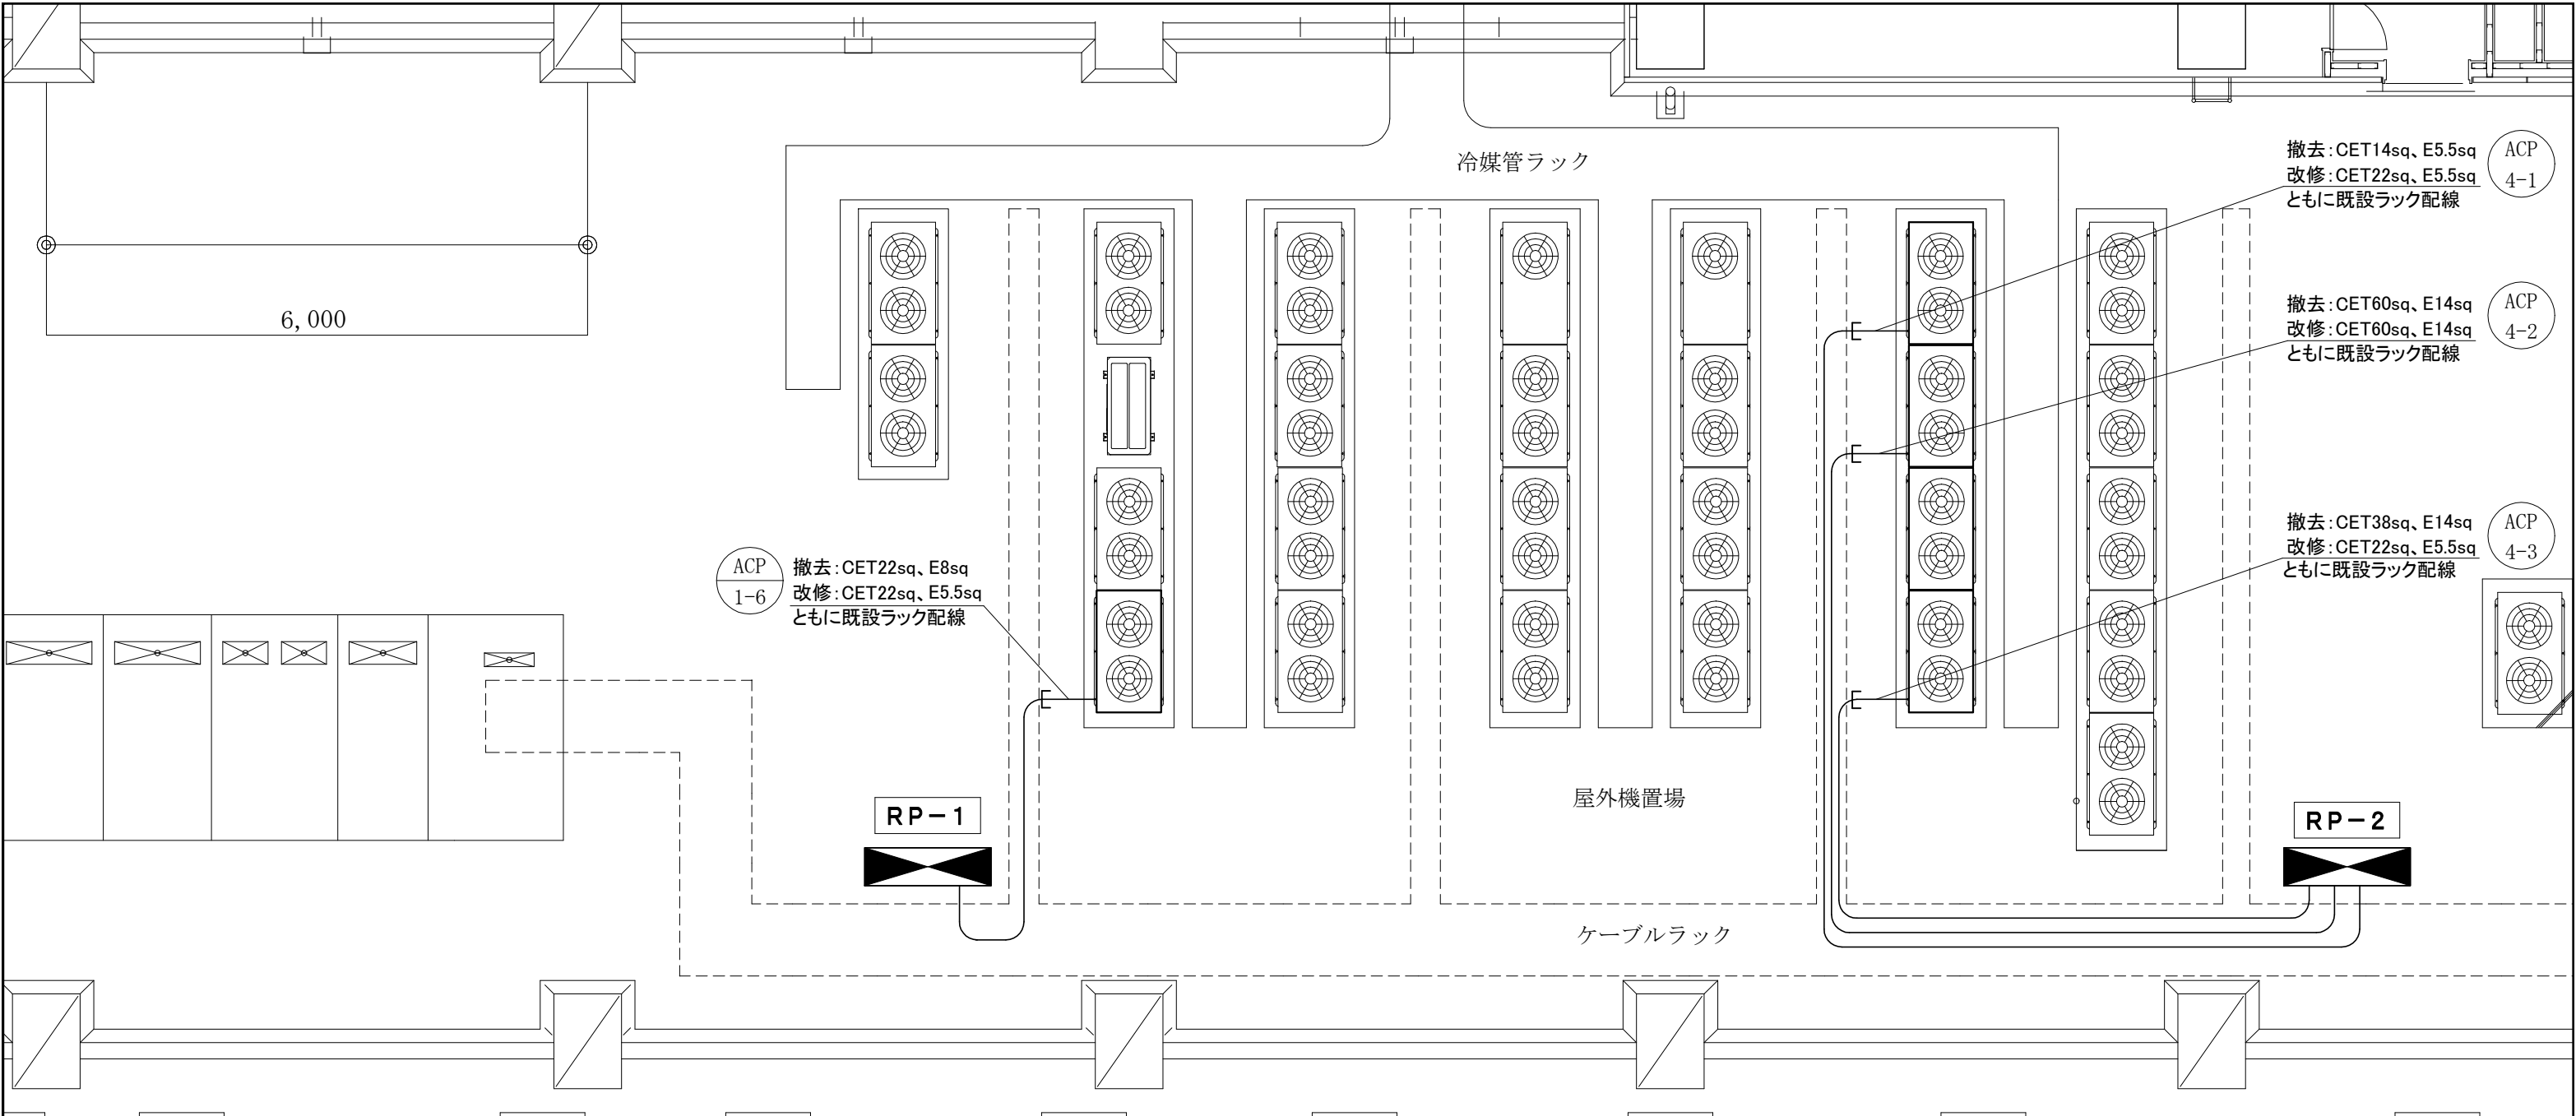

屋上階 動力設備 撤去改修図 1：50

■RP-1・RP-2盤改修内容■

○ACP-1-6, 4-1, 4-2, 4-3系統のブレーカーを撤去改修する。（下記表の通り）

空調機NO	新設ブレーカー	既設ブレーカー	備 考
ACP-1-6	ELB3P100AF/100AT	ELB3P100AF/60AT	RP-1
ACP-4-1	ELB3P100AF/100AT	ELB3P50AF/50AT	RP-2
ACP-4-2	ELB3P225AF/175AT	ELB3P225AF/125AT	RP-2
ACP-4-3	ELB3P100AF/100AT	ELB3P100AF/100AT	RP-2

盤改修詳細図 NS

凡 例


図中特記無き記号は以下の通り

 既設 空調電源盤
改修内容は右記詳細図通り

注 記

- ・不要なケーブル、機器等は撤去処分とする。
- ・支持金具やビス等はステンレス製とすること。
- ・ケーブルラックから屋外空調機までの配線ケーブルは金属製可とう電線管にて保護とする。

工 事 名	療育相談センター4階ほか空調設備改修工事			設計者資格氏 名	級建築士登録第 号			課長	主 査 等	担 当 者	横 須 賀 市 都市部 建築計画課
図面名称	屋上階 動力設備 撤去改修図 盤改修詳細図	図 番	8/10	縮 尺	1：50 (A2)	作 図	令和8年 6月 日				

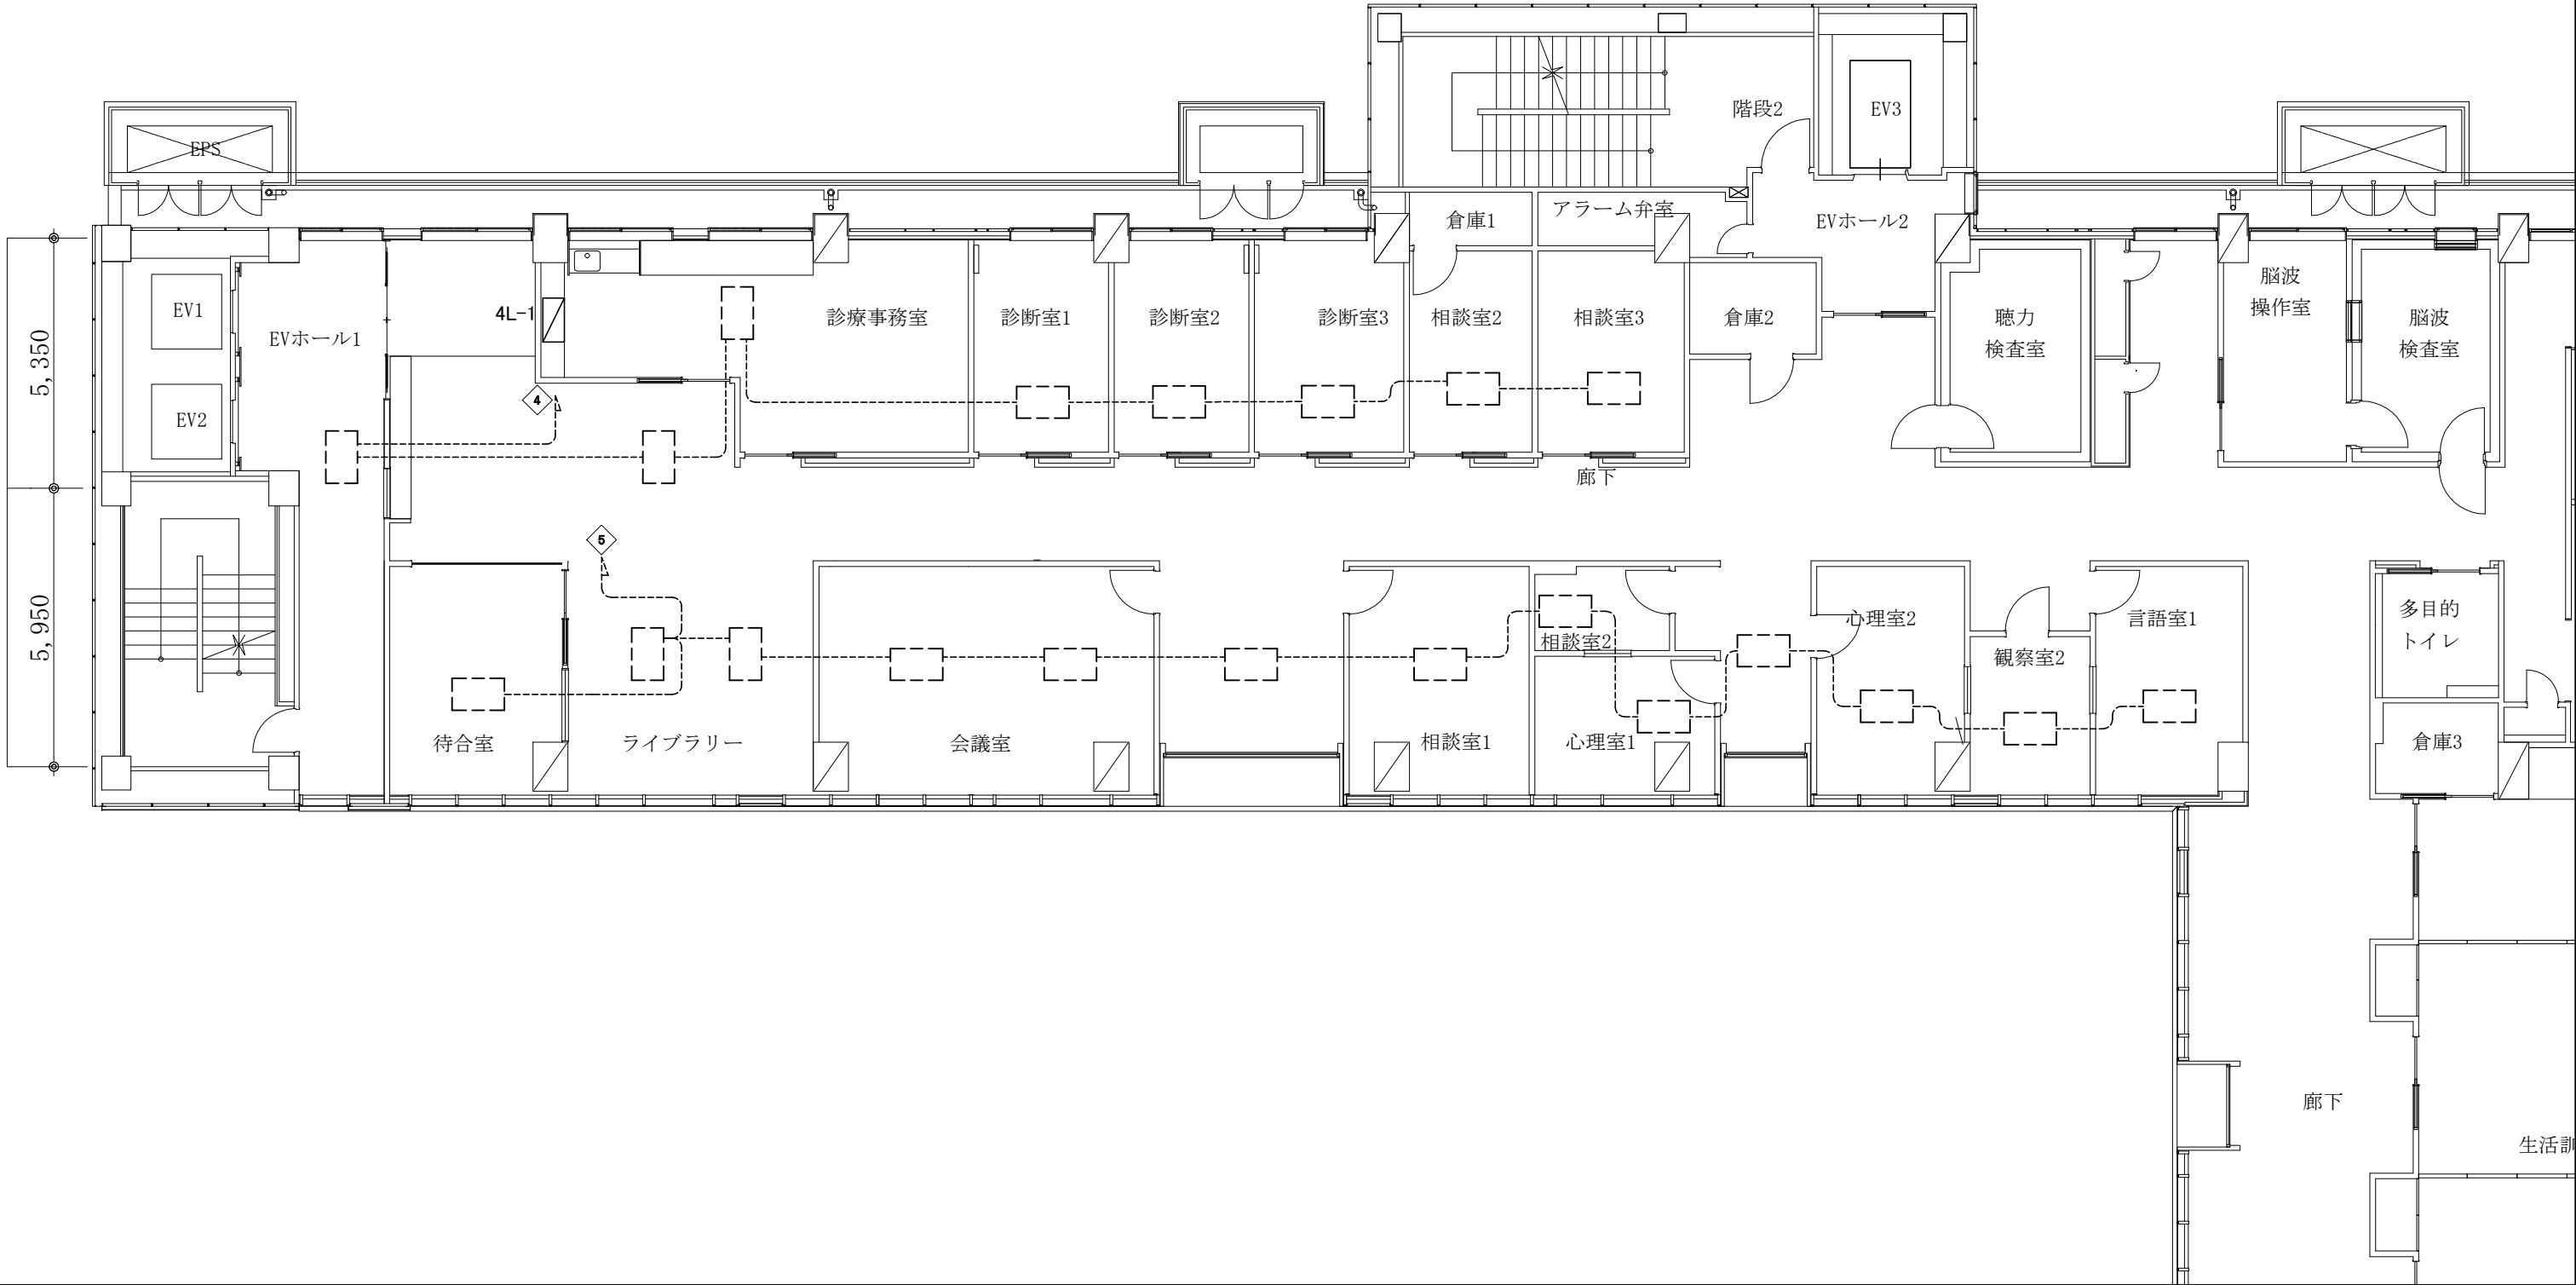

4階 空調設備 撤去改修図 1:100

凡 例


図中特記無き記号は以下の通り

- 室内機(機械設備工事)
1φ200V
EEF2.0-3Cを1m程度取外し再取付(電気設備工事)
- 既設配線

注 記

・不要な配管配線、ケーブル等は撤去処分とする。

工 事 名				設計者資格氏 名				課長	主 査 等	担 当 者	横 須 賀 市 都市部 建築計画課
図面名称		図 番	9/10	縮 尺	1:100 (A2)	作 図	令和8年 6月 日				
療育相談センター4階ほか空調設備改修工事				4階 空調設備 撤去改修図							

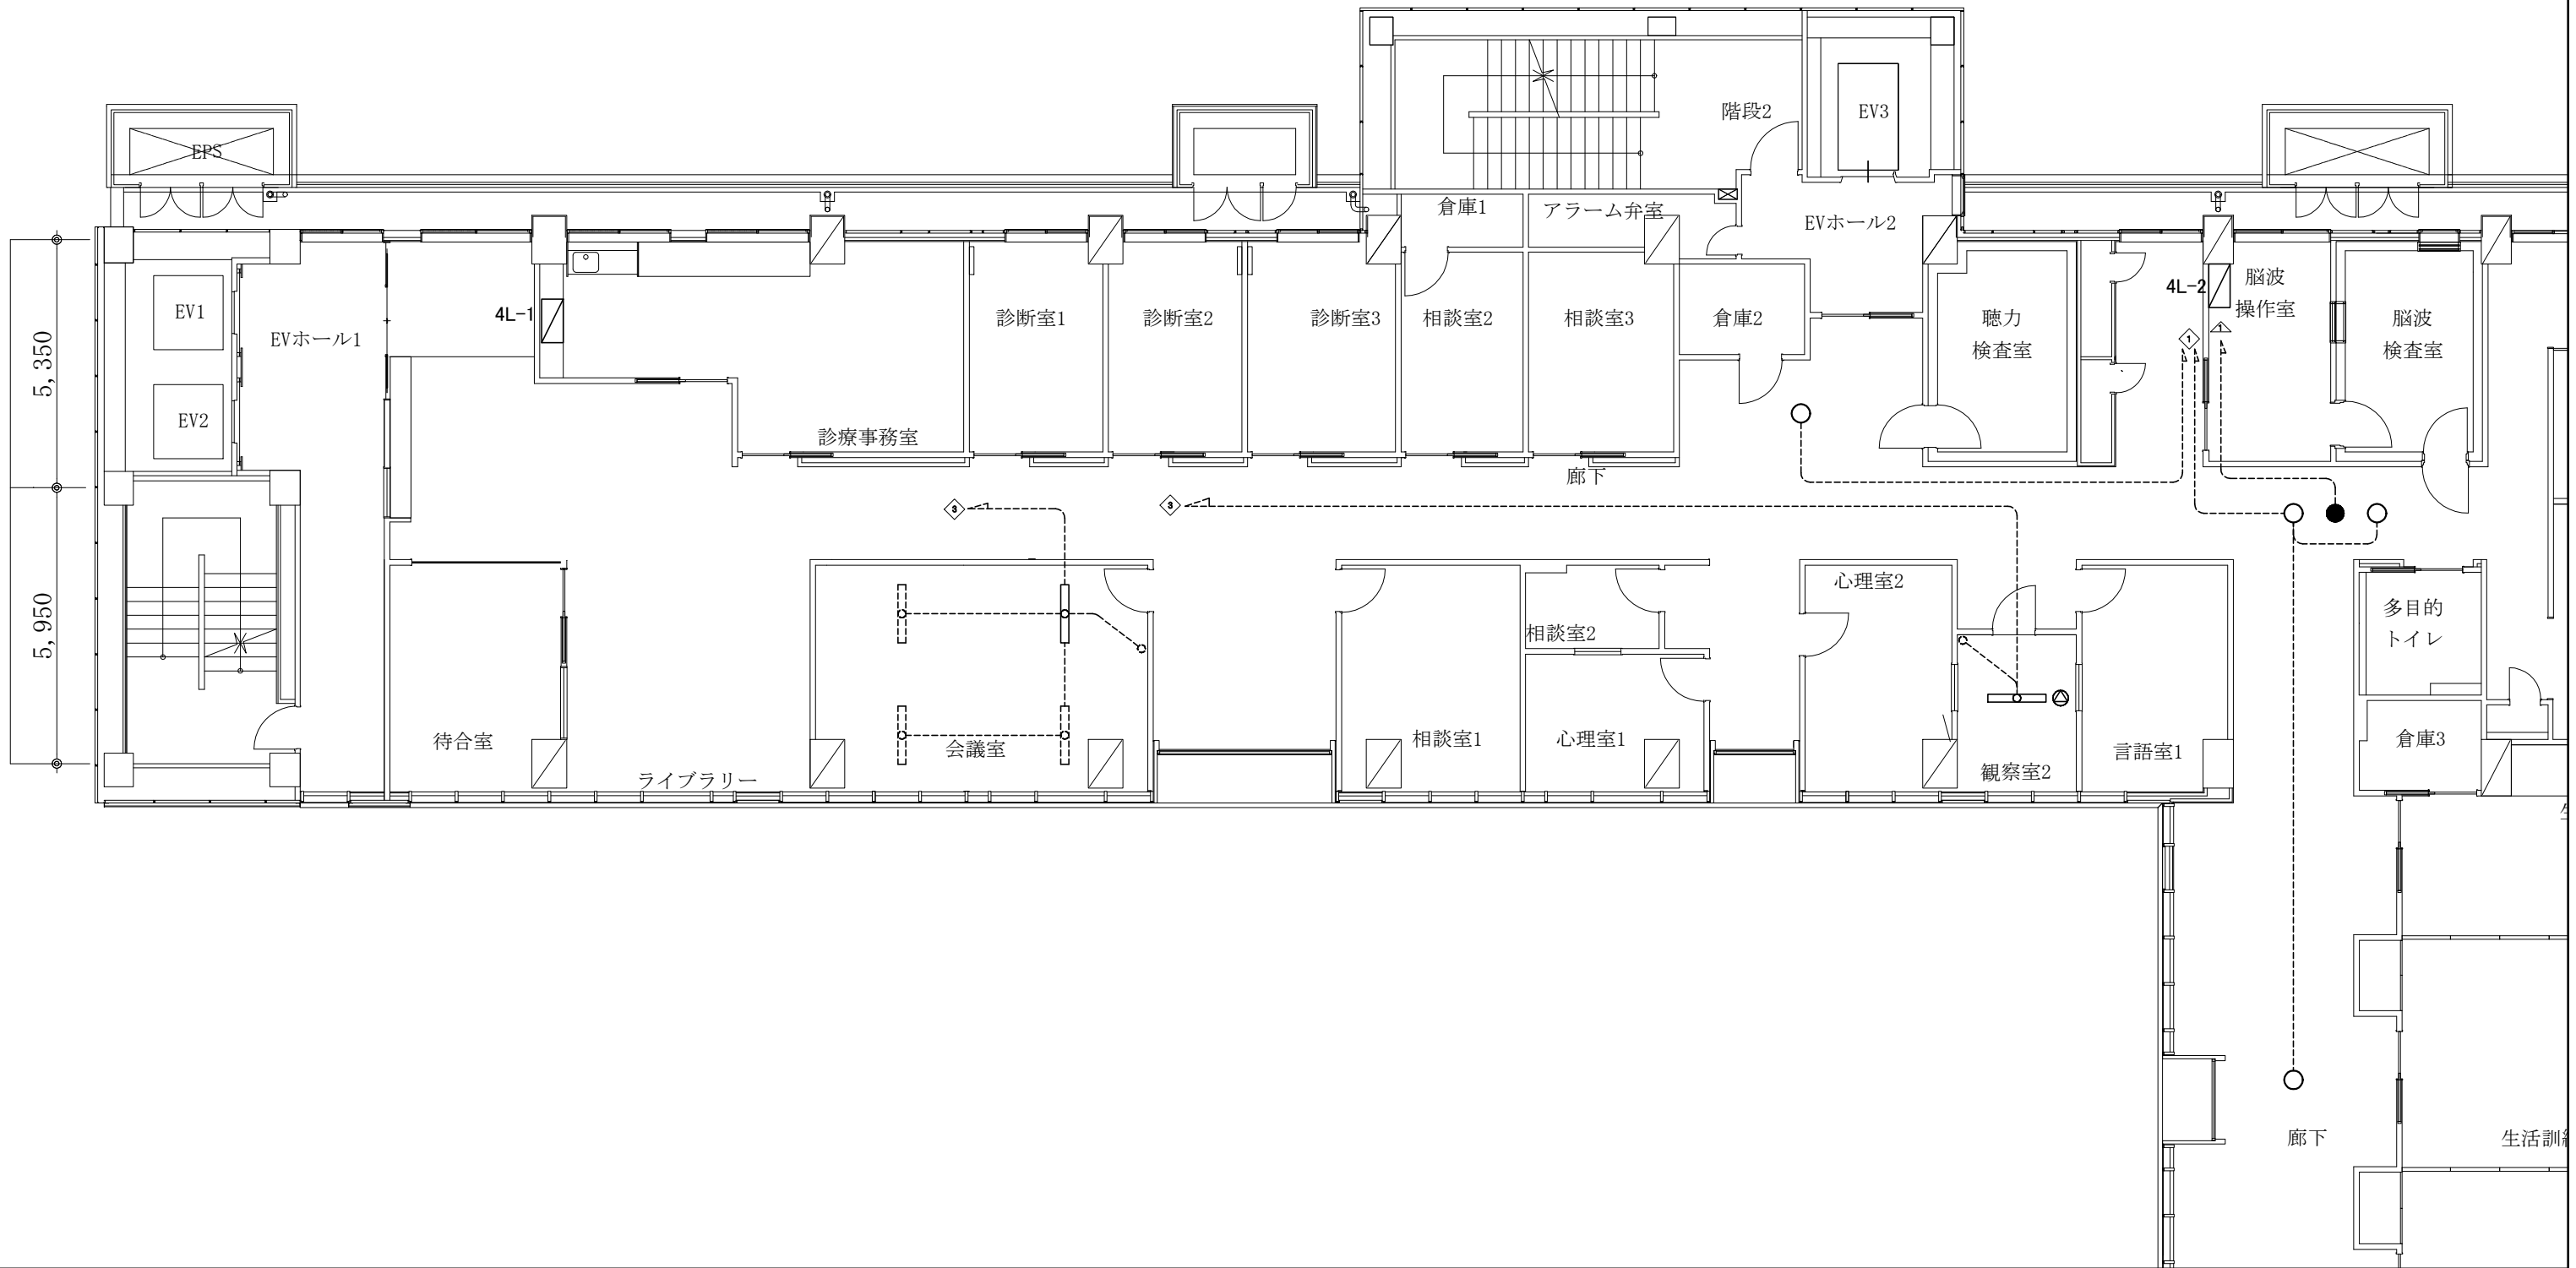

4階 電灯・弱電設備 撤去改修図 1:100

凡 例

図中特記無き記号は以下の通り

照明器具A
蛍光灯器具 下面開放型
FHF32×2 1250×250程度
取外し・再取付

照明器具B
蛍光灯器具 ダウンライト型
FHT32×1 φ160程度
取外し・再取付

スピーカー
天井埋込型
取外し・再取付

非常用ハロゲン照明器具
φ50程度 埋込型
取外し・再取付

既設照明

既設スイッチ

既設配線

注 記

- ・不要な配管配線、ケーブル等は撤去処分とする。
- ・照明器具、非常照明、スピーカーは天井、空調機撤去後に仮設稼働とする。
天井・空調機復旧後、本設とする。

工 事 名	療育相談センター4階ほか空調設備改修工事			設計者資格 氏 名	級建築士登録第 号			課長	主 査 等	担 当 者	横 須 賀 市 都市部 建築計画課
図面名称	4階 電灯・弱電設備 撤去改修図	図 番	10/10	縮 尺	1:100 (A2)	作 図	令和8年 6月 日				