



男子便所物入

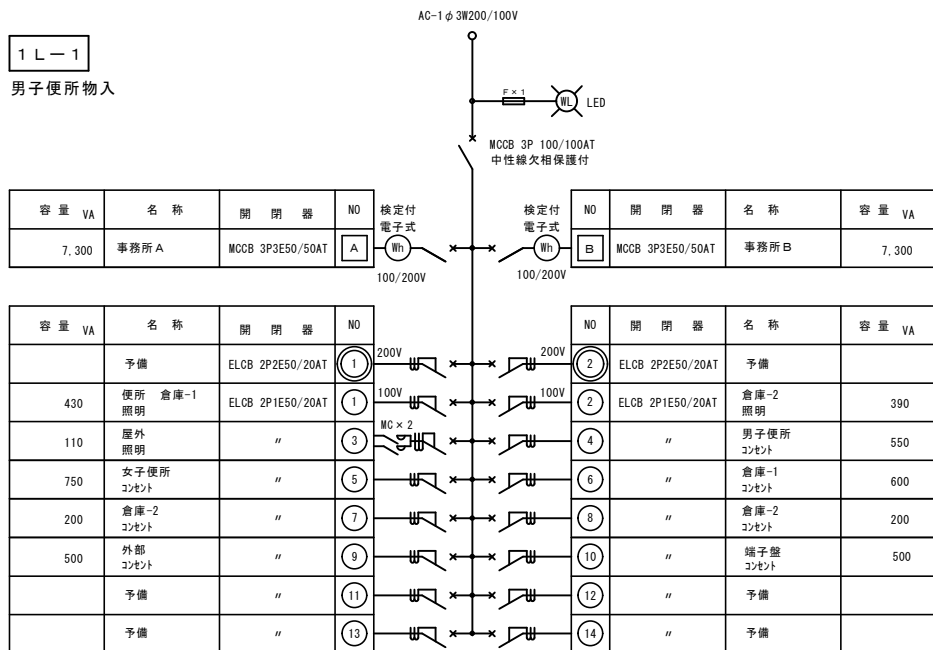

分電盤名称	1 L - 1	電圧種別	AC1φ 3W200/100V	備考	塗装標準色
キャビネット形式	(T) SPC (イ) (4)	ケーシングNO. サイズ*	EM-CET38°	負荷容量 [KVA]	18.9

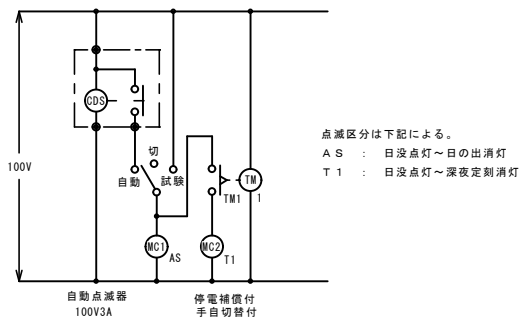


点滅区分は下記による。

A S : 日没点灯～日の出消灯

T 1 : 日没点灯～深夜定刻消灯

事務所-1

事務所-2

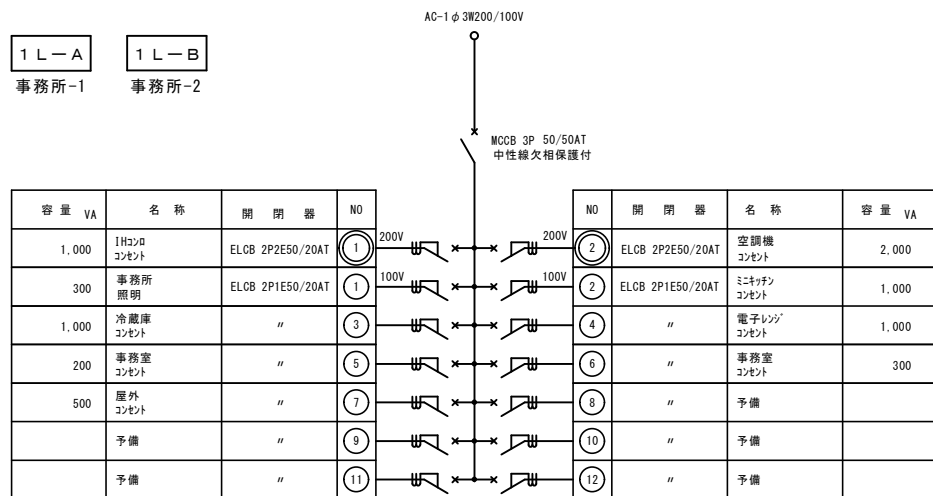

分電盤名称	1 L-A 1 L-B	電圧種別	AC1φ 3W200/100V	備考	塗装指定色
キャビネット形式	(T) SPC (イ) (4)	メーカー・型番・サイズ	EM-CET14*	負荷容量 [KVA]	7.3

注記（各盤共通）

1. 図中記号は、下記による。

- | | |
|---|----------------------------------|
| ① | 回路盤号 AC-1 ϕ 2W-100Vを示す。 |
| ① | 回路盤号 AC-1 ϕ 2W-200Vを示す。 |
| A | 回路盤号 AC-1 ϕ 3W-200/100Vを示す。 |

2. 分岐用遮断器は、JIS協約1Pモジュールとし
100Vは、1E、200Vは、2Eとする。
3. 特記なき分電盤の塗装は、指定色とする。

4. 凡例
- ×— 配線用ブレーカー
- ×— 漏電ブレーカー


5. ELB回路がある分電盤は、専用接地座を取付ける。

- ## 6. 分電盤の種別形式




記号	種別	形式	備考
Ⓔ	一般	埋込形	
Ⓕ		露出形	ドアのある構造
Ⓖ			ドアのない構造

記号	構成材	記号	構造
SPC	銅板	㊦	屋内
SUS	ステンレス	㊧	防湿・防塵
PLS	プラスチック	㊨	屋外・防水形
SPC耐塩	銅板 耐塩塗装		

- ## 7. 分電盤の形式・納まり図

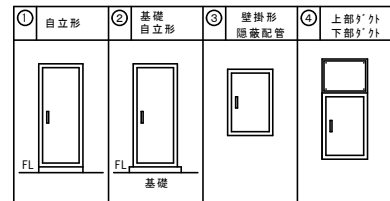

 
8. 外形・寸法は参考とし、承諾図において決定とする。
盤はすべて製作品とする

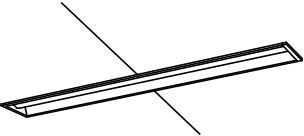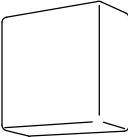A 1	LRS1-08	器具光束 1000lm程度	B	LEDベースライト埋込型 下面開放型 省エネタイプ	器具光束 5,200lm程度	C	LSS1MP/RP-4-64	器具光束 6,400lm程度
A 2	LRS1-13	器具光束 1,500lm程度	事務所 			倉庫1・2 		
A 3	LRS1RP-13	器具光束 1,500lm程度						
事務所 便所 								
D	LEDブラケット ミラーライト	器具光束 1,300lm程度	E	LEDブラケット 防水・防塵型 重耐塩仕様	器具光束 300lm程度			
事務所 便所 			外壁 					


※照明器具の消費電力はJIS C 8105-3 の試験方法による。
姿図は参考とする。

照明器具姿図

		竣工 図	/ . . / . . / . . / . . / . .	訂正 		特記	建築計画課長	主査等	担当者	図書内容 新港ふ頭事務所新築電気設備工事 照明器具図	図書番号 E — 03
建図 令和7年5月		竣工 図	/ . . / . . / . . / . .							縮尺 S= NS	区分

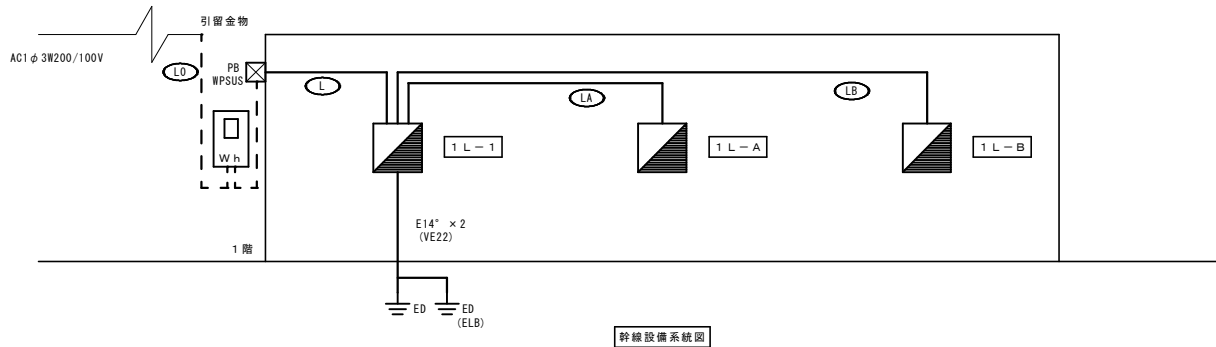


凡例				
記号	名称	規格・形式		
幹線設備				
	積算電力量計	電力会社	SUS屋外計器箱収納	
	電灯分電盤	1L-1	1L-A	1L-B
	接地工事	接地極埋設標共		ED : D種
	天井隠ぺい配管配線			
	露出配管配線			
二重天井内配線は、ケーブル工事とする。				
配線一覧表				
記号	種別	名称	ケーブル	保護管
	AC1 φ3W200/100V	電灯引込	EM-CET38"	(G54) (F2WP63)
	"	電灯幹線	EM-CET38" E8"	(G54) (F2WP63)
	"	1L-A	EM-CET14" E5.5" × 2	
	"	1L-B	EM-CET14" E5.5" × 2	

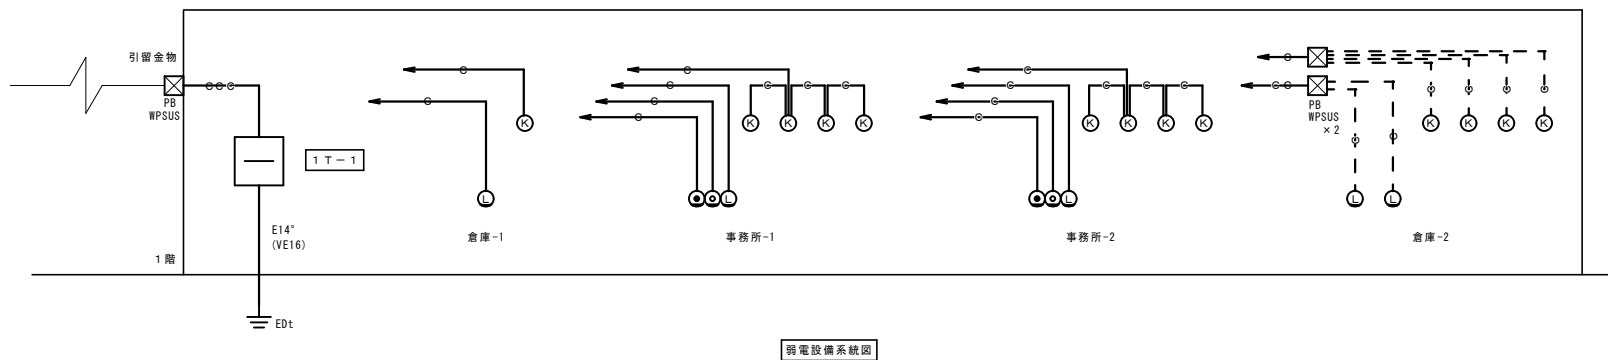

凡例		
記号	名称	規格・形式
	端子盤	1 T - 1 銅板製 500×1000程度上部3' ｸﾞﾗｯﾌﾟ
	ﾌﾞﾚｯｸﾞｻｽ	WPSUS : 防水形ｽﾃｰﾚｽ製 ET付
	接地工事	接地極埋設標共 EDt : D種通信
	電話受口	(ﾌﾗｯｼｭﾌﾞﾚｯﾄ角ﾌﾞﾗﾝｸ)
	ﾌｨﾚ' 端子	(ﾌﾗｯｼｭﾌﾞﾚｯﾄ角ﾌﾞﾗﾝｸ)
	LAN用ｺﾝｾﾝﾄ	(ﾌﾗｯｼｭﾌﾞﾚｯﾄ角ﾌﾞﾗﾝｸ)
	機械警備	(ﾌﾗｯｼｭﾌﾞﾚｯﾄ丸ﾌﾞﾗﾝｸ)
	導入線	(PF22)
	導入線	(PF22) × 2
	導入線	(PF28) × 3
	導入線	(G22)


竣工図	竣工図	竣工図	竣工図	訂正	担当者	特記	建築計画課長	主査等	担当者	図面内容	新港ふ頭事務所新築電気設備工事	図面番号	E - 04
											幹線・弱電設備系統図		
令和 7 年 5 月											縮尺	区分	
											S= NS (A2)		

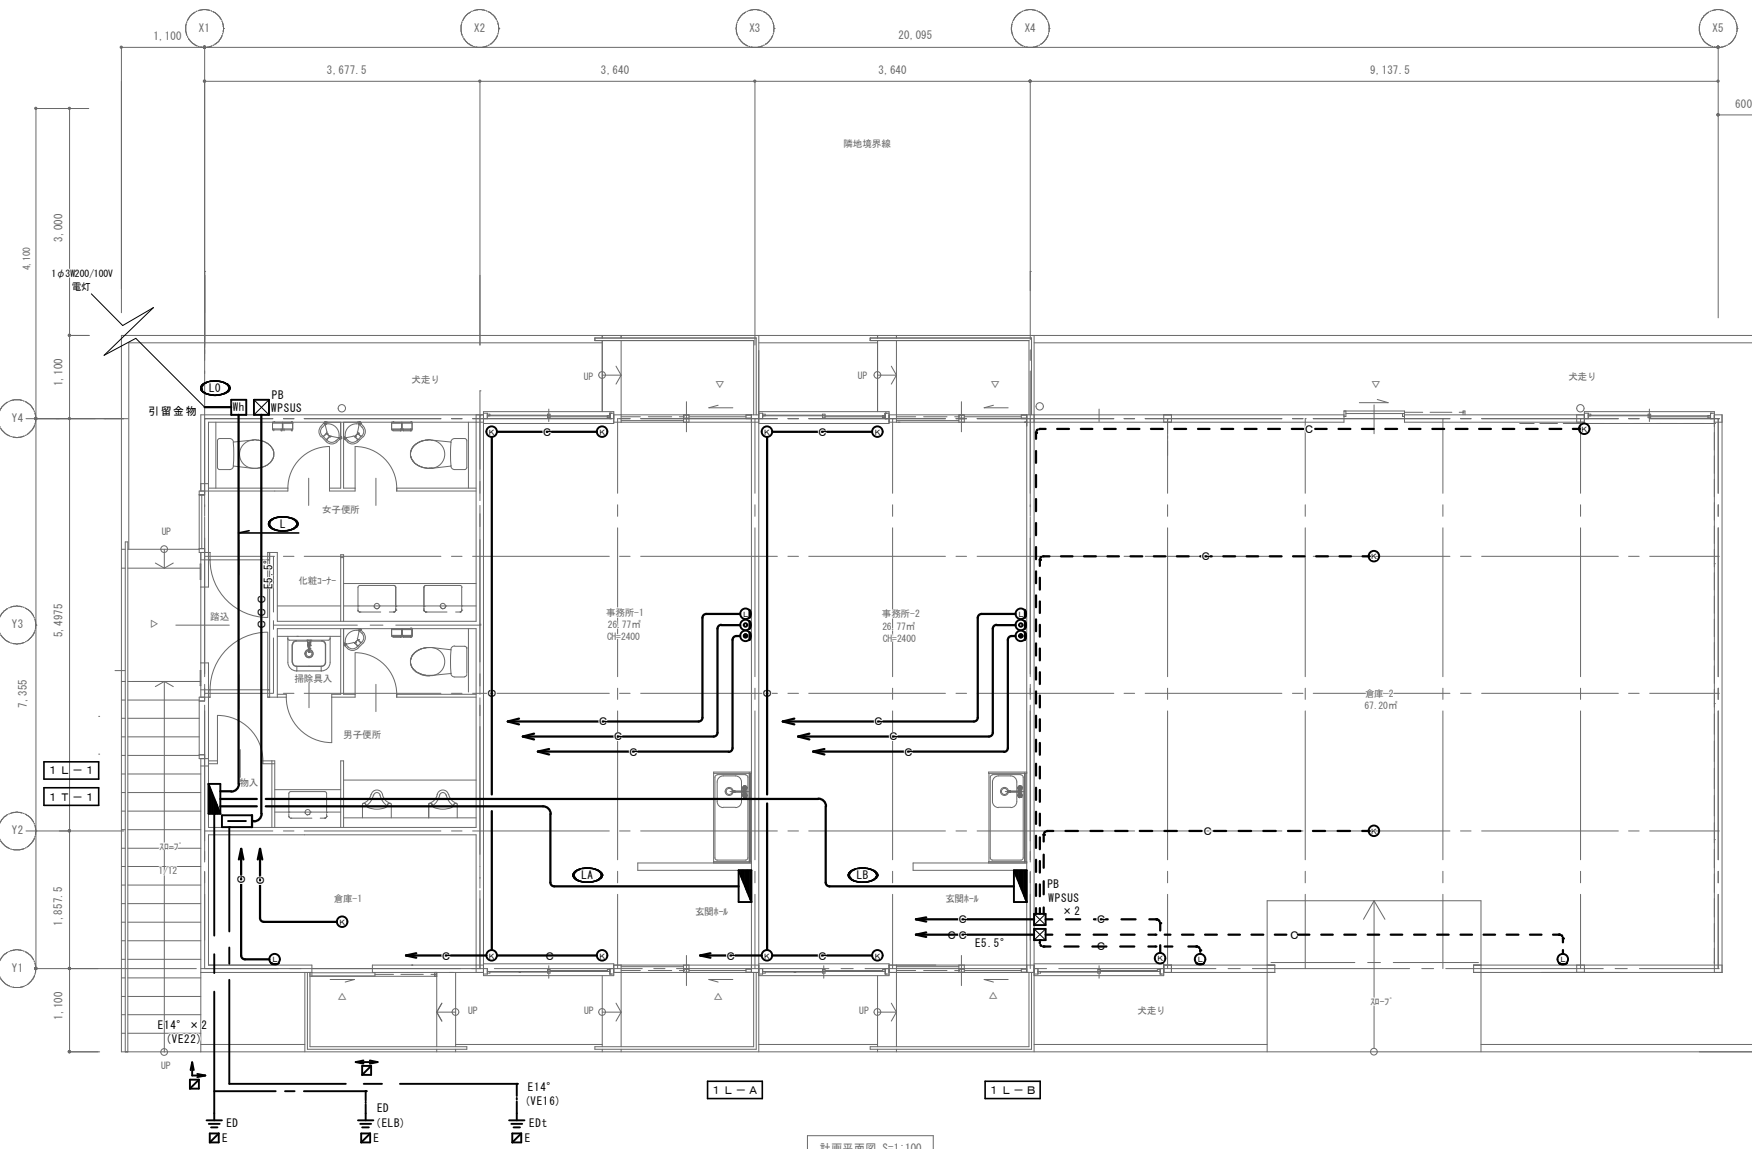

配線一覧表				
記号	種別	名称	ケーブル	保護管
(LD)	AC1 φ 3W200/100V	電灯引込	EM-CET38"	(G54) (F2WP6)
(L)		電灯幹線	EM-CET38" E8"	(G54) (F2WP6)
(LA)	"	1 L-A	EM-CET14" E5.5"	× 2
(LB)	"	1 L-B	EM-CET14" E5.5"	× 2


弱電設備			
凡例			
記号	名称	規格・形式	
	端子盤	1 T ~ 1	
	防水	WPSUS : 防水形ステンレス製	ET付
	接地工事	接地極埋設 共	EDt : D 通連
	地中埋設	鉄製	
	天井隠べい配管配線		
	露出配管配線		
	地中埋設配管配線		
	電話受口	(フランチ) レット角ブランク	
	テレビ 端子	(フランチ) レット角ブランク	
	LAN用コネクタ	(フランチ) レット角ブランク	
	機械警備	(フランチ) レット丸ブランク	
	導入線	(PF22)	
	導入線	(PF22) × 2	
	導入線	(PF28) × 3	
	導入線	(G22)	

線 工 図	／ ／ ／ ／	訂 正	・ ・ ・ ・ ・ ・	特 記	建築計画課長 主査等 担当者	図 面 番 号 新港ふ頭事務所新築電気設備工事	図 面 番 号 E — 05
						線 図 幹線・弱電設備平面図	

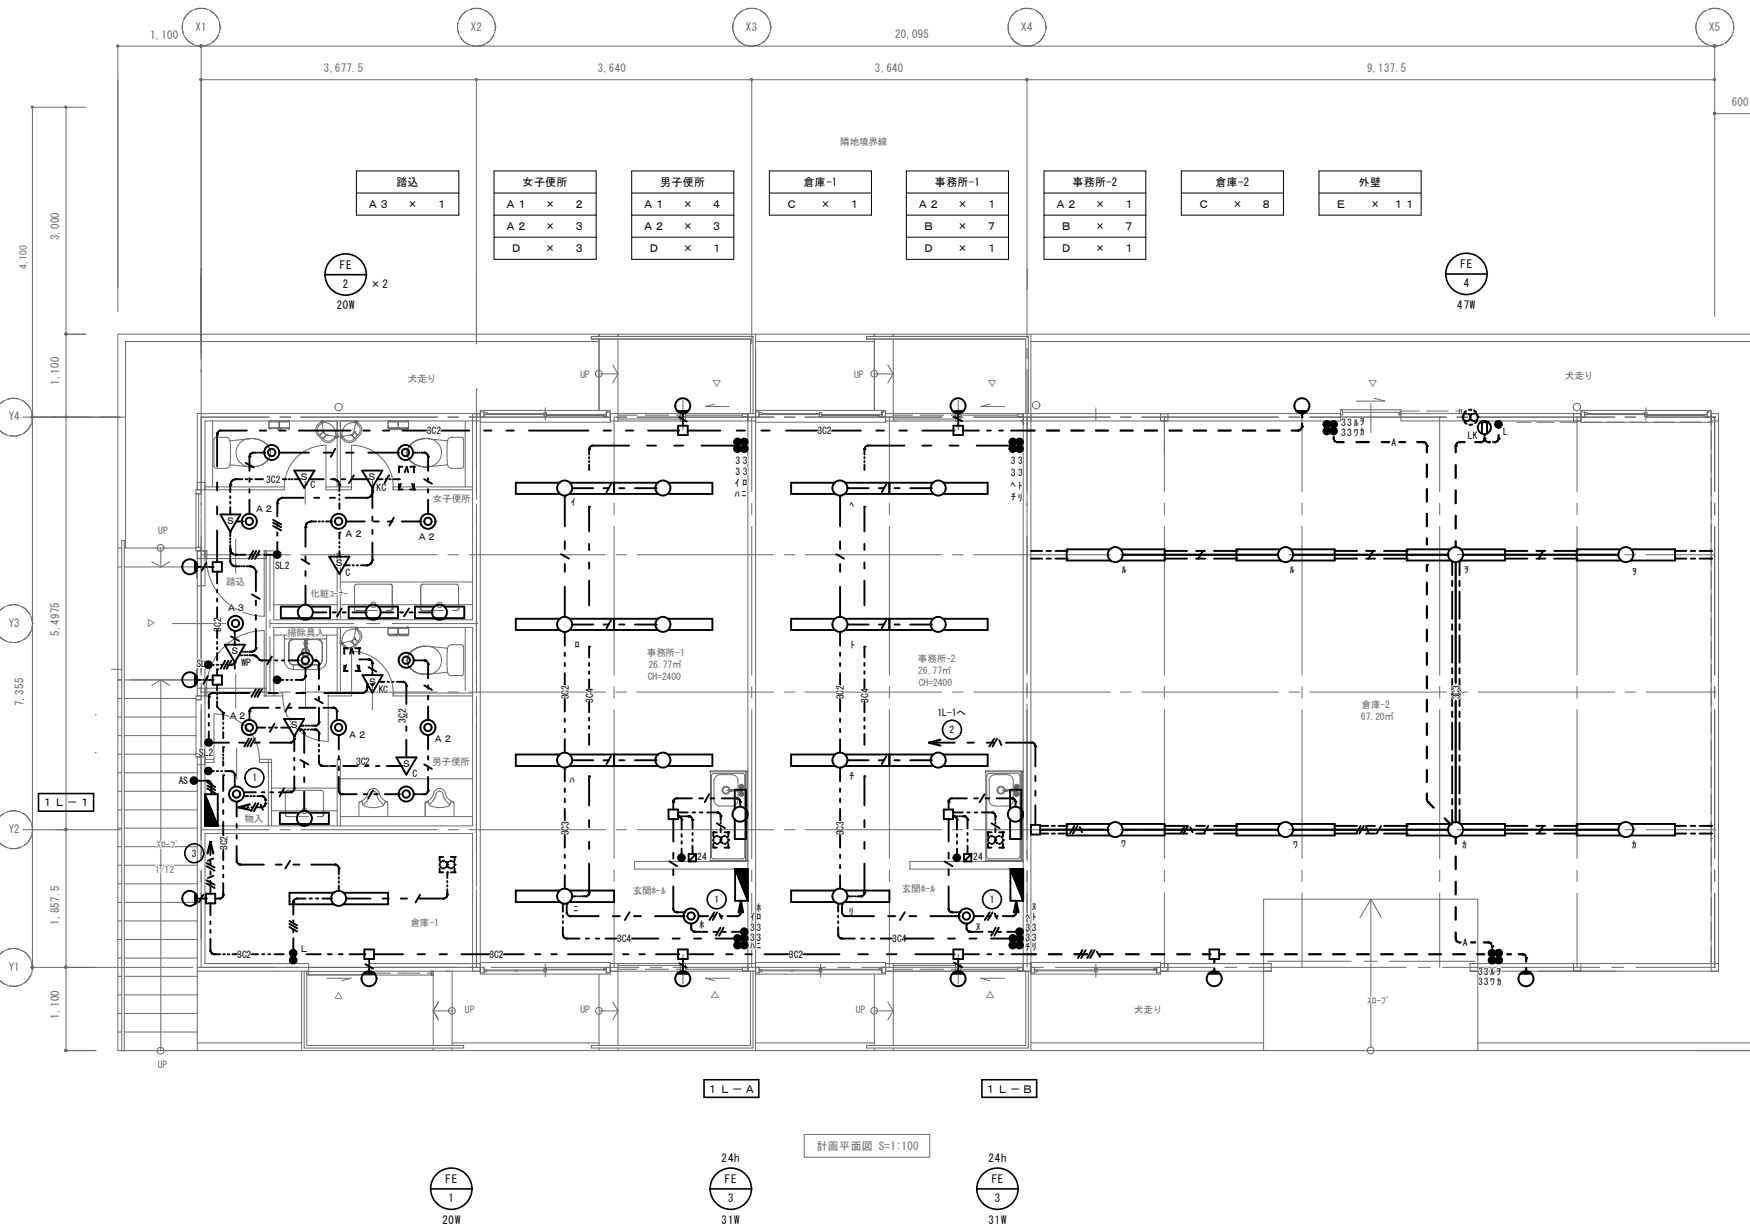

凡例	記号	記号
記号	電灯分電盤	1 L-1、1 L-A、1 L-B
	照明器具	LEDﾊﾞｰﾗｲﾄ 変置参照
	照明器具	LEDﾀﾞｲﾗｲﾄ //
	照明器具	LEDﾀﾞｲﾗｲﾄ //
	照明器具	LEDﾀﾞｲﾗｲﾄ //
●	埋込スイッチ	1P15A×1
●3	埋込スイッチ	3W15A×1
●L	埋込スイッチ	1P15A×1 動作表示付
●AS	自動点滅器	EEスイッチ 100V3A
24	換気扇スイッチ	24h換気 (機械設備支給)
LK	埋込ｺﾝﾍﾞﾝﾀ	2P15A×LK
	熱線ﾍﾝﾀﾞ	天井埋込形 鏡板 広角
	熱線ﾍﾝﾀﾞ	天井埋込形 子機 広角
	熱線ﾍﾝﾀﾞ	天井埋込形 換気扇連動子機 広角
	熱線ﾍﾝﾀﾞ	天井埋込形 鏡板 屋外用
●SL ●SL2	操作スイッチ	1回路用 2回路用 ガドﾌﾞﾚｯﾄ付
	ｼﾞｬｸｼｮﾝﾎﾞｯｸｽ	
	換気扇 (機械設備工事)	
==	2種金属線び	40×45(ﾄｰｽｸﾍｲﾄ) SUS製
— — —		天井内隠ぺい配線
— — —		露出配管配線
特記なき配管配線は下記とする。		
二重天井内配線は、ケーブル工事とする。		
— — —	EM-EFF1.6-2C	(PF16)
— / —	EM-EFF1.6-3C(1E)	(PF22)
— // —	EM-EFF1.6-3C	(PF22)
— 3C —	EM-EFF1.6-3C×2	(PF22)
— 3C —	EM-EFF1.6-3C×3	
— 3C —	EM-EFF1.6-3C×4	(PF22)×2
— // —	EM-EFF2.0-3C	(PF22)
— // —	EM-EFF2.0-3C×2	
— // —	EM-EFF2.0-3C×EM-EFF1.6-3C	
— — —	EM-1E1.6×2E1.6	(G16)
— — —	EM-1E1.6×4E1.6	(G22)
— — A —	EM-1E1.6×12	

竣工図 建図 令和 7 年 5 月	建築 / . .	訂正	.	.	特記	建築計画課長	主査等	担当者	図面内容	新港心頭事務所新築電気設備工事 電灯設備平面図	図面番号 E — 06
	電気 / . .	.	.	縮尺					S = 1/50 (A2)	区分	
	設備 / . .	.	.								
	計画 / . .	.	.								
	作成 / . .	.	.								

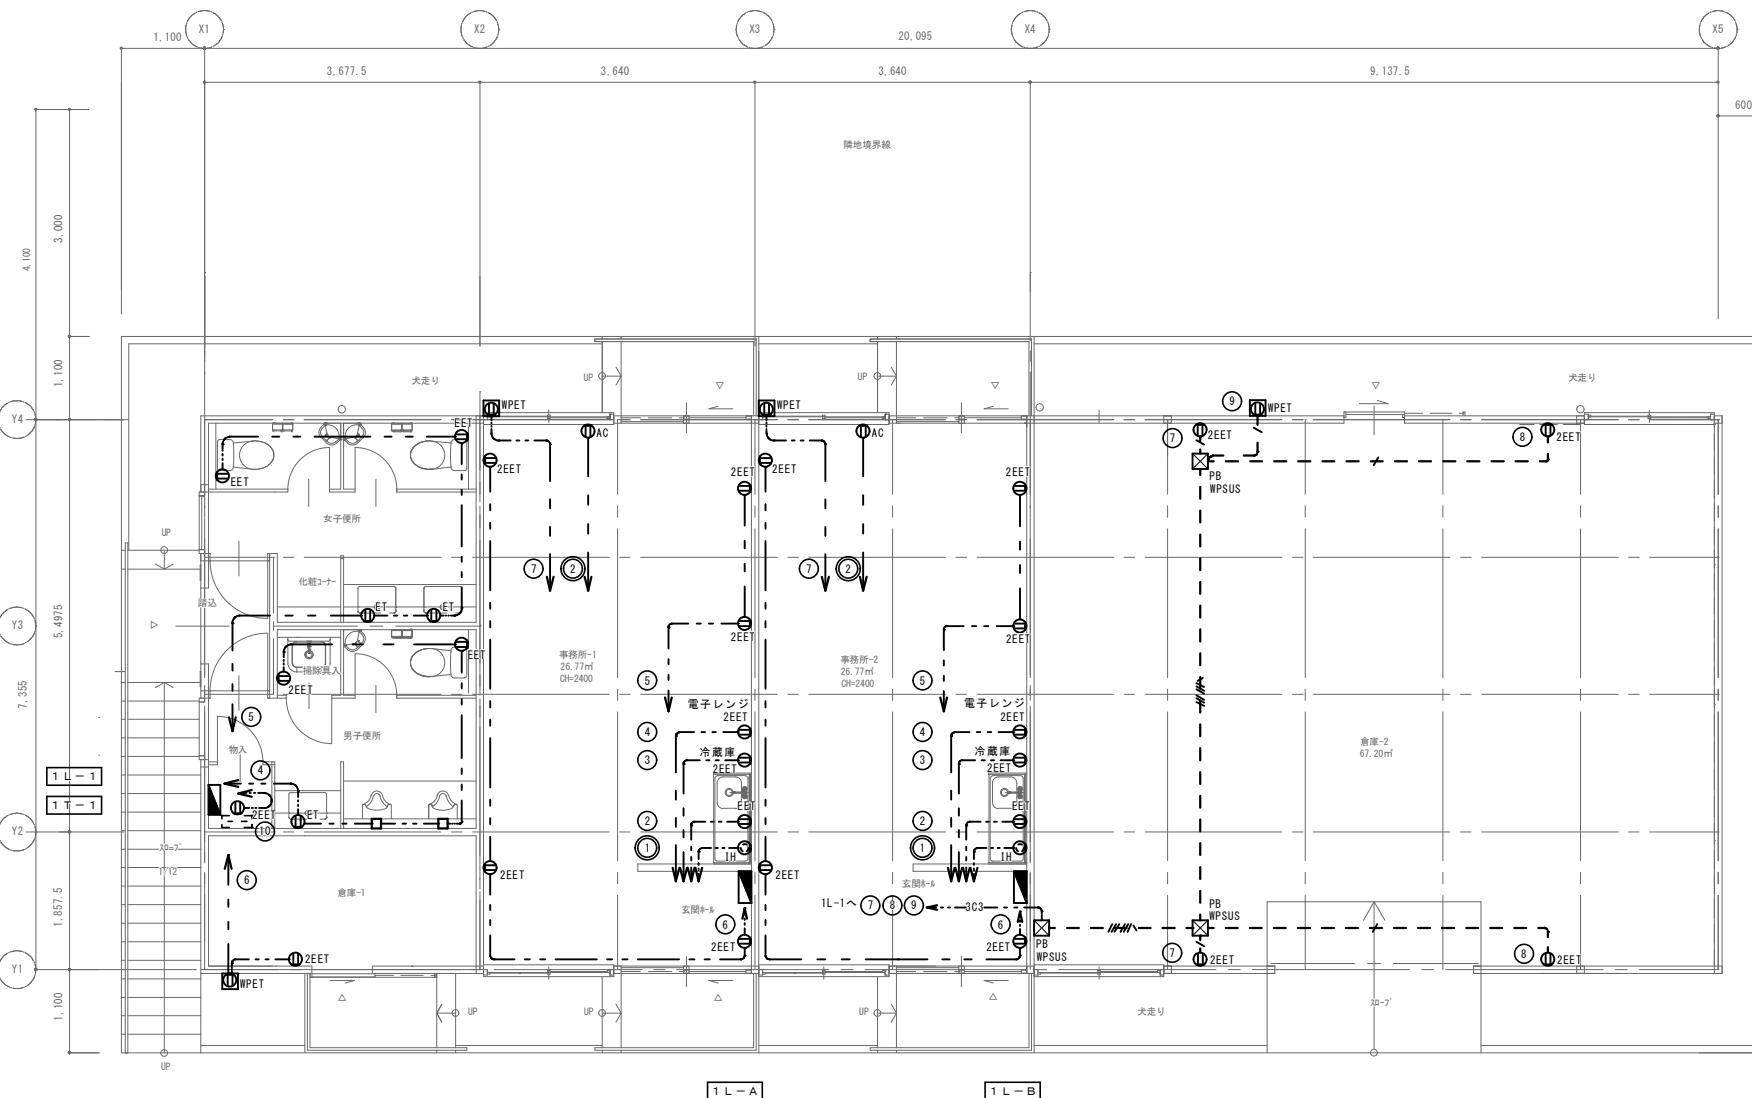

1 L - A

1 L - B

竣工 図	竣工	/	.	訂	.	特 記	建築計画課長	主査等	担当者	図 面 番 号	新港ふ頭事務所新築電気設備工事	図 面 番 号	E — 07	
	竣工	/	.	正	.					縮 尺	S=1/50(A2)			区 分
	竣工	/	.	.	.									
	竣工	/	.	.	.									
令和7年5月	竣工	/	.	.	.									